



VSAKOVACÍ DRÉN ZASAKOVÁNÍ DEŠŤOVÝCH VOD
PŮDORYSNÝ ŘEZ

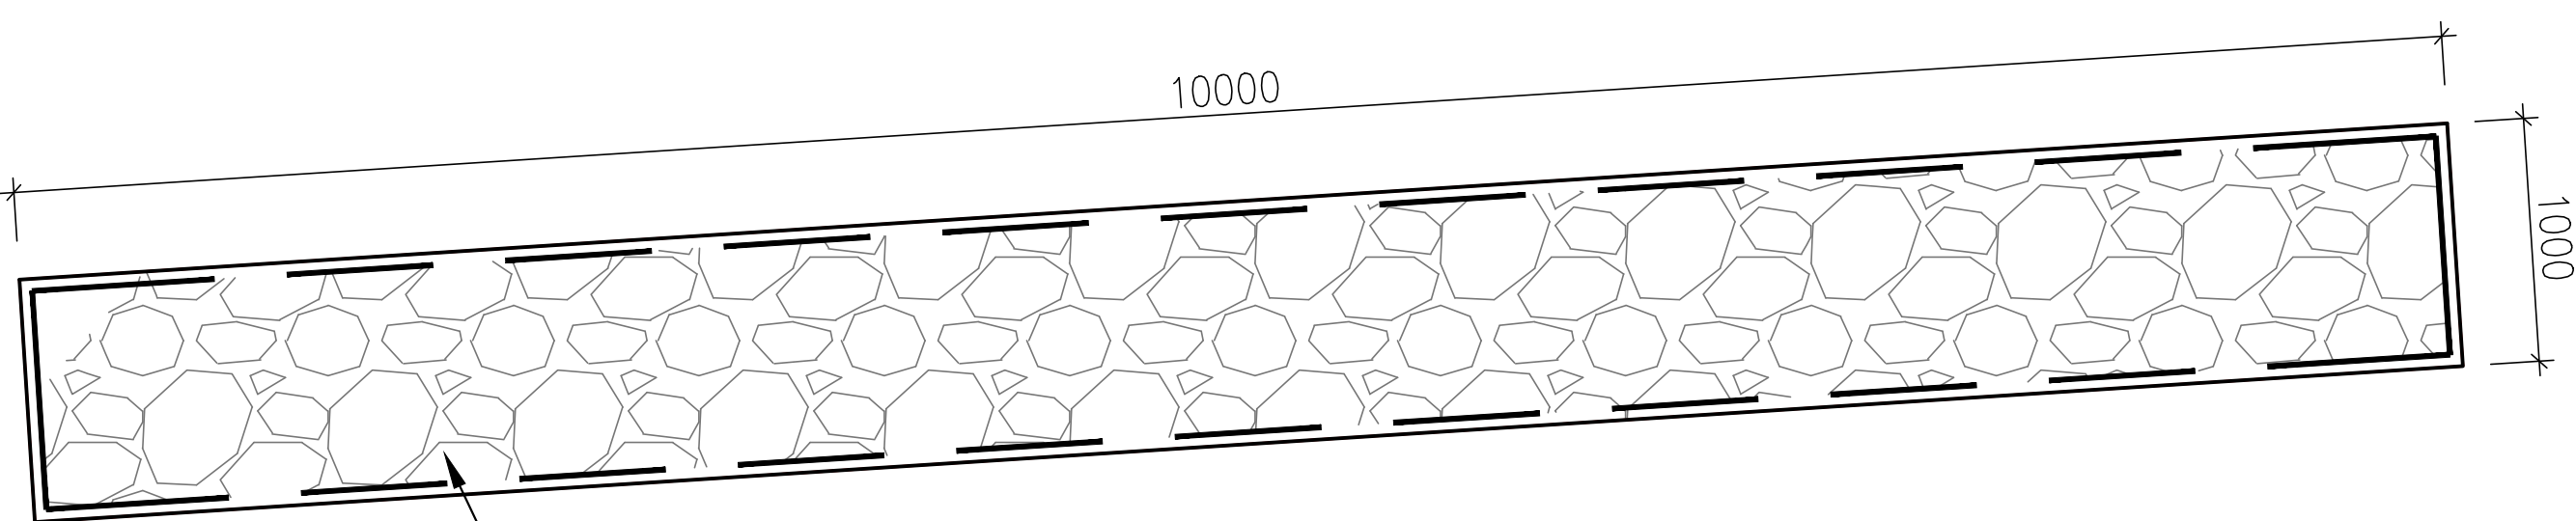

OBJEM VSAKOVACÍHO DRÉNU JE 10m3
HRUBÝ ŠTĚRK FR. 125mm A VYŠŠÍ
ROZMĚRY DRÉNU: DL. 10m, Š. 1m, 1m
KAMENIVO V RÝZE ULOŽENO V OBALU Z GEOTEXTILIE 300g/m2, MEZEROVITOST min. 25%,
RETENČNÍ OBJEM 2,5m3

PŘÍČNÝ ŘEZ 1-1'

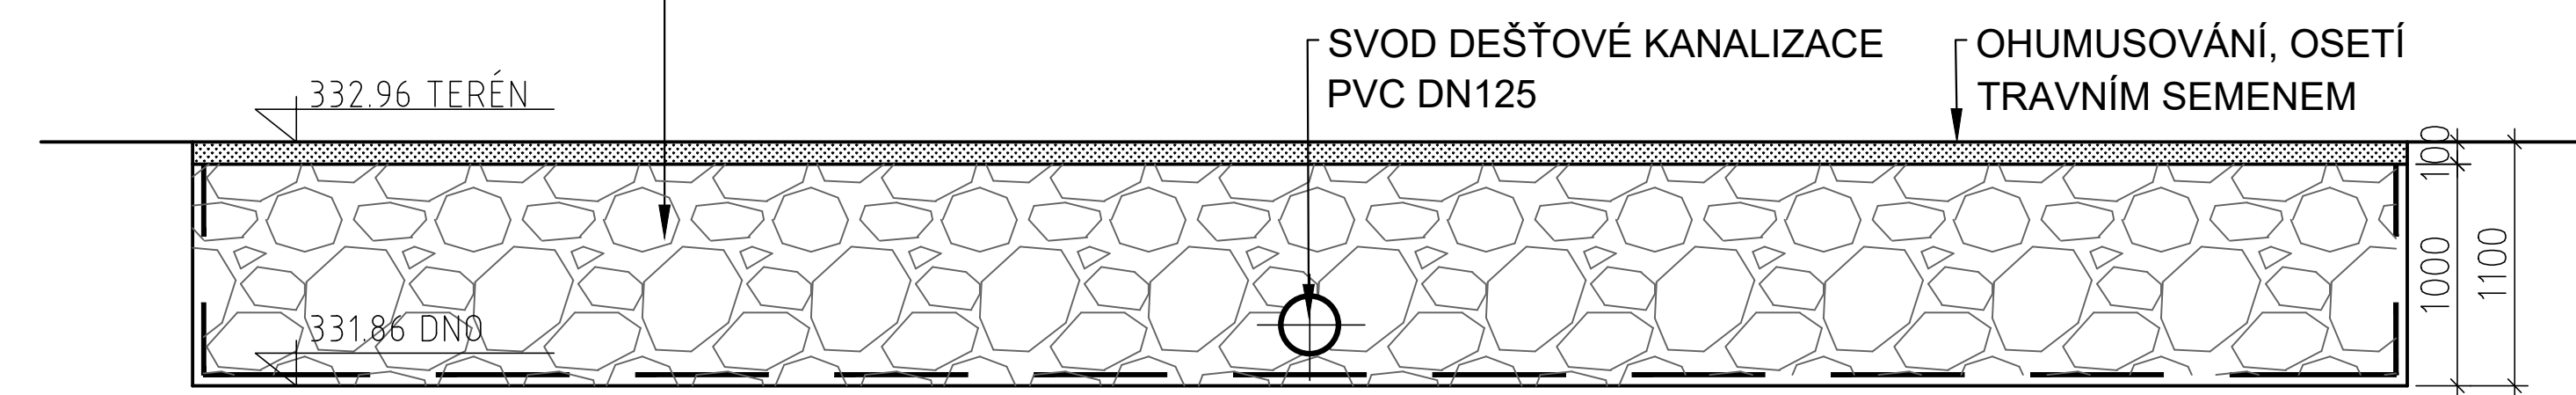

	VODOHOSPODÁŘSKÉ INŽENÝRSKÉ SLUŽBY a.s.	
	Křížová 47, 150 39 PRAHA 5	
Vypracoval: Ing. V. Pittnerová	Hlavní inž. projektu: Ing. M. Butor	
Projektant: Ing. V. Pittnerová	Ved. atelieru: Ing. L. Kužel	
ČOV TŘEBOTOV - NAVÝŠENÍ KAPACITY D. DOKUMENTACE OBJEKTŮ A TECHNICKÝCH A TECHNOLOG. ZAŘÍZENÍ D.3-SO 03-OPLOCENÍ, ZPEVNĚNÉ PLOCHY, TERÉNNÍ ÚPRAVY, TRUBNÍ VEDENÍ	Datum: červen 2025	
	Stupeň: DPS	
Investor: Obec Třebotov, Klidná 69, 252 26 Třebotov	Formát: 3A4	
	Zak.číslo: VIS 3/ 25 - 005	
VZOROVÝ ŘEZ VSAKOVACÍM DRÉNEM	Měřítko: 1:40	Číslo přílohy: D.3.1.03
	TENTO VÝKRES A JEHO PŘÍLOHY JSOU NAŠÍM DUŠEVNÍM VLASTNICTVÍM, NESMÍ BÝT BEZ NAŠEHO PŘEDCHOZÍHO PÍSEMNÉHO SOUHLASU KOPÍROVÁNY, ROZMNOŽOVÁNY ANI ZPŘÍSTUPNĚNY JINÝM OSOBÁM NEBO FIRMÁM	