



PŮDORYSNÝ ŘEZ 1.PP

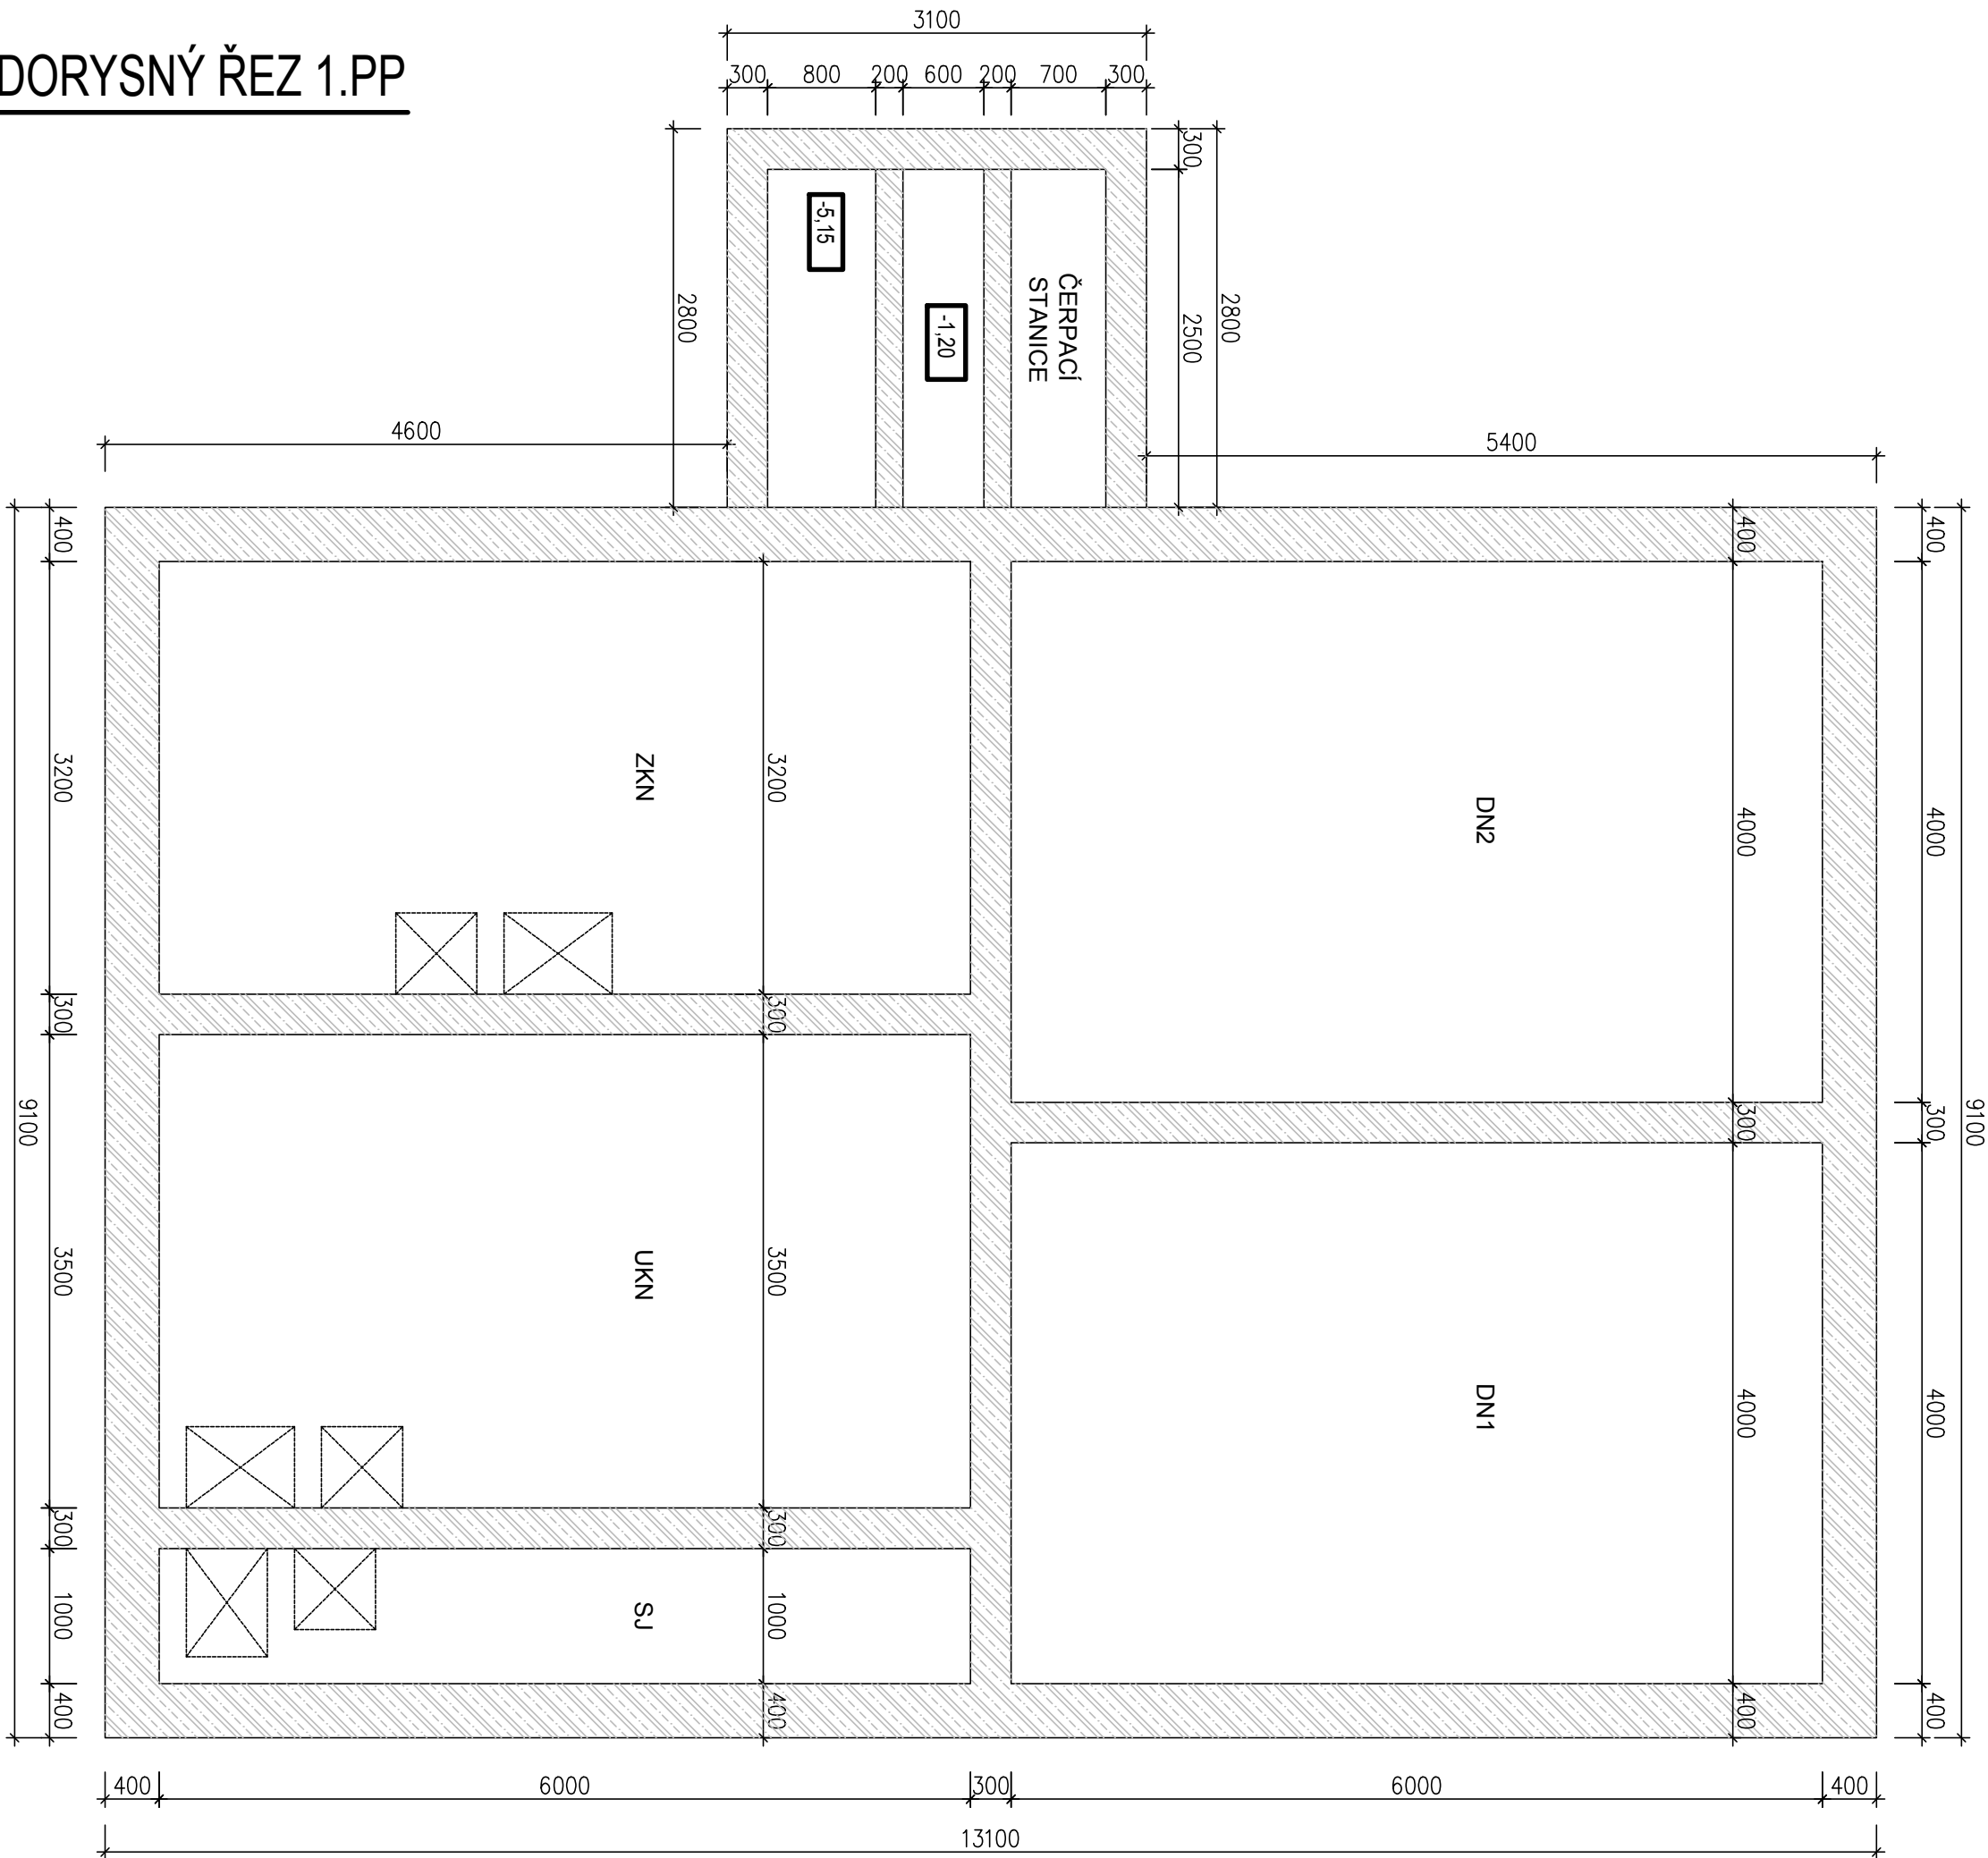

PŮDORYSNÝ ŘEZ 1.NP

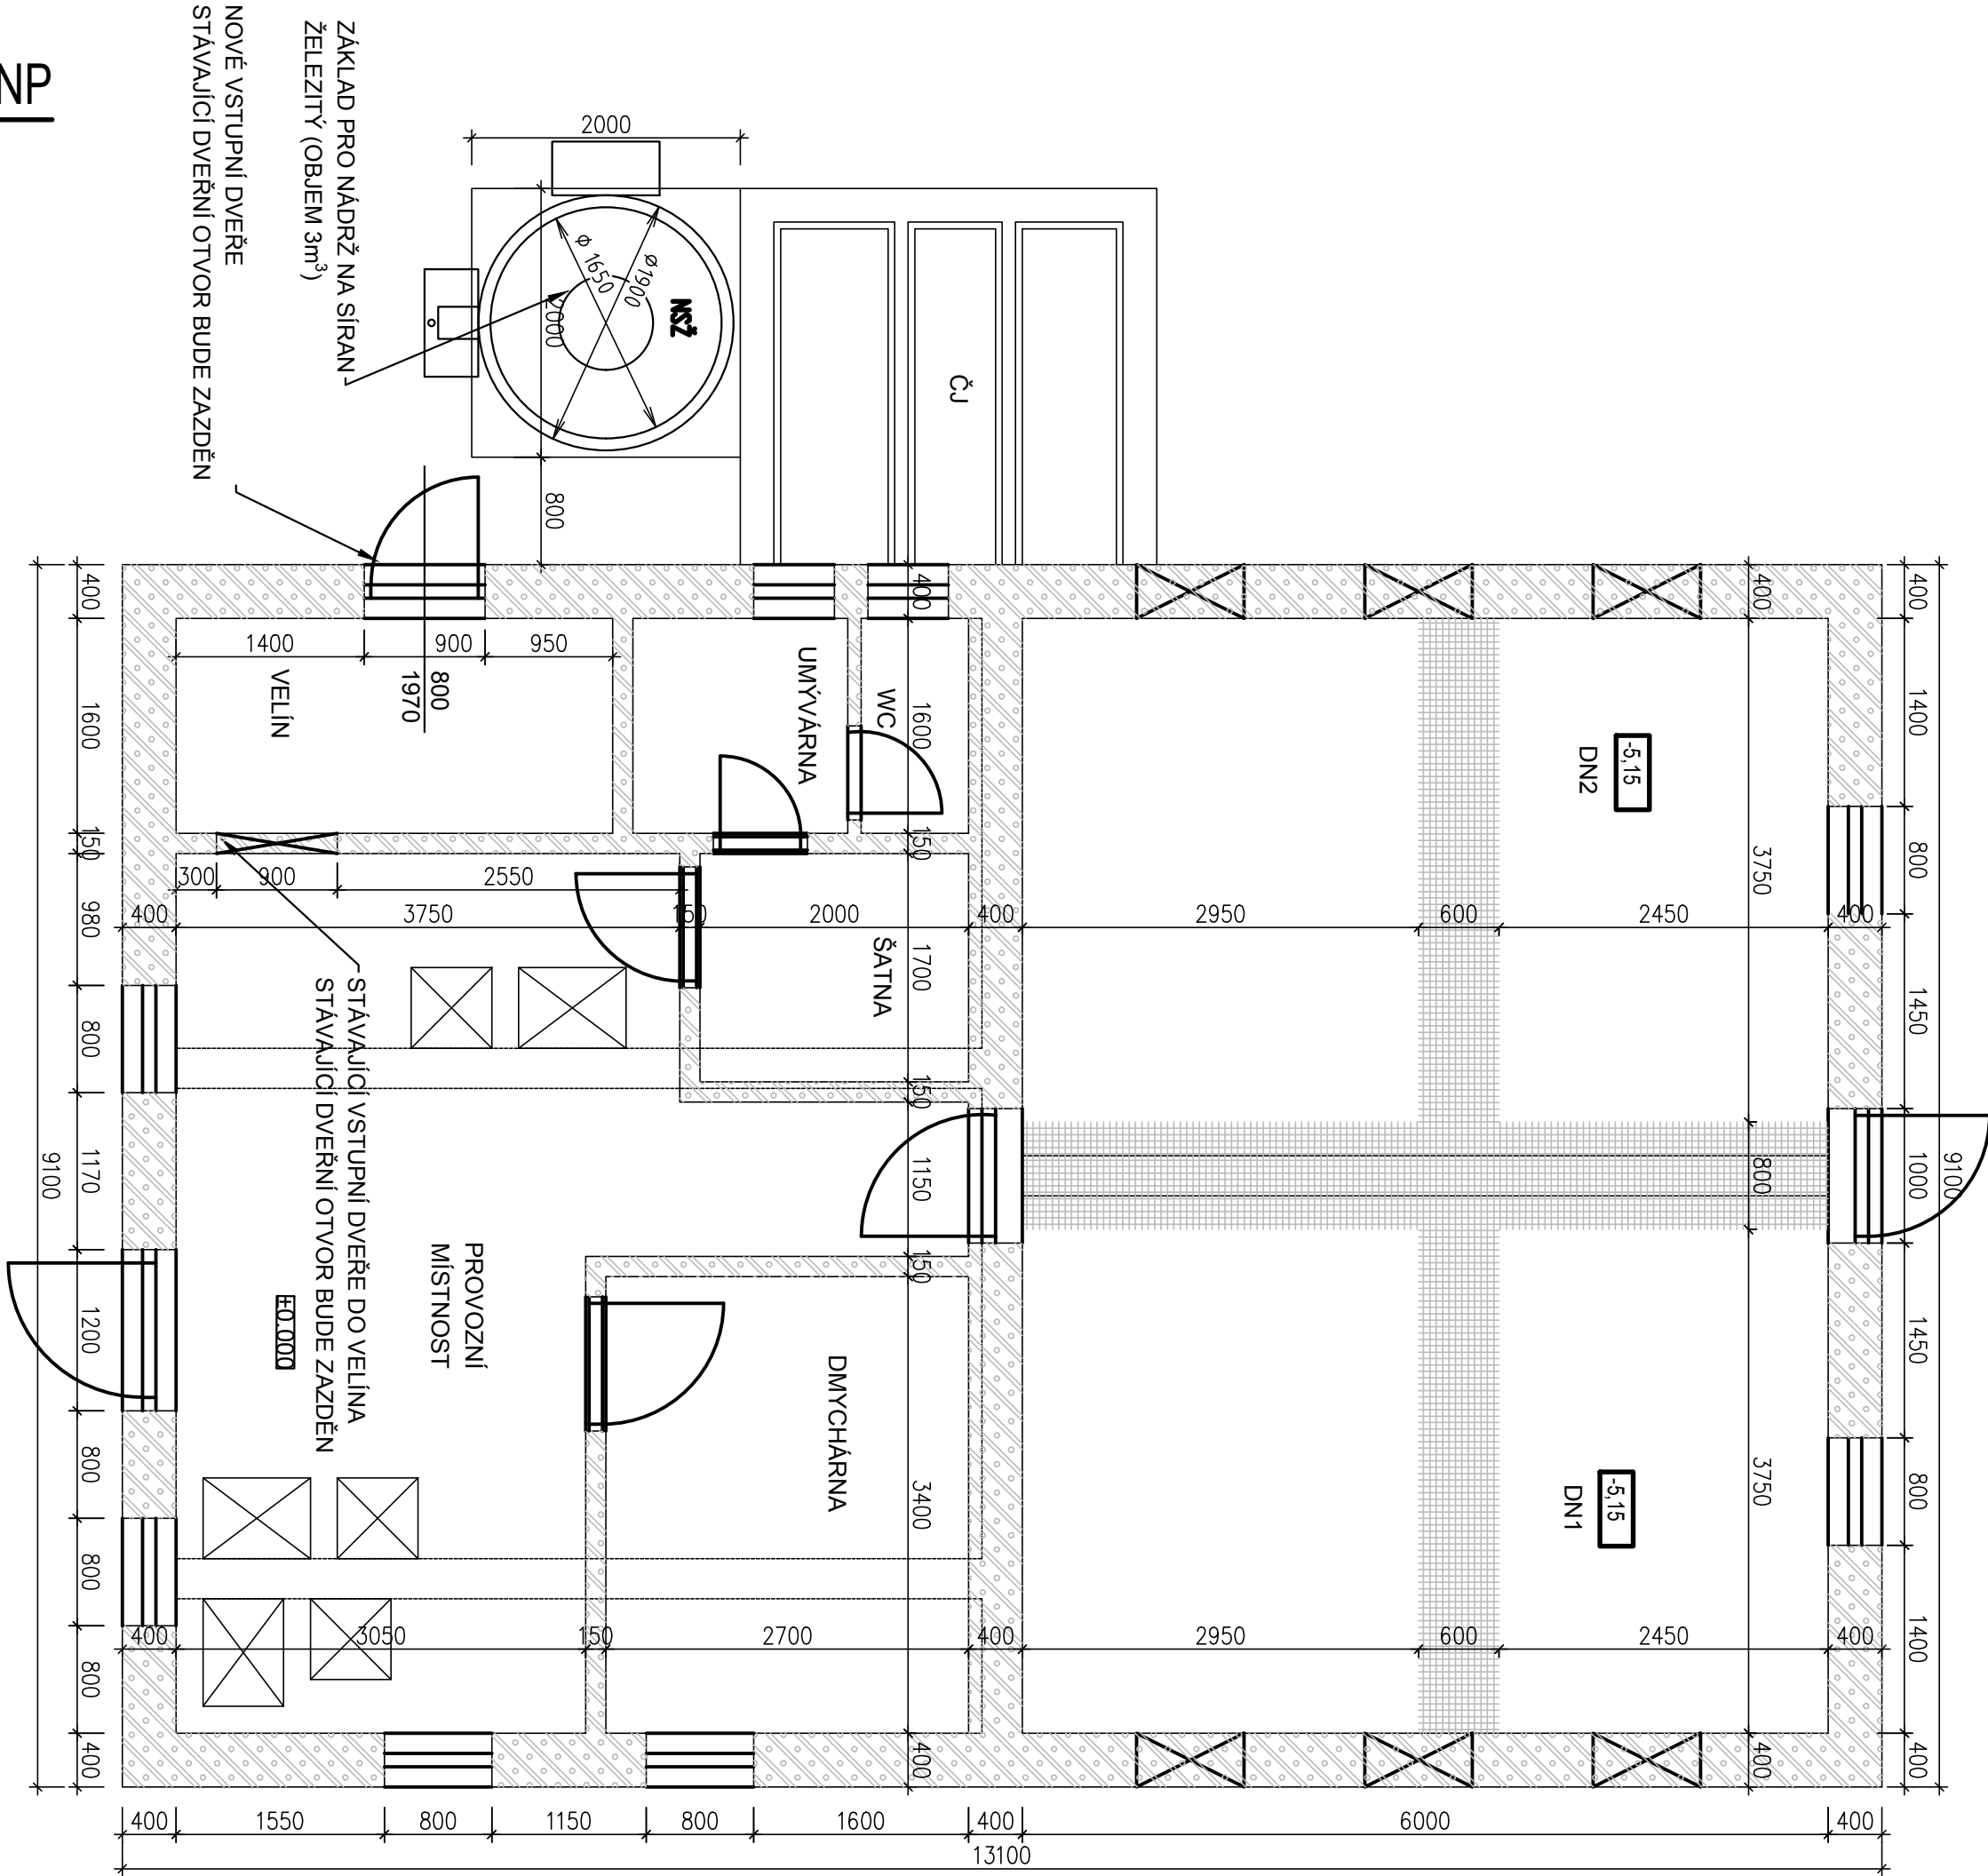

		VODOHOSPODÁŘSKÉ INŽENÝRSKÉ SLUŽBY a.s.	
Křížová 47, 150 39 PRAHA 5			
Vypracoval: Ing. V. Pittnerová		Hlavní inž. projektu: Ing. M. Butor	
Projektant: Ing. V. Pittnerová		Ved. atelieru: Ing. L. Kužel	
ČOV TŘEBOTOV - NAVÝŠENÍ KAPACITY D. DOKUMENTACE OBJEKTŮ A TECHNICKÝCH A TECHNOLOG. ZAŘÍZENÍ D.4 - SO 04 - STÁVAJÍCÍ ČOV - D.4.1 – SO 04.1 – STAVEBNÍ ČÁST		Datum: červen 2025	
		Stupeň: DPS	
		Formát: 4A4	
		Zak.číslo: VIS 3/25 - 005	
Investor: Obec Třebotov, Klidná 69, 252 26 Třebotov		Měřítko: 1:50	Číslo přílohy: D.4.1.01
ÚPRAVA OBJEKTU - PŮDORYSNÉ ŘEZY 1.PP, 1.NP			
TENTO VÝKRES A JEHO PŘÍLOHY JSOU NAŠIM DUŠEVNÍM VLASTNICTVÍM, NESMÍ BÝT BEZ NAŠEHO PŘEDCHOZÍHO PÍSEMNÉHO SOUHLASU KOPIROVÁNY, ROZMNOŽOVÁNY ANI ZPŘÍSTUPNĚNY JINÝM OSOBÁM NEBO FIRMÁM			