



ŘEZ E-E

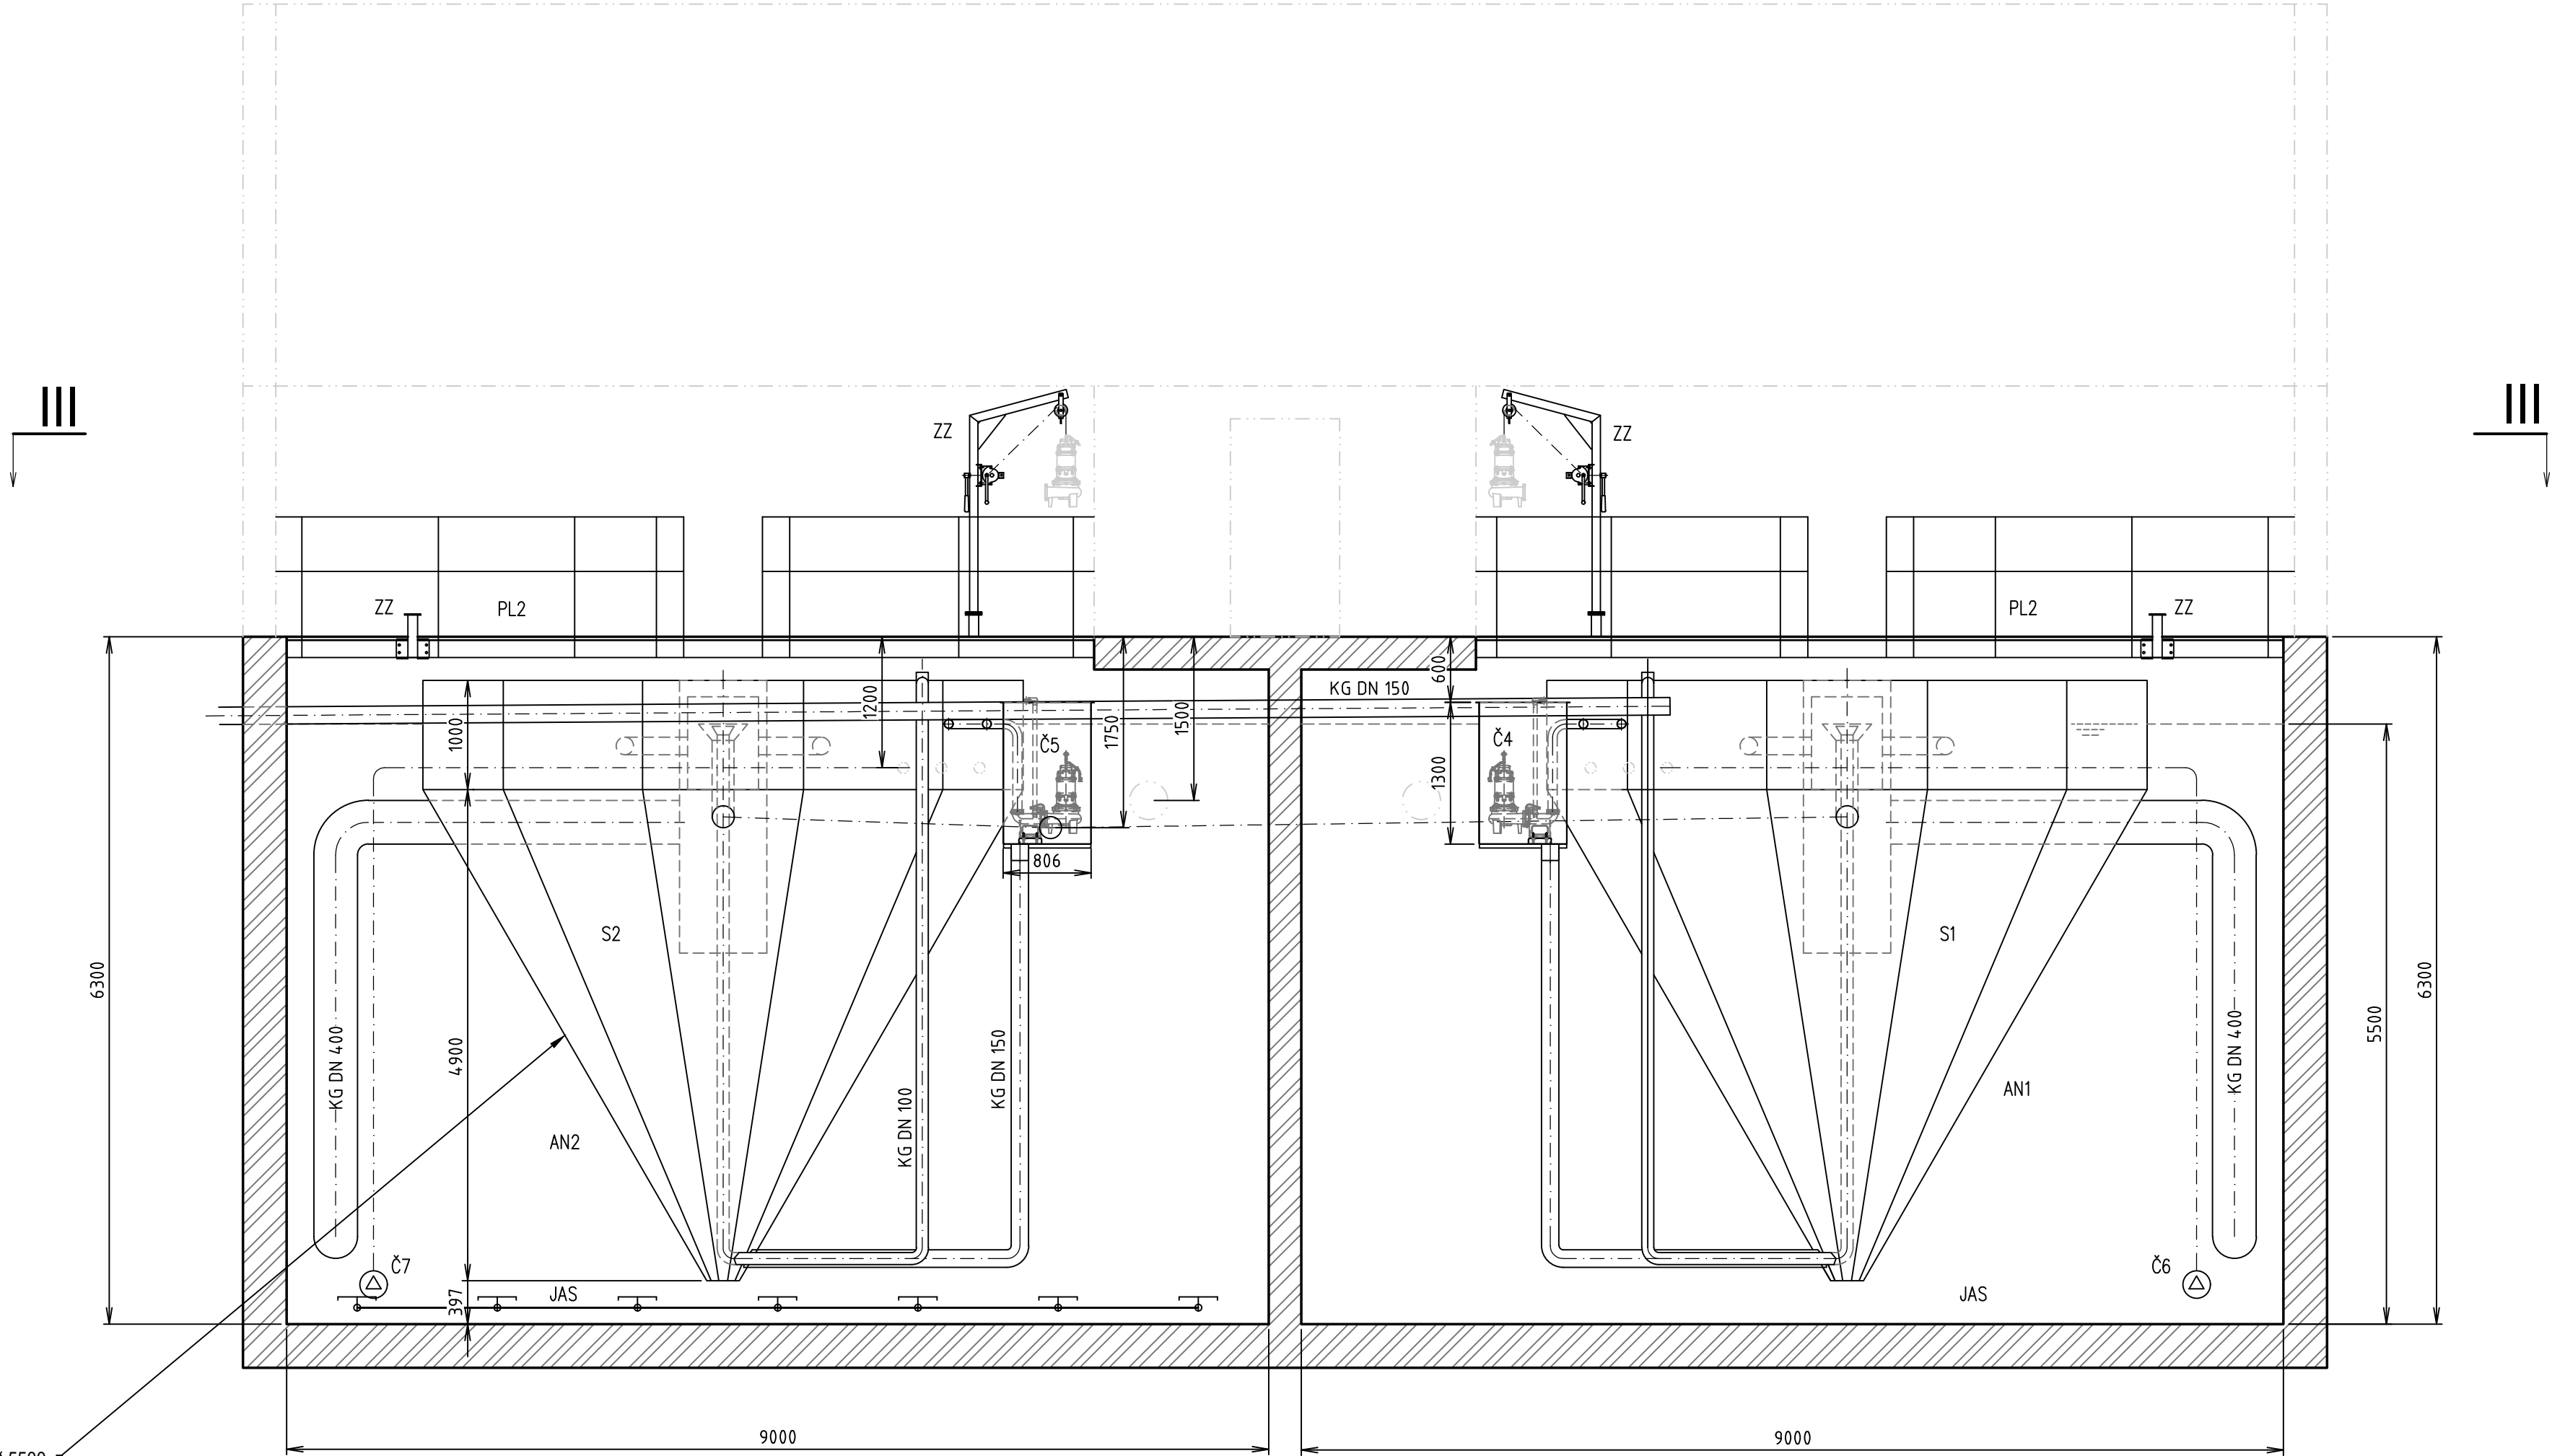

TYPOVÁ DOSAZOVACÍ NÁDRŽ MM Ø 5500
VČETNĚ VYSTROJENÍ

PŮDORYSNÝ ŘEZ III-III

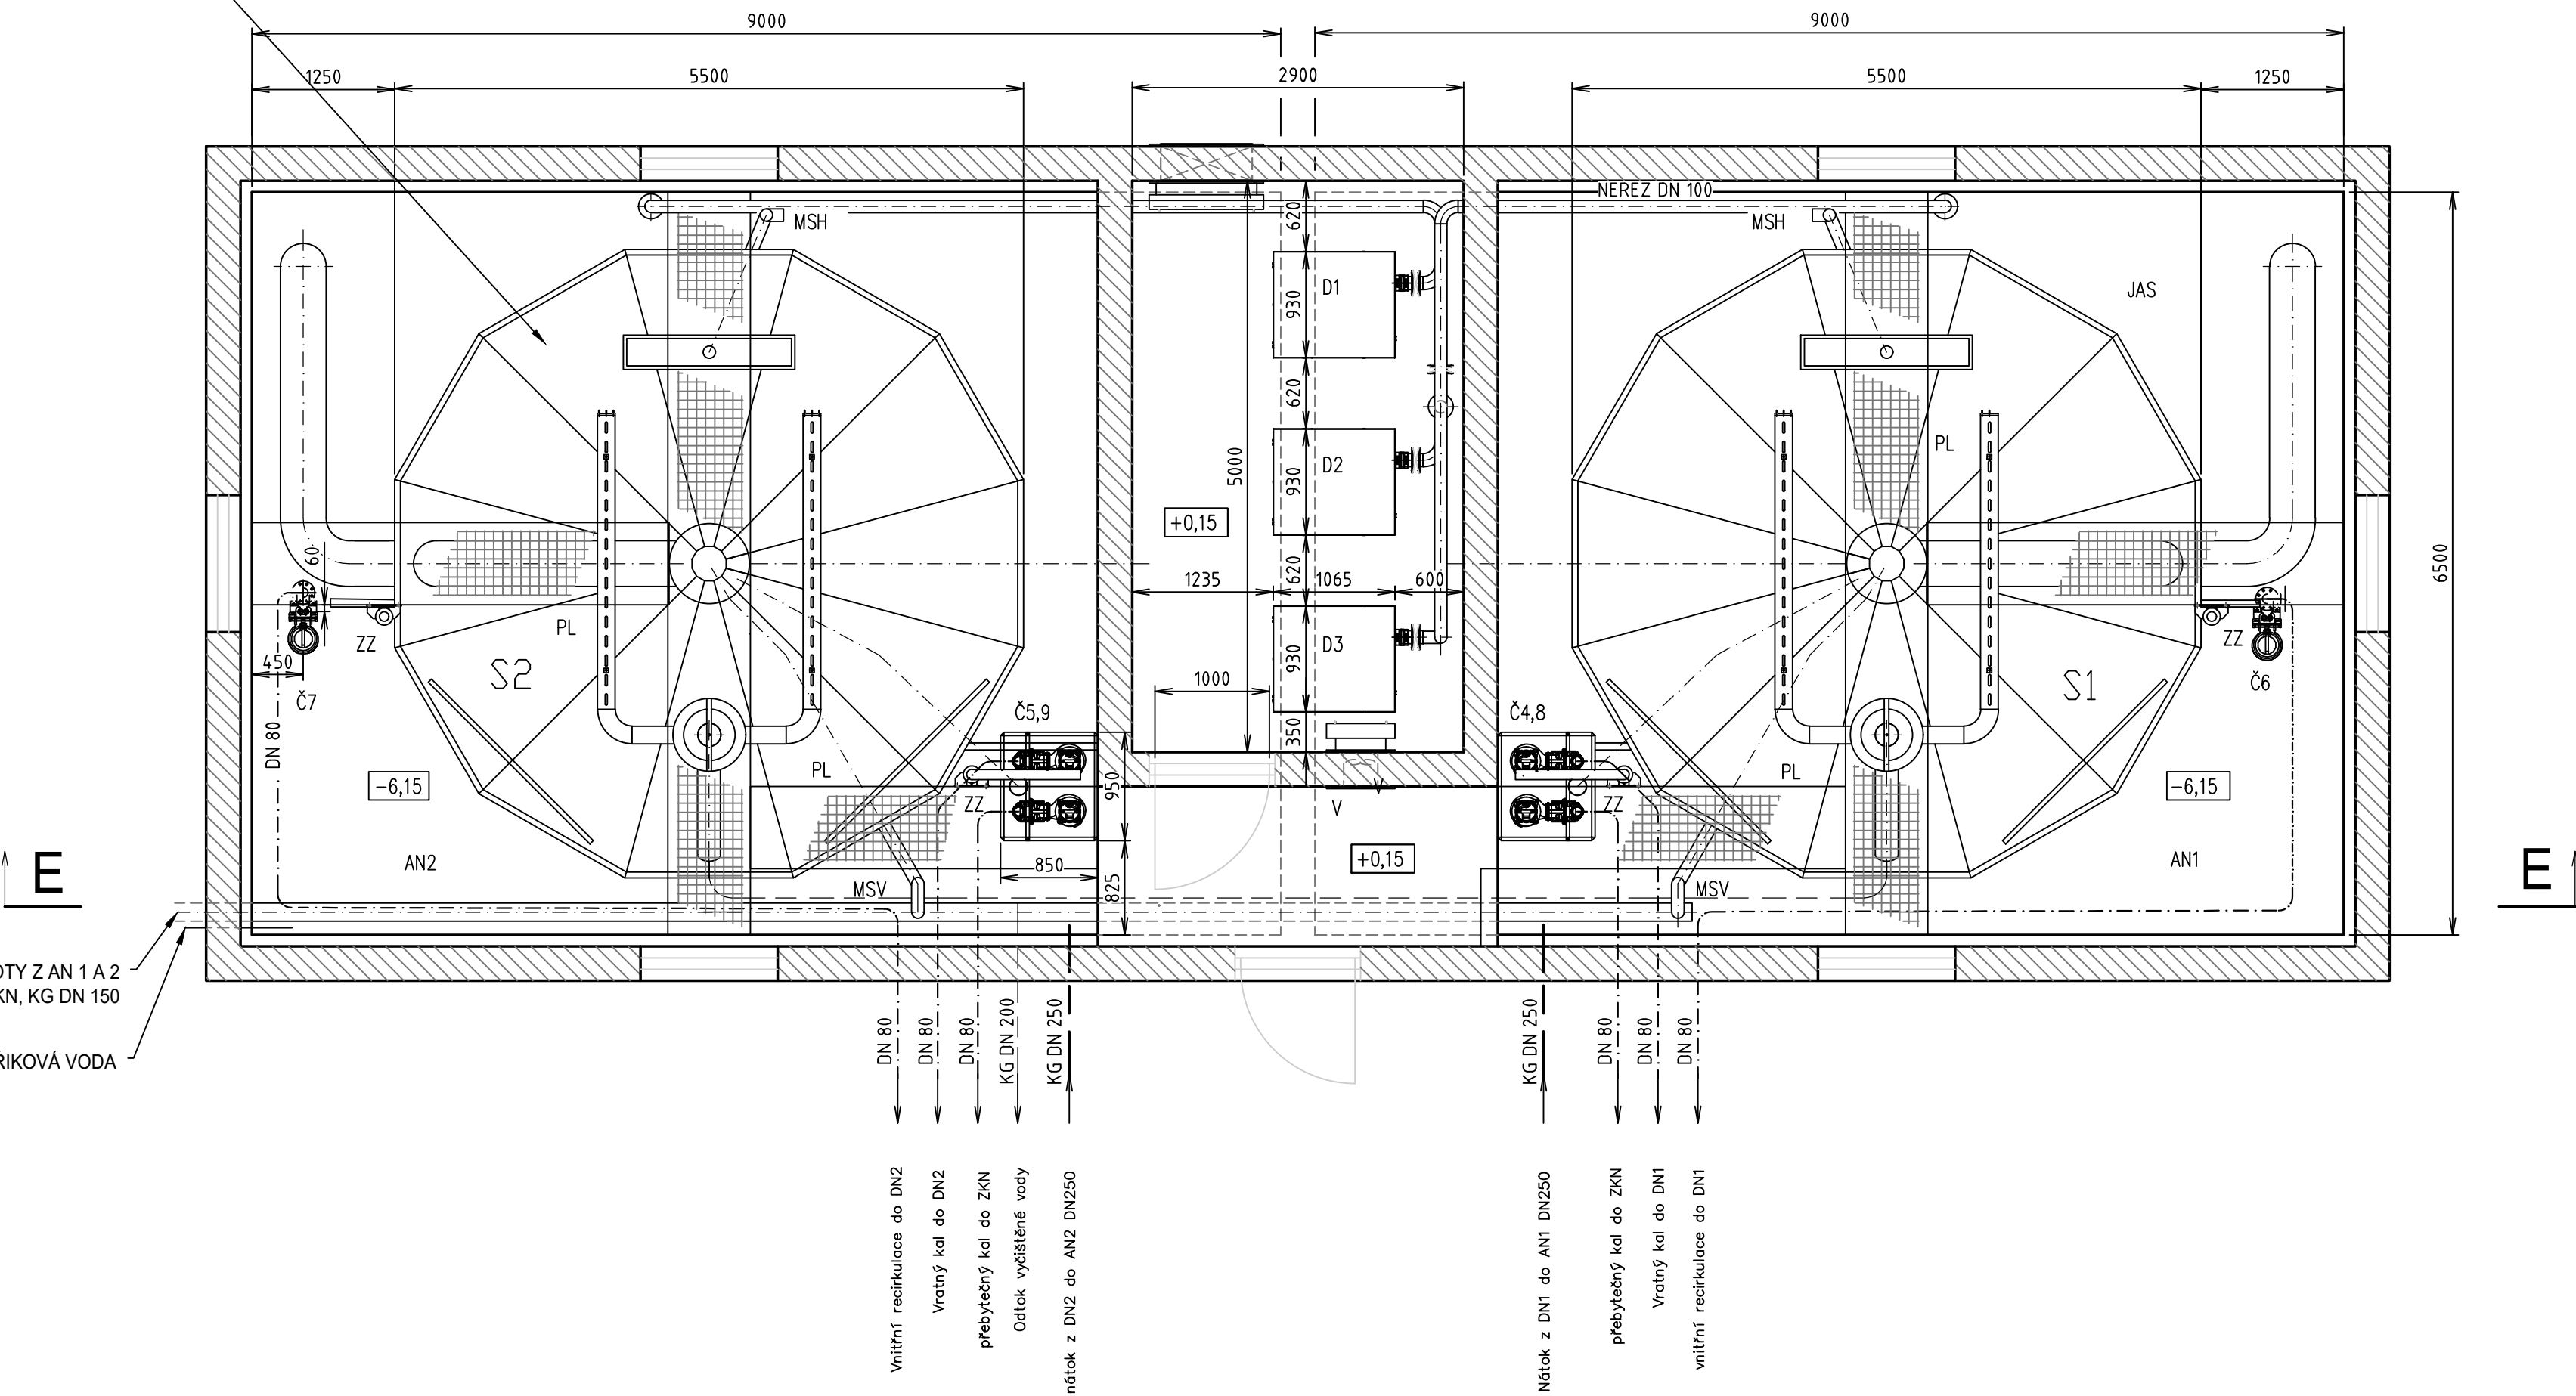

PLOVOUCÍ NEČISTOTY Z AN 1 A 2
DO ZKN, KG DN 150

OSTŘÍKOVÁ VODA

POZNÁMKY:

- * Nohy dosazovacích nádrží a nosníky lávek nejsou kresleny, součást dílenské dokumentace zhotovitele.
- * dosazovací nádrže se skládají z rozměrných dílů a budou osazeny spolu s rámy lávek před zhotovením střechy.

POŽADAVKY NA STAVBU:

- vrtání technologických otvorů
- světlost dveří do nové dmychárny 1m, světlost vstupu do nové budovy 1m
- dokonalé odvětrání budov
- voděoděodolná úprava stěn 1m nad korunu nádrží AN1 a AN2
- zateplení gravitačních potrubí plovoucích nečistot a dekantované vody

LEGENDA:

- AN aktivací nádrž
- DN denitrifikační nádrž
- S dosazovací nádrž
- ZKN zahušťovací kalová nádrž
- Č4,5 ponorné kalové čerpadlo (vratný kal)
- Č6,7 ponorné kalové čerpadlo (vnitřní recirkulace)
- Č8,9 ponorné kalové čerpadlo (přebytečný kal)
- D1-3 dmychadlo (aerace AN)
- MSV mramutka stahování válce – DN100
- MSH mramutka stahování hladiny S – DN100
- JAS jemnoblínný aerační systém
- V ventilátor
- PL pochůzná lávka
- ZZ zvedací zařízení

		VODOHOSPODÁŘSKÉ INŽENÝRSKÉ SLUŽBY a.s.	
Křižová 47, 150 39 PRAHA 5			
Vypracoval: Václav Klouzal	Hlavní inž. projektu: Ing. M. Butor		
Projektant: Ing. V. Pittnerová	Ved. atelieru: Ing. M. Butor		
ČOV TŘEBOTOV - NAVÝŠENÍ KAPACITY		Datum: červen 2025	
D. DOKUMENTACE OBJEKTŮ A TECHNICKÝCH A TECHNOLOG. ZAŘÍZENÍ		Stupeň: DPS	
D.5 - PS 01 STROJNĚ TECHNOLOGICKÁ ČÁST		Formát: A4	
Investor: Obec Třebotov, Klidná 69, 252 26 Třebotov		Zak. číslo: VIS 3/25 - 005	
AKTIVACE - ŘEZY III-III, E-E		Měřítko: 1:50	Číslo přílohy: D.5.7
TENTO VÝKRES A JEHO PŘÍLOHY JSOU NAŠÍM DUŠEVNÍM VLASTNICTVÍM, NESMÍ BYT BEZ NAŠEHO PŘEDCHOZÍHO PÍSEMNÉHO SOUHLASU KOPÍROVÁNY, ROZMNOŽOVÁNY ANI ZPŘÍSTUPNĚNY JINÝM OSOBÁM NEBO FIRMÁM			