


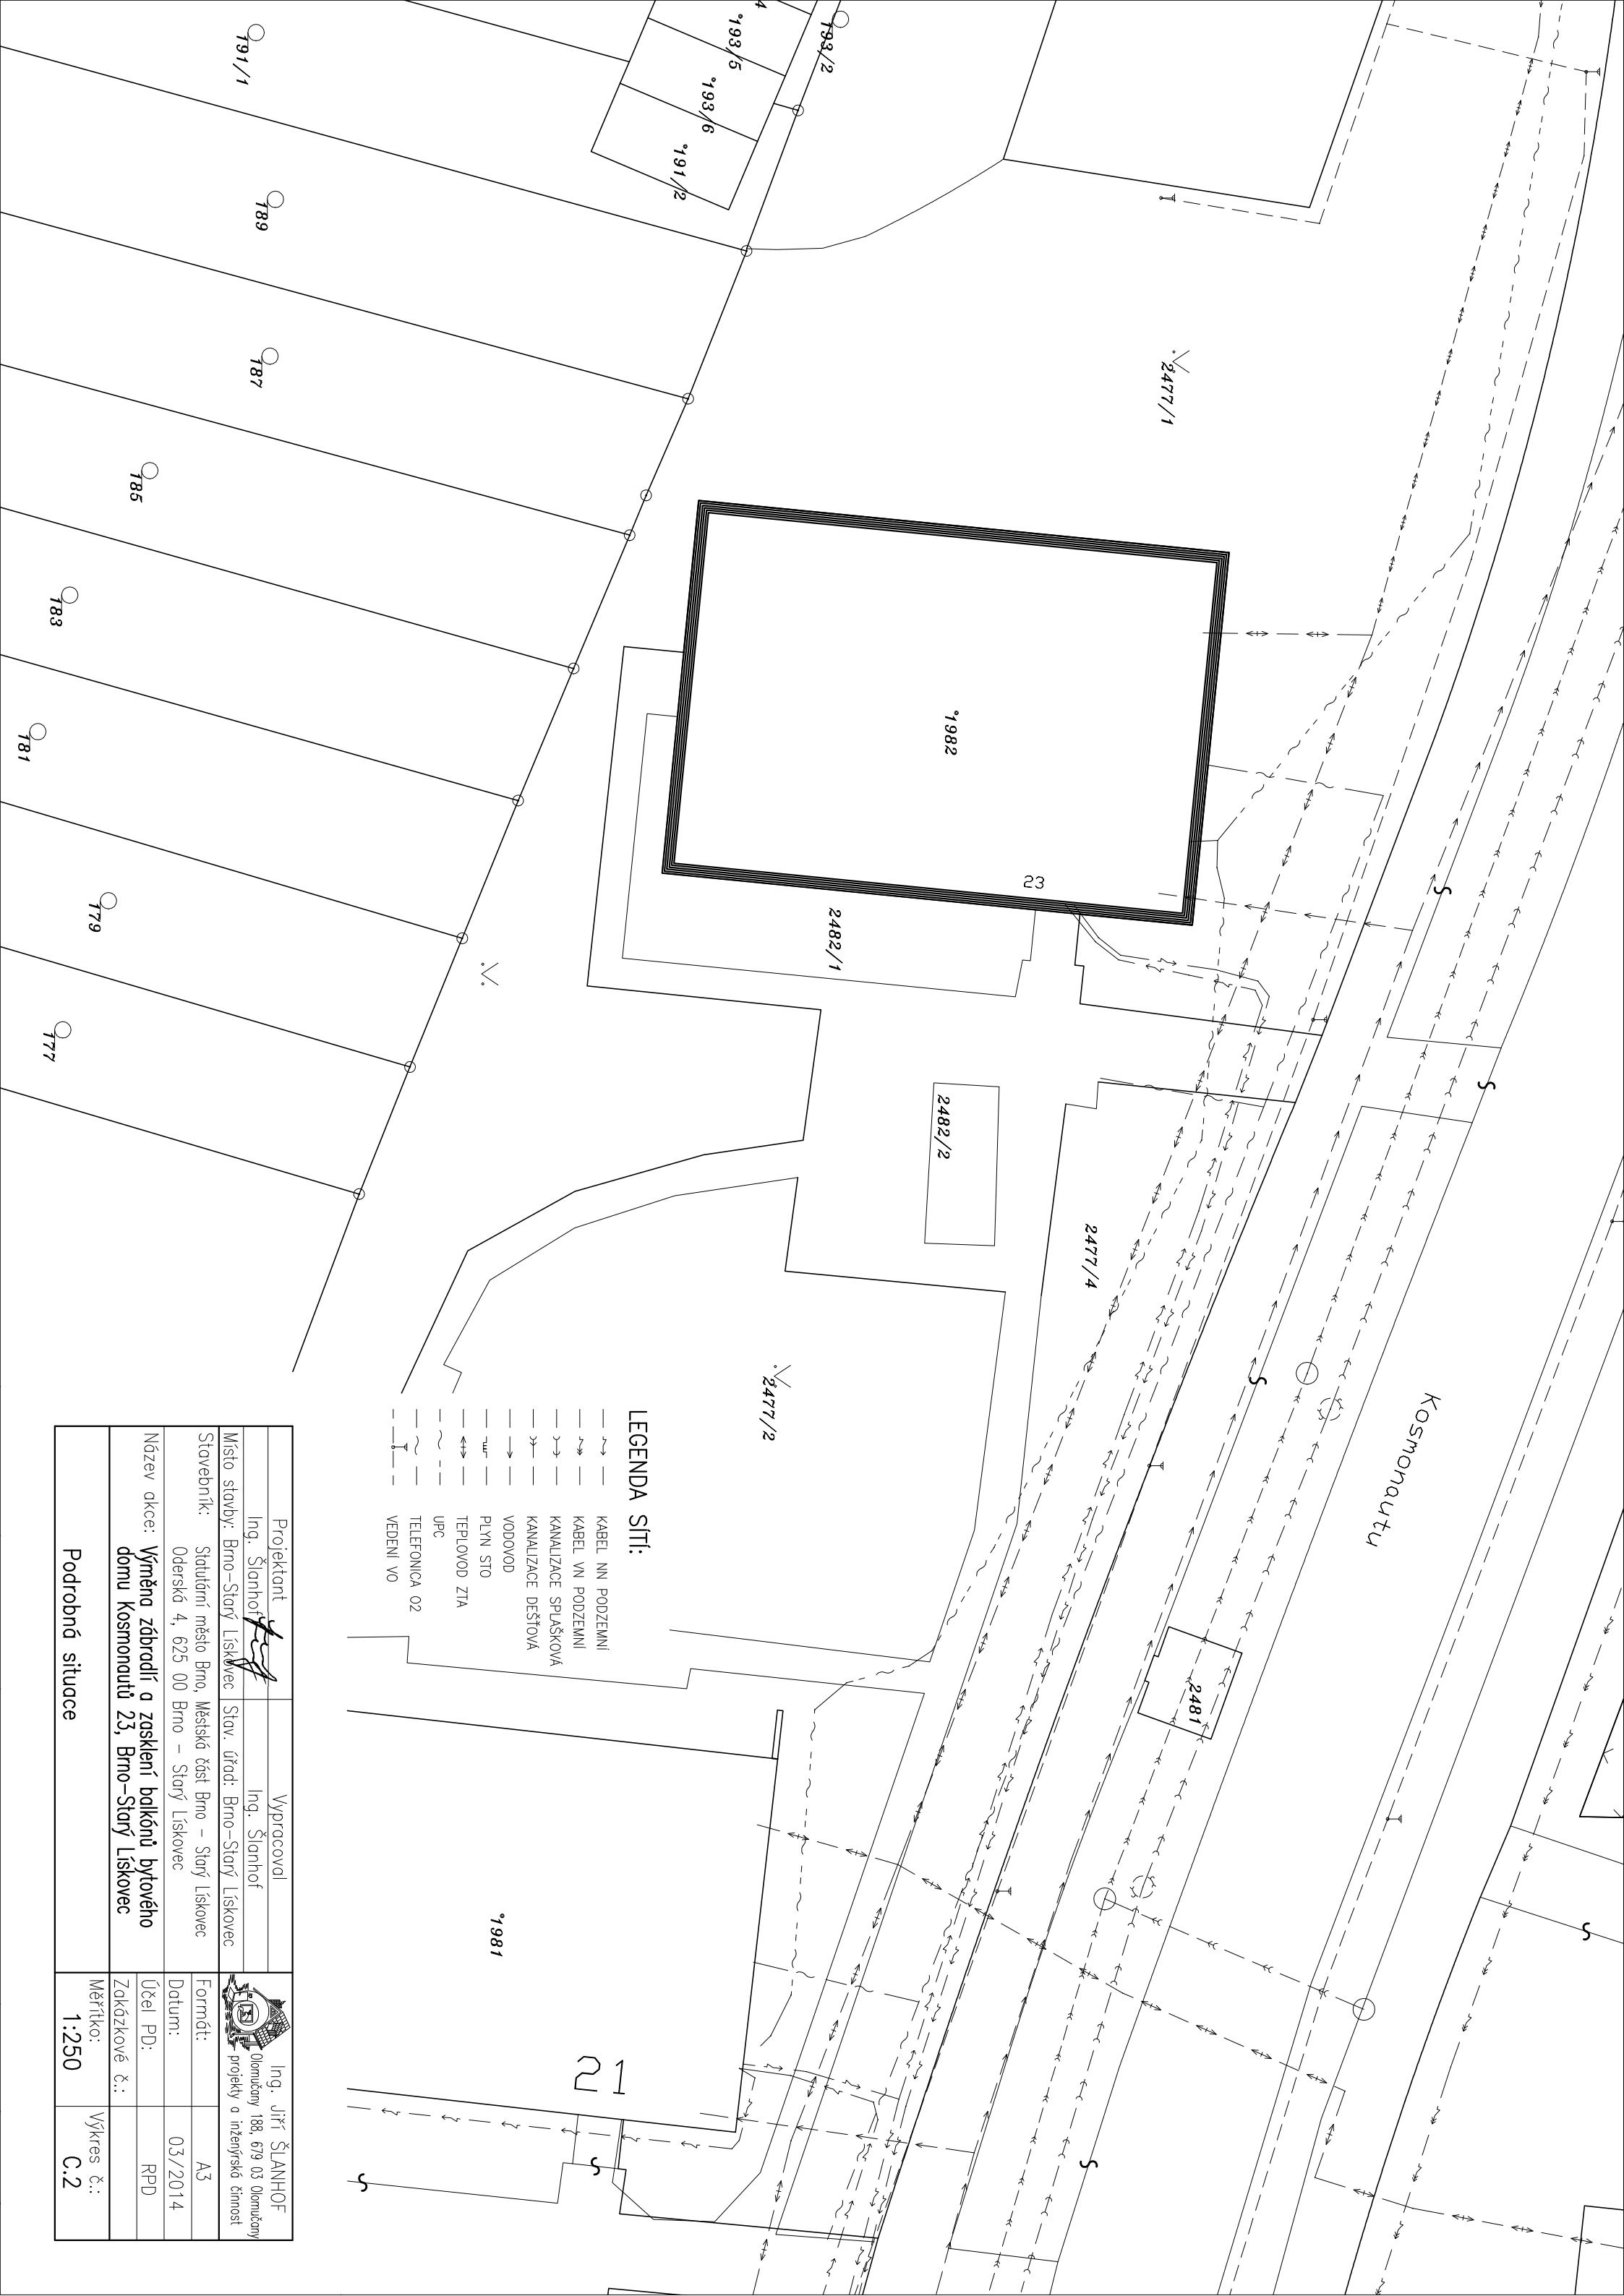

LEGENDA SÍŤI:

- ~— KABEL NN PODZEMNÍ
- ~~ KABEL VN PODZEMNÍ
- >~ KANALIZACE SPLAŠKOVÁ
- >~ KANALIZACE DEŠŤOVÁ
- >~ VODOVOD
- ~ PLYN STO
- <~> TEPLOVOD ZTA
- ~ UPC
- TELEFONICA OZ
- - - VEDENÍ VO

Projektant	Vypracoval	Ing. Jiří ŠLANHOŮ
Ing. Šlanhoř	Ing. Šlanhoř	
Místo stavby: Brno–Starý Lískovec	Slav. úřad: Brno–Starý Lískovec	
Stavebník: Statutární město Brno, Městská část Brno – Starý Lískovec Oderská 4, 625 00 Brno – Starý Lískovec	Formát: A3	
Název akce: Výměna zbrzdění a zasklení balkónů bytového domu Kosmonautů 23, Brno–Starý Lískovec	Datum: 03/2014	
	Účel PD: RPD	
	Zakázkové č.:	
Měřítko: 1:250	Výkres č.:	C.2
Podrobná situace		