


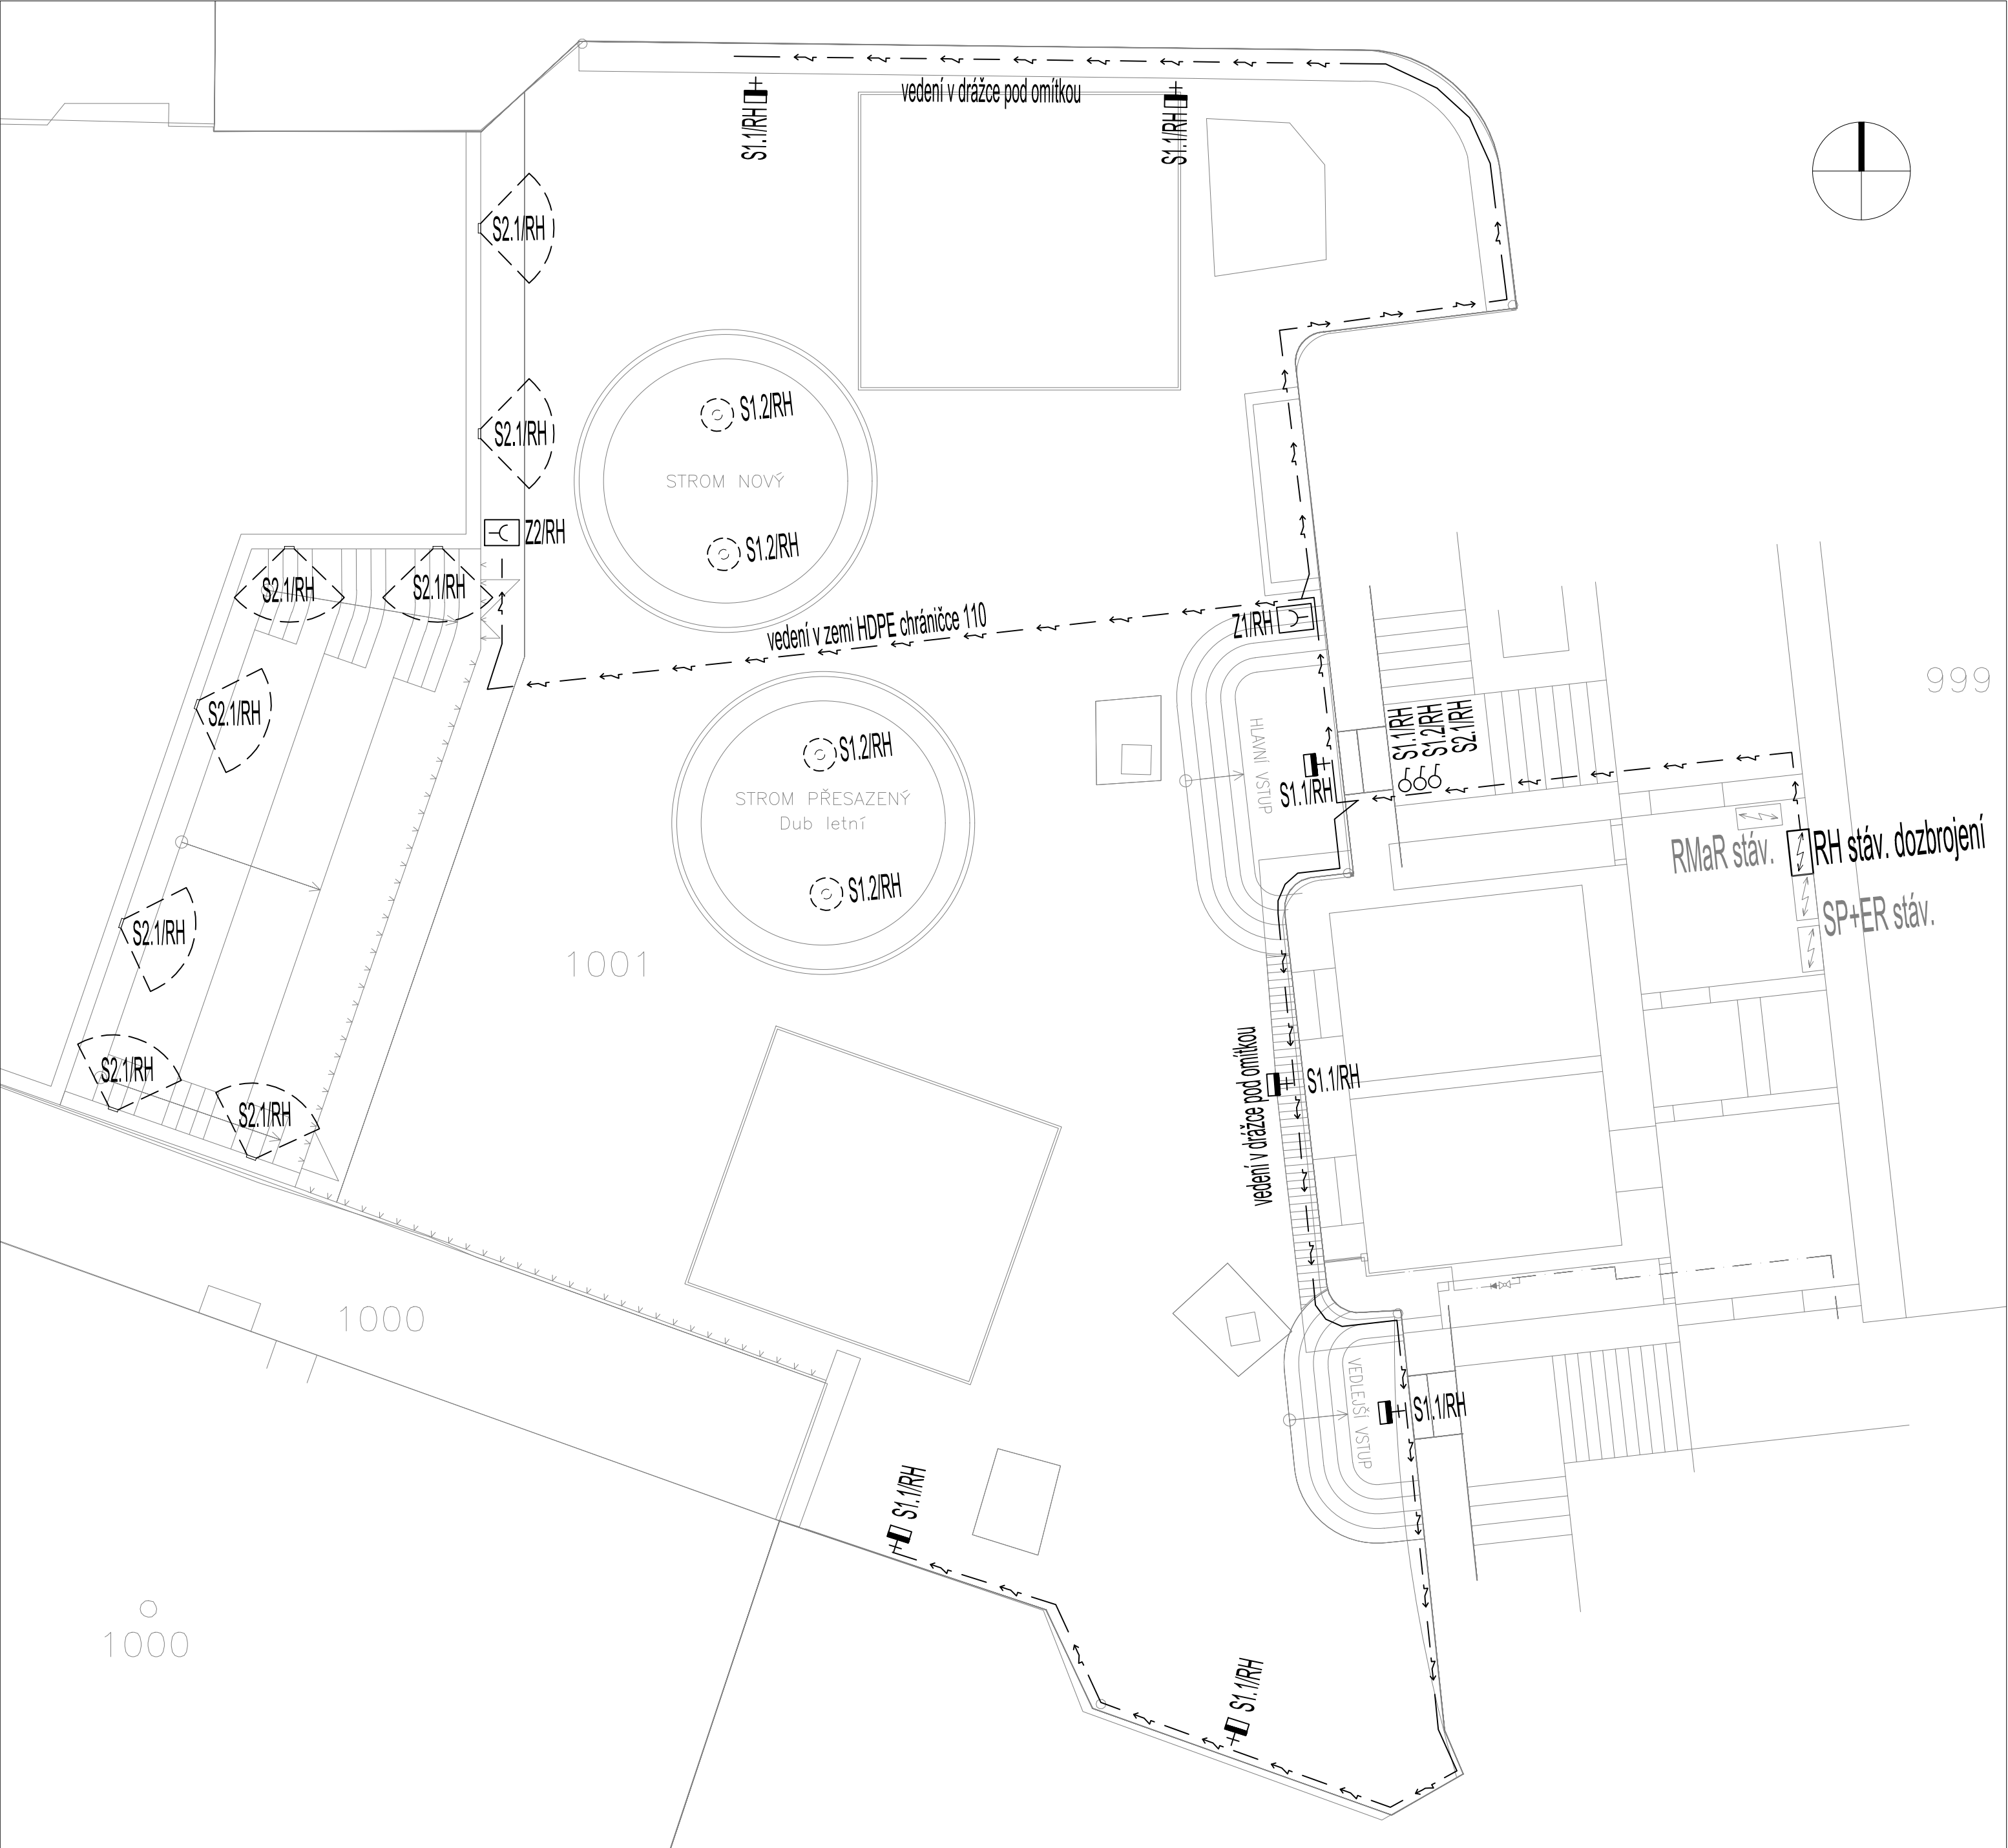

LEGENDA ELEKTROINSTALACE:

VEŠKERÁ SVÍTIDLA BUDOU NAPOJENA PŘES VODĚODOLNOU PROPOJOVACÍ KRABICI
NAPŘ. 24A/450V/AC, IP68

- SPÍNAČ JEDNOPÓLOVÝ ŘAZ.1 230V/16A, IP20
- VESTAVNÉ LED SVÍTIDLO 5W/400lm, LED 3000K, IP66, IK8
- ZEMNÍ LED SVÍTIDLO 15W/1335lm, LED 3000K, IP67, IK10
- LED NÁSTĚNNÉ SVÍTIDLO DLE ARCH. např. Retro lucerna skua 42W/IP44
- VENKOVNÍ ZÁSUVKOVÝ SLOUPEK 1x400V/1x230V+DATA

NAPĚŤOVÁ SOUSTAVA


3PE+N stř.50Hz,230/400V/TN–S

OCHRANA PŘED NEBEZPEČNÝM DOTYKEM NEŽIVÝCH ČÁSTÍ

JE PROVEDENA DLE ČSN 33 2000-4-41ed.3

ZÁKLADNÍ – AUTOMATICKÝM ODPOJENÍM OD ZDROJE V PROSTORÁCH ZVLÁŠTĚ NEBEZPEČNÝCH JE
TATO OCHRANA DOPLNĚNA POSPOJENÍM

VZOROVÝ ŘEZ KABELOVOU TRASOU

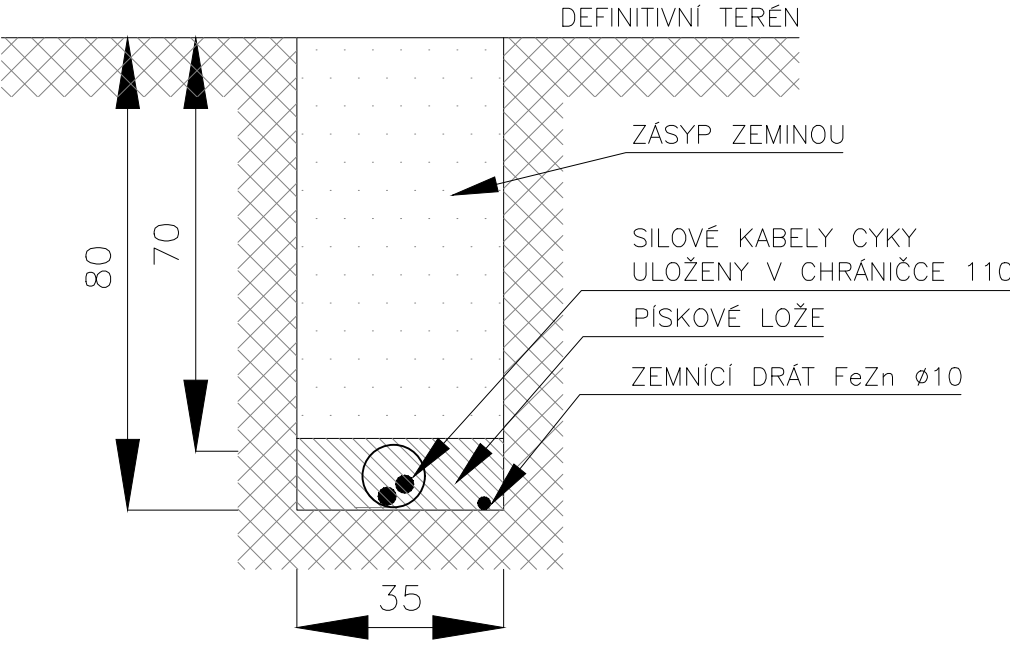

kótováno v milimetrech, výškové kóty v metrech

NÁZEV AKCE: VYUŽITÍ VNITROBLOKU PŘI ZÁKLADNÍ ŠKOLE LUPÁČOVA Lupáčova 1200/1, Praha 3	
STAVEBNÍK: Městská část Praha 3 Odbor školství Havlíčkovo nám. 700/9, 130 00 Praha 3	STUPEŇ : DOKUMENTACE PRO SPOLEČNÉ POVOLENÍ STAVBY DATUM: 04/2024
GENERÁLNÍ PROJEKTANT: CONTRACTIS, s.r.o. Moulikova 3286/1b 150 00 Praha 5 Ing. Zbyněk Pavlas, ČKAIT Ing. Žuzana Kolcunová	PROJEKTANT ČÁSTI: Jaroslav Šebek Projektování elektrických zařízení, poradenská a konzultační činnost Pirinská 3249/3, P-4, 143 00, tel:739 589 347 sebek.jarda@seznam.cz

ČÁST: SILNOPROUDÁ A SLABOPROUDÁ ELEKTROTECHNIKA	
NÁZEV VÝKRESU: SITUACE	MĚŘÍTKO: 1:100
INDEX: 724ptř03 PROJEKT	DŮR+DSP STUPEŇ
D.1.4.4 ČÁST	SO 01 OBJEKT
NN (KÓD VÝKRESU)	ČÍSLO VÝKRESU: 02