



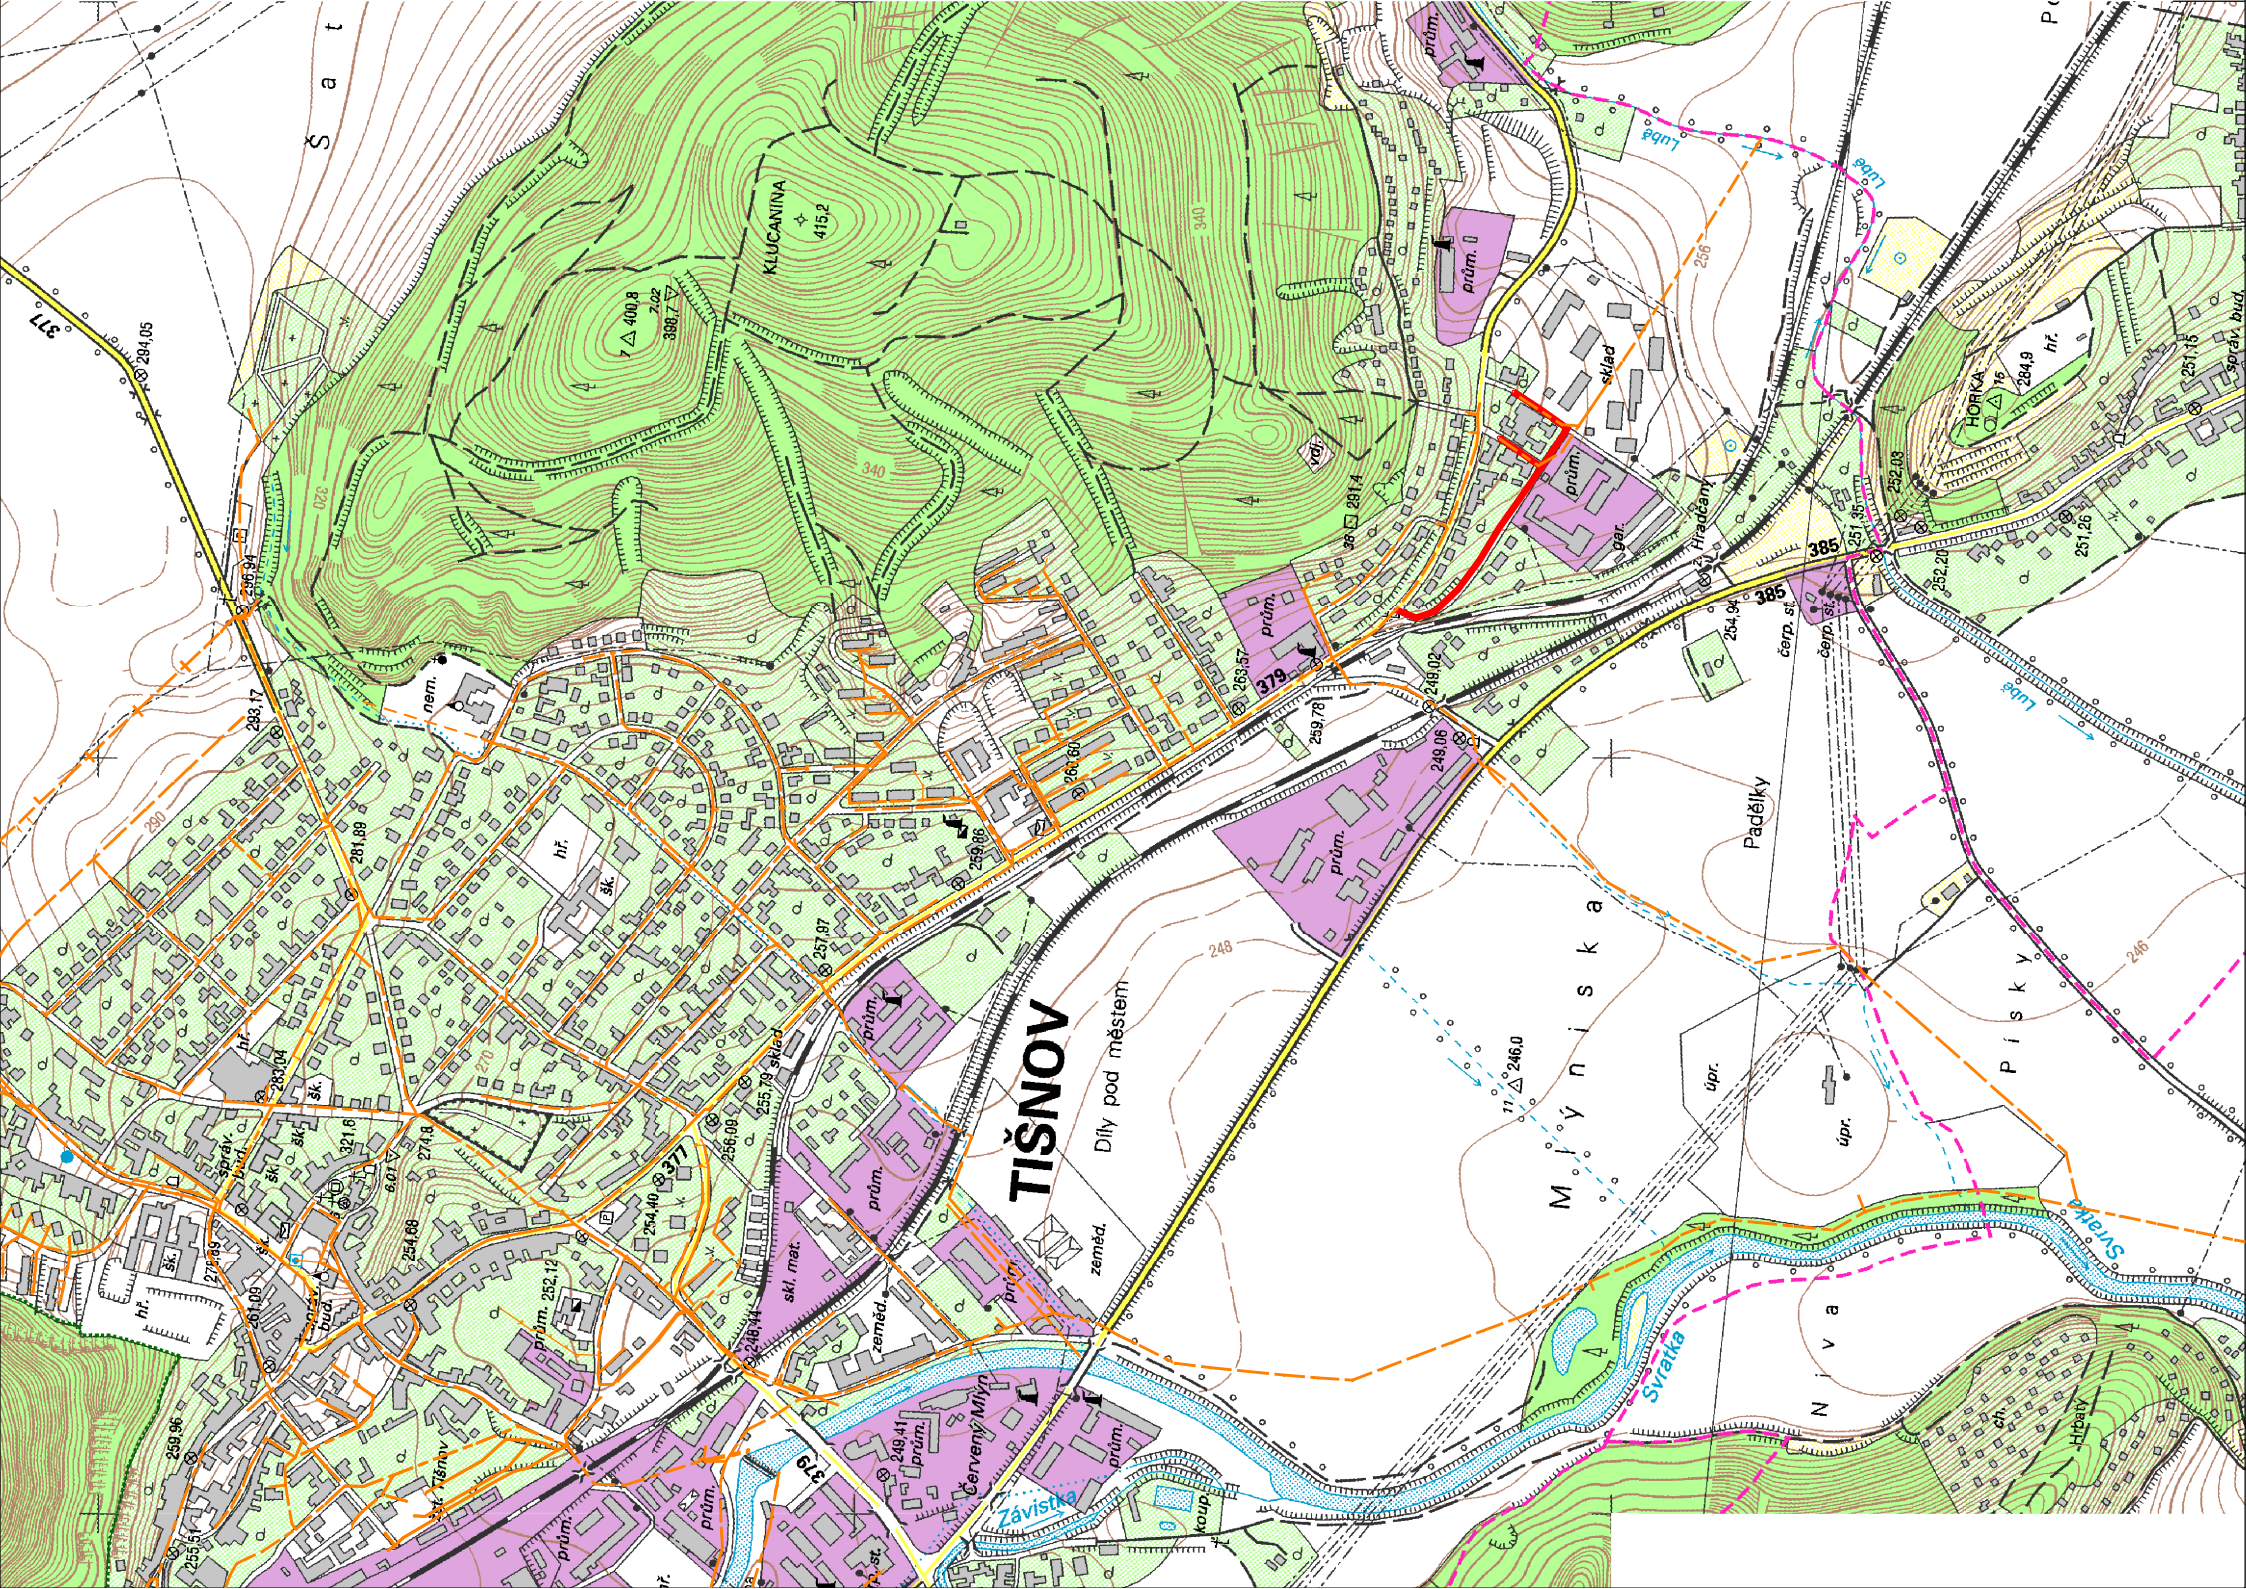

LEGENDA:

- PROJEKTOVANÁ KANALIZACE
- STÁVAJÍCÍ KANALIZACE

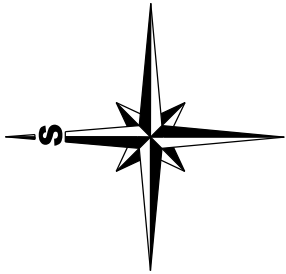

POZNÁMKA:

TRASY PODZEMNÍCH VEDENÍ INŽENÝRSKÝCH SÍTÍ JSOU ZAKRESLENY ORIENTAČNĚ. STAVEBNÍK SI JEJICH PŘESNOU POLOHU NECHÁ VYTÝČIT A STANOVIT PODMÍNKY OCHRANY OD JEJICH SPRÁVCŮ PŘED ZAHÁJENÍM VÝKOPOVÝCH PRACÍ.

Revize	Datum	revize	Schválil
AQUA PROCON s.r.o. Projektová a inženýrská společnost Divize Praha Dukelských hrdinů 12, 170 00 Praha 7 tel.: 266 109 335, fax: 266 712 140 E-mail: info@aquaprocon.cz, www.aquaprocon.cz			
Vedoucí projektu	Ing. Daniel Kozický	Podpis	Poré č.
Zásupce vedoucího projektu	Ing. Pavel Martan		
Zodpovědný projektant	Ing. Pavel Martan		
Vypracoval	Ing. Pavel Martan		
Kontroloval	Ing. Radovan Haloun, CSc.		
Investor	Svazek vodovodů a kanalizací Tišnovsko		
Objednatel	Svazek vodovodů a kanalizací Tišnovsko		
Akce			
AGLOMERACE TIŠNOV, PŘEDKLÁŠTEŘÍ DOSTAVBA A REKONSTRUKCE STOKOVÉ SÍTĚ			
Zakázkové číslo 1280808			
Služba DPS			
Datum 03/2015			
Soubor Tišnov_sit_prehl.dgn			
Tiskový soubor C.1_R12_OCE.000			
Formát 2 x A4			
Měřítko 1:10 000			
Část	C. SITUAČNÍ VÝKRESY		Revize
Příloha	SITUACE ŠÍŠÍCH VZTAHŮ		C.1 0