


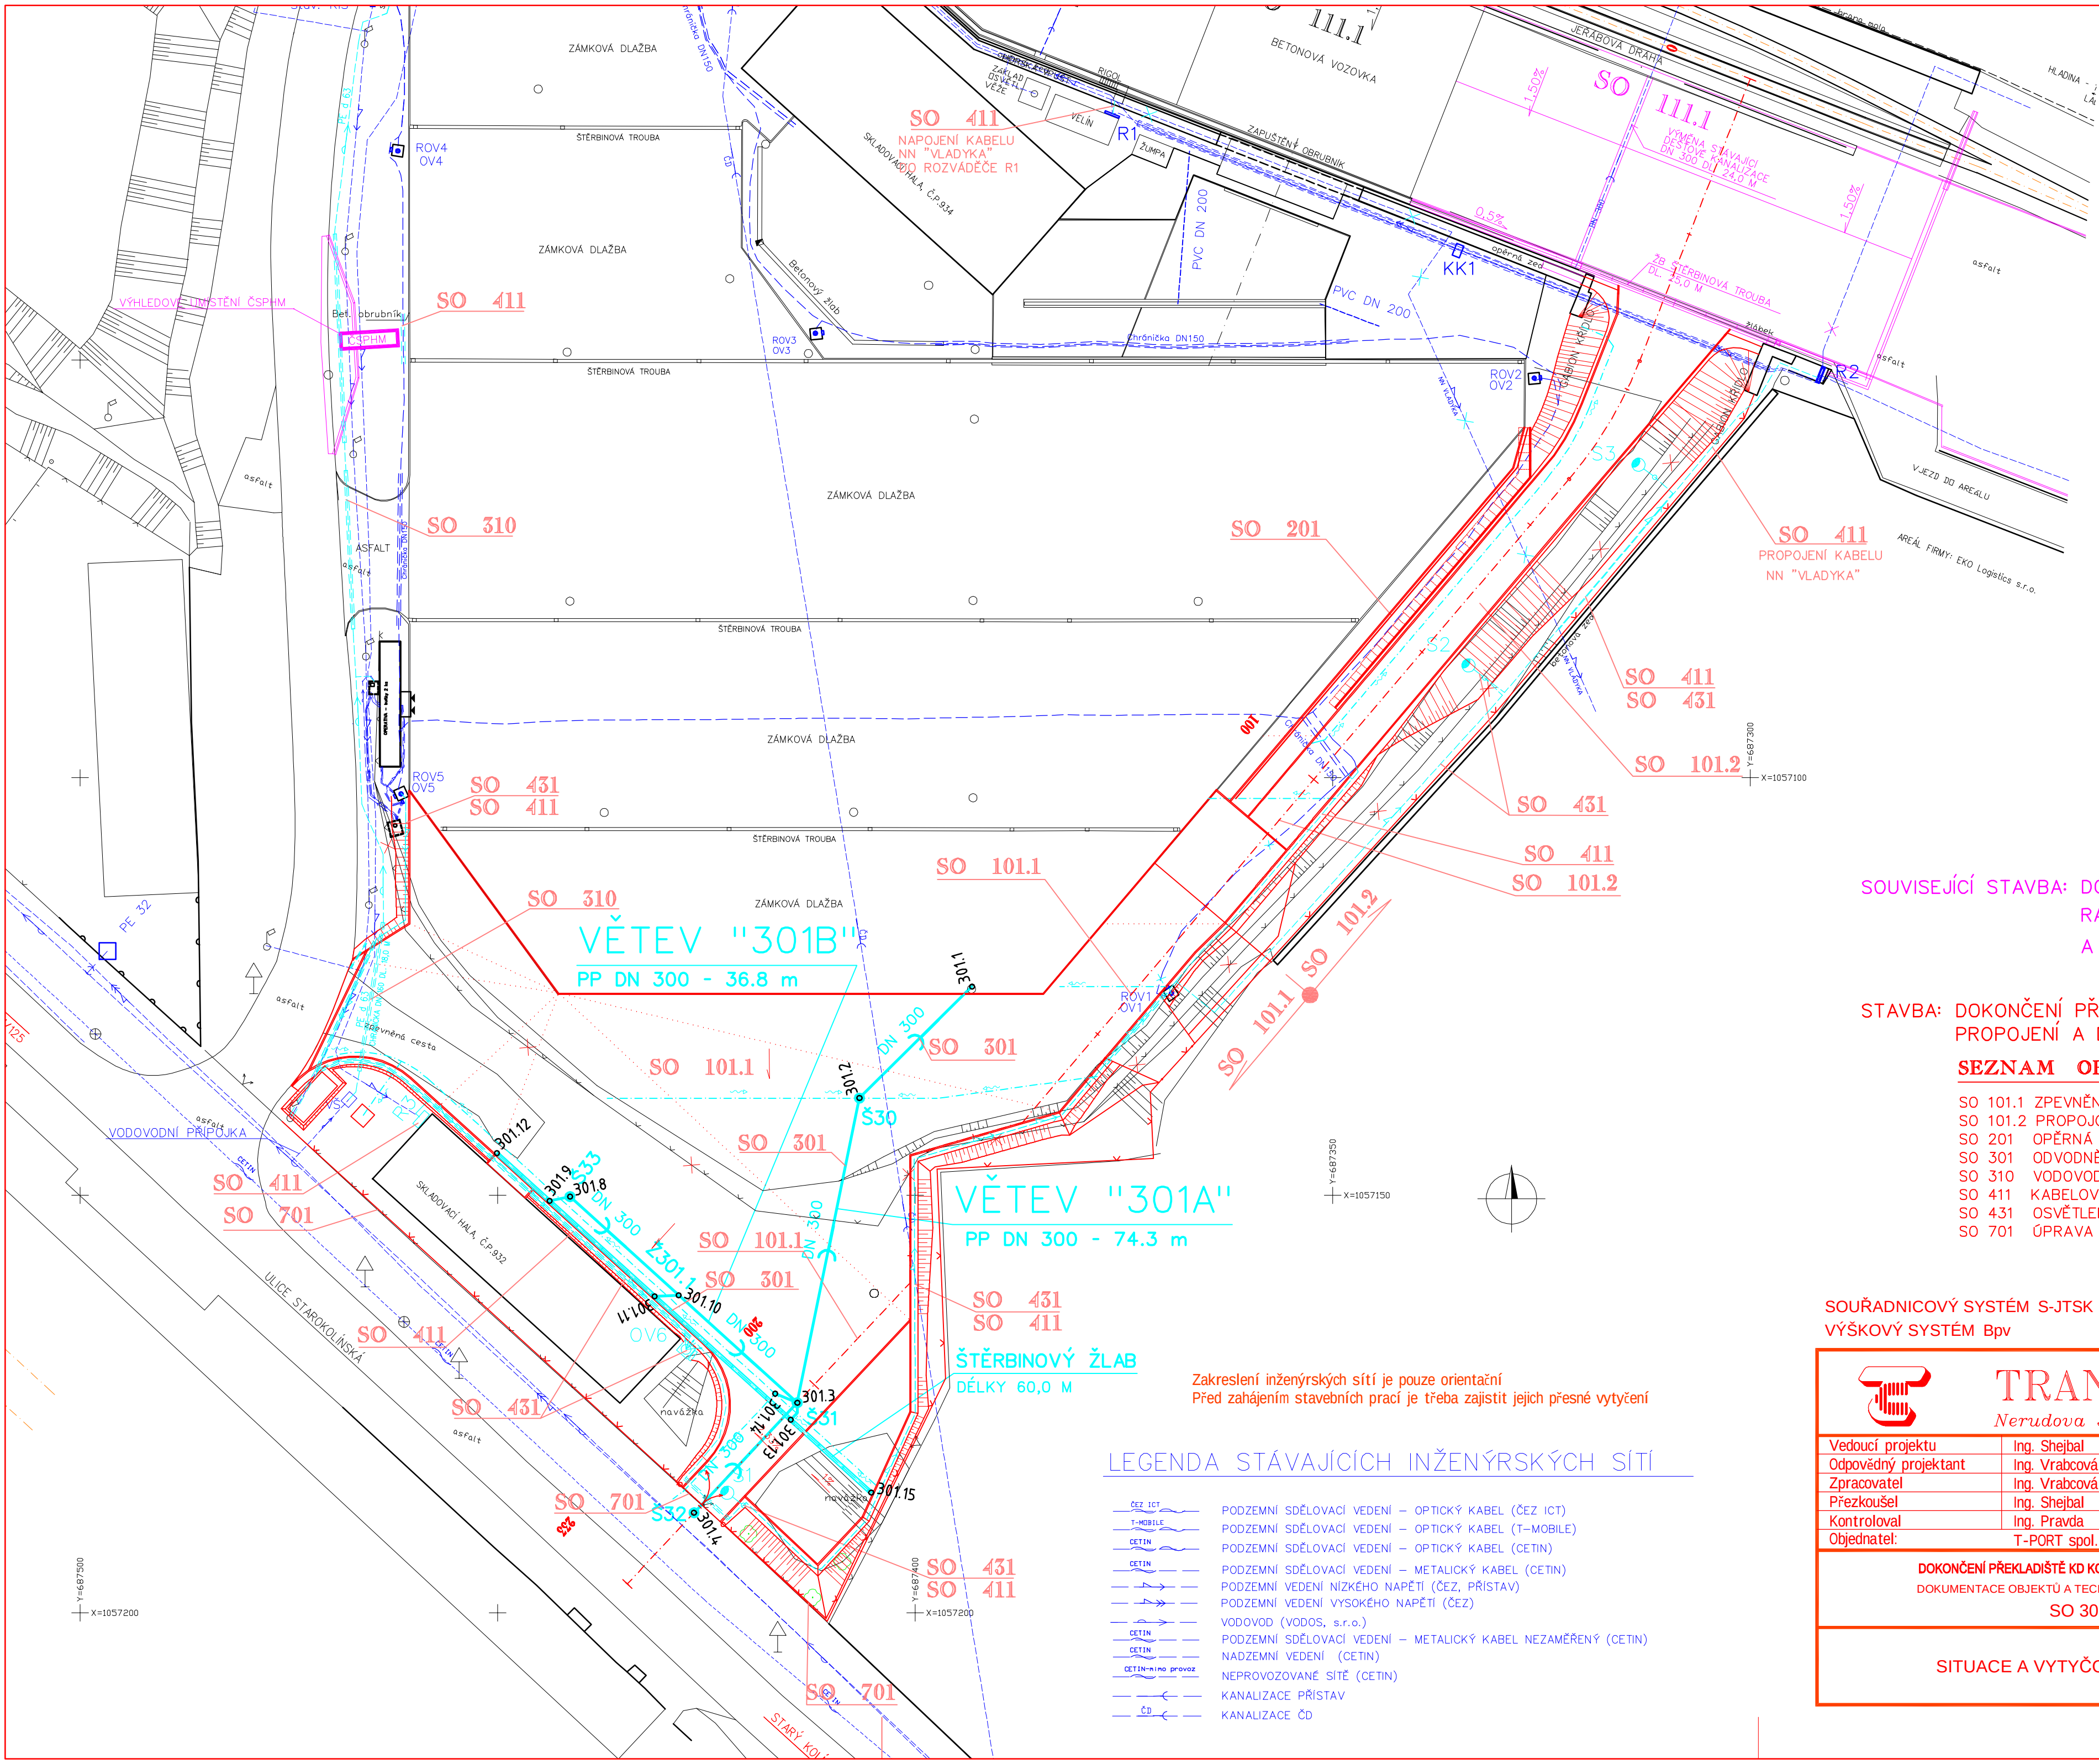

SO 301 Odvodnění

SEZNAM SOUŘADNIC VYTÝČOVACÍCH BODŮ:

Č.bodu	Y	X	Poznámka
301.1	687393,20	1057125,00	stávající šachta
301.2	687406,66	1057138,37	šachta S30
301.3	687414,11	1057174,86	šachta S31
301.4	687426,48	1057188,01	šachta S32
301.8	687441,33	1057150,17	šachta S33
301.9	687443,77	1057150,68	vpust
301.10	687428,33	1057161,96	napojení vpusti
301.11	687431,19	1057162,10	vpust
301.12	687450,07	1057144,97	konec žlabu Ž301.1
301.13	687414,89	1057176,89	vpust
301.14	687416,77	1057173,77	napojení trativodu
301.15	687405,26	1057185,62	konec žlabu Ž301.1

SOUVISEJÍCÍ STAVBA: DOKONČENÍ PŘEKLADIŠTĚ KD KOLÍN, RAMPA PRO PŘEKLÁDKU KONTEJNERŮ A MANIPULAČNÍ PLOCHY

STAVBA: DOKONČENÍ PŘEKLADIŠTĚ KD KOLÍN, PROPOJENÍ A DOPLNĚNÍ PLOCH PRO KD

SEZNAM OBJEKTŮ

- SO 101.1 ZPEVNĚNÉ PLOCHY
- SO 101.2 PROPOJOVACÍ KOMUNIKACE
- SO 201 OPĚRNÁ ZEĎ
- SO 301 ODVODNĚNÍ
- SO 310 VODOVOD
- SO 411 KABELOVÉ ROZVODY NN
- SO 431 OSVĚTLENÍ PLOCHY A KOMUNIKACE
- SO 701 ÚPRAVA OPLOCENÍ – VRATA

SOUŘADNICOVÝ SYSTÉM S-JTSK
VÝŠKOVÝ SYSTÉM BpV

Přesnost vytyčení musí odpovídat povoleným odchylkám dle:
ČSN 73 0420-1 Základní požadavky
ČSN 73 0420-2 Vytyčovací odchylky

Zakreslení inženýrských sítí je pouze orientační
Před zahájením stavebních prací je třeba zajistit jejich přesné vytyčení

LEGENDA STÁVAJÍCÍCH INŽENÝRSKÝCH SÍTÍ

- ČEZ ICT PODZEMNÍ SDĚLOVACÍ VEDENÍ – OPTICKÝ KABEL (ČEZ ICT)
- T-MOBILE PODZEMNÍ SDĚLOVACÍ VEDENÍ – OPTICKÝ KABEL (T-MOBILE)
- CETIN PODZEMNÍ SDĚLOVACÍ VEDENÍ – OPTICKÝ KABEL (CETIN)
- CETIN PODZEMNÍ SDĚLOVACÍ VEDENÍ – METALICKÝ KABEL (CETIN)
- PODZEMNÍ VEDENÍ NÍZKÉHO NAPĚTÍ (ČEZ, PŘÍSTAV)
- PODZEMNÍ VEDENÍ VYSOKÉHO NAPĚTÍ (ČEZ)
- VODOVOD (VODOS, s.r.o.)
- CETIN PODZEMNÍ SDĚLOVACÍ VEDENÍ – METALICKÝ KABEL NEZAMĚŘENÝ (CETIN)
- NADZEMNÍ VEDENÍ (CETIN)
- NEPROVOZOVANÉ SÍTĚ (CETIN)
- KANALIZACE PŘÍSTAV
- ČD KANALIZACE ČD



TRANSCONSULT s.r.o.

Nerudova 37, 500 02 Hradec Králové

Vedoucí projektu	Ing. Shejbal	Středisko:	3
Odpovědný projektant	Ing. Vrabcová	Vedoucí:	Ing. Shejbal
Zpracovatel	Ing. Vrabcová	Zak. číslo	191130003
Přezkoušel	Ing. Shejbal	Arch. č.:	04119
Kontroloval	Ing. Pravda	Formát:	6 A4
Objednatel:	T-PORT spol. s r.o., Praha	Datum:	07/2021
		Účel:	PDPS

DOKONČENÍ PŘEKLADIŠTĚ KD KOLÍN, PROPOJENÍ A DOPLNĚNÍ PLOCH PRO KD
DOKUMENTACE OBJEKTŮ A TECHNICKÝCH A TECHNOLOGICKÝCH ZAŘÍZENÍ
SO 301 ODVODNĚNÍ

část dok.
D.3

SITUACE A VYTÝČOVACÍ VÝKRES

Měřítko
1:500
č. výkresu
2