


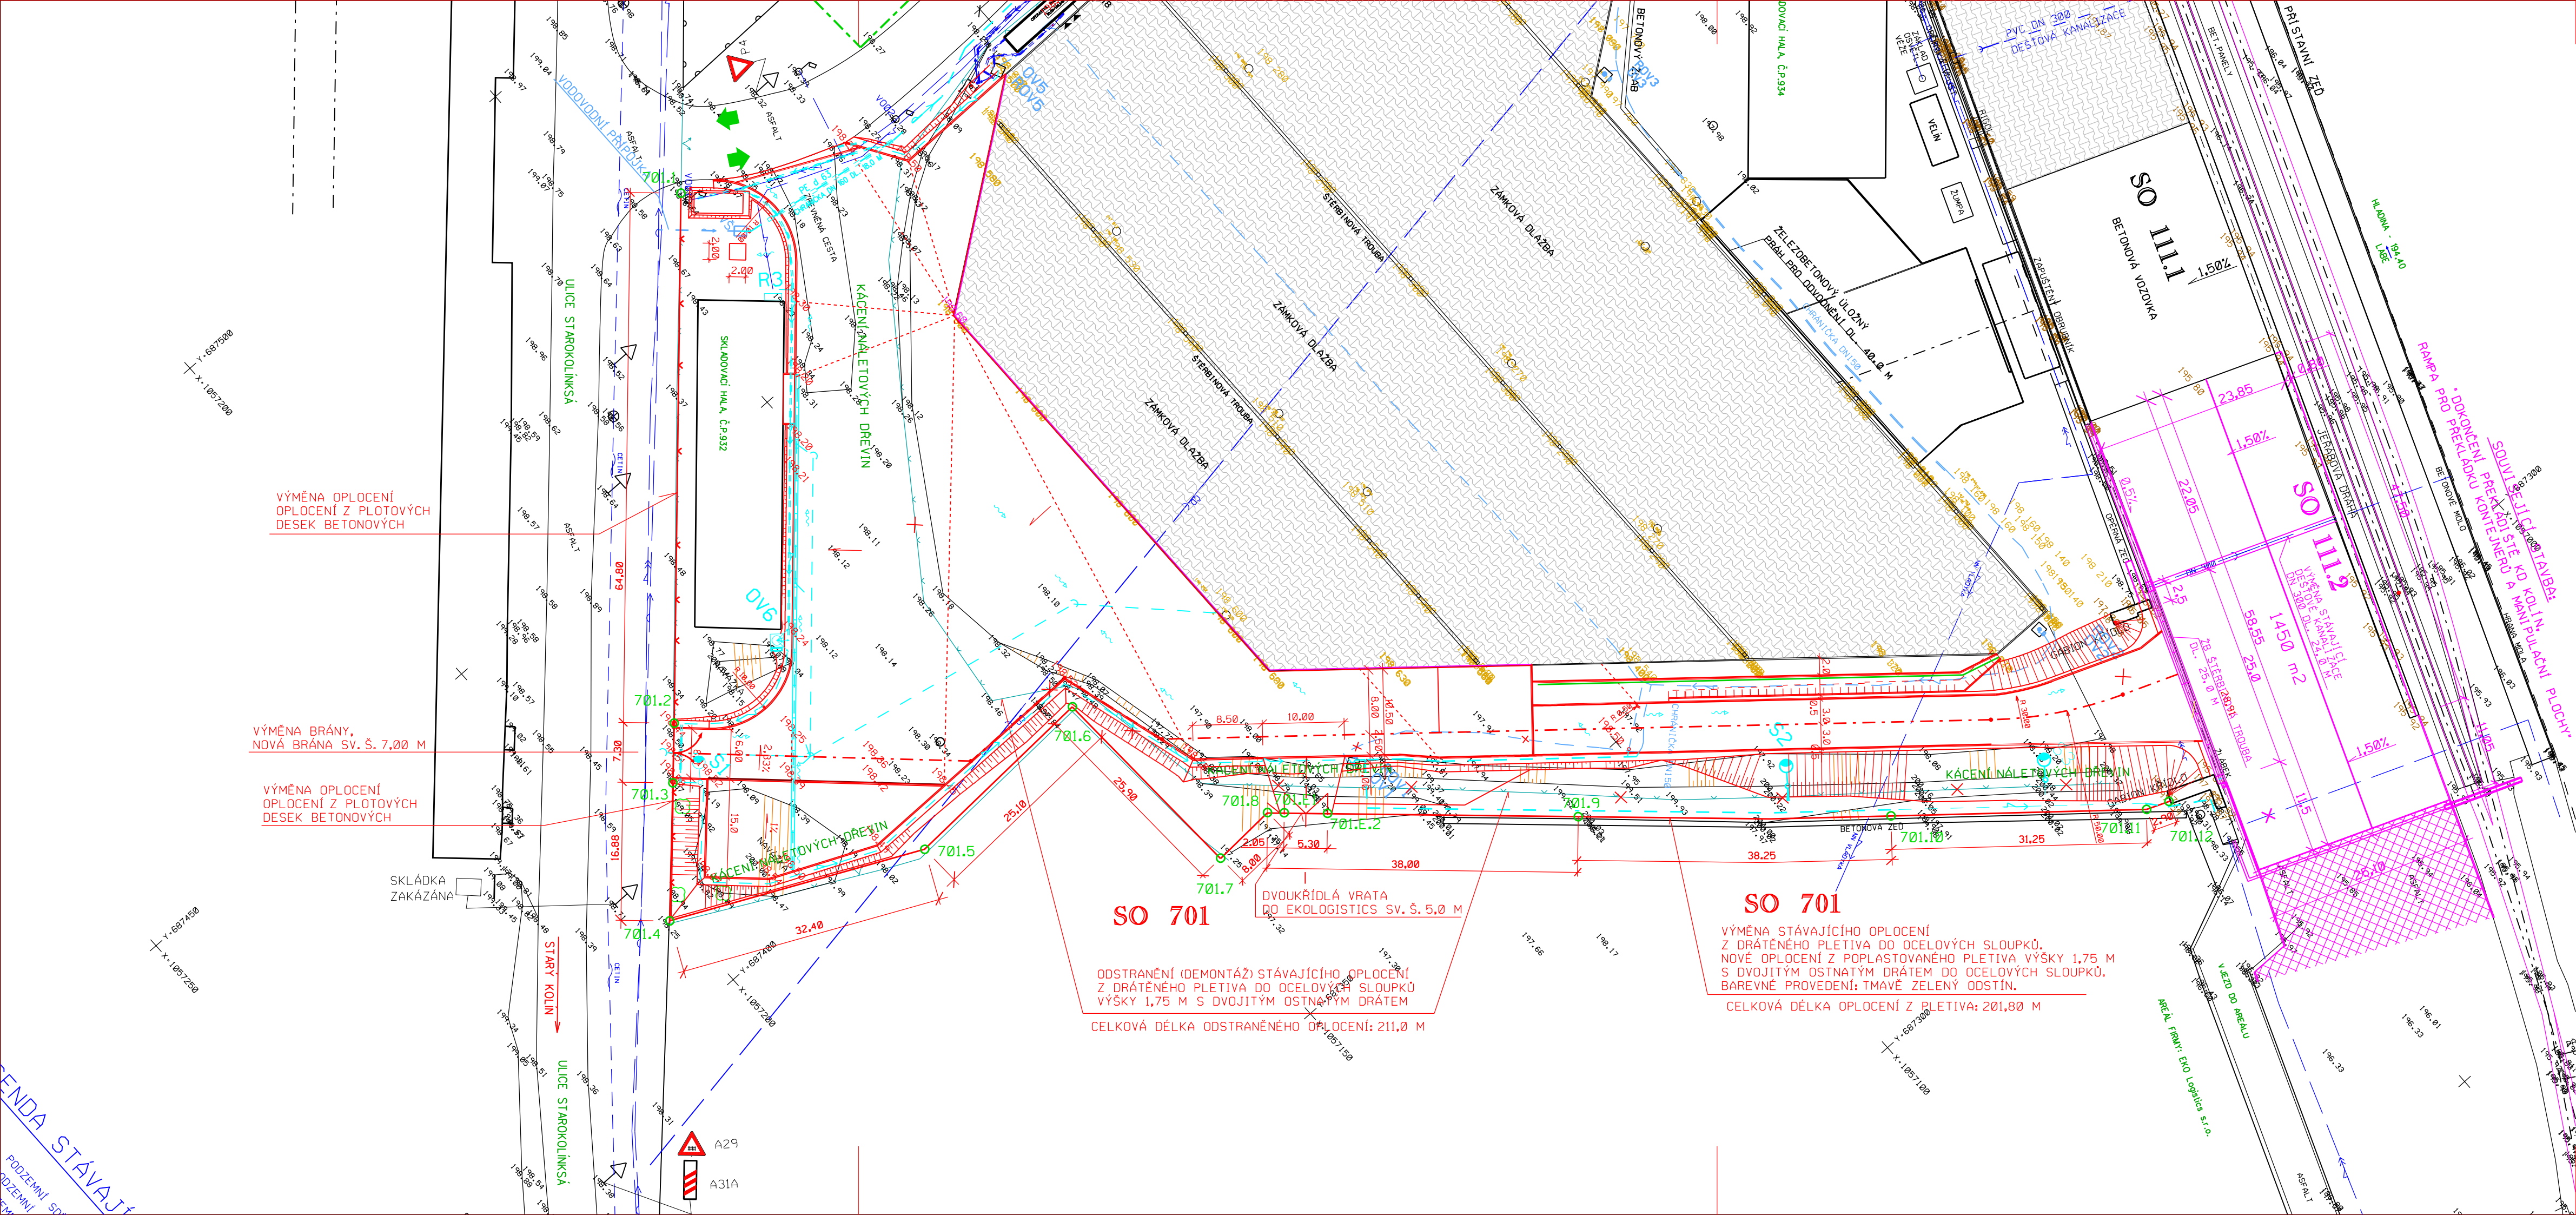

VYTÝČENÍ OPLOCENÍ

BOD. Č.	SOUŘADNICE "X"	SOUŘADNICE "Y"
701.1	1 057 140,90	687 476,11
701.2	1 057 184,56	687 428,23
701.3	1 057 189,53	687 422,88
701.4	1 057 201,03	687 410,52
701.5	1 057 171,90	687 396,35
701.6	1 057 146,82	687 397,36
701.7	1 057 024,52	687 371,49
701.8	1 057 137,58	687 371,85
701.9	1 057 109,51	687 346,23
701.10	1 057 080,86	687 320,88
701.11	1 057 056,97	687 300,71
701.12	1 057 054,27	687 299,62
701.E1	1 057 136,07	687 370,47
701.E2	1 057 132,15	687 366,90

ÚROVNĚ HLADIN LABE PŘI PRŮTOKU VELKÝCH VOD (Bpv):

Q₅ = 195,59 M N. M.
Q₂₀ = 196,44 M N. M.
Q₁₀₀ = 197,17 M N. M.

ZMĚNA PDPS 07/2021

SOUŘADNICOVÝ SYSTÉM S - JTSK VÝŠKOVÝ SYSTÉM Bpv.



TRANSCONSULT s.r.o.
Nerudova 37, 500 02 Hradec Králové

Vedoucí projektu	Ing. Shejbal	Středisko: 3	
Odpovědný projektant	Ing. Shejbal	Vedoucí:	Ing. Shejbal
Zpracovatel	Ing. Vrabcová	Zak.č.	191130003
Prozkoušel	Ing. Hodek	Arch.č.	04119
Kontroloval	Ing. Právda	Datum:	07/2021
Objednatel	T-PORT spol. s r. o. Praha		PDPS

DOKONČENÍ PŘEKLADIŠTĚ KD KOLÍN,
PROPOJENÍ A DOPLNĚNÍ PLOCH PRO KD
DOKUMENTACE OBJEKTŮ A TECHNICKÝCH A TECHNOLOGICKÝCH ZARÍZENÍ
SO 701 ÚPRAVA OPLOCENÍ - VRATA

část dok.
D.7

SITUACE

měřítko
1:500

č.výkresu
2