


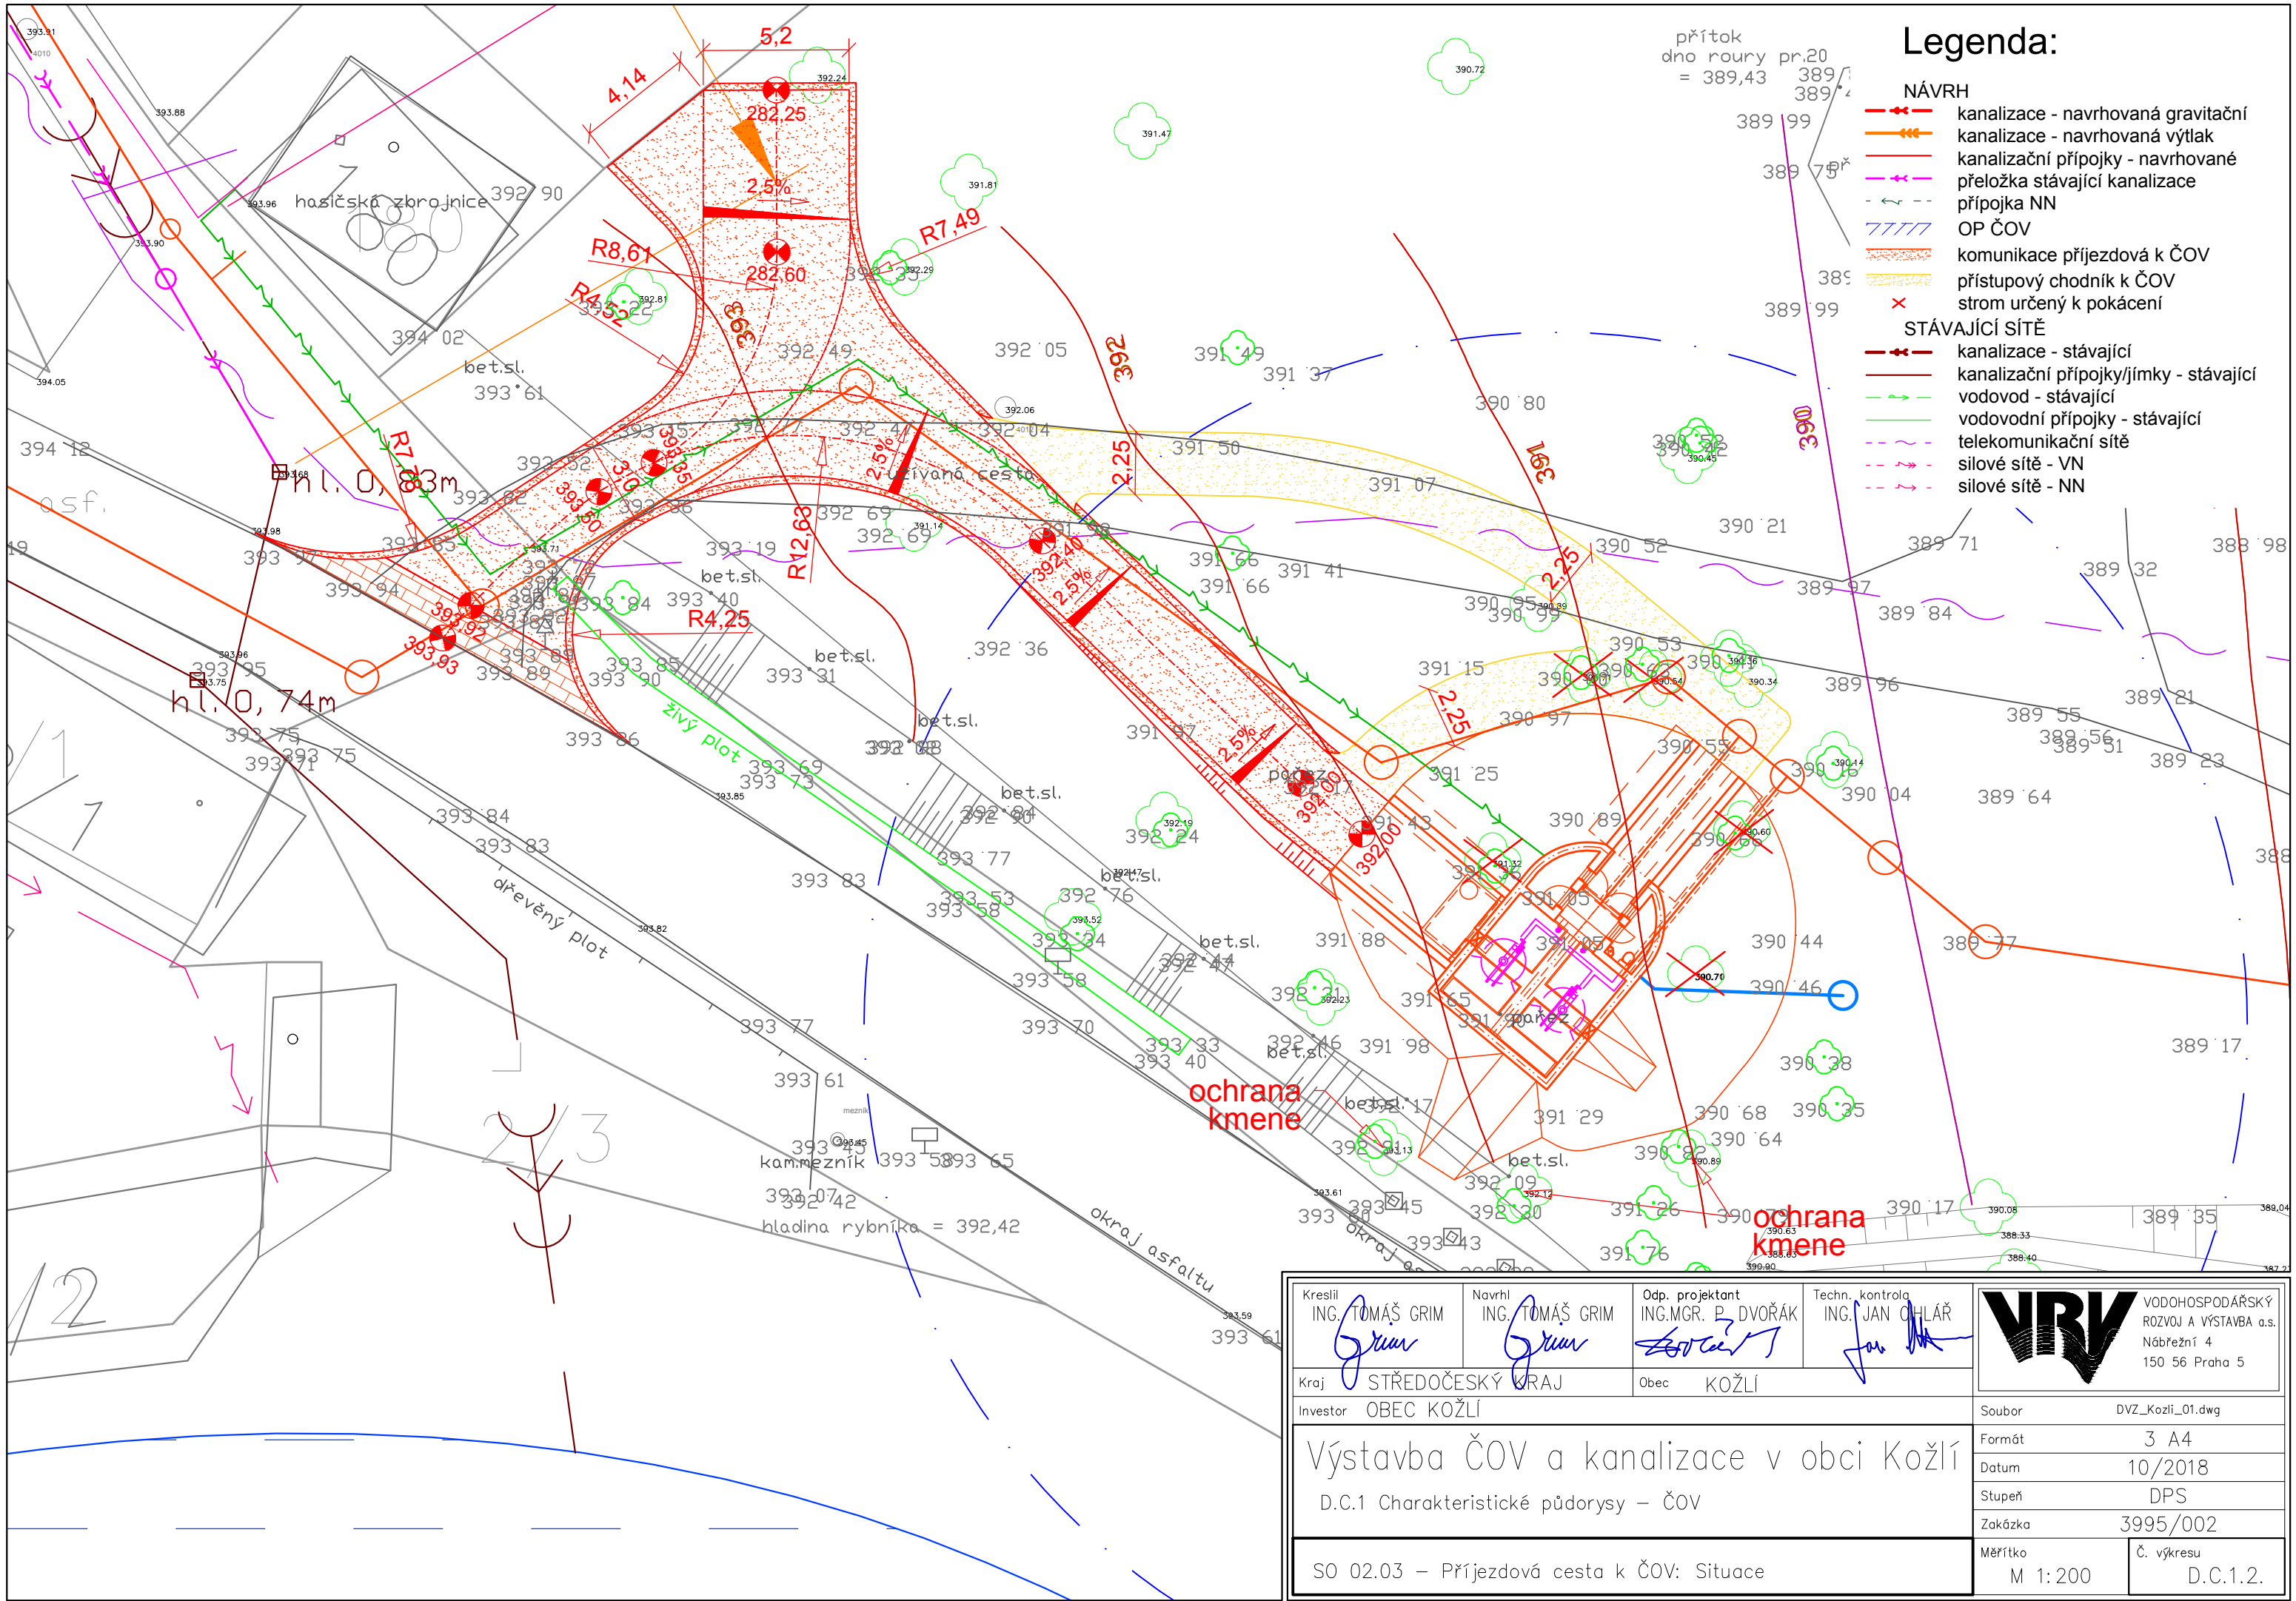

Legenda:

- NÁVRH**
- kanalizace - navrhovaná gravitační
 - kanalizace - navrhovaná výtlač
 - kanalizační přípojky - navrhované
 - přeložka stávající kanalizace
 - přípojka NN
 - OP ČOV
 - komunikace příjezdová k ČOV
 - přístupový chodník k ČOV
 - strom určený k pokácení
- STÁVAJÍCÍ SÍŤ**
- kanalizace - stávající
 - kanalizační přípojky/jímky - stávající
 - vodovod - stávající
 - vodovodní přípojky - stávající
 - telekomunikační sítě
 - silové sítě - VN
 - silové sítě - NN

Kreslil ING. TOMÁŠ GRIM <i>Grim</i>	Navrhl ING. TOMÁŠ GRIM <i>Grim</i>	Odp. projektant ING. MGR. P. DVOŘÁK <i>Dvořák</i>	Techn. kontrola ING. JAN OHLÁŘ <i>Ohlár</i>	VRV VODOHOSPODÁŘSKÝ ROZVOJ A VÝSTAVBA a.s. Nábřeží 4 150 56 Praha 5
Kraj STŘEDOČESKÝ KRAJ	Obec KOŽLÍ			
Investor OBEC KOŽLÍ			Soubor DVZ_Kozlí_01.dwg	
Výstavba ČOV a kanalizace v obci Kozlí D.C.1 Charakteristické půdorysy - ČOV			Formát 3 A4	
SO 02.03 - Příjezdová cesta k ČOV: Situace			Datum 10/2018	
			Stupeň DPS	
			Zakázka 3995/002	
			Měřítko M 1:200	Č. výkresu D.C.1.2.