

PŮDORYS ROZVODU VODY 3.NP

RYCHNOVSKÁ 651

MĚŘÍTKO 1:50

ZNAČENÍ DIMENZÍ, TL, IZOLACE :

STUDENÁ VODA - HLAVNÍ ROZVODY A STOUPAČKY
PLASTOVÉ PPR POTRUBÍ - VNĚJŠÍ PRŮMĚR - Ø

POPIS	PPR - PN16	
Ø20	Ø20x2,8	tl. 13mm
Ø25	Ø25x3,5	tl. 13mm
Ø32	Ø32x4,4	tl. 13mm
Ø40	Ø40x5,5	tl. 19mm
Ø50	Ø50x6,9	tl. 19mm
Ø63	Ø63x8,6	tl. 19mm
Ø96	Ø96x12,3	tl. 19mm

STUDENÁ VODA - POTRUBÍ PŘIPOJOVACÍ, V PODLAŽE
PLASTOVÉ PPR POTRUBÍ - VNĚJŠÍ PRŮMĚR - Ø

POPIS	PPR - PN16	
Ø20	Ø20x2,8	tl. 9mm
Ø25	Ø25x3,5	tl. 9mm
Ø32	Ø32x4,4	tl. 9mm

PP 2xD50
PP D63

MÍSTO OSAZENÍ PROTIPOŽÁRNÍ MANŽETY

TEPLÁ VODA - HLAVNÍ ROZVODY A STOUPAČKY
PLASTOVÉ TRÍVRSTVÉ PPR POTRUBÍ - VNĚJŠÍ PRŮMĚR - Ø

POPIS	PPR-GFR - PN20	
Ø20	Ø20x3,4	tl. 40mm
Ø25	Ø25x4,2	tl. 30mm
Ø32	Ø32x5,4	tl. 40mm
Ø40	Ø40x6,7	tl. 50mm
Ø50	Ø50x8,3	tl. 30mm
Ø63	Ø63x10,5	tl. 40mm

TEPLÁ VODA - POTRUBÍ PŘIPOJOVACÍ, V PODLAŽE
PLASTOVÉ PPR POTRUBÍ - VNĚJŠÍ PRŮMĚR - Ø

POPIS	PPR - PN20	
Ø20	Ø20x3,4	tl. 19mm
Ø25	Ø25x4,2	tl. 19mm
Ø32	Ø32x5,4	tl. 19mm

POZNÁMKA :

- VHLEDNĚ KE STÁŘÍ OBJEKTU A PROVEDENÝM DISPOZIČNÍM ÚPRAVÁM V JEDNOTLIVÝCH ČÁSTECH, BUDE PO ODHALENÍ HLAVNÍHO VODOVODNÍHO ROZVODU NUTNÉ PŘEKONTROLOVAT STAV JEDNOTLIVÝCH NOVÝCH ODBOČEK V ZREKONSTRUOVANÝCH ČÁSTECH (V PŘÍPADĚ VÝHODVUJÍCÍHO STAVU A ZJIŠTĚNÍ MÍSTA ODBĚRU BUDE OSAZEN NA ODBOČCE Z HLAVNÍHO ROZVODU UZAVÍRACÍ VENTILY A PODRUŽNÉ VODOMĚRY S DÁLKOVÝM ODEČTEM)


- UPEVNĚNÍ VEŠKERÉHO POTRUBÍ VODOVODU BUDE KOVOVÝMI OBJÍMKAMI S GUMOVOU VLOŽKOU KOTVENÝMI DO NOSNÝCH KONSTRUKCÍ
- VEŠKERÉ VODOVODNÍ ARMATURY A VODOMĚRY BUDOU UMÍSTĚNY TAK, ABY BYLY V DOSAHU REVIZNÍMI DVÍŘKY (DVÍŘKA JSOU DODÁVKOU STAVEBNÍ ČÁSTI)
- MONTÁŽ VODOVODU JE NUTNO PROVÁDĚT S OHLEDNEM NA ROZVODY OSTATNÍCH PROFESÍ
- PROSTUPY POTRUBÍ POŽÁRNĚ DĚLICÍMI KONSTRUKCEMI BUDOU OPATŘENY POŽÁRNÍMI MANŽETAMI NEBO TMELEM
- MONTÁŽ JE NUTNO PROVÁDĚT DLE MONTÁŽNÍCH PŘEDPISŮ JEDNOTLIVÝCH VÝROBCŮ A MATERIÁLŮ, PROVÁDĚCÍCH PŘEDPISŮ, PLATNÝCH NOREM A VYHLÁŠEK
- ROZVODY VODY BUDOU OPATŘENY TEPELNOU NÁVLEKOVOU IZOLACÍ TL. min.13 mm

ZAŘIZOVACÍ PŘEDMĚTY:

- UMÍSTĚNÍ VÝVODŮ PRO ZAŘIZOVACÍ PŘEDMĚTY JE NUTNO PŘÍZPUSOBIT JEDNOTLIVÝM TYPŮM TĚCHTO ZAŘ. PŘEDMĚTŮ A JEJICH SKUTEČNÝM UMÍSTĚNÍM V NÁJEMNÍCH JEDNOTKÁCH

LEGENDA MÍSTNOSTÍ

Č.M.	NÁZEV MÍSTNOSTI	PLOCHA m2	DRUH PODLAHY
3.01	VZDUCHOTECHNIKA	17,15	BETONOVÁ MAZANINA
3.02	SKLAD	13,87	BETONOVÁ MAZANINA
3.03	SKLAD	13,87	BETONOVÁ MAZANINA
3.04	UMÝVÁRNA	7,41	KERAMICKÁ DLAŽBA
3.05	CHODBA	16,07	BETONOVÁ MAZANINA
3.06	STROJOVNA VÝTAHU	25,92	BETONOVÁ MAZANINA
3.07	CHODBA	12,25	BETONOVÁ MAZANINA
3.08	SKLAD	9,52	BETONOVÁ MAZANINA

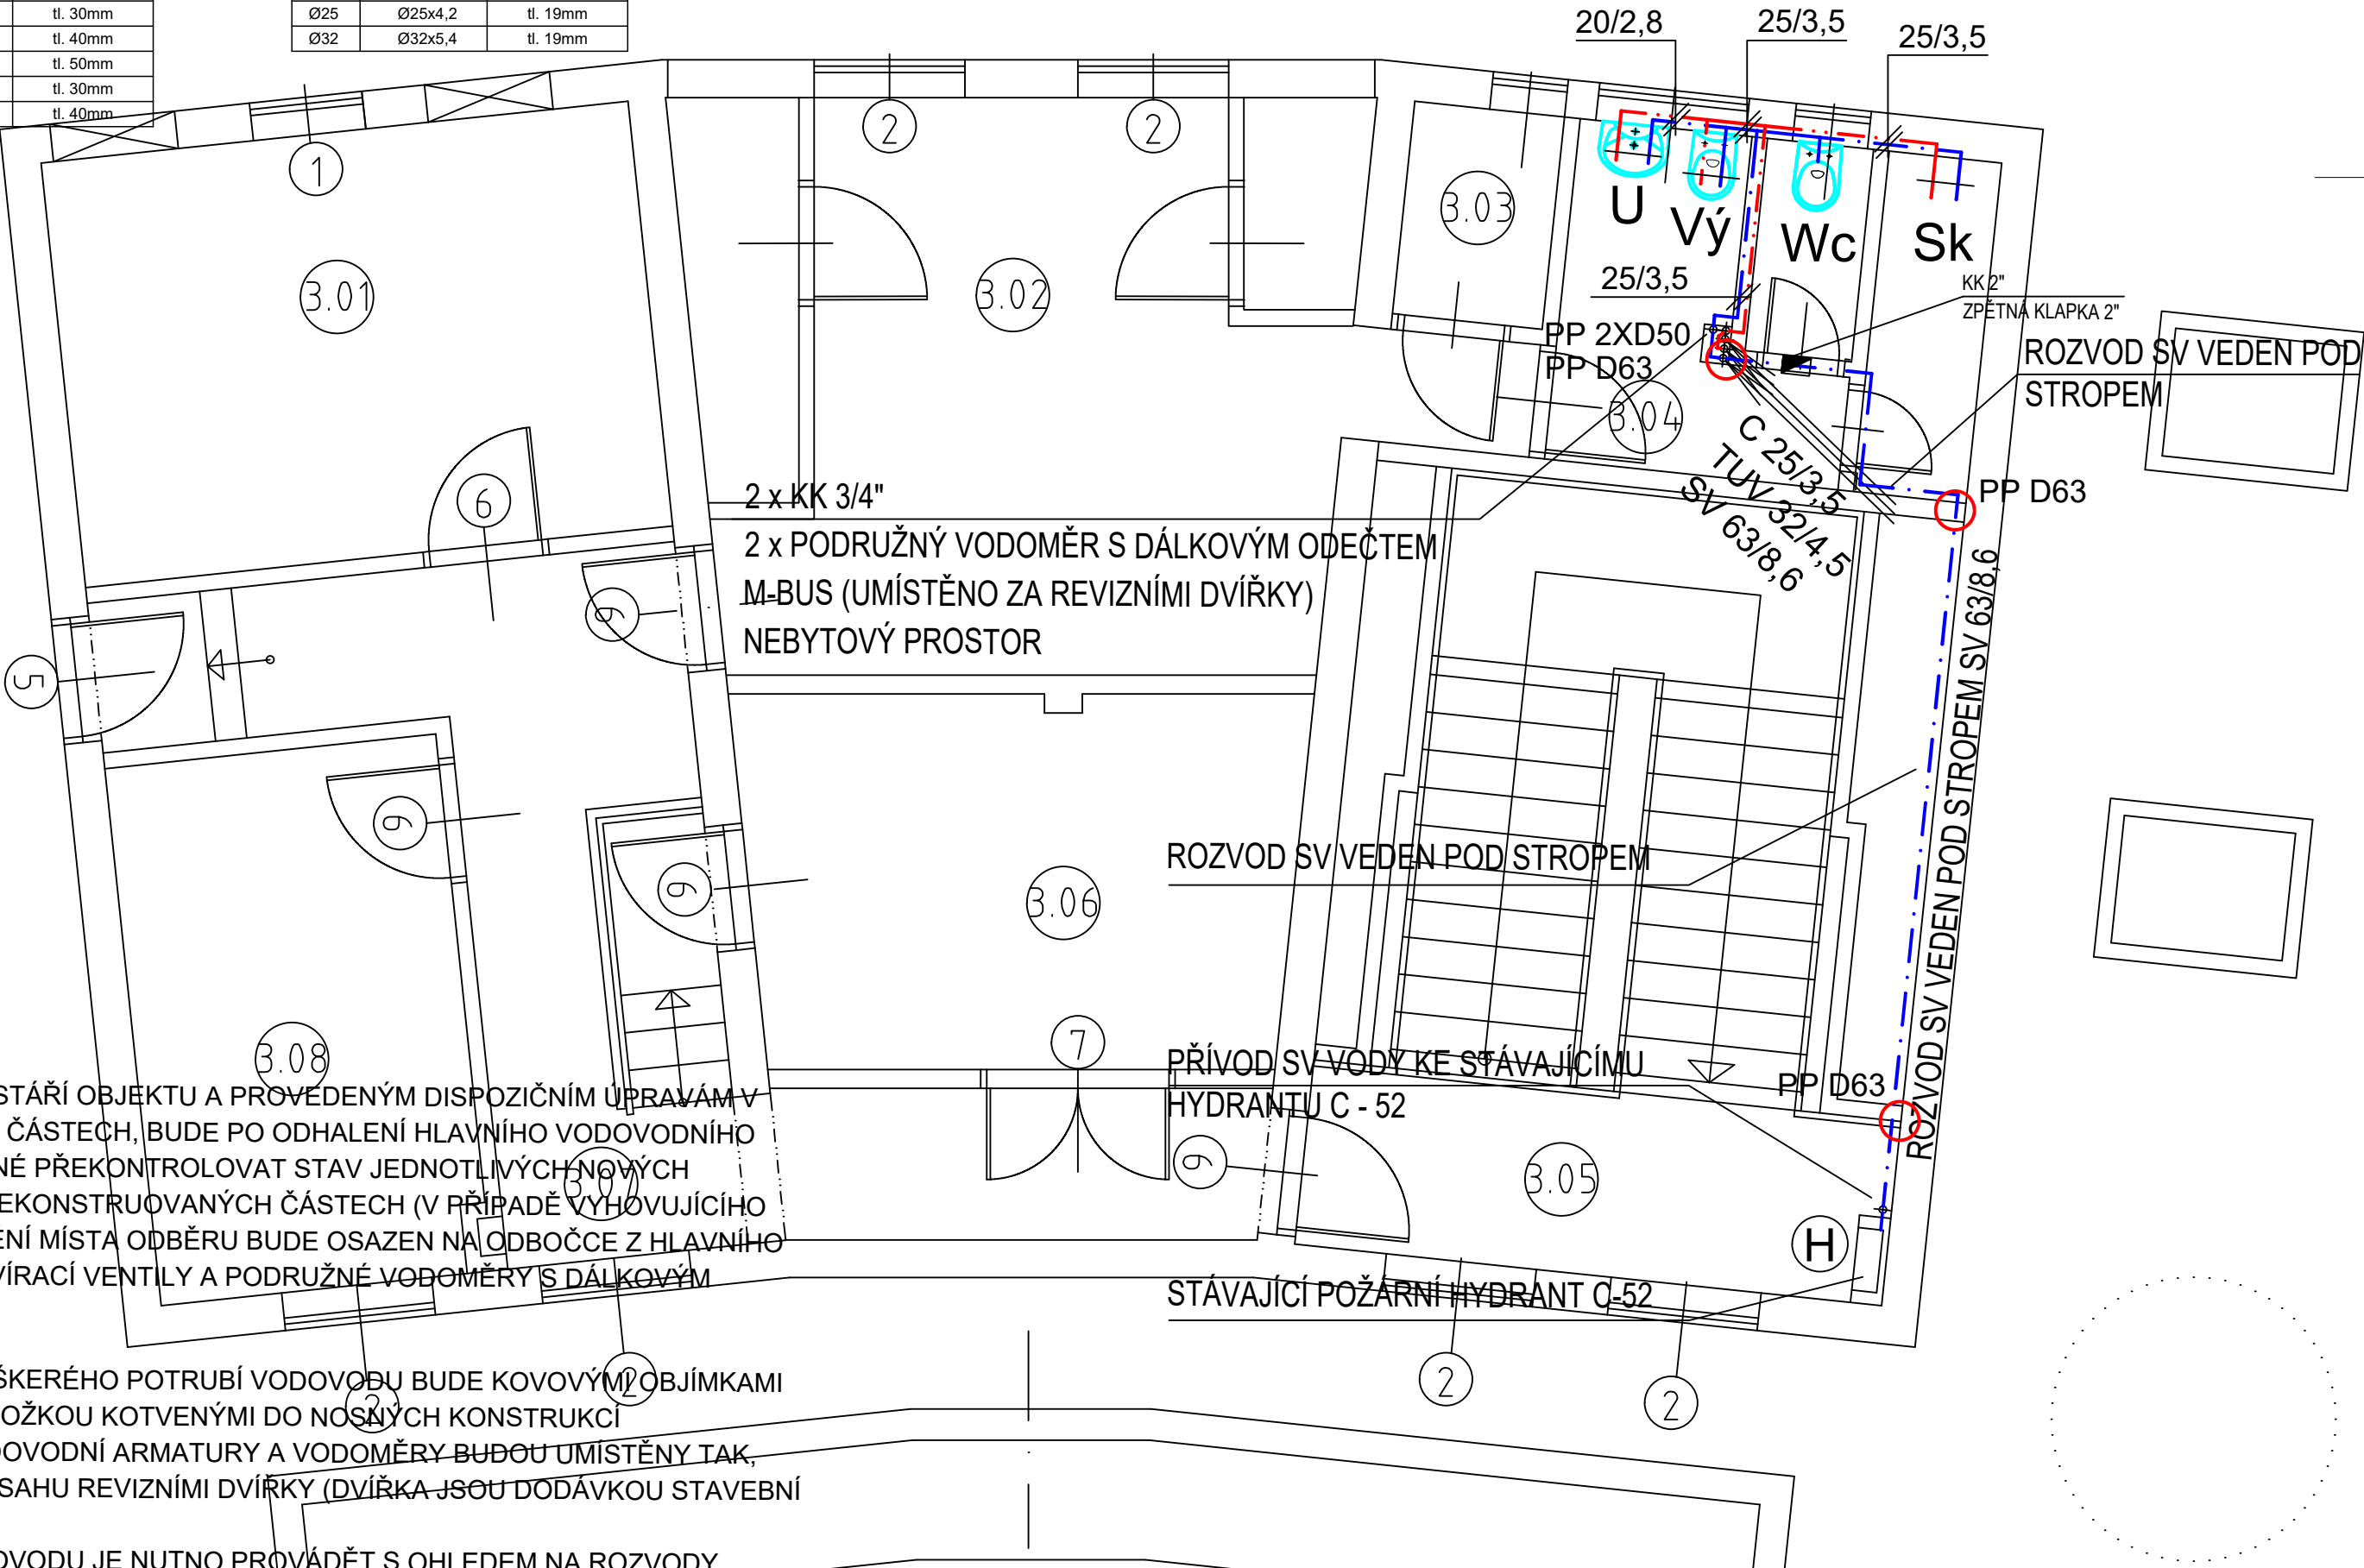

CONACT Inovativnost - Individualita - Integrita		CONACT, s.r.o., Přípotoční 1266/1, 101 00 Praha 10 IČ: 27396946, DIČ: CZ27396916 Tel: +420 252 545 396, E-mail: info@conact.cz Bankovní spojení: KB č.ú. 35 - 6166290287/0100 Společnost je zapsaná v obchodním rejstříku vedeném u Městského soudu v Praze, oddíl C, vložka 110160, ze dne 28.11.2005	
stavěbník:	MČ Praha 18 Bechyňská 639 199 00 Praha 9	vypracoval: Jakub Hendrych	
název stavby:	ŠUMPERSKÁ 652, RYCHNOVSKÁ 651 PRAHA 18	zodpovědný projektant: Milan Hendrych	
část:	ROZVOD VODY	stupeň: DpVZ	datum: 02/2017
název přílohy:	PŮDORYS ROZVODU VODY 3.NP - RYCHNOVSKÁ DOPLNĚK Č.1 02.2017	č. paré:	
		měřítka: 1:50	počet form. A4: 1 x A4
		č. přílohy: D.1.4.1-06	