


POZNÁMKY :

- v rámci opravy bytové jednotky budou demontovány všechny koncové prvky elektro-sítavající bytové rozvodnice bude demontována a nahrazena novou

PODPOH

VLÝB OD PULSTV

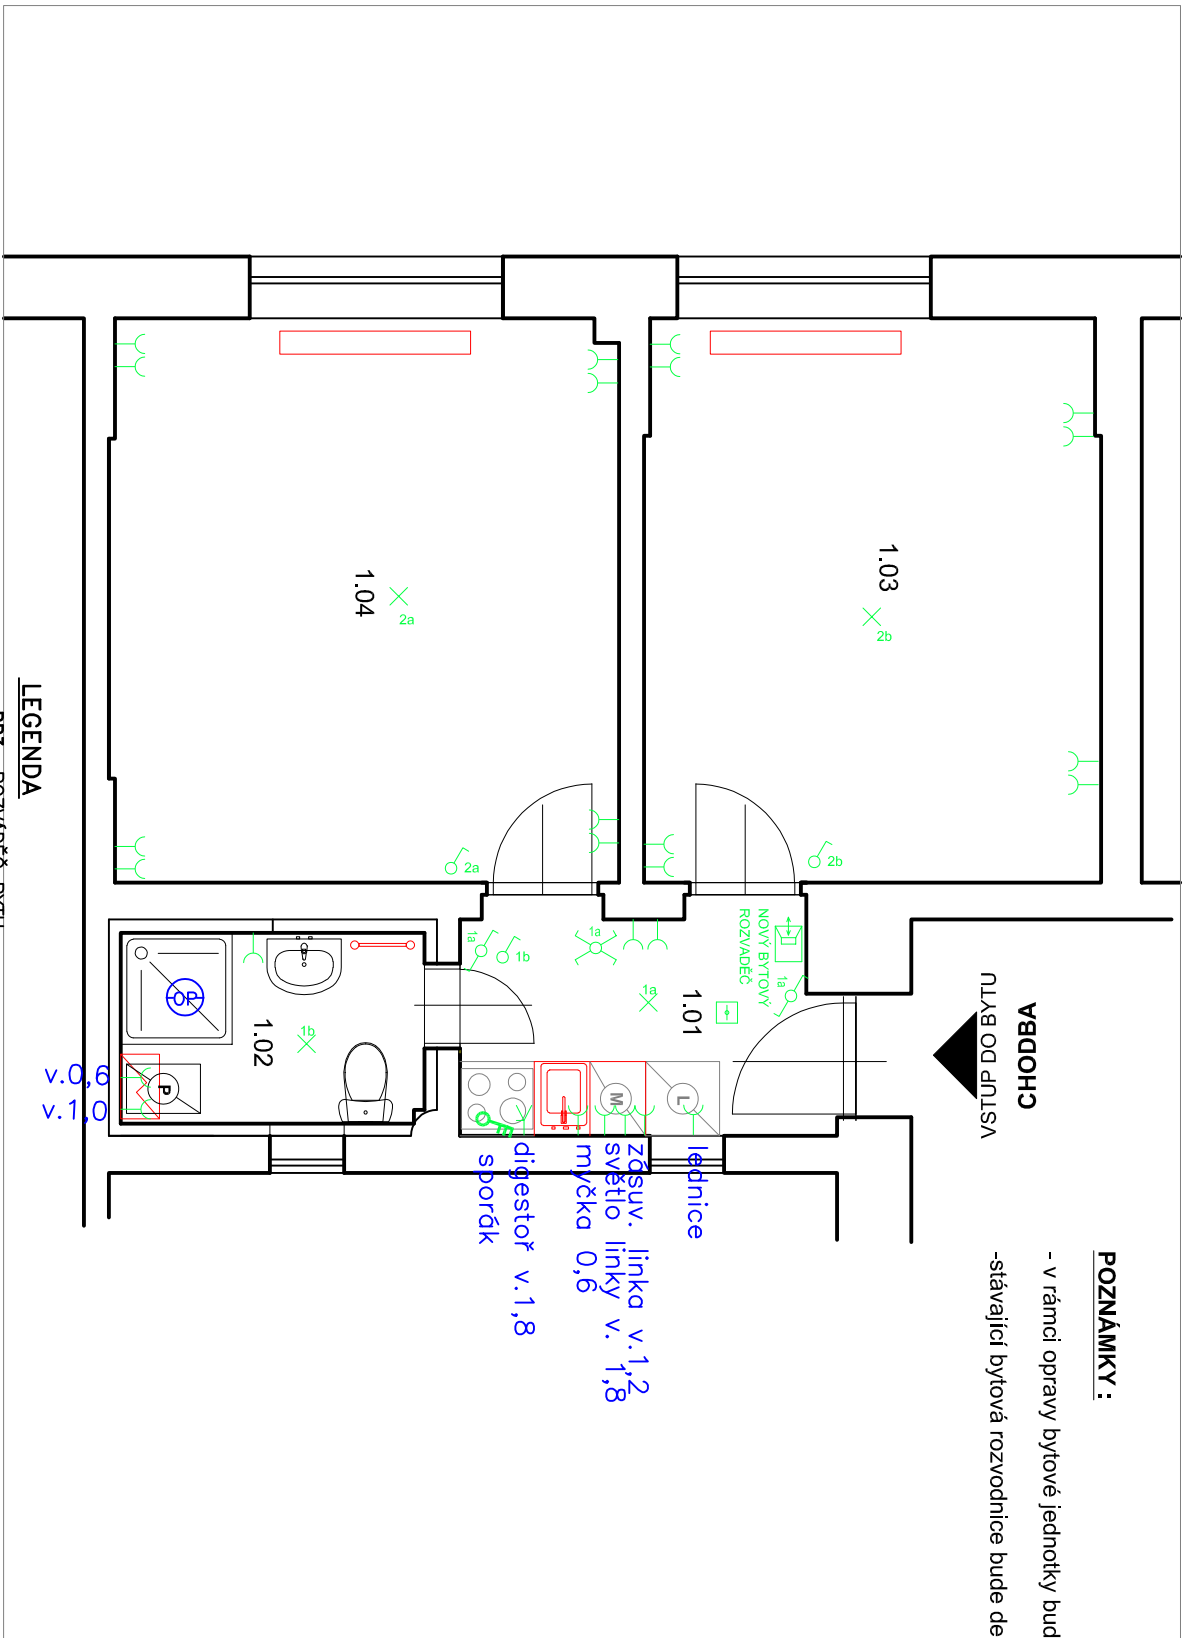

LEGENDA

RP3- ROZVADEČ BYTU

× - SVĚTELNÝ VÝVOD UKONČENÝ LUSTR. SVORKOU

δ - SPINAČ Ř.1/0 IP20

δ - SPINAČ Ř.1 IP20

δ - SPINAČ Ř.5 IP20 - SÉRIOVÝ

δ - SPINAČ Ř.6 IP20 - STRÍDAVÝ

δ - SPINAČ Ř.7 IP20 - KŘÍŽOVÝ

δ - KABELOVÝ VÝVOD (PŘÍSTROJOVÁ PŘÍPOJKA SPORÁK)

δ - 1F ZÁSUVKA IP20 JEDNODUSOBNÁ

δ - 1F ZÁSUVKA IP20 DVOUDUSOBNÁ

δ - VENTILÁTOR 20W, 230V AC

δ - S VESTAVENÝM ČASOVÝM DOBĚHEM

δ - S VESTAVENÝM ČASOVÝM DOBĚHEM

δ - S VESTAVENÝM ČASOVÝM DOBĚHEM

δ - S VESTAVENÝM ČASOVÝM DOBĚHEM

ELEKTROINSTALACE

Hlavní inženýr / Main Engineer:			
NMSEI VMS projekt s.r.o. Sídlo: 130 85 Praha 3 IČO: 00063517 DIČ: CZ00063517			
Investor / Client:			
MĚSTSKÁ ČÁST PRAHA 3 Havlíkovo náměstí 700/9 130 85 Praha 3 IČO : 00063517 DIČ : CZ00063517			
Název projektu / Project Name:			
VÝHODNĚNÍ PD NA STAVBNÍ ÚPRAVY A MODERNIZACE BYTŮ / OBJEKTECH V PRAZE 3 - II.			
Výč. 6, 7, 11, Havlíkova, č.p. 181/41, Praha 3			
Stupeň dokumentace / Project Stage:			
DPS DOKUMENTACE PRO PROVEDENÍ STAVBY			
Část / Part:			
D VÝKRESOVÁ ČÁST			
Stavění objektu / Building:			
Profesní list / Prof. part:			
ARS ARCHITEKTURNO-STAVBNÍ ŘEŠENÍ			
Kód / Code:			
010			
Zpracovatel částí / Consultant:			
NMSEI VMS projekt s.r.o. Sídlo: 130 85 Praha 3 IČO: 00063517 DIČ: CZ00063517			
Zodpovědný projektant / Engineer in Charge:			
Vladimír Matějka			
Název výkresu / Drawing Title:			
ELEKTROINSTALACE			
Kreslil / Drawn by:			
Ing. Marta Bukáčková / Vladimír Matějka			
Kontrola / Approved by:			
05/2025			
Číslo projektu / Project Number:			
2024_135			
Číslo výkresu / Drawing number:			
D.1.1-07			
Kód výkresu / Code of layout:			
00			
Kopie / Copy:			
00			

POZNÁMKA

-SPINAČE UMÍSTIT VE VÝŠCE 1,2m NAD PODLAHOU, POKUD NEJEN VÝKRESU STANOVENO JINAK
-NEJEN VÝKRESU STANOVENO JINAK
-NEJEN VÝKRESU STANOVENO JINAK
-JE ZÁSUVKA V MÍSTNOSTECH PŘÍSTUPNÝCH DĚTEM
SE MUSÍ OSADIT BEZPEČNOSTNÍMI ZATKAMI 5912-91004
ULOŽENÍ KABELŮ DLE ČSN 33 2000-5-52 ed.2
-POD OMÍTKOU - ZDĚNÉ KONSTRUKCE

ZÁKLADNÍ OCHRANA JE ZAJIŠTĚNA ZÁKLADNÍ IZOLACÍ ŽIVÝCH ČÁSTÍ NEBO PŘEPÁŽKAMI NEBO KRYTÝ OCHRANA PŘI PORUŠĚ JE ZAJIŠTĚNA OCHRANNÝM POSPOJOVÁNÍM A AUTOMATICKÝM ODPOJENÍM DOPLNKOVÁ OCHRANA JE ZAJIŠTĚNA DOPLNJÍCÍM POSPOJOVÁNÍM NEBO PROUDOVÝM CHRÁNIČEM