

LEGENDA


- RB – ROZVADĚČ BYTU
- SVĚTELNÝ VÝVOD UKONČENÝ LUSTR. SVORKOU
- SPINAČ Ř.1/0 IP20
- SPINAČ Ř.1 IP20
- SPINAČ Ř.5 IP20 – SÉRIOVÝ
- SPINAČ Ř.6 IP20 – STRÍDAVÝ
- SPINAČ Ř.7 IP20 – KŘÍŽOVÝ

- KABELOVÝ VÝVOD (PŘÍSTROJOVÁ PŘÍPOJKA SPORÁK)
- 1F ZÁSUVKA IP20 JEDNONÁSOBNÁ
- 1F ZÁSUVKA IP20 DVOUNÁSOBNÁ
- VENTILÁTOR 20W, 230V AC S VESTAVĚNÝM ČASOVÝM DOBĚHEM

POZNÁMKA

- SPINAČE UMÍSTIT VE VÝŠCE 1,2m NAD PODLAHOU, POKUD NENÍ VÝKRESU STANOVENO JINAK
- ZÁSUVKY UMÍSTIT VE VÝŠCE 0,3m NAD PODLAHOU, POKUD NENÍ VÝKRESU STANOVENO JINAK
- 1F ZÁSUVKY V MÍSTNOSTECH PŘÍSTUPNÝCH DĚTEM SE MUSÍ OSADIT BEZPEČNOSTNÍMI ZÁTKAMI 5912–91004

ULOŽENÍ KABELŮ DLE ČSN 33 2000–5–52 ed.2

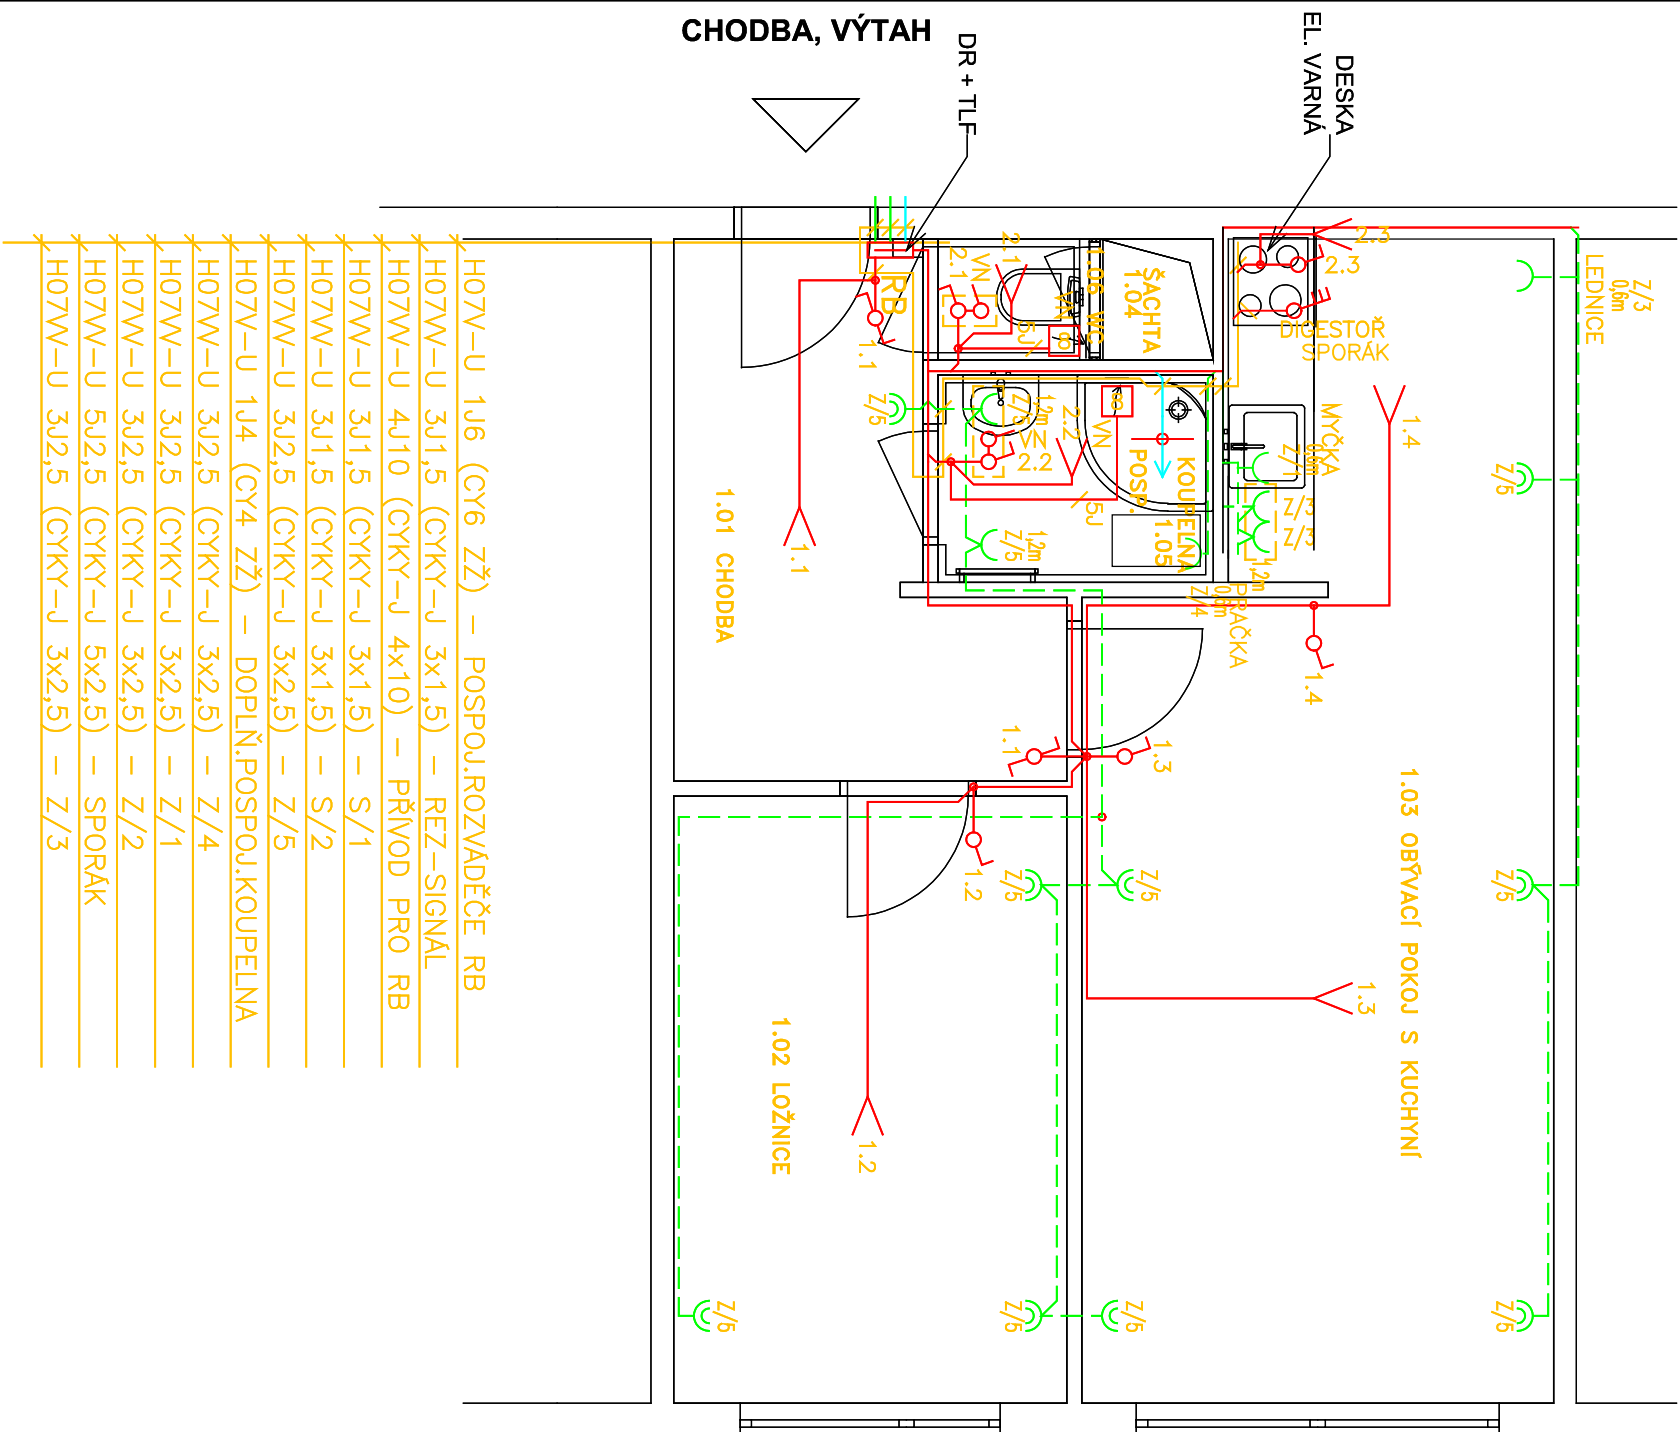

CHODBA, VÝTAH

- H07V–U 1J6 (CY6 ZŽ) – POSPOJ.ROZVADĚČE RB
- H07W–U 3J1,5 (CYKY–J 3x1,5) – REZ–SIGNAL
- H07W–U 4J10 (CYKY–J 4x10) – PŘÍVOD PRO RB
- H07W–U 3J1,5 (CYKY–J 3x1,5) – S/1
- H07W–U 3J1,5 (CYKY–J 3x1,5) – S/2
- H07W–U 3J2,5 (CYKY–J 3x2,5) – Z/5
- H07V–U 1J4 (CY4 ZŽ) – DOPLNĚN.POSPOJ.KOUPELNA
- H07W–U 3J2,5 (CYKY–J 3x2,5) – Z/4
- H07W–U 3J2,5 (CYKY–J 3x2,5) – Z/1
- H07W–U 3J2,5 (CYKY–J 3x2,5) – Z/2
- H07W–U 5J2,5 (CYKY–J 5x2,5) – SPORÁK
- H07W–U 3J2,5 (CYKY–J 3x2,5) – Z/3

Nezmešřovat ani nezvyšřovat z tohoto výkresu.
Zkontrolovat všechny rozměry přímo na stavbě, před výrobou nebo začátkem prací.
Na tento dokument se vztahují autorská práva a nesmí být rozmnořován bez souhlasu autora.

Hlavní inženýr / Main Engineer: NMSI PROJEKT VMS projekt s.r.o. Novoselská 16 100 00 Praha 10 - Vršovice Čedičská 640/30b 140 00 Praha 4 - KČC	 MĚSTSKÁ ČÁST PRAHA 3 Havlíčkovo náměstí 700/9 130 85 Praha 3 IČO : 00063517 DIČ : CZ00063517
--	--

Název projektu / Project Name: VYHOVOVENÍ PODLAHA STAVEBNÍ ÚPRAVY A MODERNIZACE BYTŮ V OBJEKTECH V PRAZE 3 - III. Byt č. 9, ul. Čestobratrská, č.p. 272/7, Praha 3	
Stupeň dokumentace / Project Stage: DPS	DOKUMENTACE PRO PROVEDENÍ STAVBY
Část / Part: D	VÝKRESOVÁ ČÁST
Stavební objekt / Building:	
Profesní díl / Prof. part: ARS	ARCHITEKTONICKO-STAVEBNÍ ŘEŠENÍ
Kód / Code: 010	
Zpracovatel částí / Consultant: NMSI PROJEKT VMS projekt s.r.o. Novoselská 16 100 00 Praha 10 - Vršovice Čedičská 640/30b 140 00 Praha 4 - KČC	Razítko / Stamp:
Zodpovědný projektant / Engineer in Charge: Vladimír Matějka	
Název výkresu / Drawing Title: ELEKTROINSTALACE PŮDORYS	
Kreslil / Drawn by: Ing. Marta Bukáčková	Kontroloval / Approved by: Vladimír Matějka
Číslo projektu / Project Number: 2024.135	Formát / Paper size: A3
Číslo výkresu / Drawing number: D.1.1-07	Označení výkresu / Drawing type: EL
Kód výkresu / Code of layout:	Kopie / Copy: