



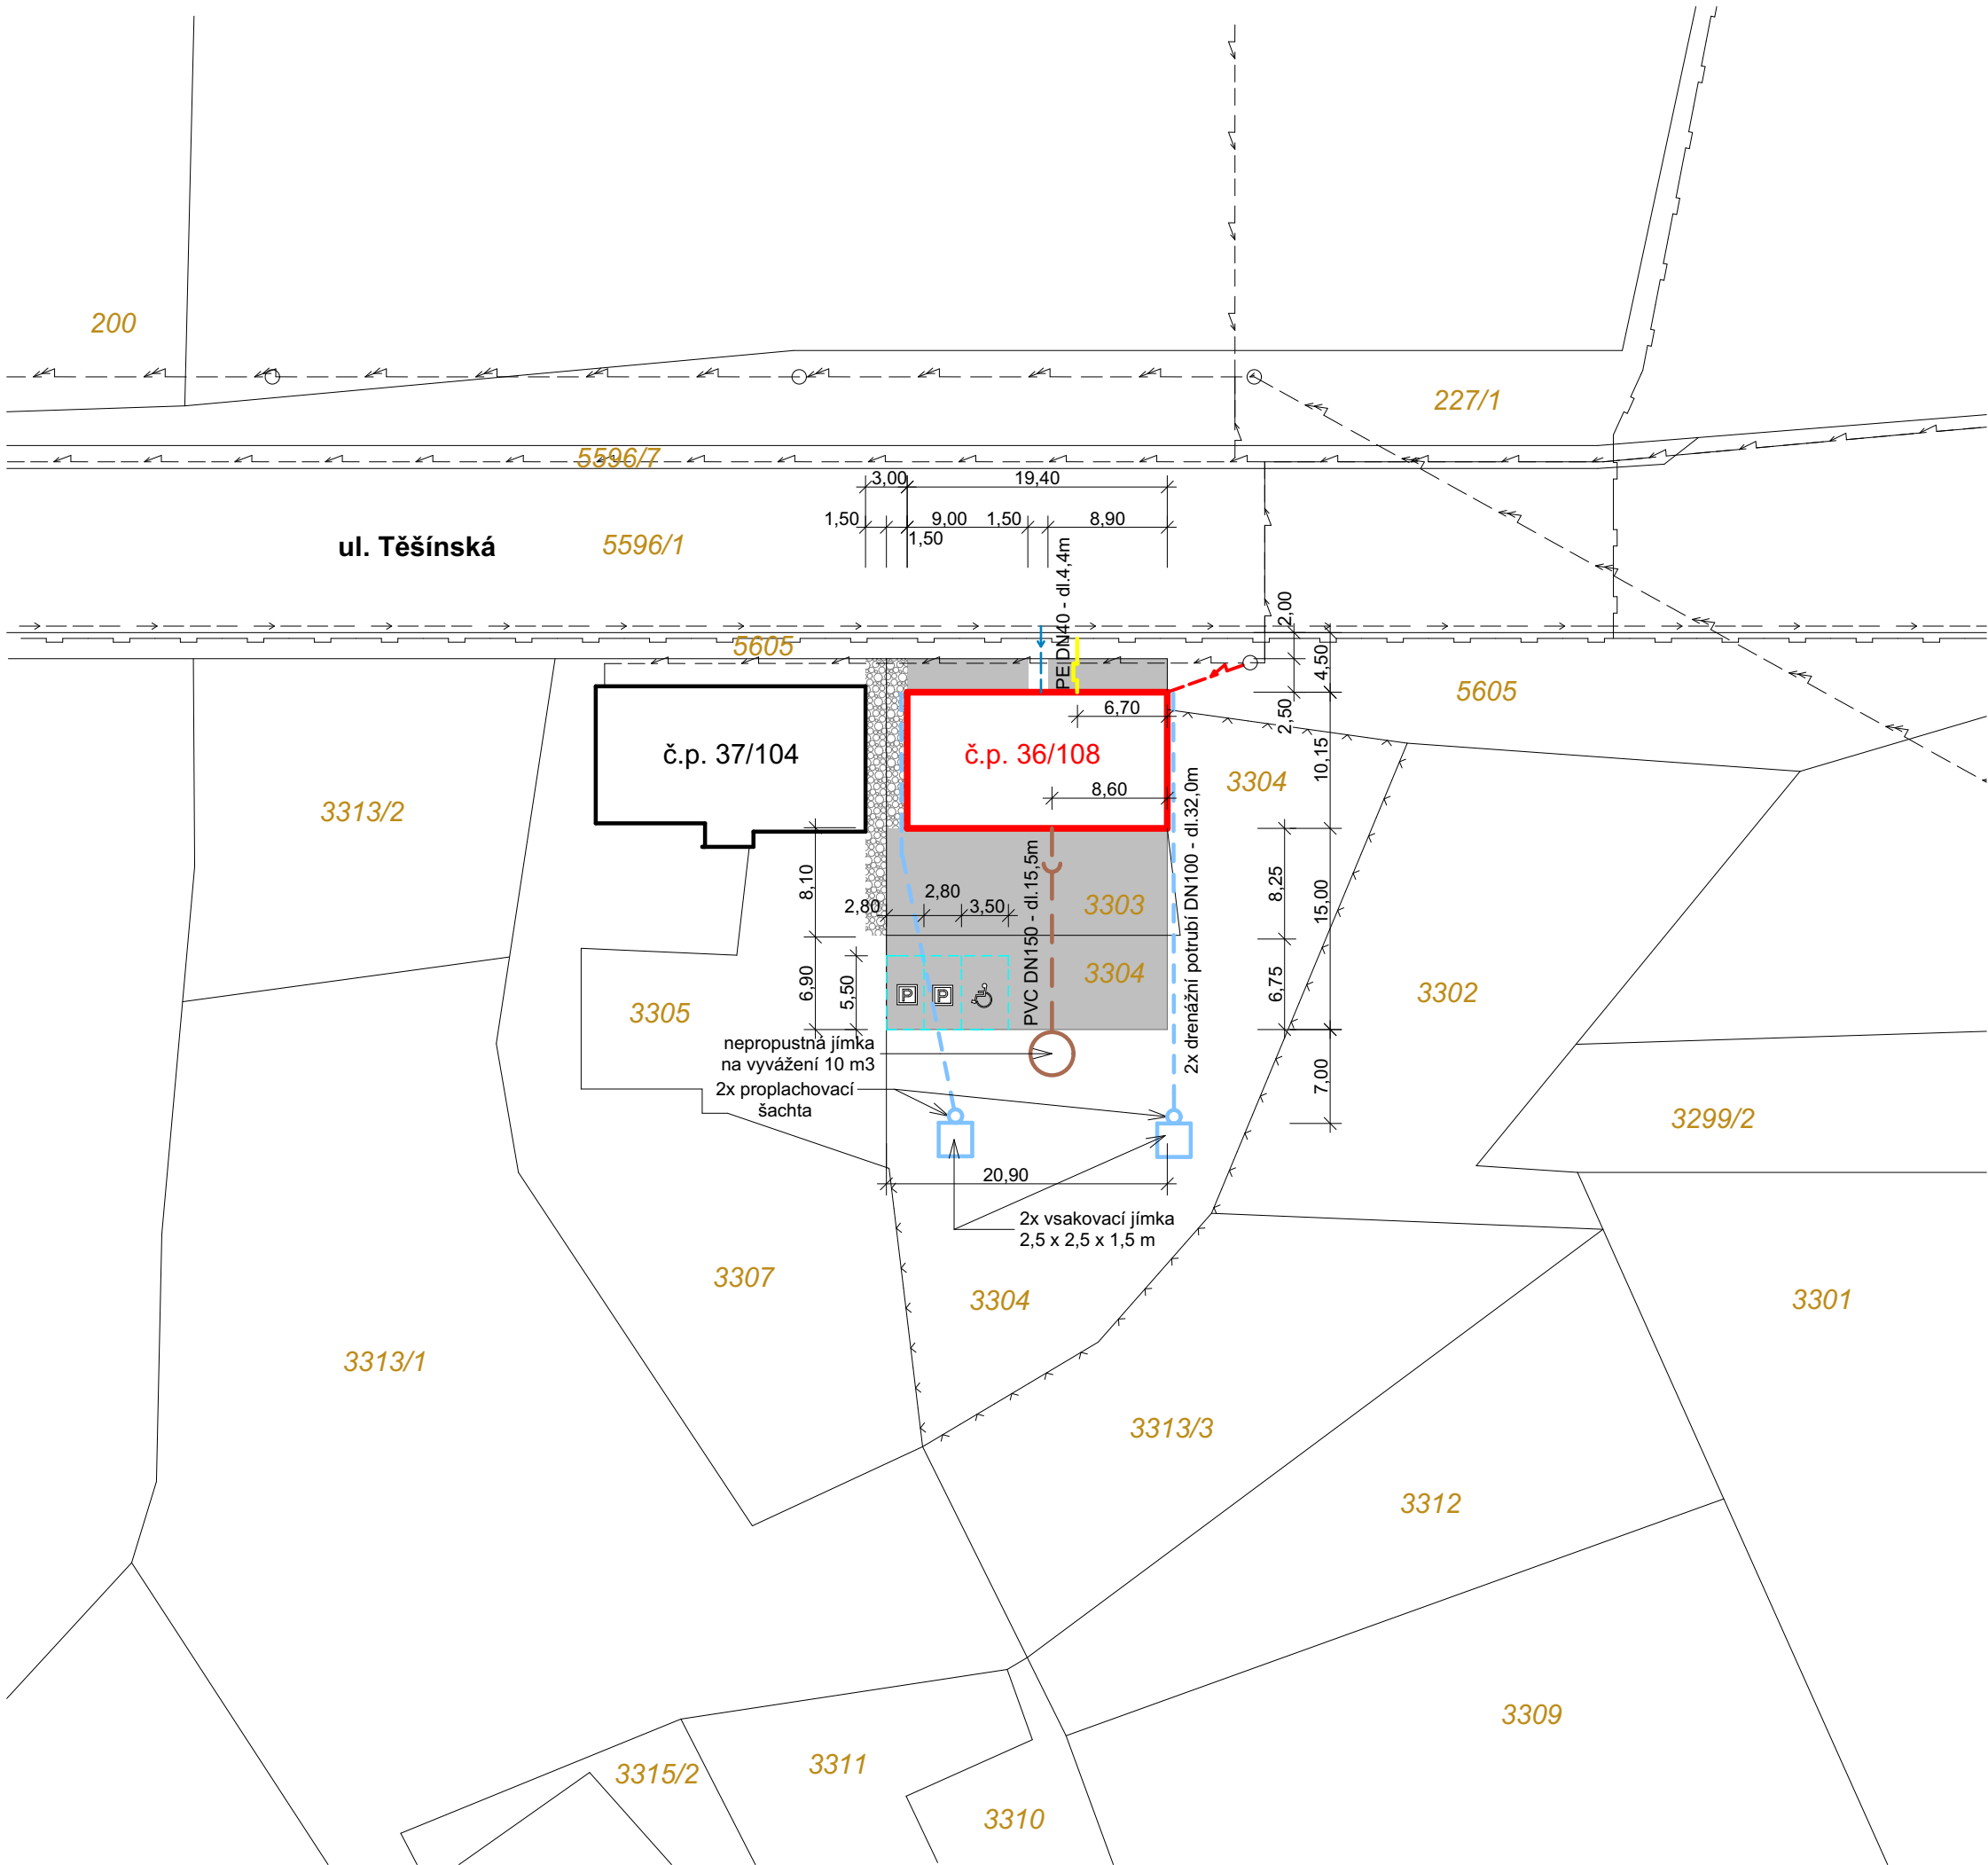

LEGENDA

- nadzemní vedení VN
- nadzemní vedení NN
- podzemní vedení NN
- stávající nadzemní přípojka NN
- vodovodní řad
- stávající přípojka vody
- NTL plynovod
- navržená NTL přípojka plynu PE DN40
- drenážní potrubí DN 100
- oplocení ze štípaného kamene výšky 180 cm
- oplocení z drátěného pletiva výšky 180 cm
- slaboproudé rozvody
- navržené zpevněné plochy
- stávající zpevněné plochy

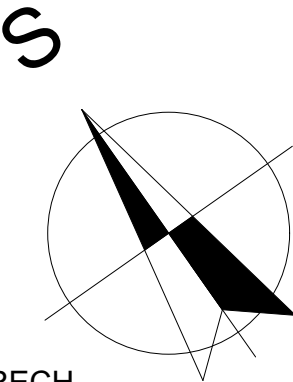

KÓTOVÁNO V METRECH

±0,000 = 244,50
Souřadný systém: JTSK
Výškový systém: BpV

ZODP. PROJEKTANT Ing.Jiří Kabelík, M.Majerové 29, Třebíč			
VYPRACOVAL Ing.Jiří Kabelík, M.Majerové 29, Třebíč			
INVESTOR ASN HAKR Brno s.r.o., Újezd u Brna			
Stavební úpravy objektu Těšínská 36/108, Ostrava			
Koordinační situace			
FORMÁT A3	DATUM 04 / 2015	STUPEŇ DSP	Č. ZAKÁZKY 05 - 2015
Č. VÝKRESU C.2		MĚŘÍTKO 1:500	