


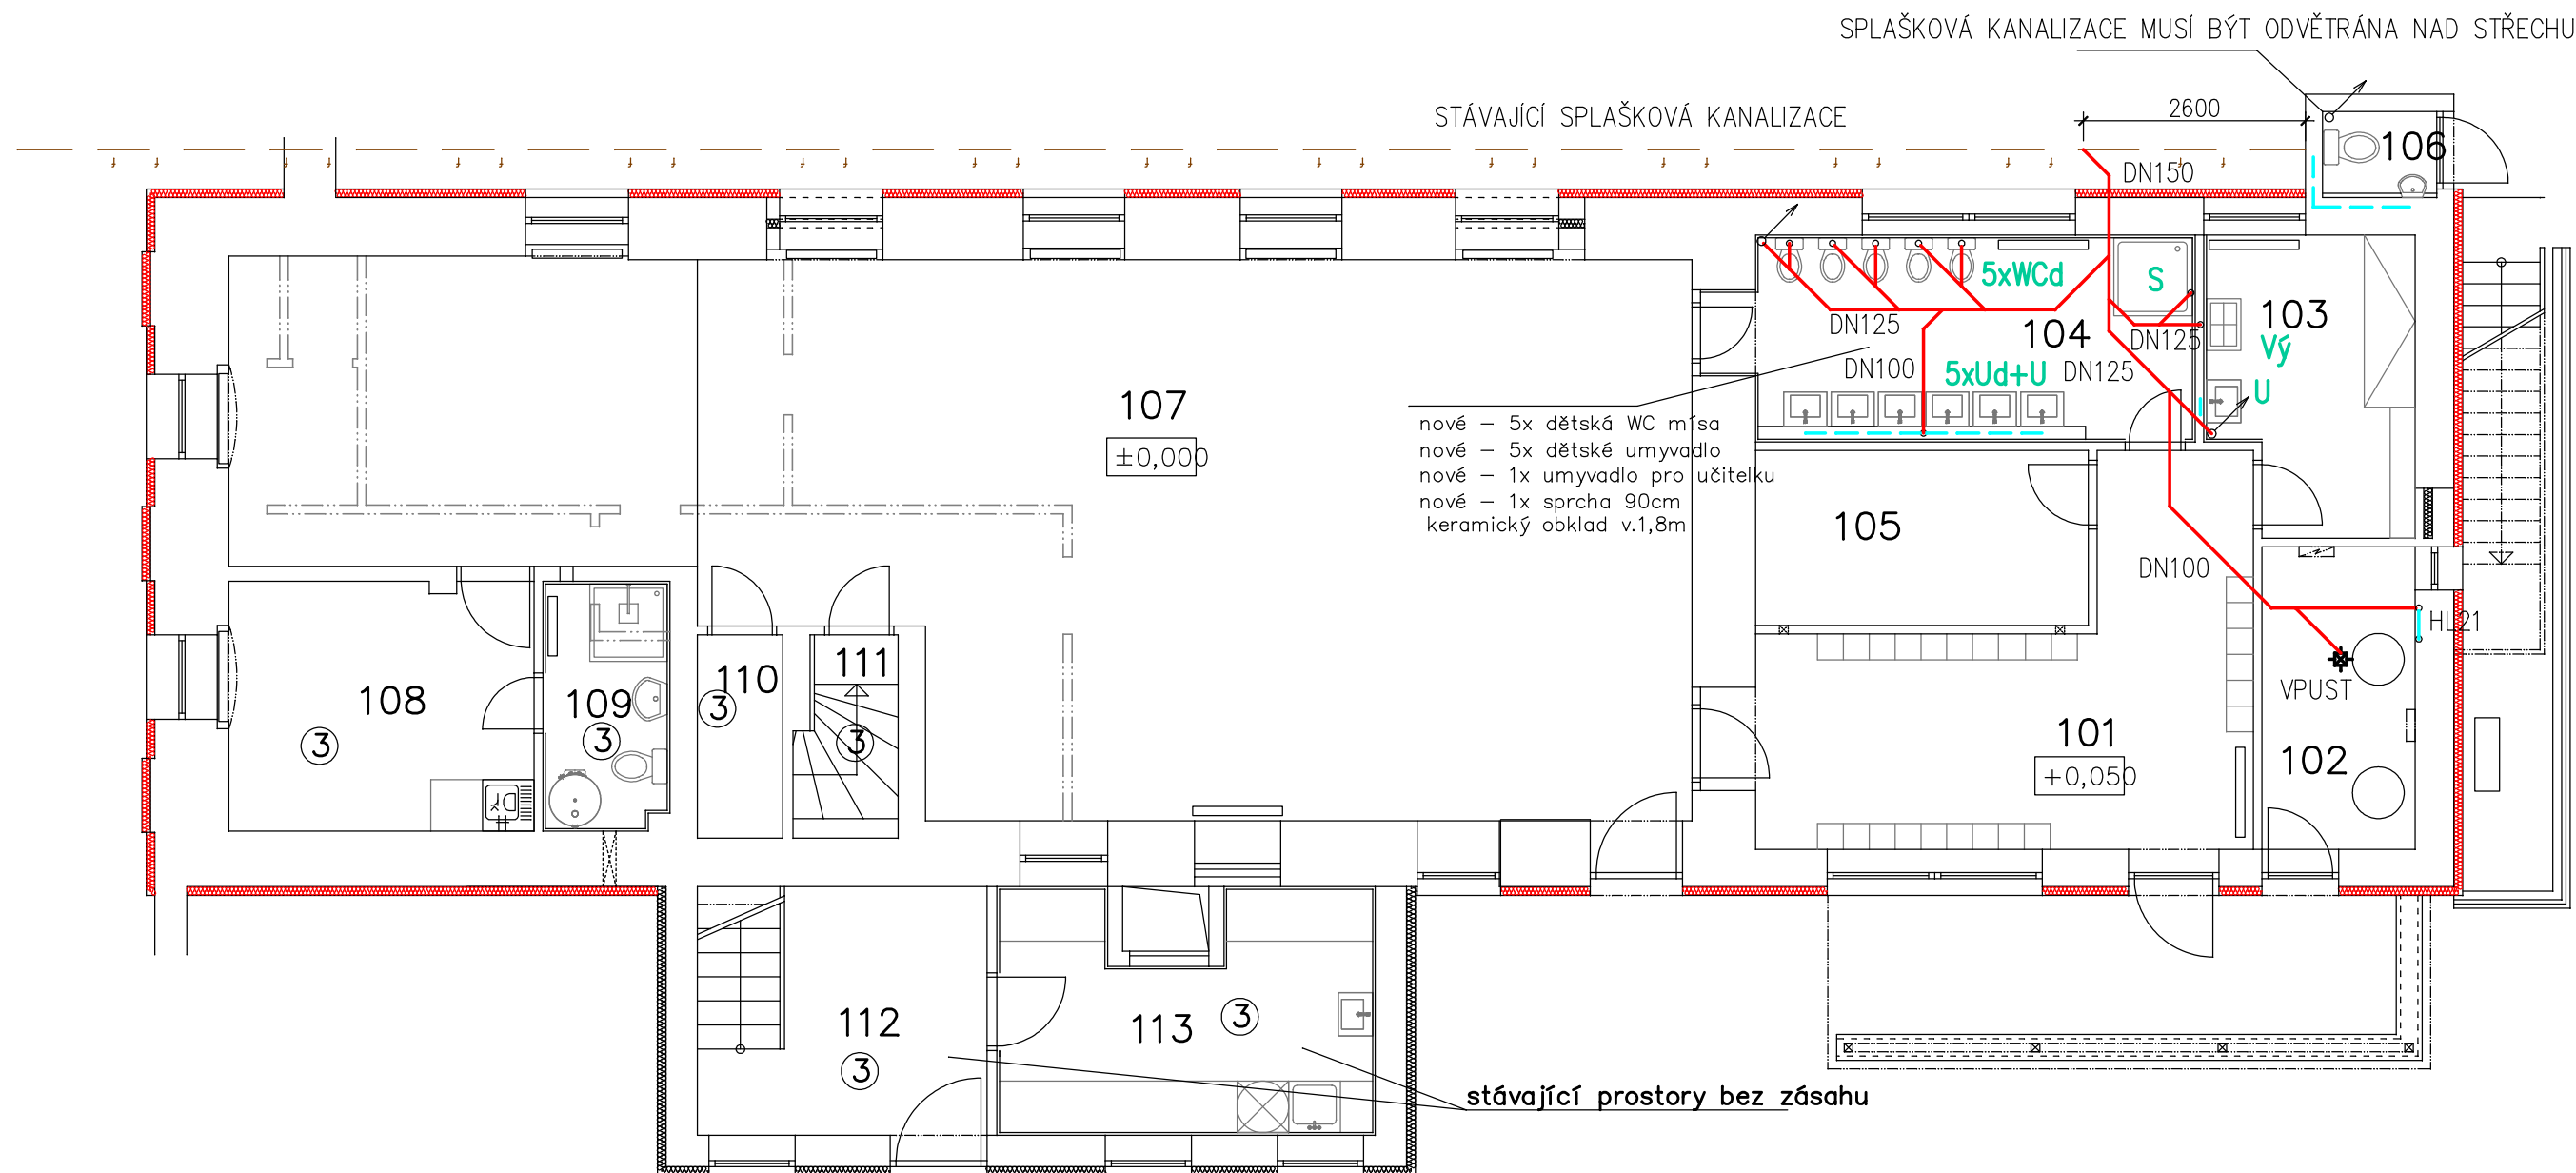

Tabulka místností:

ozn	název	plocha (m2)
101	ZÁDVEŘÍ – CHODBA	18,2
102	TECHNICKÁ MÍSTNOST	6,3
103	ÚKLIDOVÁ MÍSTNOST	7,9
104	SOCIÁLNÍ ZÁZEMÍ – DĚTI	12,2
105	SKLAD POVLEČENÍ	7,7
106	VENKOVNÍ WC	1,3
107	DENNÍ MÍSTNOST	88,8
108	DENNÍ MÍSTNOST UČITELE	10,3
109	SOCIÁLNÍ ZÁZEMÍ UČITELE	4,2
110	SKLAD	2,3
111	SCHODIŠTĚ DO SKLEPA	2,7
112	VSTUP DO MŠ V PODKROVÍ	9,7
113	VÝDEJ JÍDLA	11,3

Při realizaci stavby dodržet veškeré podmínky stanovené v PBŘS !!!

při provádění stavby dodržet veškeré technologické postupy dané výrobcem použitého materiálu

③ místnost 108÷113 bez zásahu

SPLAŠKOVÁ KANALIZACE–LEŽATÁ

SPLAŠKOVÁ KANALIZACE–PŘIPOJOVACÍ POTRUBÍ

110

KANALIZAČNÍ STOUPAČKY ZAZÁTKOVÁNY 2m NAD PODLAHOU
0,5 m NAD PODLAHOU ČISTÍCÍ TVAROVKA

INVESTOR: Obec Ohrobec, V Dolích 5 , Ohrobec, 252 45	ING. Květa Muzikářová Břežany II/192, 282 01 Český Brod kvmuzikarova@seznam.cz IČO 696 32 456 606 964 348	
STUPEŇ: společná dokumentace pro územní rozhodnutí a stavební povolení		
AKCE: Přestavba objektu č.p.6 na MŠ - Ohrobec - II.etapa parc.č.15/1, 10/1, 501/1 k.ú. Ohrobec D 1.4. - zdravotně technické instalace	DATUM: 11.2013	ZAK. ČÍSLO
	FORMÁT: 2 A4	MĚŘÍTKO : 1:80
PŘÍLOHA: půdorys 1.np - kanalizace	ČÍSLO: 3	PARÉ: