


PŮDORYS 1. NADZEMNÍHO PODLAŽÍ

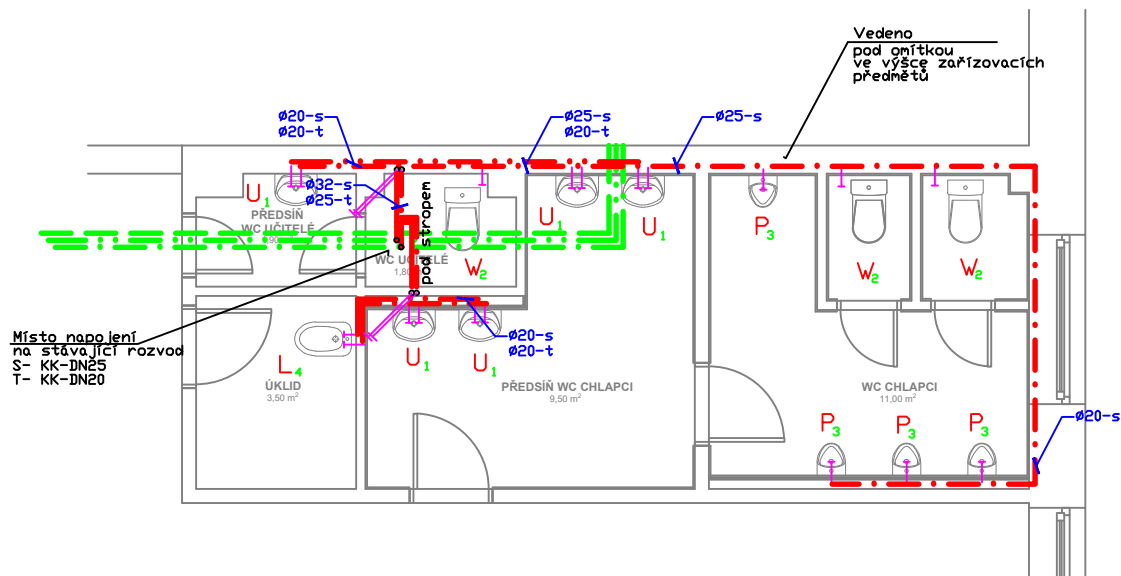

LEGENDA

— . — . — . — .	Studená voda (PWC)	PPr PN 20 + izolace Mirelon návrková tl.13 mm
— . . . — . . .	Teplá voda (PWH)	PPr STABI PN 20 + izolace Mirelon návrková tl.25 mm
— — — — — —	Cirkulace (PWH-C)	PPr STABI PN 20 + izolace Mirelon návrková tl.25 mm

SEZNAM ZAŘIZOVACÍCH PŘEDMĚTŮ:

W - KLOZETOVÁ MÍSA
U - UMYVADLO
P - PISOAR
L - VÝLEVKA
S - SPRCHA

LEGENDA

- přívod studené a teplé vody
páková baterie nástěnná
- 2x rohový vantil 3/8"
- přívod studené vody
rohový vantil 3/8"
- přívod studené vody
pisoarový ventil - senzor
přívod studené a teplé vody
páková baterie nástěnná - výlevka
rozteč - 150 mm
- přívod studené a teplé vody
sprochová páková baterie

LEGENDA POPISŮ:

WK	VYPOUŠTĚČ KULOVÝ KOHOUT SE SÁČEM, KULOVÝ, G 1/2", PN 10
KK	KULOVÝ KOHOUT, PLNOPRŮTOKOVÝ, ZÁVITOVÝ, S UPRÁVENOU PLOCHOU VNITŘNÍ KOULE PROTI ZANÁŠENÍ USAZENINÁM, PN 35
P1	POŽÁRNĚ OCHRANNÝ TMEL PROMAT, PROMASEAL GAMA (E1 30)
P2	POŽÁRNĚ OCHRANNÁ MANŽETA PROMAT, PROMASTOP (E1 60)

Odpovědný proj.	Podpis	Projektant	Podpis	PROJEKTOVÁ KANCELÁŘ PARDUBICE Bacháčkova 1629, Pardubice 530 02 tel. 777 902 157	
Němcová Libuše		Němec René			
Investor	GYMNÁZIUM A SOŠ PŘELOUČ			Číslo zakázky	Č. kopie
Místo	Přelouč				
Kraj	PARDUBICKÝ KRAJ				
Akce	GYMNÁZIUM A SOŠ PŘELOUČ - REKONSTRUKCE SOC. ZAŘÍZENÍ			Stupeň: DPS	
				Formát: 2A4	
				Datum: 10/2018	
				Měřítko: 1:50	
Obsah	PŮDORYS ROZVODU - 1.NP - ROZVOD VODY WC CHLAPCI -			Část	Č. výkresu
				D1.4.1.	02