


PŮDORYS 1. NADZEMNÍHO PODLAŽÍ

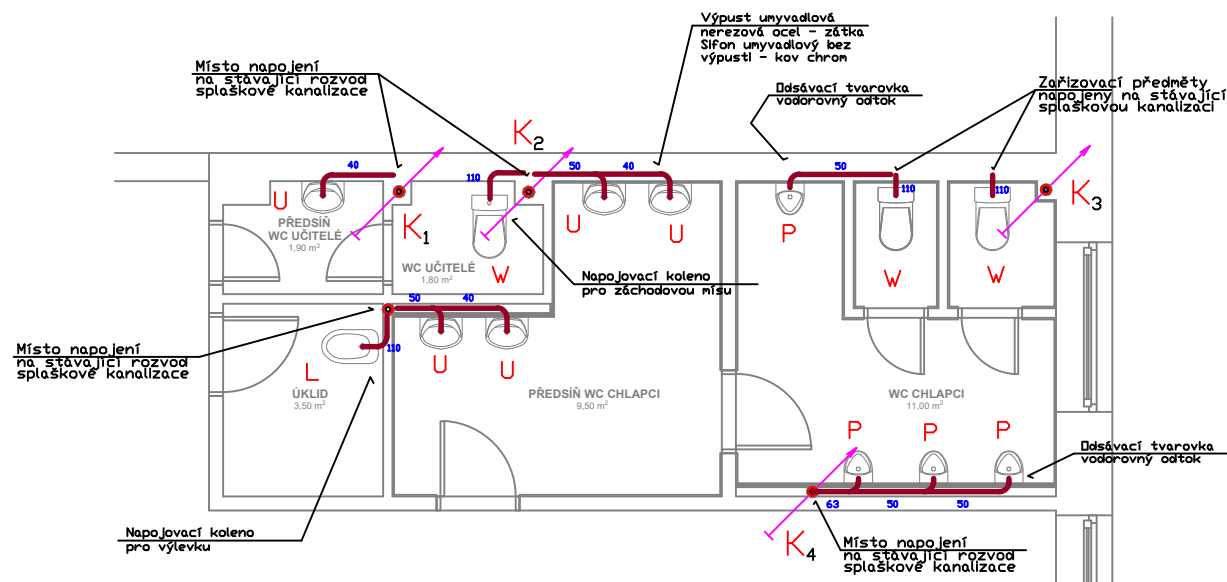

SEZNAM ZAŘÍZOVACÍCH PŘEDMĚTŮ:

W - KLOZETOVÁ MÍSA
U - UMYVADLO
P - PISOAR
L - VÝLEVKA
S - SPRCHA

- K 1** ODPADNÍ POTRUBÍ
- ODPADNÍ POTRUBÍ A TVAROVKY - SPLAŠKOVÁ KANALIZACE KG - SYSTÉM - 2%
- ODPADNÍ POTRUBÍ A TVAROVKY - SPLAŠKOVÁ KANALIZACE HT - SYSTÉM - 2%

LEGENDA POPISŮ:

P1 POŽÁRNĚ OCHRANNÝ TMEL PROMAT, PROMASEAL GAMA (EJ 30)
P2 POŽÁRNĚ OCHRANNÁ MANŽETA PROMAT, PROMASTOP (EJ 60)

Odpovědný proj.	Podpis	Projektant	Podpis	PROJEKTOVÁ KANCELÁŘ PARDUBICE Bachůčkova 1629, Pardubice 530 02 tel. 777 902 157	
Němcová Libuše		Němec René			
Investor	GYMNÁZIUM A SOŠ PŘELOUČ			Číslo zakázky	Č. kopie
Místo	Přelouč			Stupeň: DPS	
Kraj	PARDUBICKÝ KRAJ			Formát: 2A4	
Akce	GYMNÁZIUM A SOŠ PŘELOUČ - REKONSTRUKCE SOC. ZAŘÍZENÍ			Datum: 10/2018	
Obsah				Měřítko: 1 : 50	
				Část	
PŮDORYS ROZVODU - 1.NP - KANALIZACE WC CHLAPCÍ -				D1.4.1.	Č. výkresu 04