

PŮDORYS 2. NADZEMNÍHO PODLAŽÍ

LEGENDA


—	Studená voda (PWC)	PPr PN 20 + izolace Mirelon návleková tl.13 mm
—	Teplá voda (PWH)	PPr STABI PN 20 + izolace Mirelon návleková tl.25 mm
— — — — —	Cirkulace (PWH-C)	PPr STABI PN 20 + izolace Mirelon návleková tl.25 mm

SEZNAM ZAŘIZOVACÍCH PŘEDMĚTŮ:

W - KLOZETOVÁ MÍSA
U - UMYVADLO
P - PÍSDAR
L - VÝLEVKA
S - SPRCHA

LEGENDA

- 1 přívod studené a teplé vody páková baterie nástěnná
- 2x rohový ventil 3/8"
- 3 přívod studené vody pisoárový ventil - senzor
- 4 přívod studené a teplé vody páková baterie nástěnná - výlevka rozteč - 150 mm
- 5 přívod studené a teplé vody sprochová páková baterie

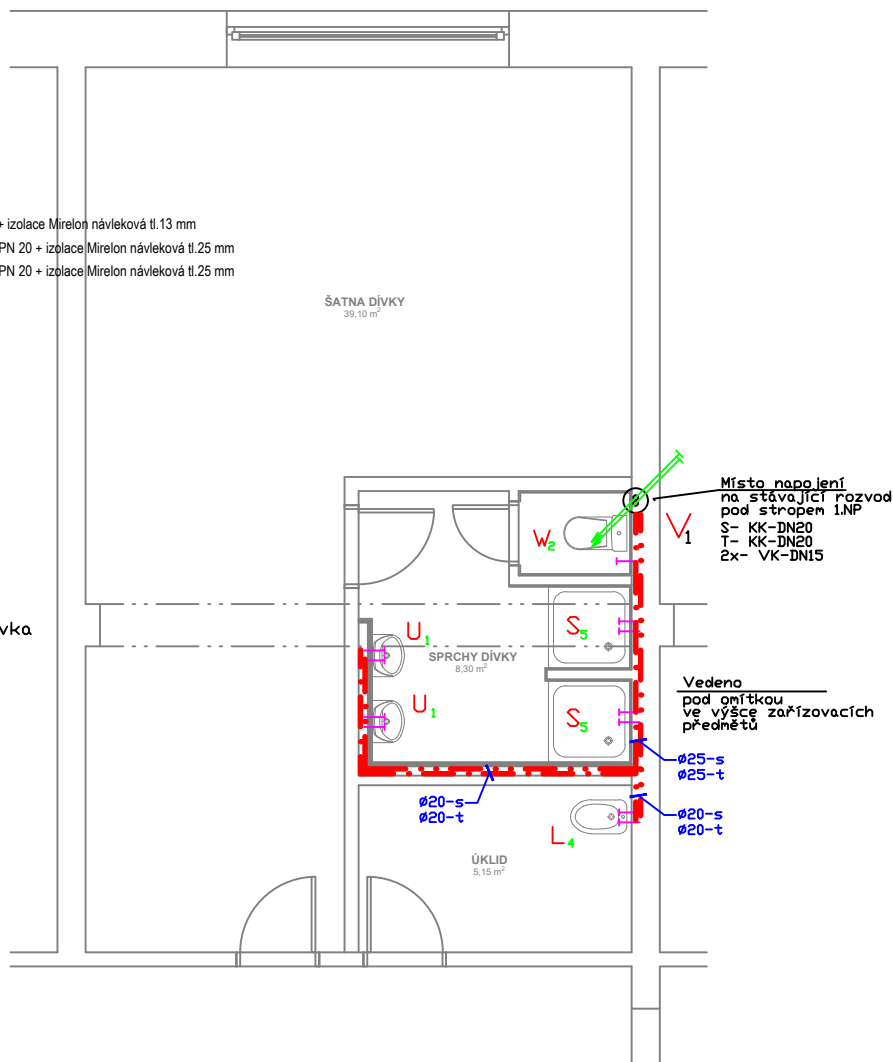

LEGENDA POPISŮ:

WK	VYPOUŠTĚCÍ KULOVÝ KOHOUT SE SÁČEM, KULOVÝ, G 1/2", PN 10
KK	KULOVÝ KOHOUT, PLNOPRŮTOKOVÝ, ZÁVITOVÝ, S UPRAVENOU PLOCHOU VNITŘNÍ KOULE PROTI ZANÁŠENÍ USAZENINÁM, PN 35
P1	POŽÁRNĚ OCHRANNÝ TMEL PROMAT, PROMASEAL GAMA (E1 30)
P2	POŽÁRNĚ OCHRANNÁ MANŽETA PROMAT, PROMASTOP (E1 60)

Odpovědný proj.	Podpis	Projektant	Podpis	PROJEKTOVÁ KANCELÁŘ PARDUBICE Bochůčkova 1629, Pardubice 530 02 tel. 777 902 157	
Němcová Libuše		Němec René			
Investor	GYMNÁZIUM A SOŠ PŘELOUČ			Číslo zakázky	Č. kopie
Místo	Přelouč			Stupeň: DPS	
Kraj	PARDUBICKÝ KRAJ			Formát: 2A4	
Akce	GYMNÁZIUM A SOŠ PŘELOUČ - REKONSTRUKCE SOC. ZAŘÍZENÍ			Datum: 10/2018	
				Měřítko: 1 : 50	
Obsah	PŮDORYS ROZVODU - 2.NP - ROZVOD VODY SPRCHY DÍVKY -			Část	Č. výkresu
				D1.4.1.	06