


PŮDORYS 1. NADZEMNÍHO PODLAŽÍ

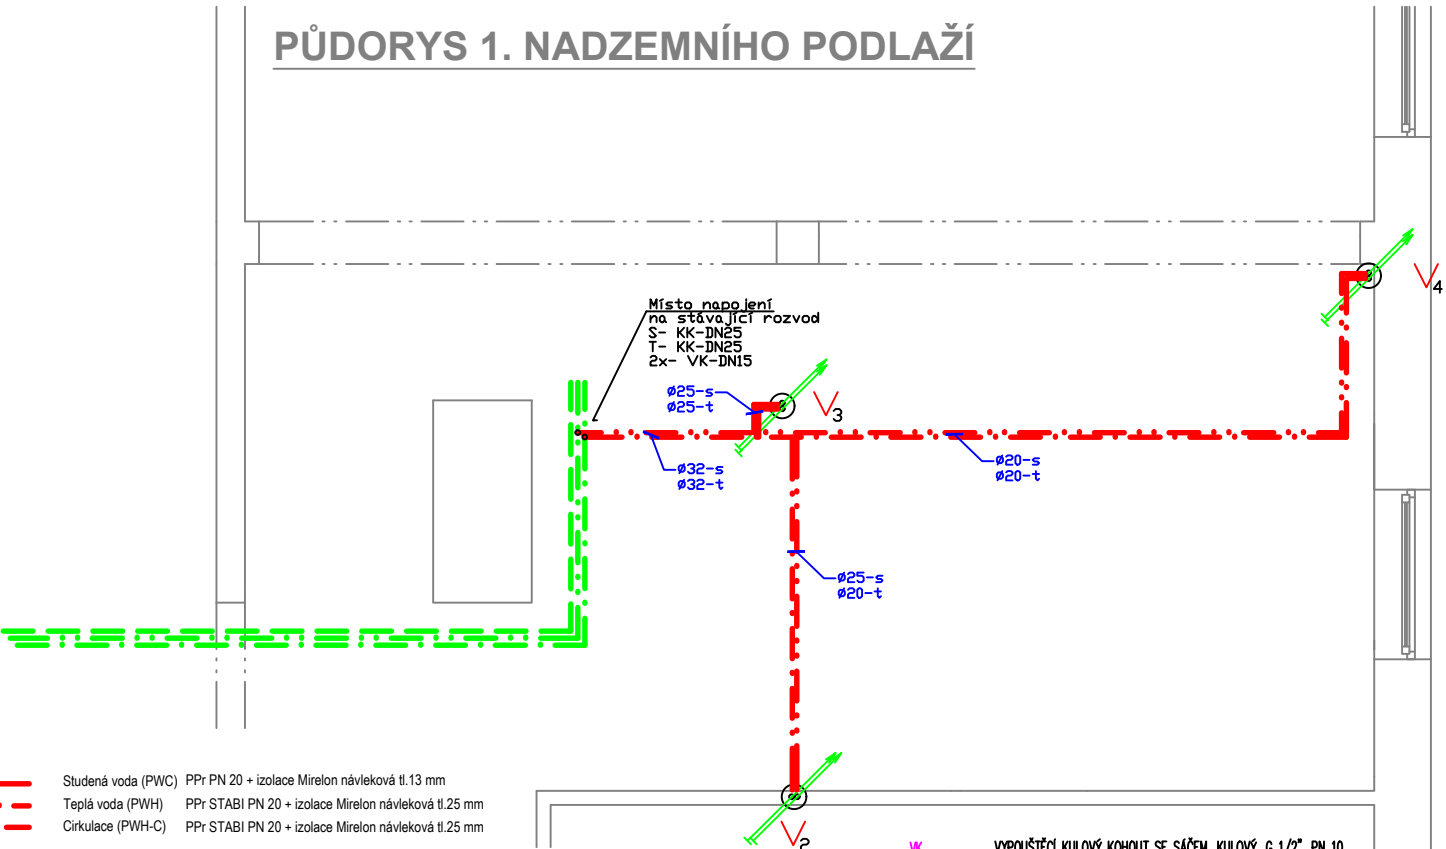

LEGENDA

—	Studená voda (PWC)	PPr PN 20 + izolace Mirelon návrková tl.13 mm
—	Teplá voda (PWH)	PPr STABI PN 20 + izolace Mirelon návrková tl.25 mm
—	Cirkulace (PWH-C)	PPr STABI PN 20 + izolace Mirelon návrková tl.25 mm

SEZNAM ZAŘIZOVACÍCH PŘEDMĚTŮ:

- W - KLOZETOVÁ MÍSA
- U - UMYVADLO
- P - PISOAR
- L - VÝLEVKA
- S - SPRCHA

LEGENDA

- přívod studené a teplé vody
páková baterie nástěnná
2x rohový ventil 3/8"
- přívod studené vody
rohový ventil 3/8"
- přívod studené vody
písařový ventil - senzor
- přívod studené a teplé vody
páková baterie nástěnná - výlevka
rozteč - 150 mm
- přívod studené a teplé vody
sprachová páková baterie

- VK VYPOUŠTĚCÍ KULOVÝ KOHOUT SE SÁČEM, KULOVÝ, G 1/2", PN 10
- KK KULOVÝ KOHOUT, PLNOPRŮTOKOVÝ, ZÁVITOVÝ, S UPRAVENOU PLOCHOU VNITŘNÍ KOULE PROTI ZANÁŠENÍM, PN 35
- P1 POŽÁRNĚ OCHRANNÝ TMEL PROMAT, PROMASEAL GAMA (EI 30)
- P2 POŽÁRNĚ OCHRANNÁ MANŽETA PROMAT, PROMASTOP (EI 60)

Odpovědný proj.	Podpis	Projektant	Podpis	PROJEKTOVÁ KANCELÁŘ PARDUBICE Bachůčkova 1629, Pardubice 530 02 tel. 777 902 157	
Němcová Libuše		Němec René			
Investor	GYMNÁZIUM A SOŠ PŘELOUČ			Číslo zakázky	Č. kopie
Místo	Přelouč				
Kraj	PARDUBICKÝ KRAJ				
Akce	GYMNÁZIUM A SOŠ PŘELOUČ - REKONSTRUKCE SOC. ZAŘÍZENÍ				
Obsah	PŮDORYS ROZVODU - 1.NP - ROZVOD VODY WC DÍVKY, SPRCHA CHLAPCI -			Stupeň: DPS	
				Formát: 2A4	
		Datum: 10/2018			
		Měřítko: 1 : 50			
		Část		Č. výkresu	
		D1.4.1.		10	