

PŮDORYS 2. NADZEMNÍHO PODLAŽÍ

LEGENDA


— · — · — · —	Studená voda (PWC)	PPr PN 20 + izolace Mirelon návrková tl.13 mm
— · · · — · · · —	Teplá voda (PWH)	PPr STABI PN 20 + izolace Mirelon návrková tl.25 mm
— — — — —	Cirkulace (PWH-C)	PPr STABI PN 20 + izolace Mirelon návrková tl.25 mm

SEZNAM ZAŘÍZOVACÍCH PŘEDMĚTŮ:

W - KLOZETOVÁ MÍSA
U - UMYVADLO
P - PISOAR
L - VÝLEVKA
S - SPRCHA

LEGENDA

- přívod studené a teplé vody
páková baterie nástěnná
2x rohový ventil 3/8"
- přívod studené vody
rohový ventil 3/8"
- přívod studené vody
písařový ventil - senzor
- přívod studené a teplé vody
páková baterie nástěnná - výlevka
rozteč - 150 mm
- přívod studené a teplé vody
sprachová páková baterie

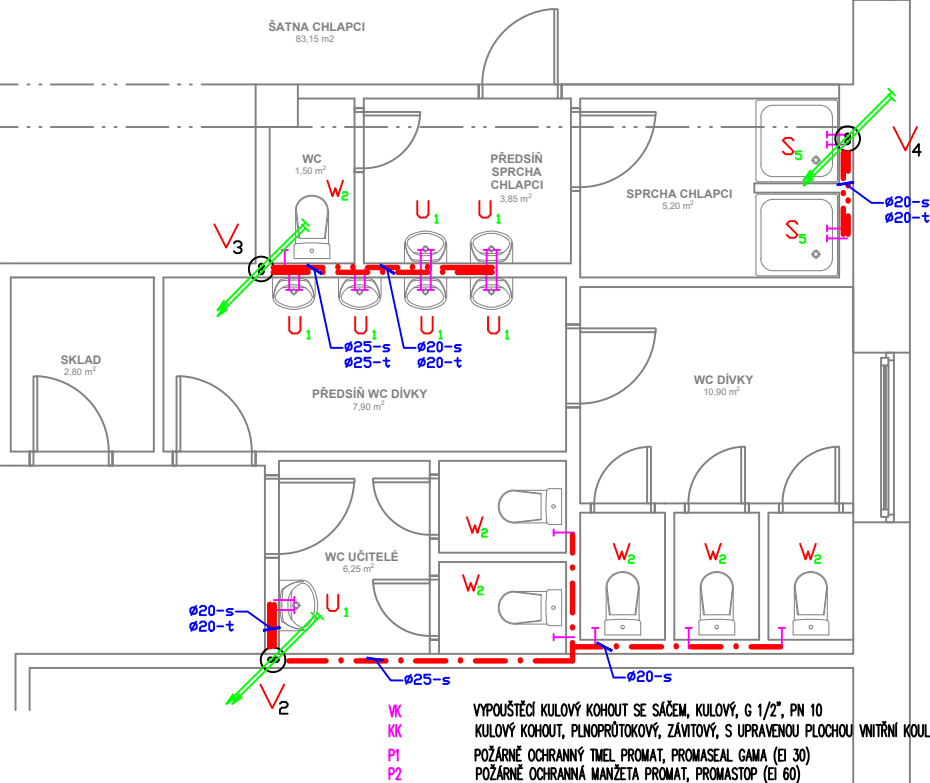

VYPOUŠTĚCÍ KULOVÝ KOHOUT SE SÁČEM, KULOVÝ, G 1/2", PN 10
KULOVÝ KOHOUT, PLNOPRŮTOKOVÝ, ZÁVITOVÝ, S UPRAVENOU PLOCHOU VNITŘNÍ KOULE PROTI ZANÁŠENÍ USAZENINÁM, PN 35
POŽÁRNĚ OCHRANNÝ TMEL PROMAT, PROMASEAL GAMA (EI 30)
POŽÁRNĚ OCHRANNÁ MANŽETA PROMAT, PROMASTOP (EI 60)

Odpovědný proj.	Podpis	Projektant	Podpis	PROJEKTOVÁ KANCELÁŘ PARDUBICE Bachščkova 1629, Pardubice 530 02 tel. 777 902 157	
Němcová Libuše		Němec René			
Investor	GYMNÁZIUM A SOŠ PŘELOUČ			Číslo zakázky	Č. kopie
Místo	Přelouč				
Kraj	PARDUBICKÝ KRAJ				
Akce	GYMNÁZIUM A SOŠ PŘELOUČ - REKONSTRUKCE SOC. ZAŘÍZENÍ				
Obsah	PŮDORYS ROZVODU - 2.NP - ROZVOD VODY WC DÍVKY, SPRCHA CHLAPCI -			Stupeň: DPS	Č. výkresu
				Formát: 2A4	
		Datum: 10/2018			
		Měřítko: 1 : 50			
		Část		D1.4.1.	11