


PŮDORYS 2. NADZEMNÍHO PODLAŽÍ

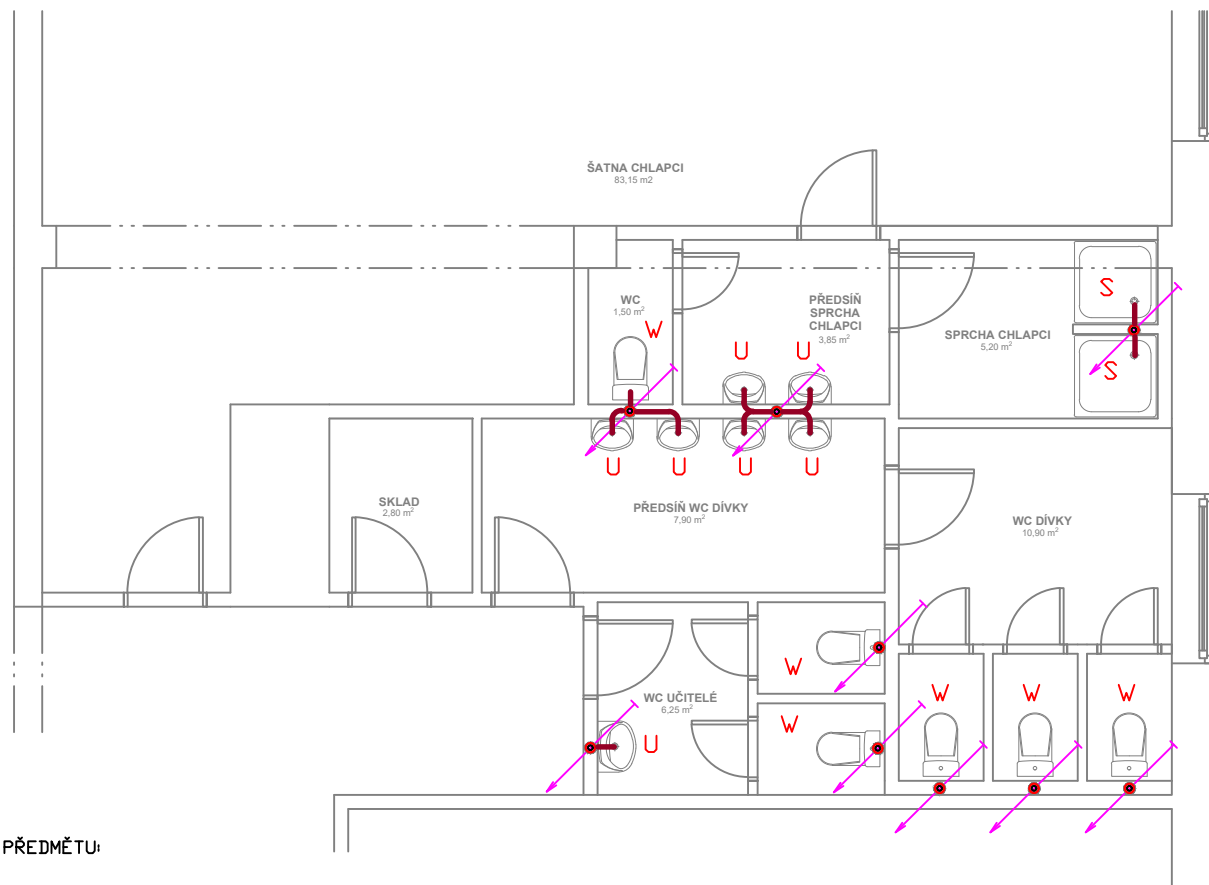

SEZNAM ZAŘIZOVACÍCH PŘEDMĚTŮ:

W - KLOZETOVÁ MÍSA
U - UMYVADLO
P - PISOAR
L - VÝLEVKA
S - SPRCHA

LEGENDA POPISŮ:

P1 POŽÁRNĚ OCHRANNÝ TMEL PROMAT, PROMASEAL GAMA (EI 30)
P2 POŽÁRNĚ OCHRANNÁ MANŽETA PROMAT, PROMASTOP (EI 60)

K 1

ODPADNÍ POTRUBÍ



ODPADNÍ POTRUBÍ A TVAROVKY - SPLAŠKOVÁ KANALIZACE
KG - SYSTÉM - 2%



ODPADNÍ POTRUBÍ A TVAROVKY - SPLAŠKOVÁ KANALIZACE
HT - SYSTÉM - 2%

Odpovědný proj.	Podpis	Projektant	Podpis	PROJEKTOVÁ KANCELÁŘ PARDUBICE	
Němcová Libuše		Němec René		Bachdšková 1629, Pardubice 530 02	
Investor	GYMNÁZIUM A SOŠ PŘELOUČ			tel. 777 902 157	
Místo	Přelouč			Číslo zakázky	Č. kopie
Kraj	PARDUBICKÝ KRAJ			Stupeň: DPS	
Akce	GYMNÁZIUM A SOŠ PŘELOUČ - REKONSTRUKCE SOC. ZAŘÍZENÍ			Formát: 2A4	
				Datum: 10/2018	
				Měřítko: 1 : 50	
Obsah	PŮDORYS ROZVODU - 2.NP - KANALIZACE WC DÍVKY, SPRCHA CHLAPCI -			Část	Č. výkresu
				D1.4.1.	14