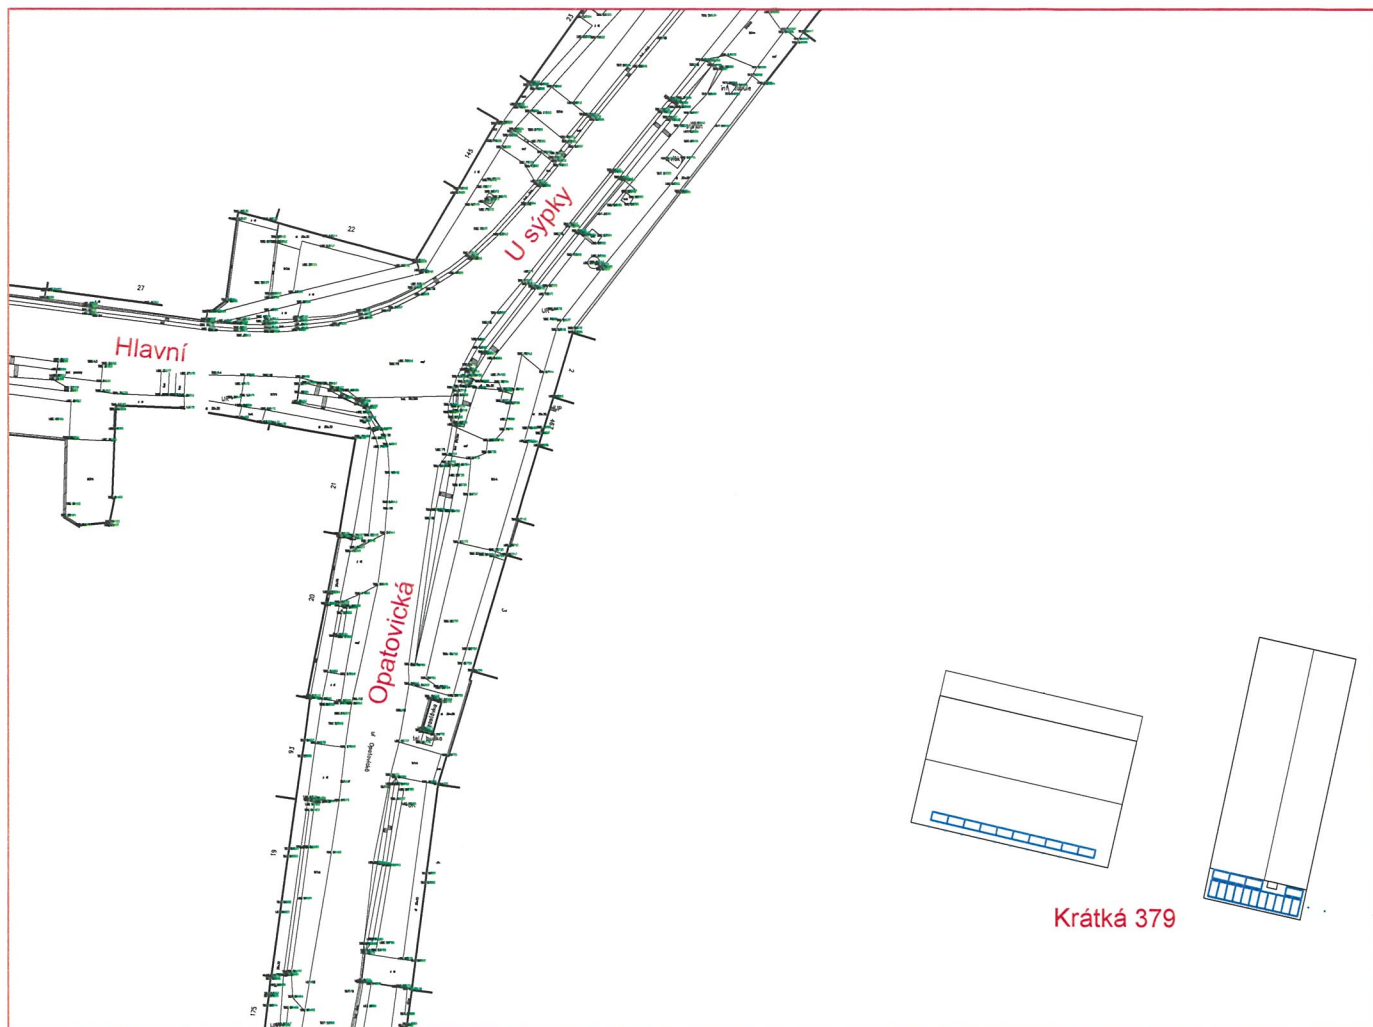


Stavebník/Investor:	Obecní úřad Rajhradice Krátká 379 664 61 Rajhradice IČ: 004 88 291	Ing. Vít Podešva aut. Inženýr technika pro prostředí staveb / elektrotechnická zařízení ČKAIT:1302485	Autorizační razítko:		
Vypracoval:	Ing. Vít Podešva		Ing. Vít Podešva aut. Inženýr technika pro prostředí staveb / elektrotechnická zařízení ČKAIT:1302485	Stupeň dokumentace: DPS	Měřítko: 1 : 1000
Hlavní projektant:	Ing. Vít Podešva				
Datum zpracování:	únor 2023				
Název akce:	A - projekt FVE obecní úřad přístřešek		Výkres: A01		
Místo stavby:	664 61 Rajhradice, Krátká 379				
Část PD:	Situace				