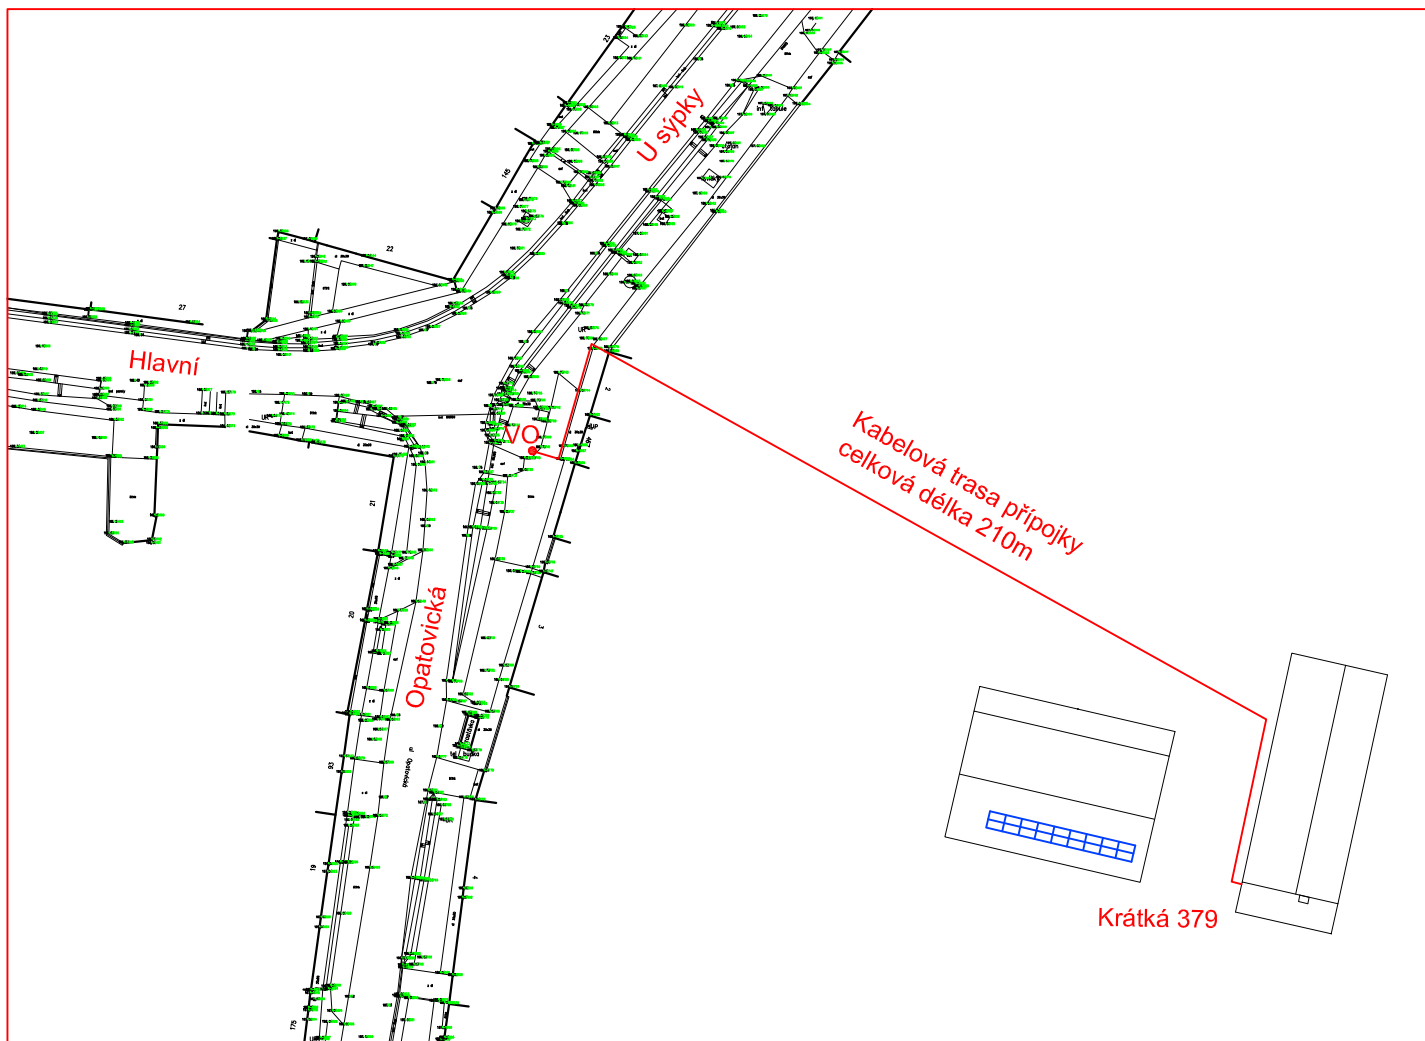


Stavebník/Investor: Obecní úřad Rajhradice Krátká 379 664 61 Rajhradice IČ: 004 88 291		Ing. Vít Podešva aut. Inženýr technika prostředí staveb / elektrotechnická zařízení ČKAIT:1302485	Autorizační razítko: 	
Vypracoval:	Ing. Vít Podešva			
Hlavní projektant:	Ing. Vít Podešva			
Datum zpracování:	únor 2023			
Název akce: B - projekt FVE obecní úřad hala		Stupeň dokumentace: DPS		
Místo stavby: 664 61 Rajhradice, Krátká 379				Měřítko: 1 : 1000
Část PD:	Situace	Výkres: B01		