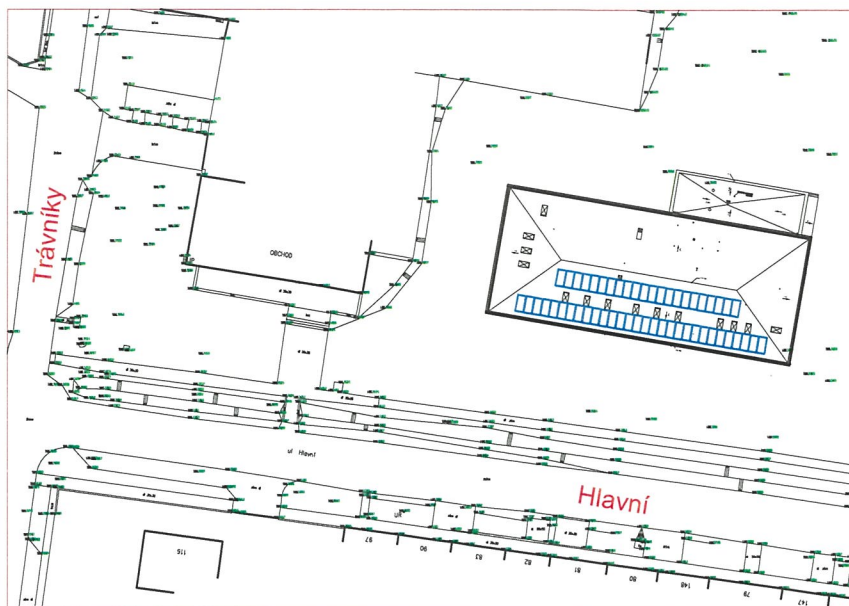


Stavebník/Investor: Obecní úřad Rajhradice Krátká 379 664 61 Rajhradice IČ: 004 88 291		Ing. Vít Podešva aut. Inženýr technika pro prostředí staveb / elektrotechnická zařízení ČKAIT:1302485	Autorizační razítko: 
Vypracoval:	Ing. Vít Podešva		
Hlavní projektant:	Ing. Vít Podešva		
Datum zpracování:	únor 2023		
Název akce: C - projekt FVE nová škola		Stupeň dokumentace: DPS Měřítko: 1 : 1000	
Místo stavby: 664 61 Rajhradice, Hlavní 636			
Část PD: Situace			
		Výkres:	C01