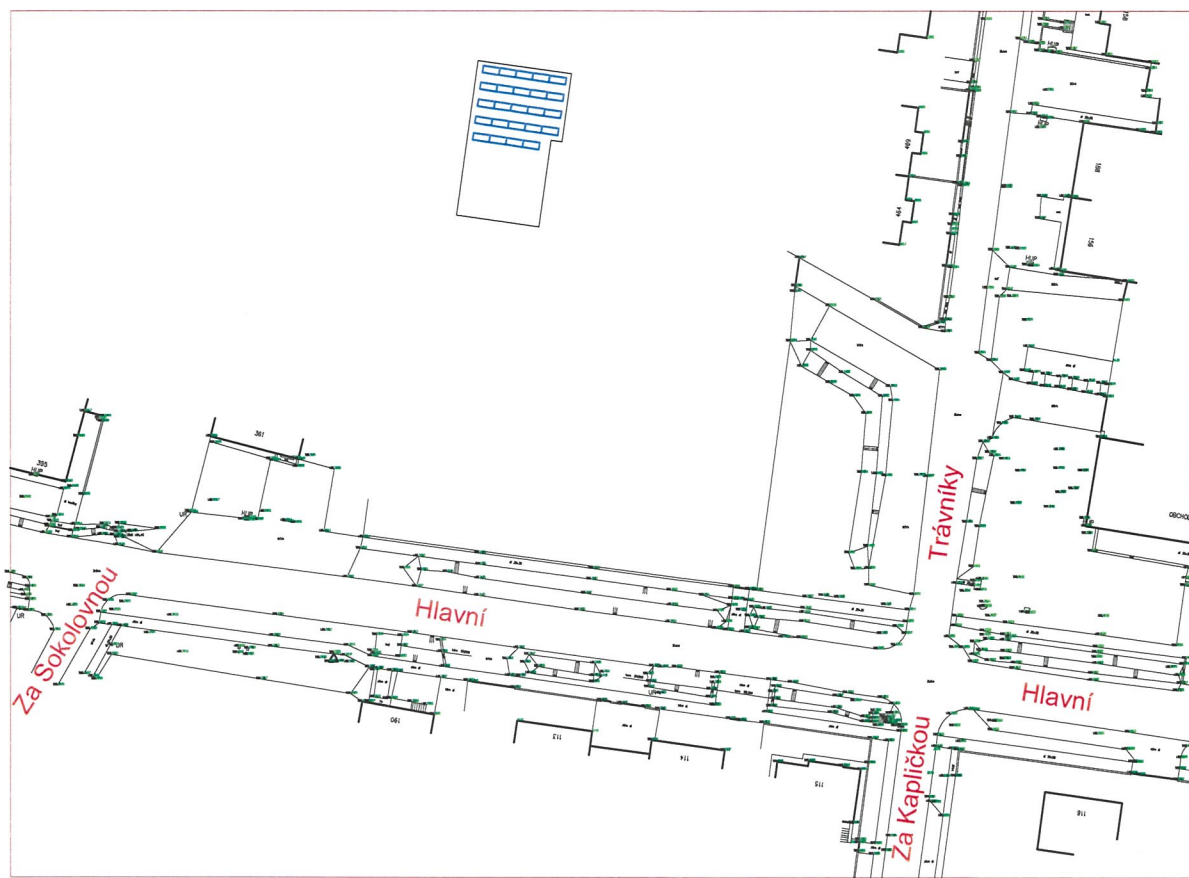


Stavebník/Investor: Obecní úřad Rajhradice Krátká 379 664 61 Rajhradice IČ: 004 88 291		Ing. Vít Podešva aut. Inženýr technika prostředí staveb / elektrotechnická zařízení ČKAIT:1302485	Autorizační razítko: 
Vypracoval:	Ing. Vít Podešva		
Hlavní projektant:	Ing. Vít Podešva		
Datum zpracování:	únor 2023		
Název akce: E - projekt FVE nová školka		Stupeň dokumentace: DPS Měřítko: 1 : 1000	
Místo stavby: 664 61 Rajhradice, Hlavní 351			
Část PD:	Situace	Výkres: E01	