

Vypracoval JIŘÍ KALIBERA		Kontroloval		Schválil ING. JAN MIXA	
Zak. č. ICE: ICE1/ZE03465/TD/EL/rev03.2013					
Měřítko	Datum 12/2011	Typ výkresu	Soubor ZE03465-TD		
Název části FZÚ AV ČR, v.v.i. Na Slovance 1999/2, Praha 8					
Název REKONSTRUKCE NÍZKONAPĚŤOVÉ ROZVODNY 1.PP A 2.PP - ELEKTROINSTALACE				Číslo TPo	
				SO, DPS F-SO 01.02-EL	
		Arch. č. ZE03465-TD		List	Index


Vypracoval JIŘÍ KALIBERA		Kontroloval		Schválil ING. JAN MIXA	
Zak. č. ICE: ICE1/ZE03465/TD/EL/rev03.2013					
Měřítko	Datum 12/2011	Typ výkresu	Soubor ZE03465-TD		
Název části FZÚ AV ČR, v.v.i. Na Slovance 1999/2, Praha 8					
Název REKONSTRUKCE NÍZKONAPĚŤOVÉ ROZVODNY 1.PP A 2.PP - ELEKTROINSTALACE				Číslo TPo	
				SO, DPS F-SO 01.02-EL	
		Arch. č. ZE03465-TD		List	Index

Vypracoval JIŘÍ KALIBERA		Kontroloval		Schválil ING. JAN MIXA	
Zak. č. ICE: ICE1/ZE03465/TD/EL/rev03.2013					
Měřítko	Datum 12/2011	Typ výkresu	Soubor ZE03465-TD		
Název části FZÚ AV ČR, v.v.i. Na Slovance 1999/2, Praha 8					
Název REKONSTRUKCE NÍZKONAPĚŤOVÉ ROZVODNY 1.PP A 2.PP - ELEKTROINSTALACE				Číslo TPo	
				SO, DPS F-SO 01.02-EL	
		Arch. č. ZE03465-TD		List	Index


Vypracoval JIŘÍ KALIBERA		Kontroloval		Schválil ING. JAN MIXA	
Zak. č. ICE: ICE1/ZE03465/TD/EL/rev03.2013					
Měřítko	Datum 12/2011	Typ výkresu	Soubor ZE03465-TD		
Název části FZÚ AV ČR, v.v.i. Na Slovance 1999/2, Praha 8					
Název REKONSTRUKCE NÍZKONAPĚŤOVÉ ROZVODNY 1.PP A 2.PP - ELEKTROINSTALACE				Číslo TPo	
				SO, DPS F-SO 01.02-EL	
		Arch. č. ZE03465-TD		List	Index

Vypracoval JIŘÍ KALIBERA		Kontroloval		Schválil ING. JAN MIXA	
Zak. č. ICE: ICE1/ZE03465/TD/EL/rev03.2013					
Měřítko	Datum 12/2011	Typ výkresu	Soubor ZE03465-TD-V101.dwg		
Název části FZÚ AV ČR, v.v.i. Na Slovance 1999/2, Praha 8					
Název REKONSTRUKCE NÍZKONAPĚŤOVÉ ROZVODNY ROZVADĚČ HR 33				Číslo TPo	
				SO, DPS F-SO 01.02-EL	
		Arch. č. ZE03465-TD-V101		List 1/19	Index


HR 33

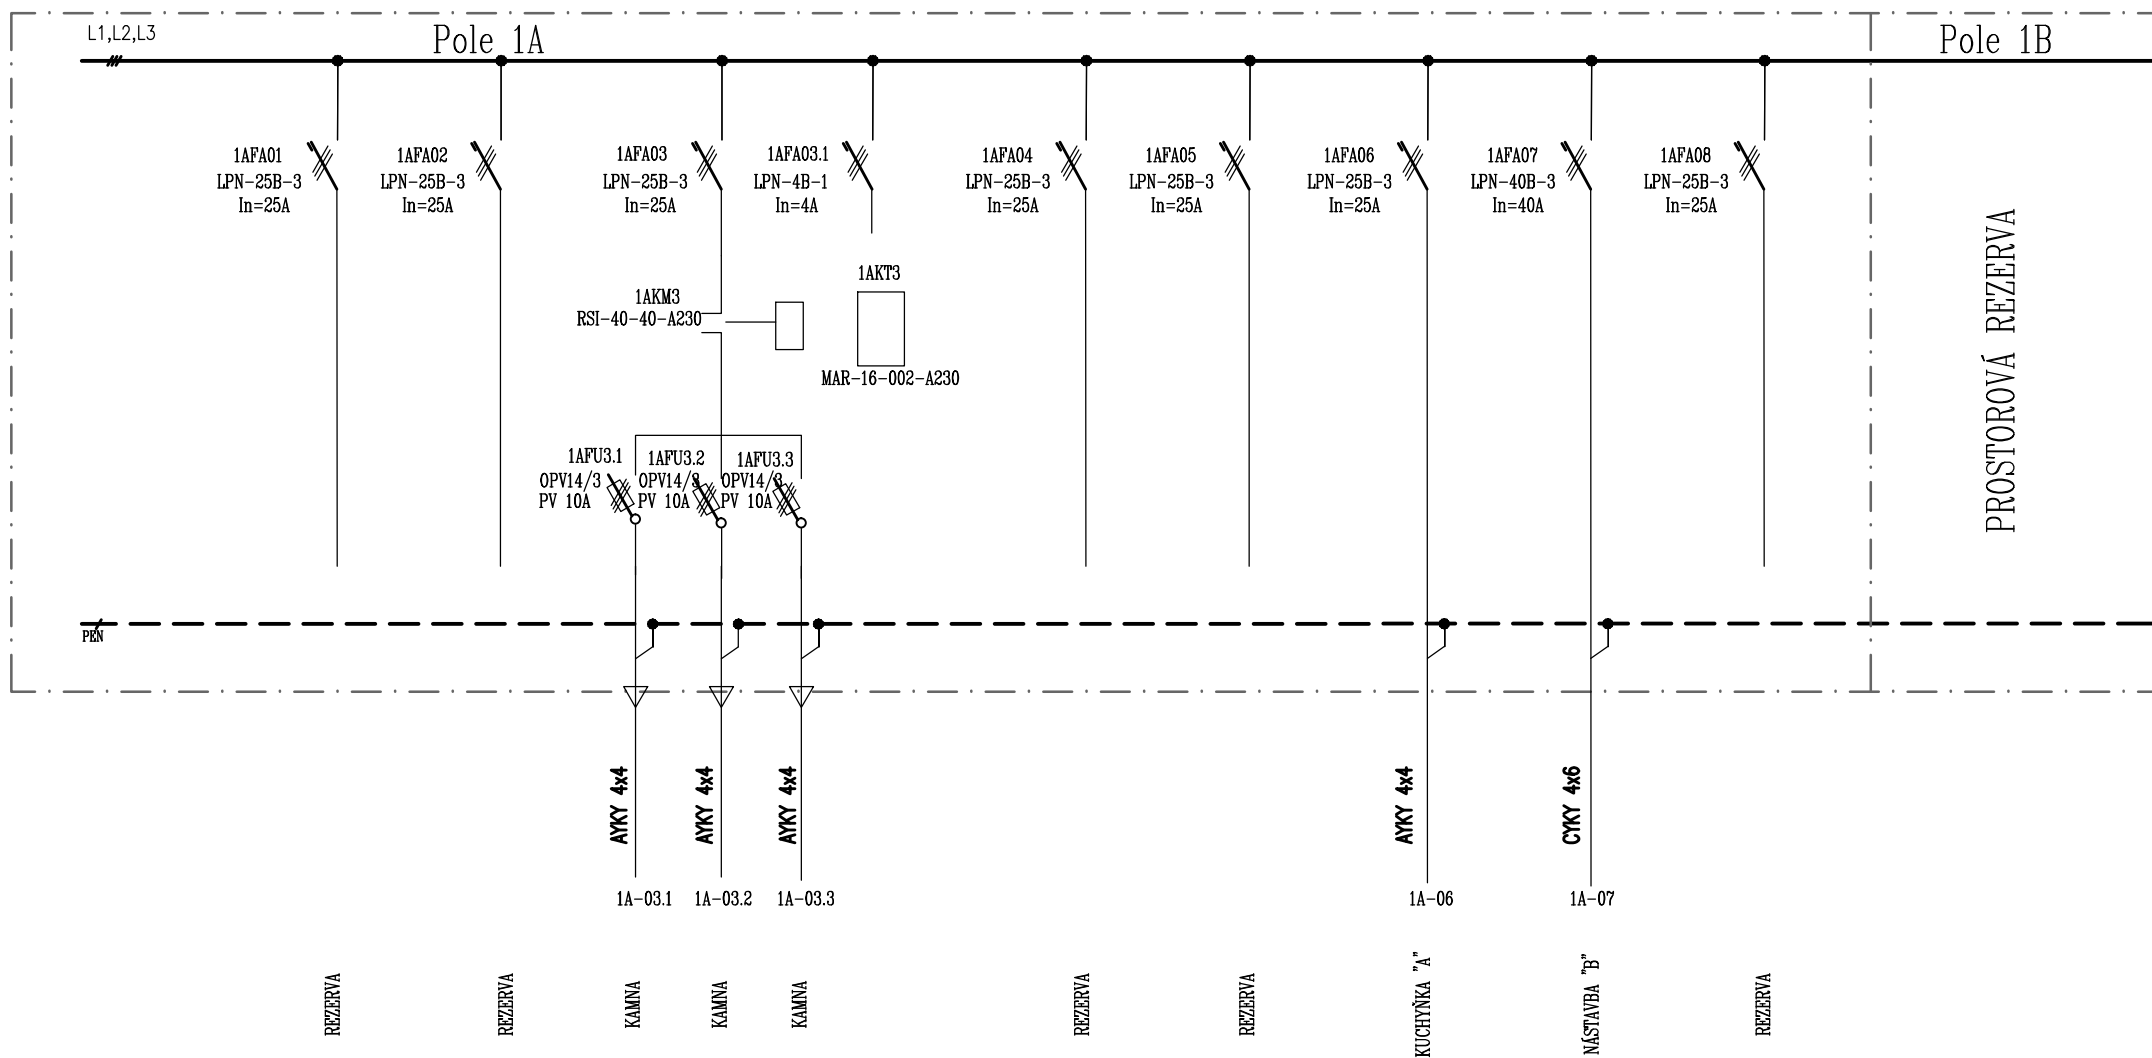


HR 33

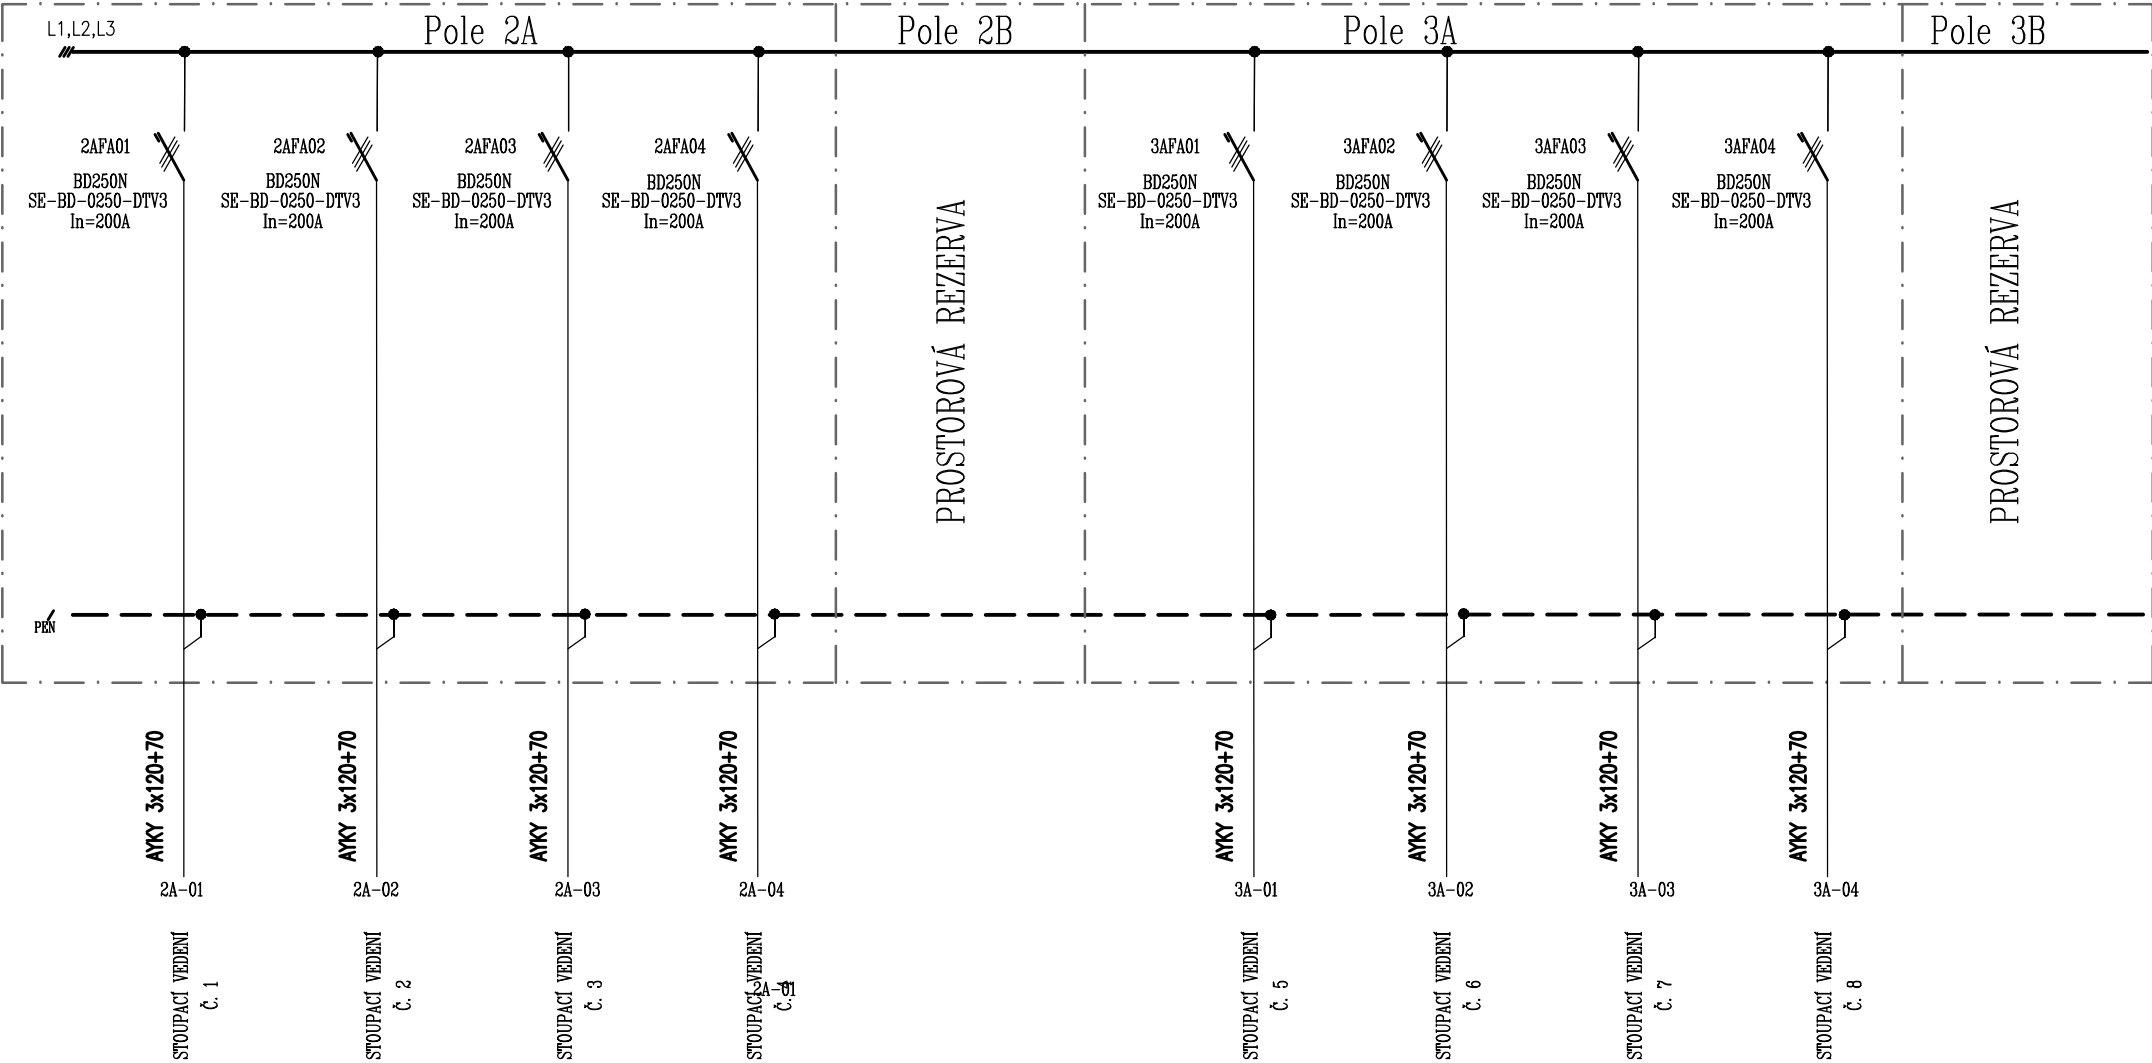


HR 33

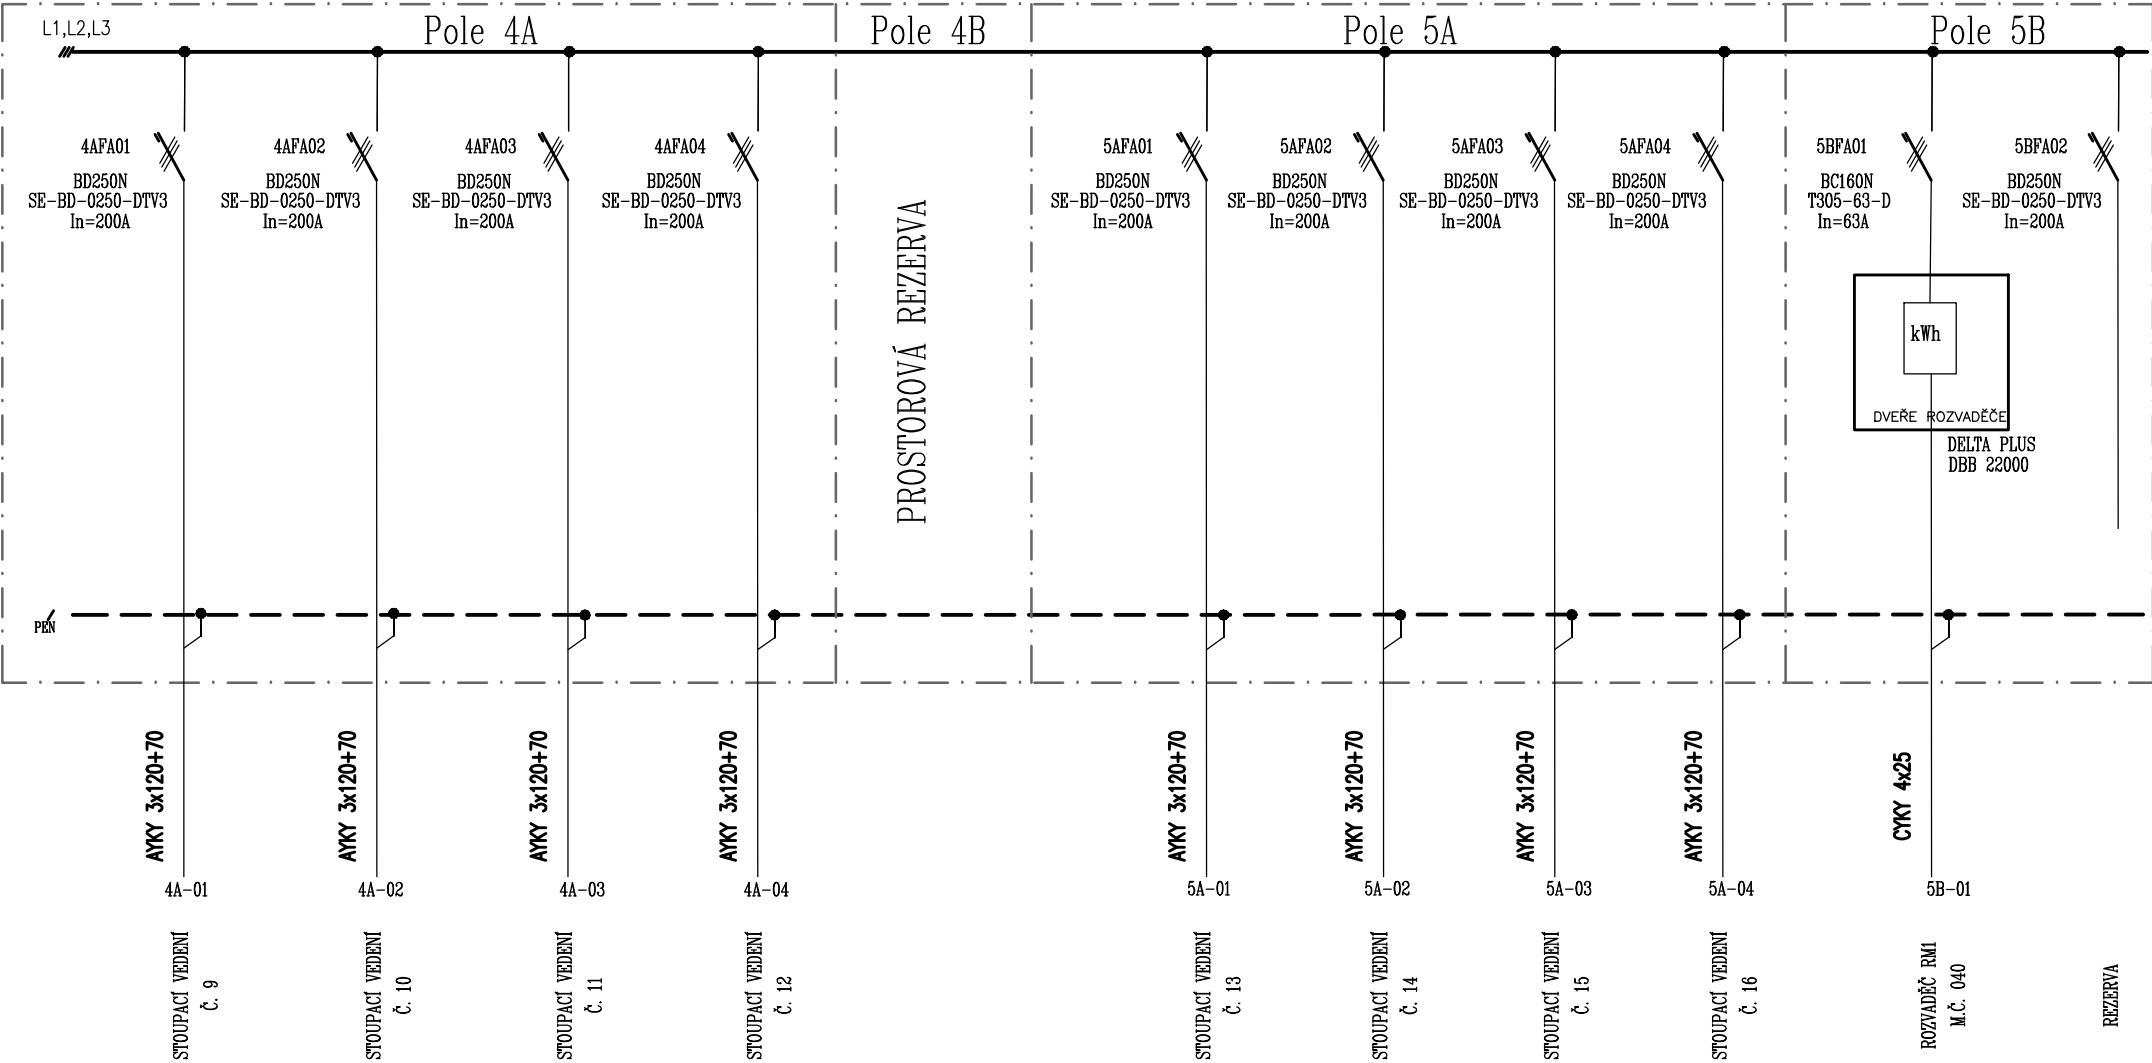


HR 33

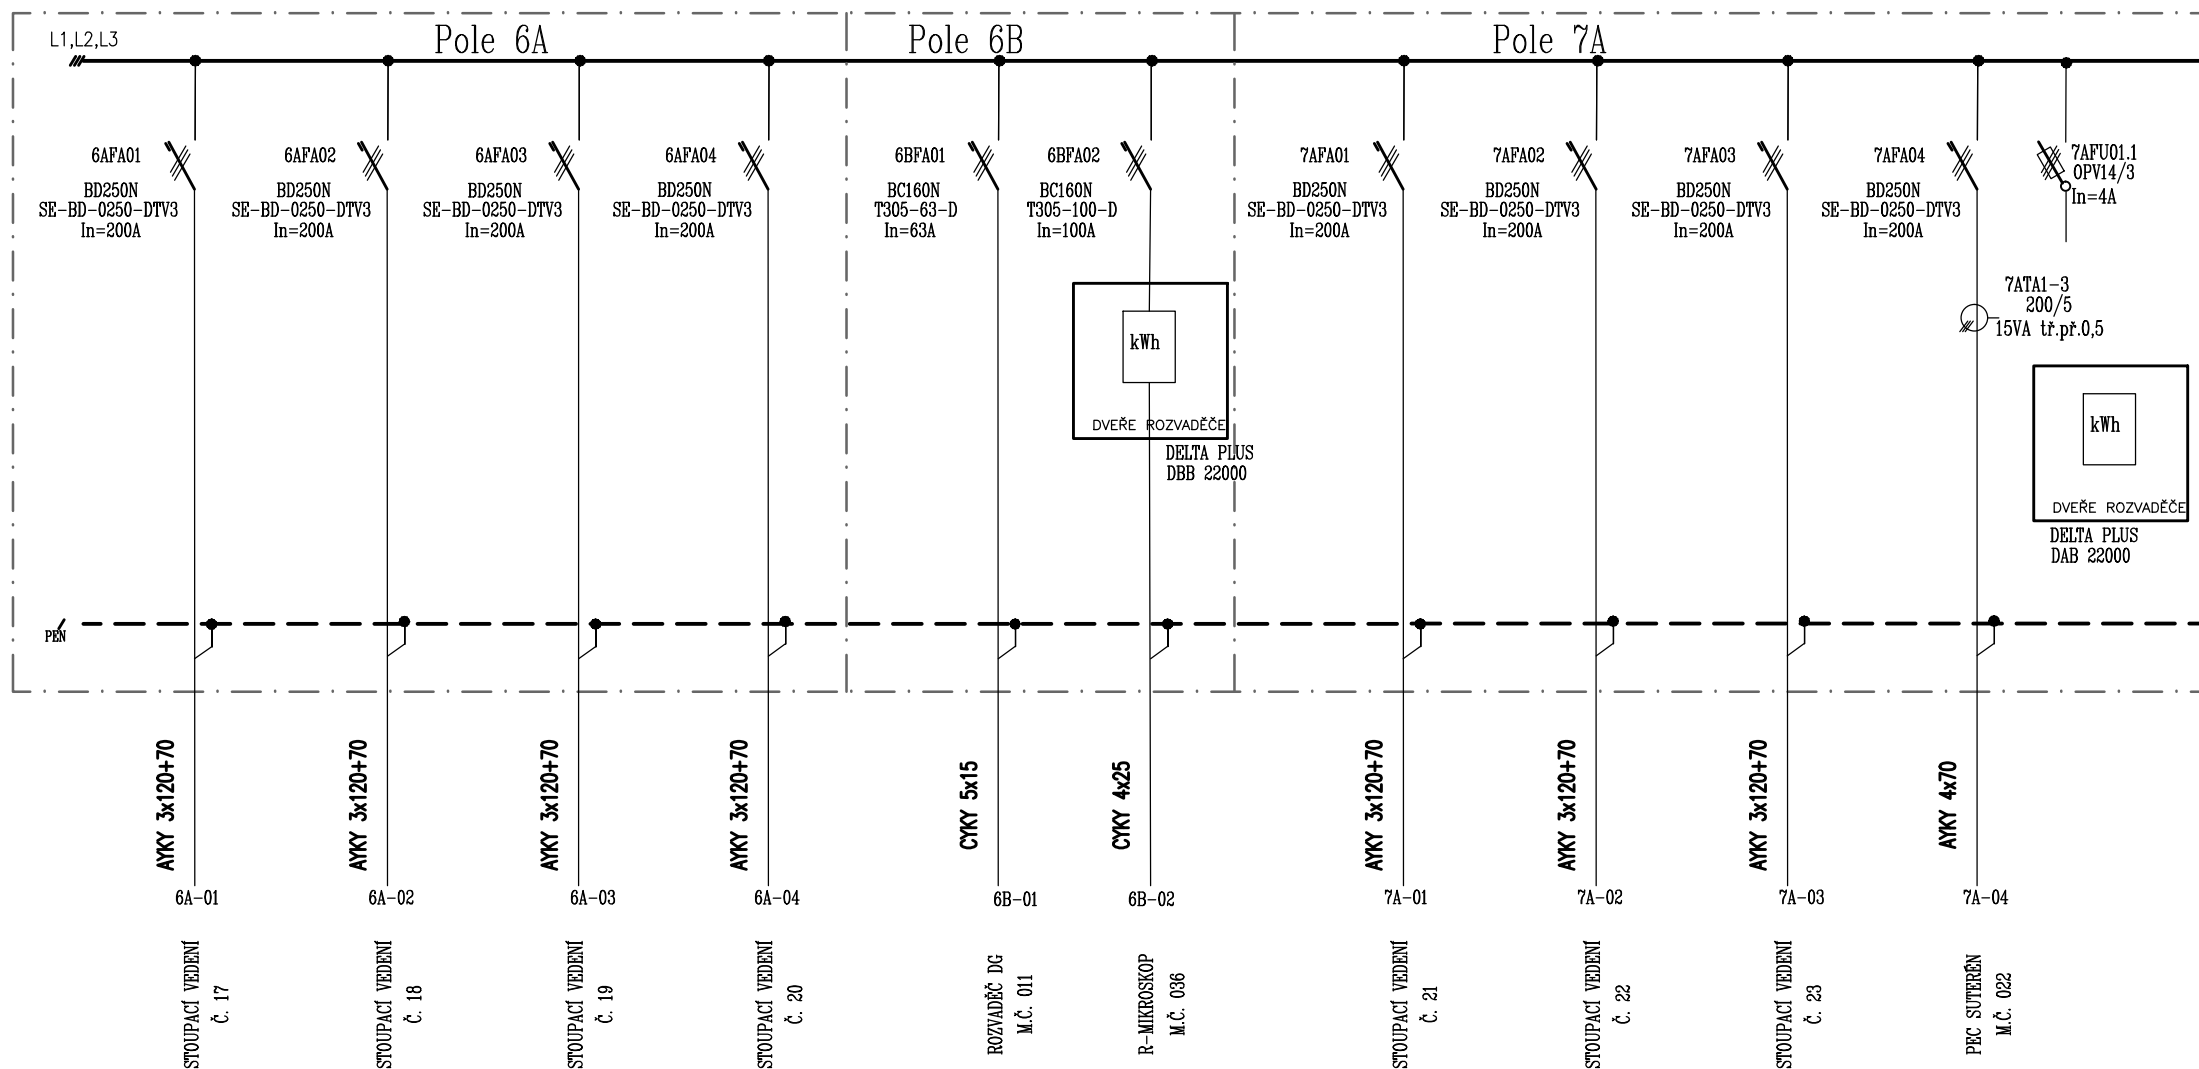


HR 33

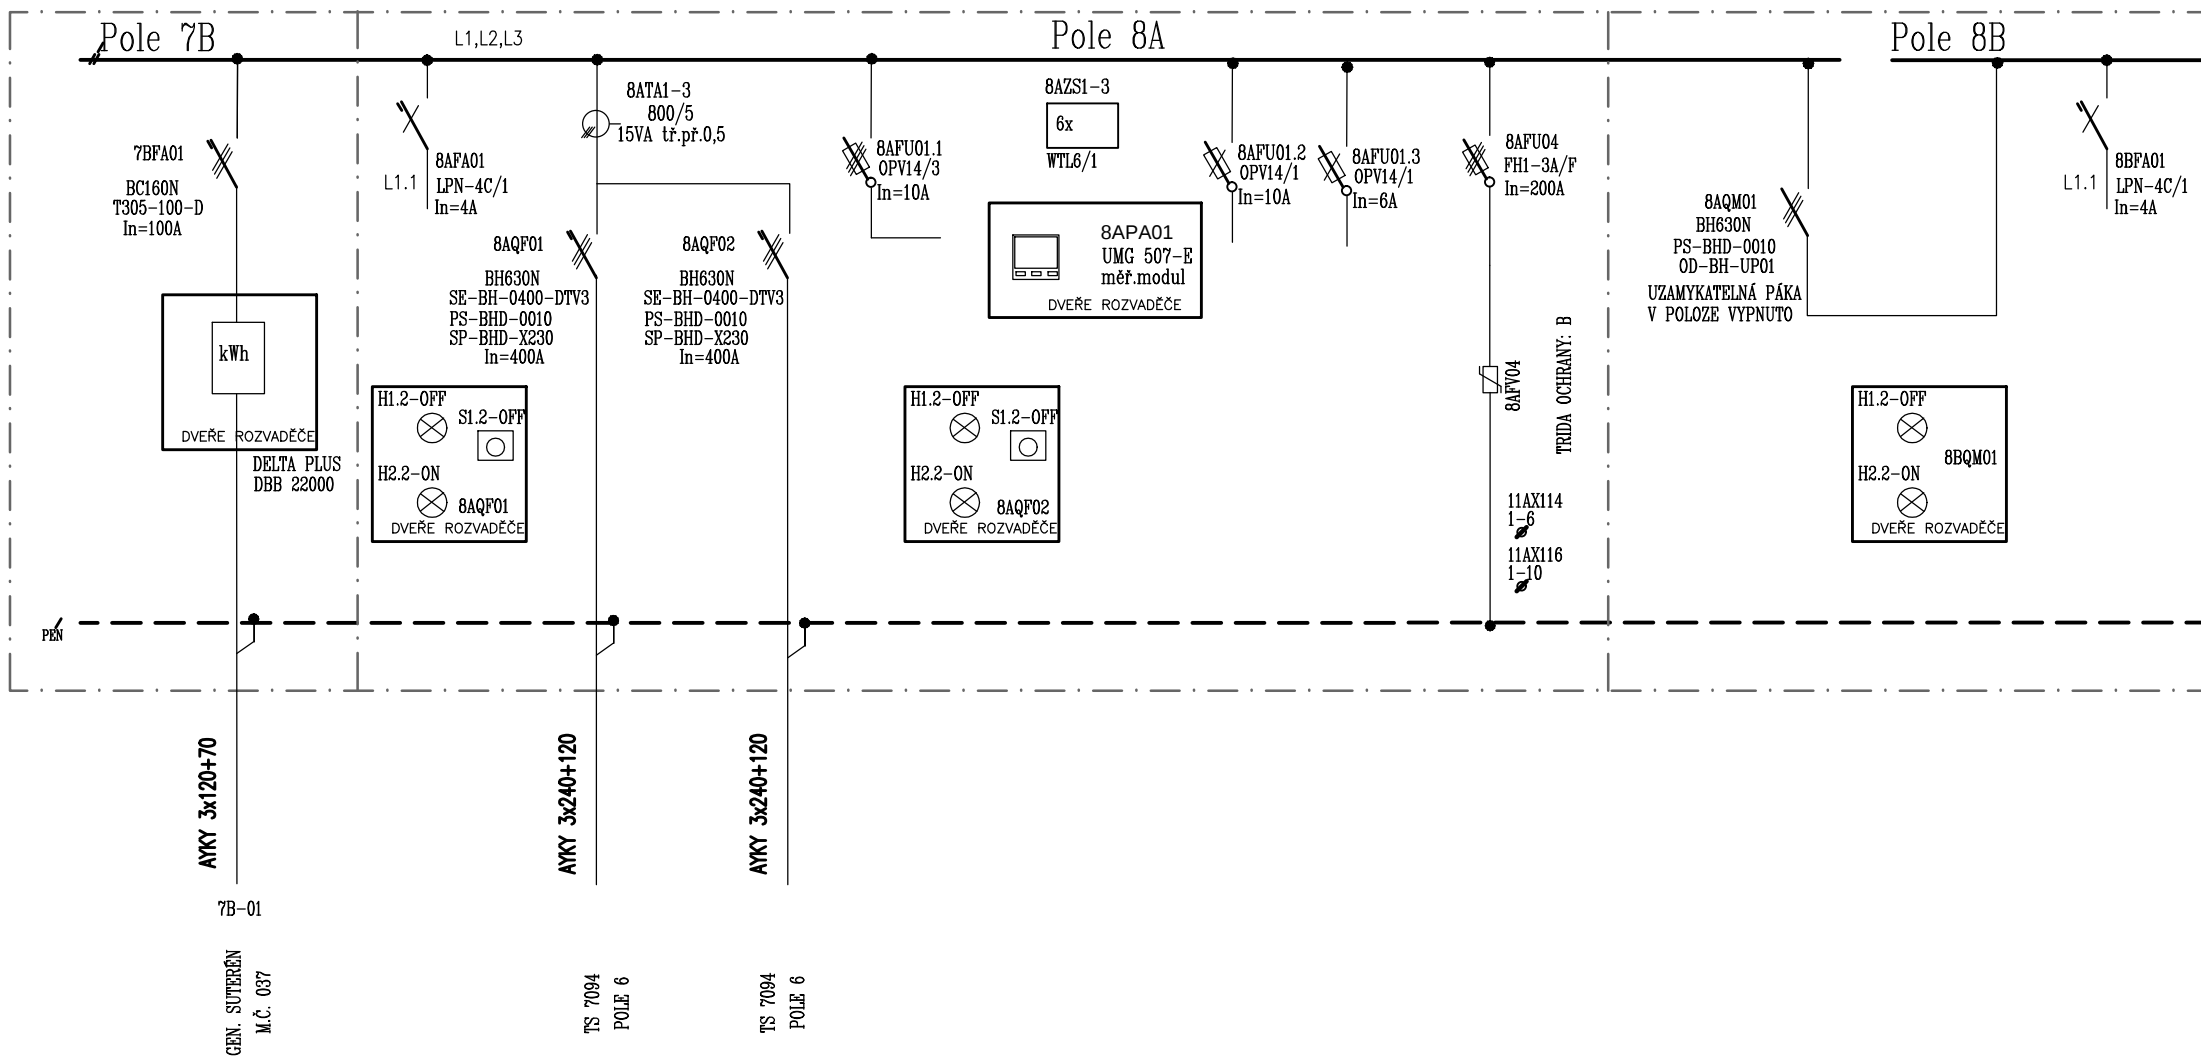


HR 33

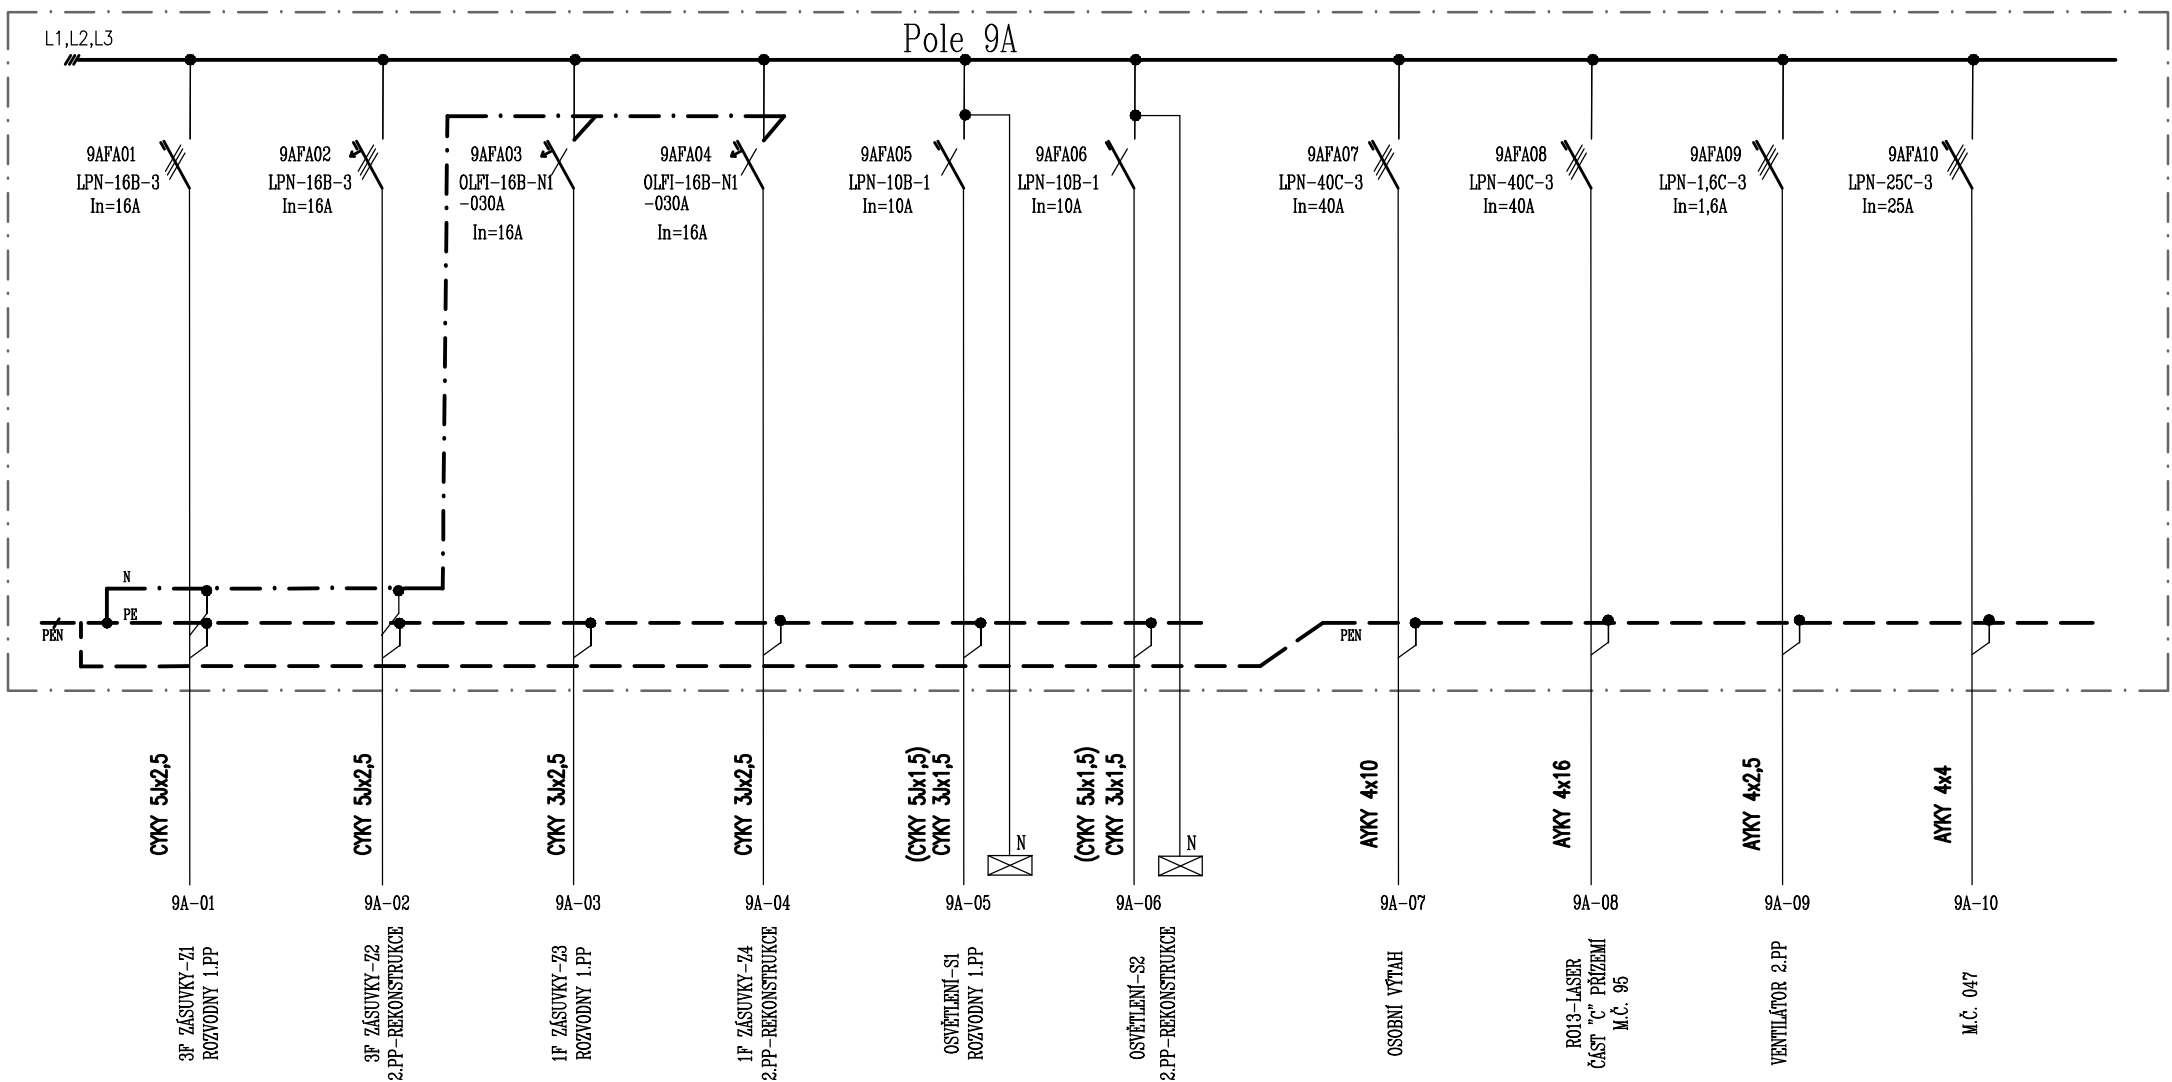


HR 33

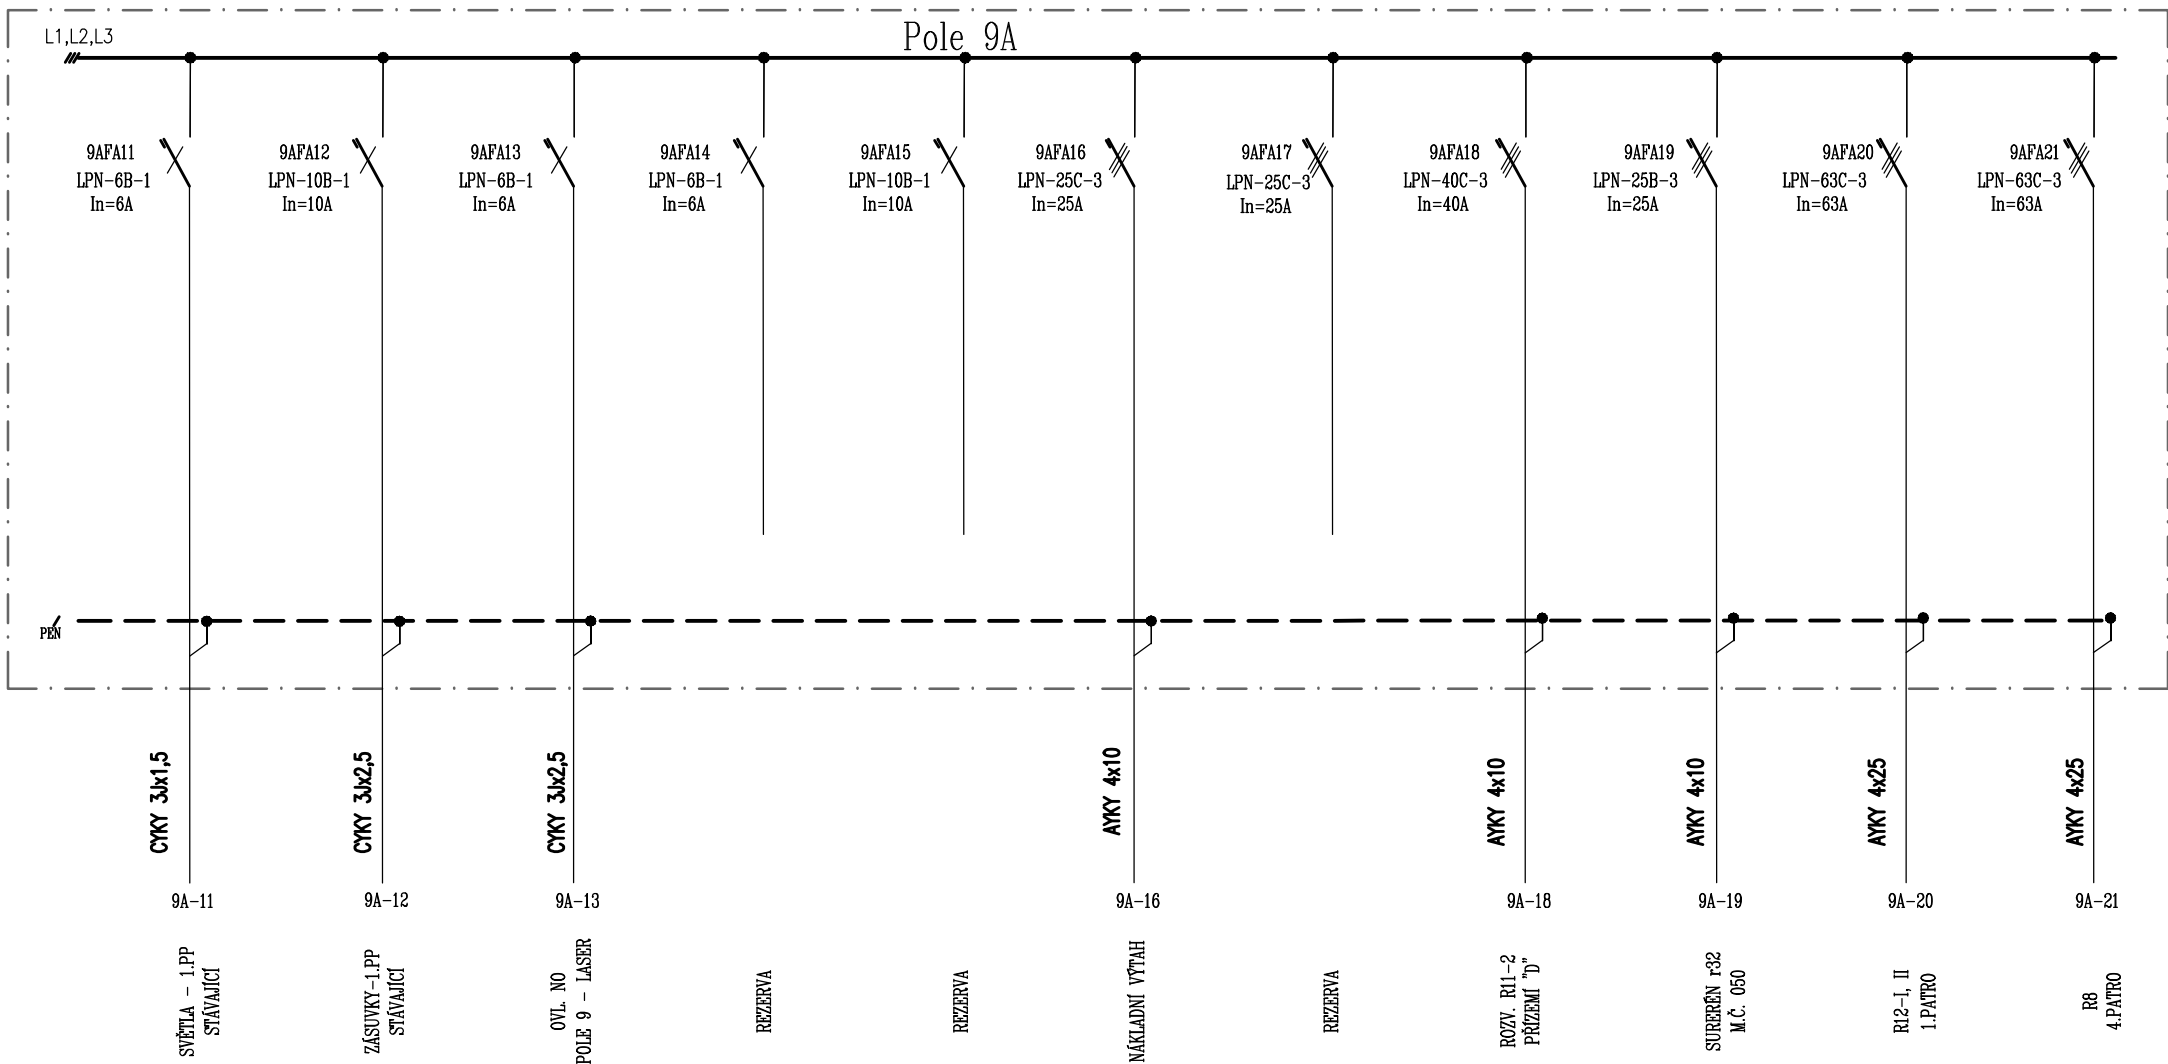


HR 33

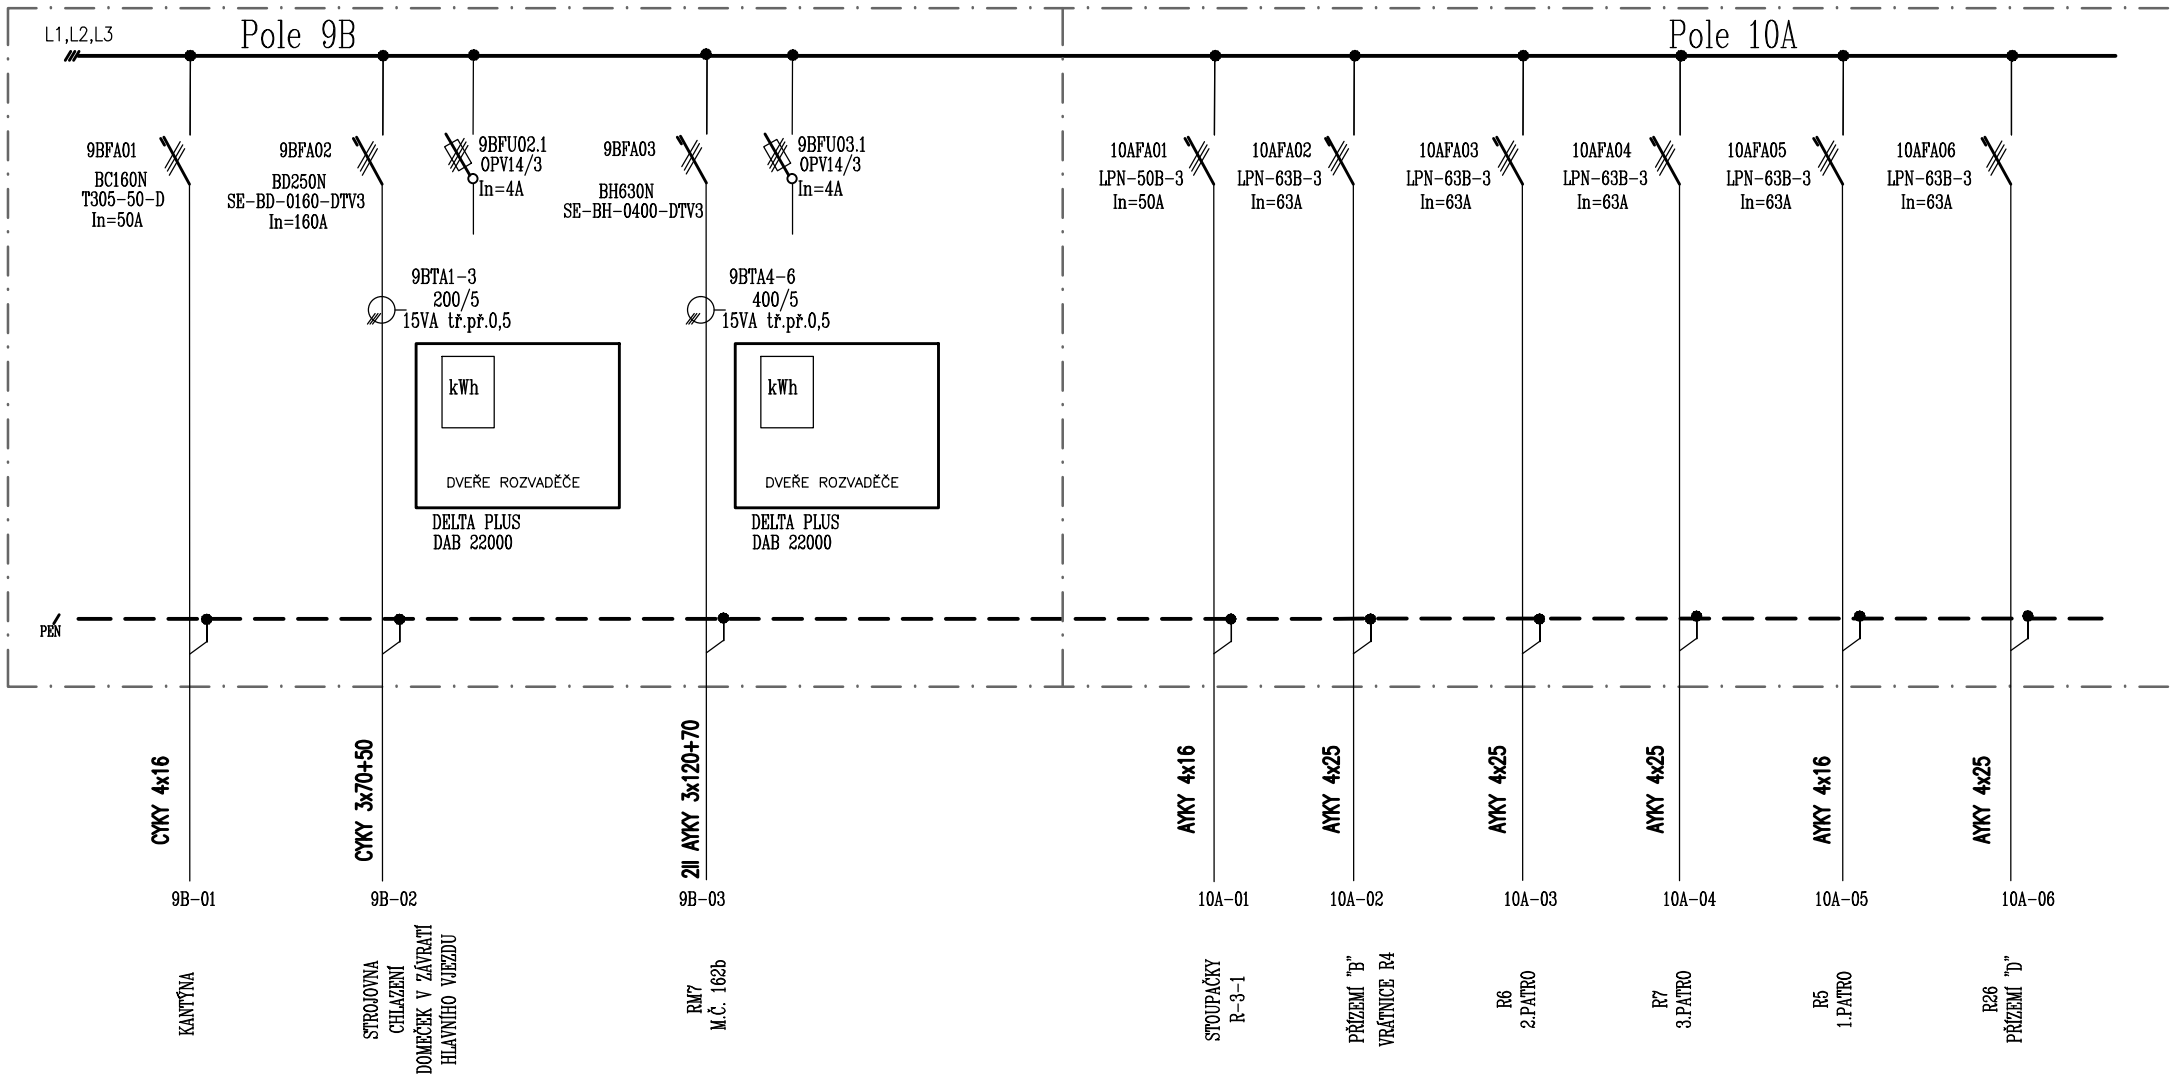


HR 33

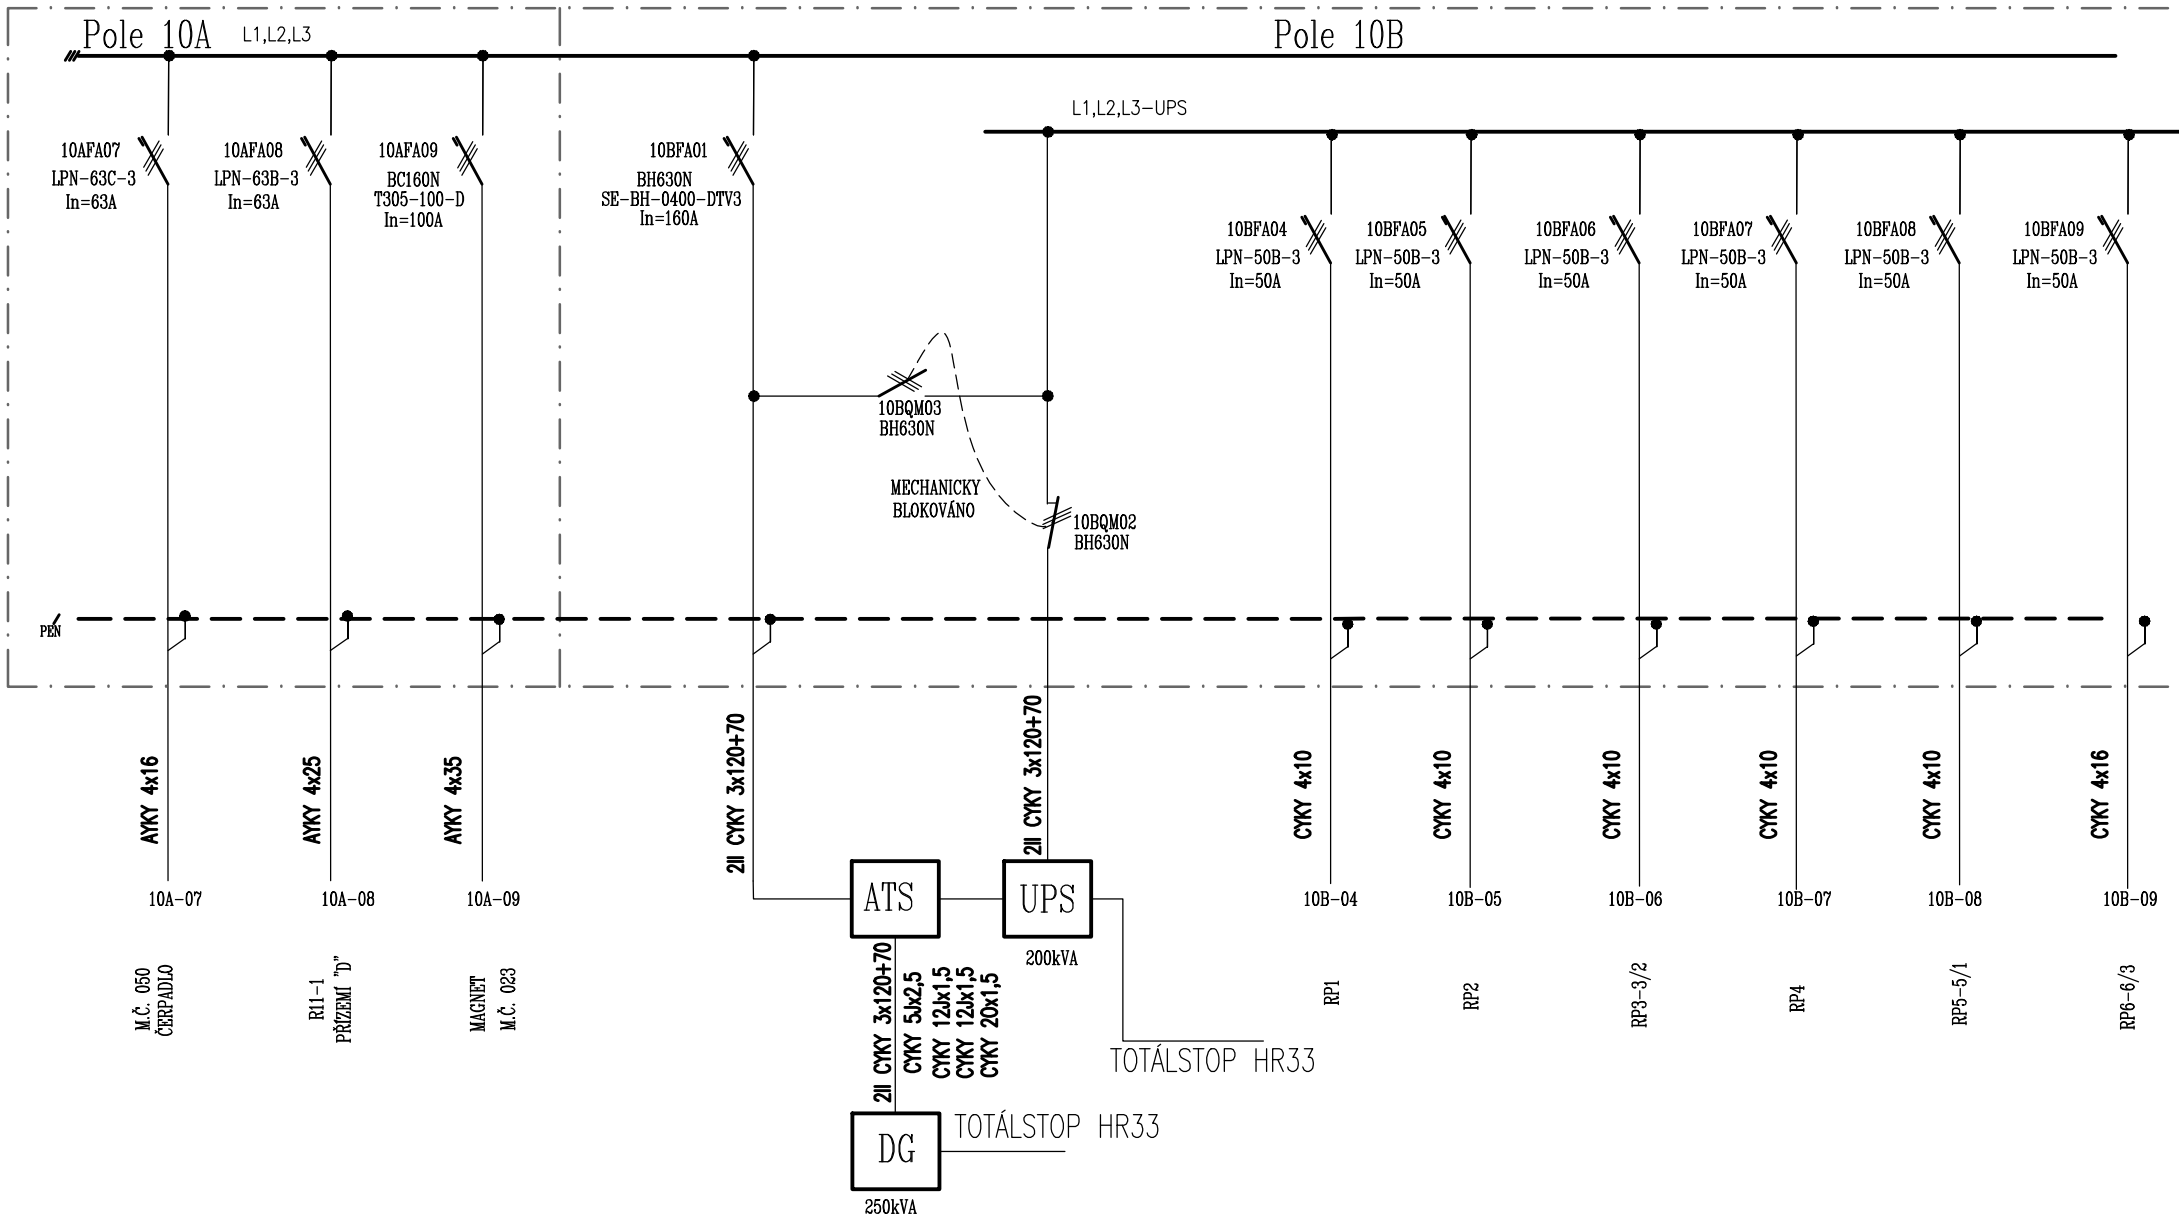


HR 33

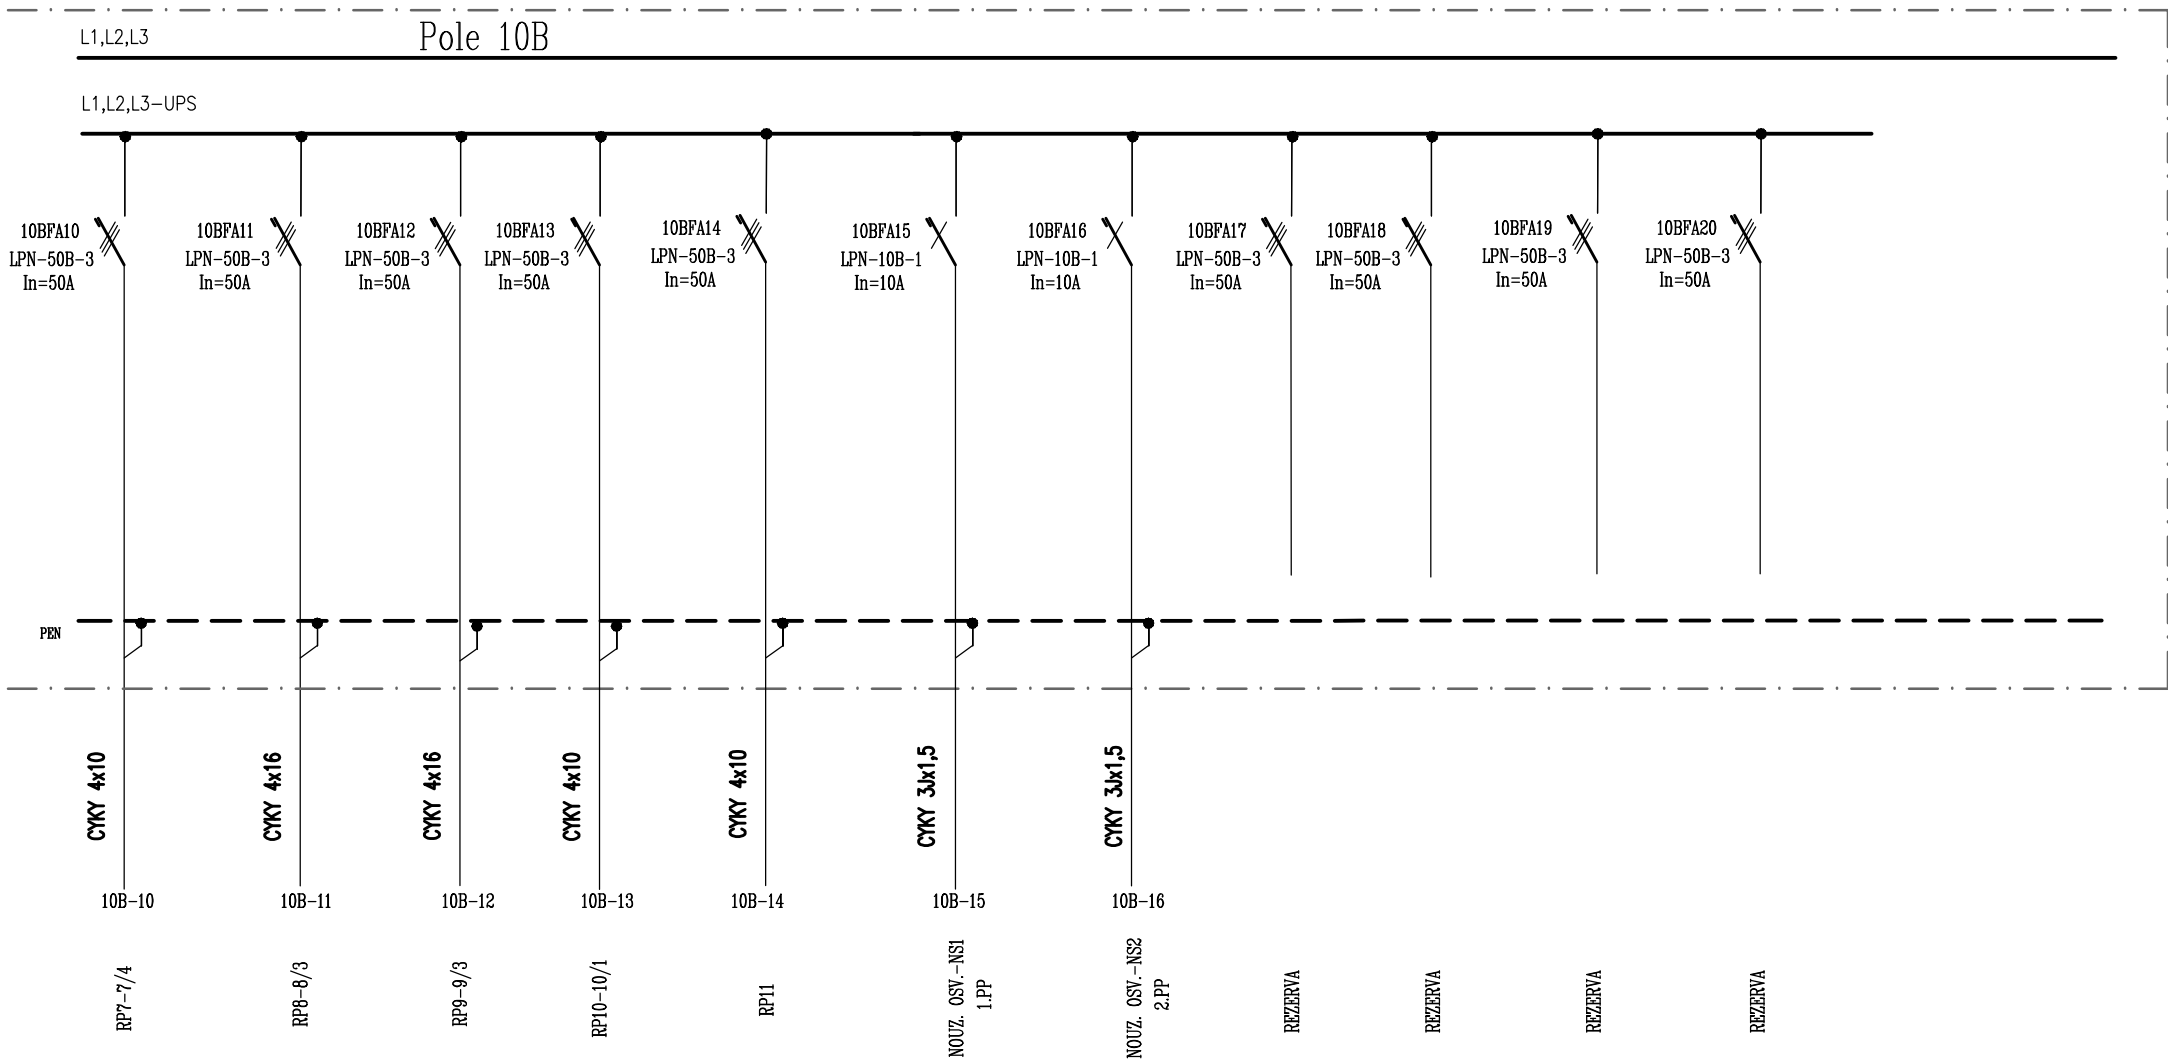


HR 33

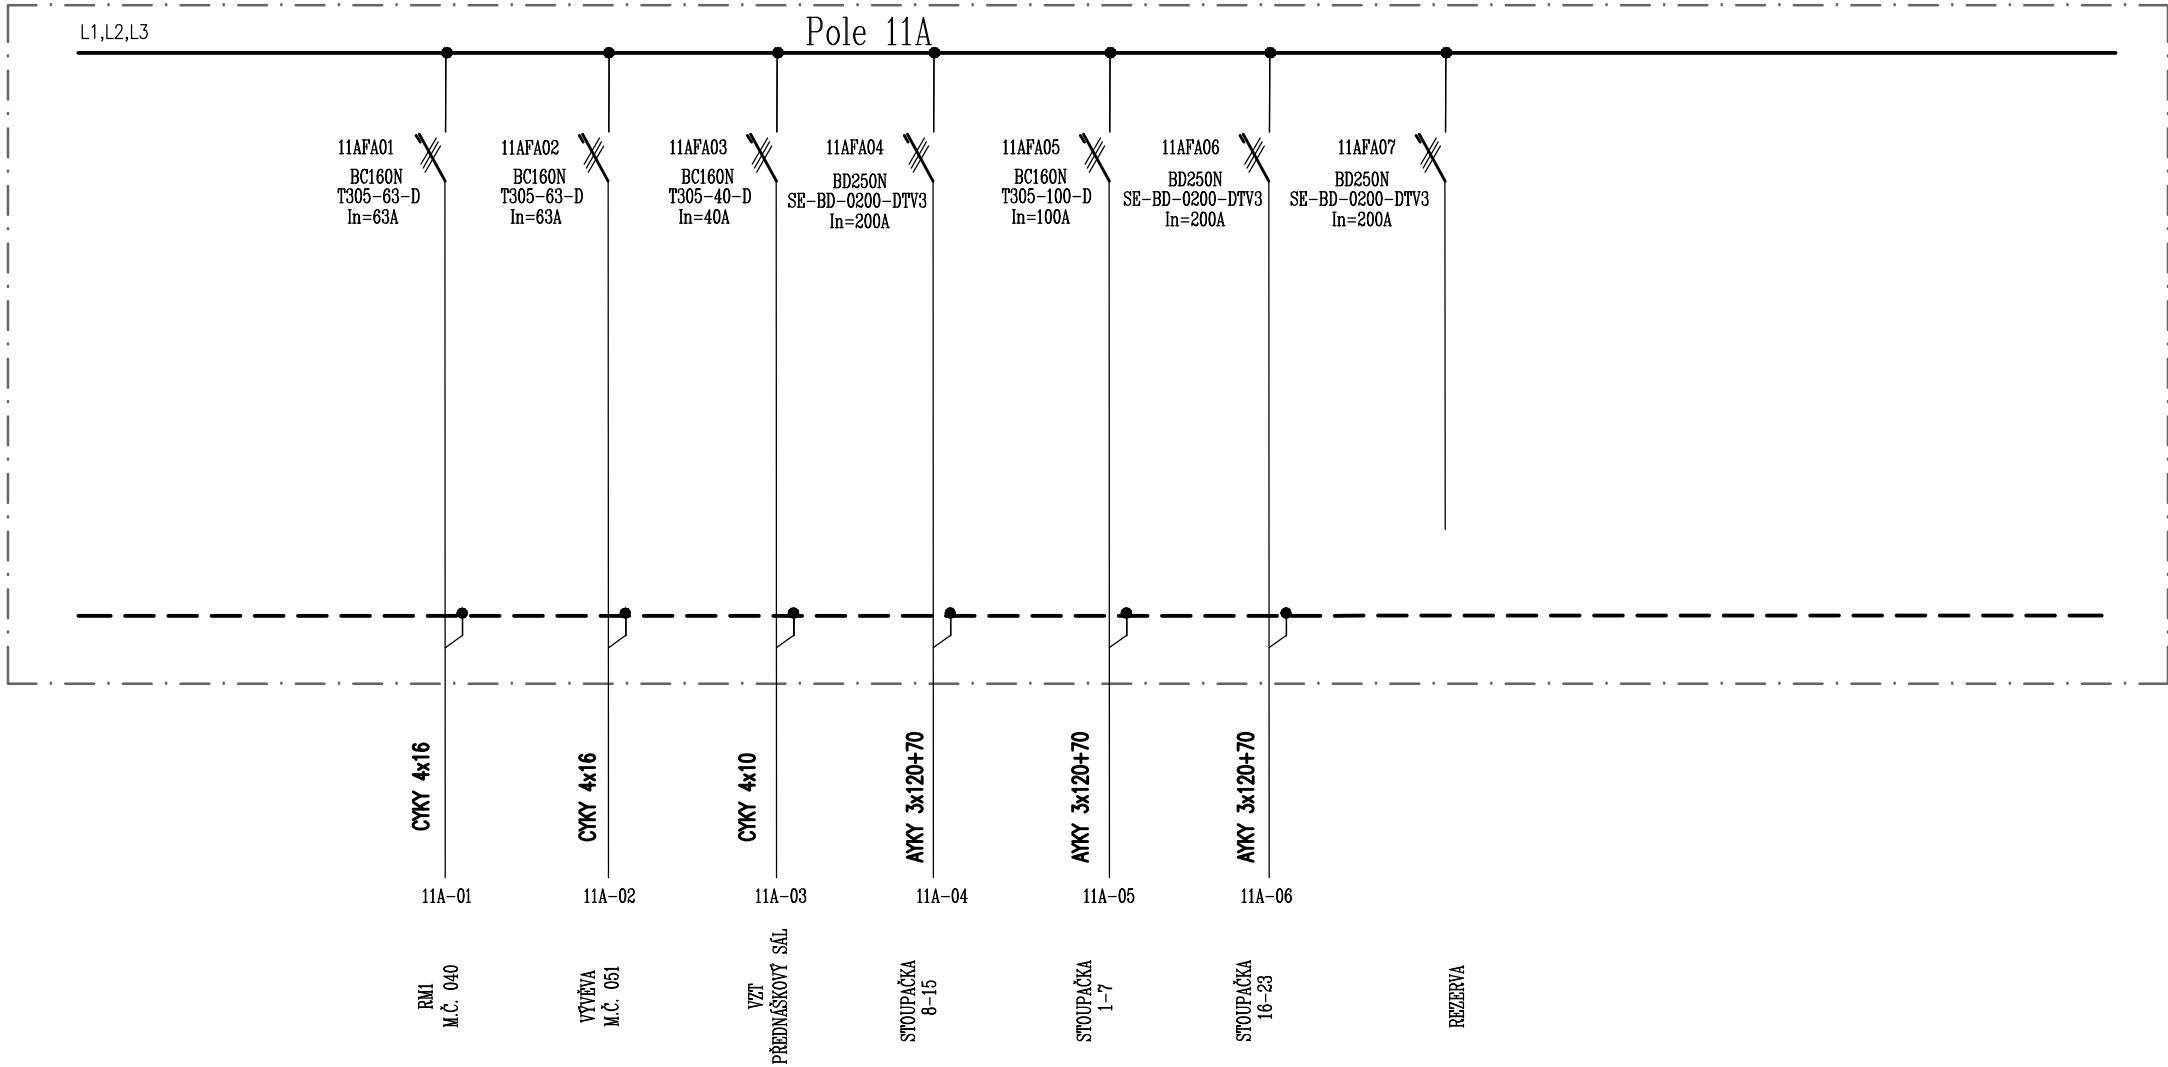


HR 33

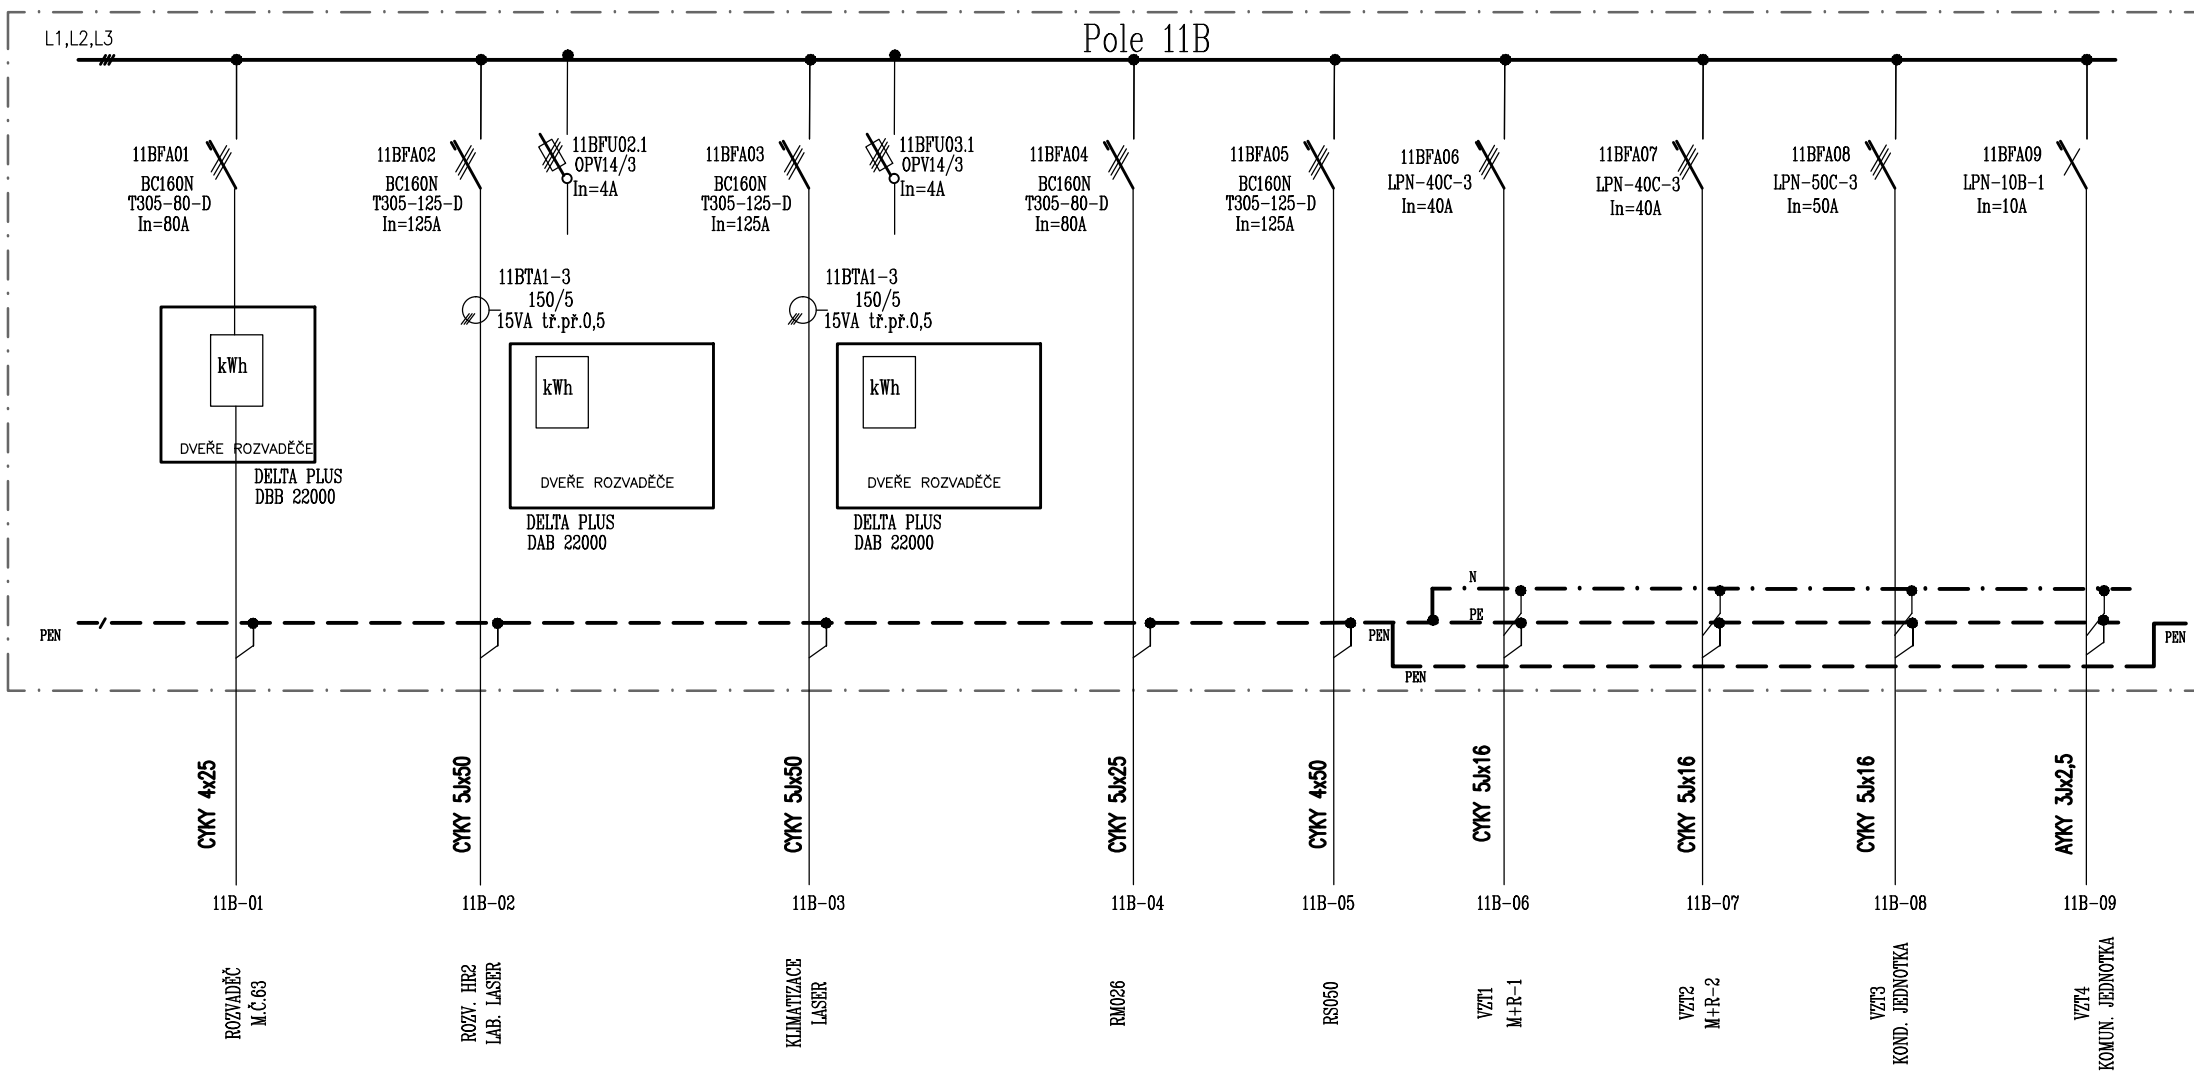

HR 33

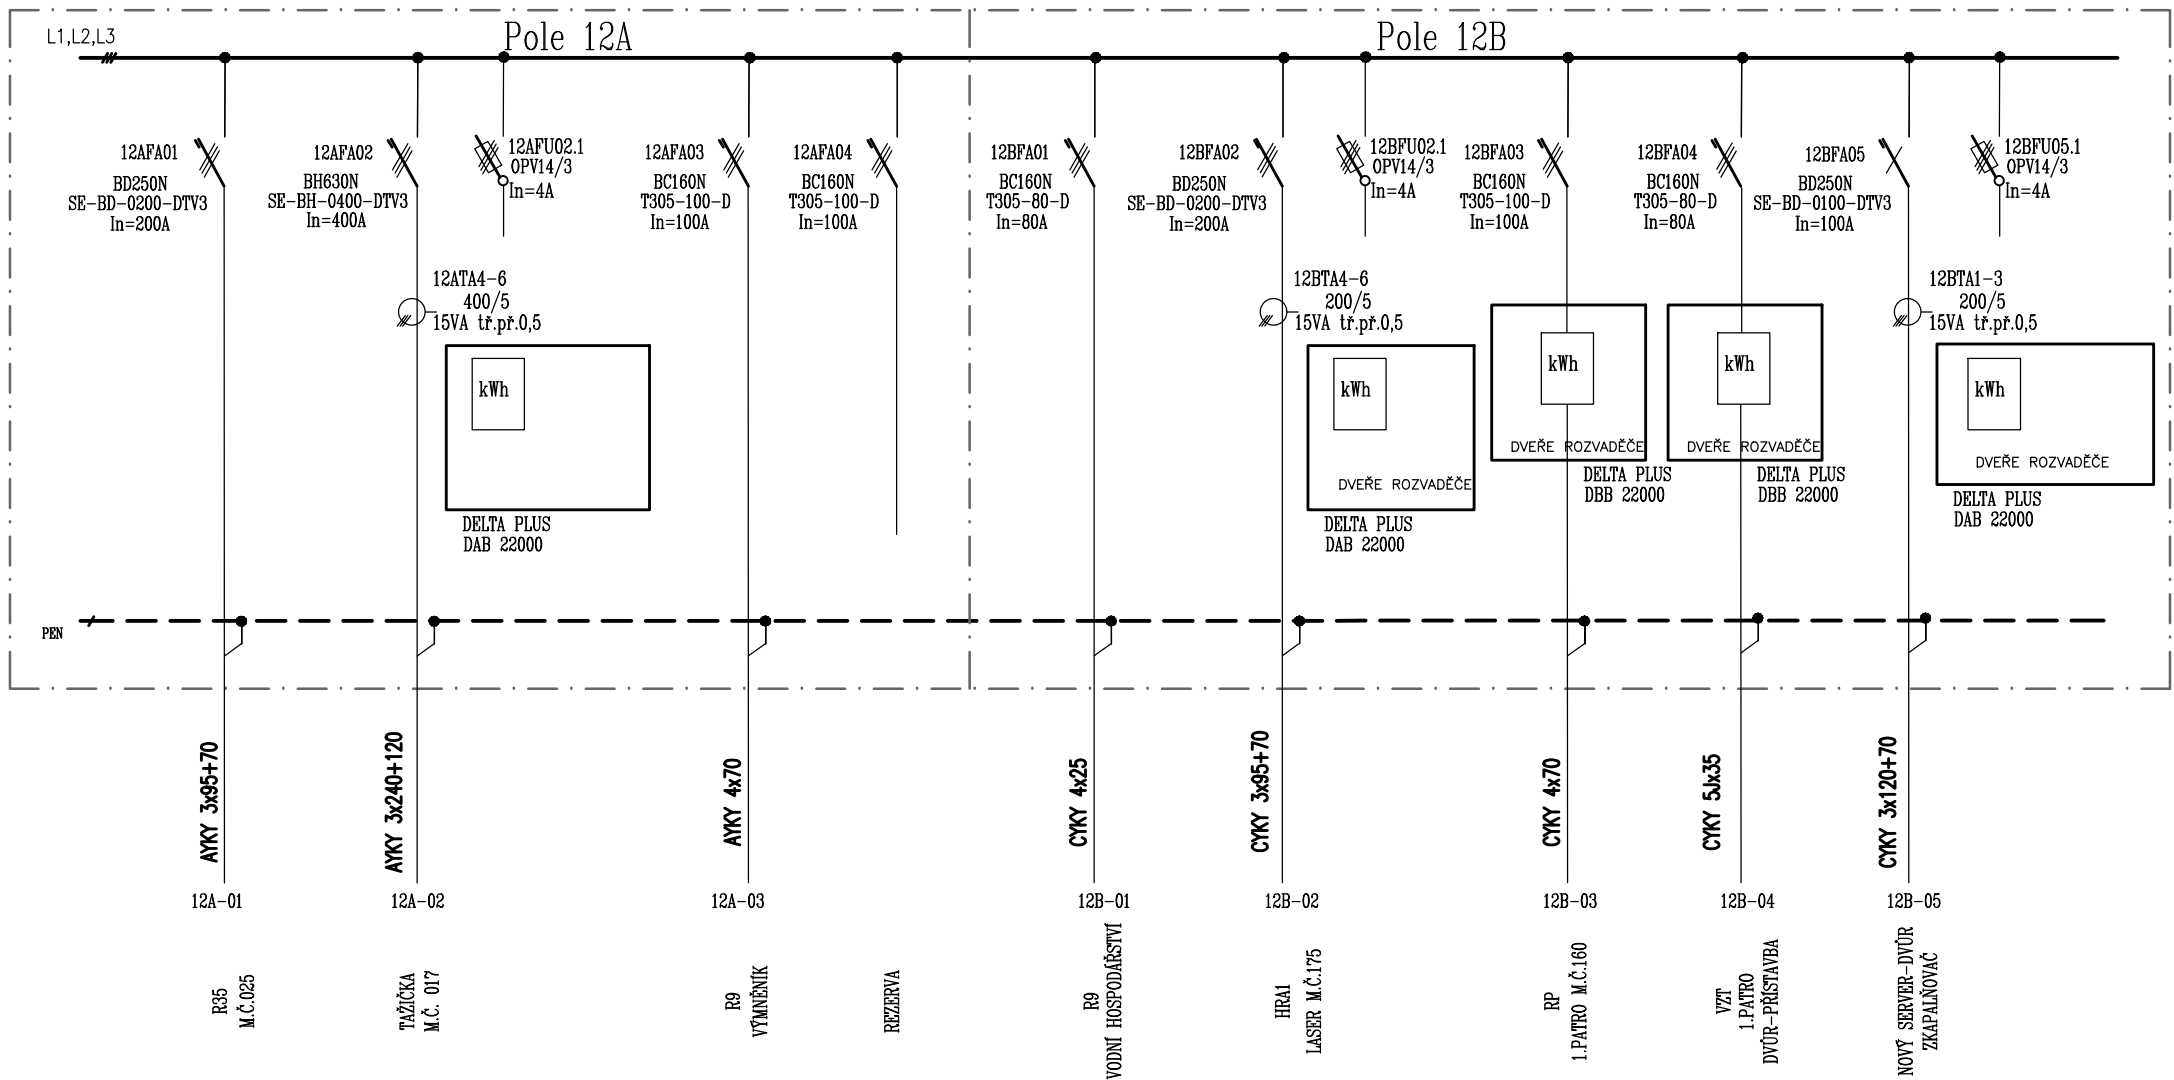


HR 33

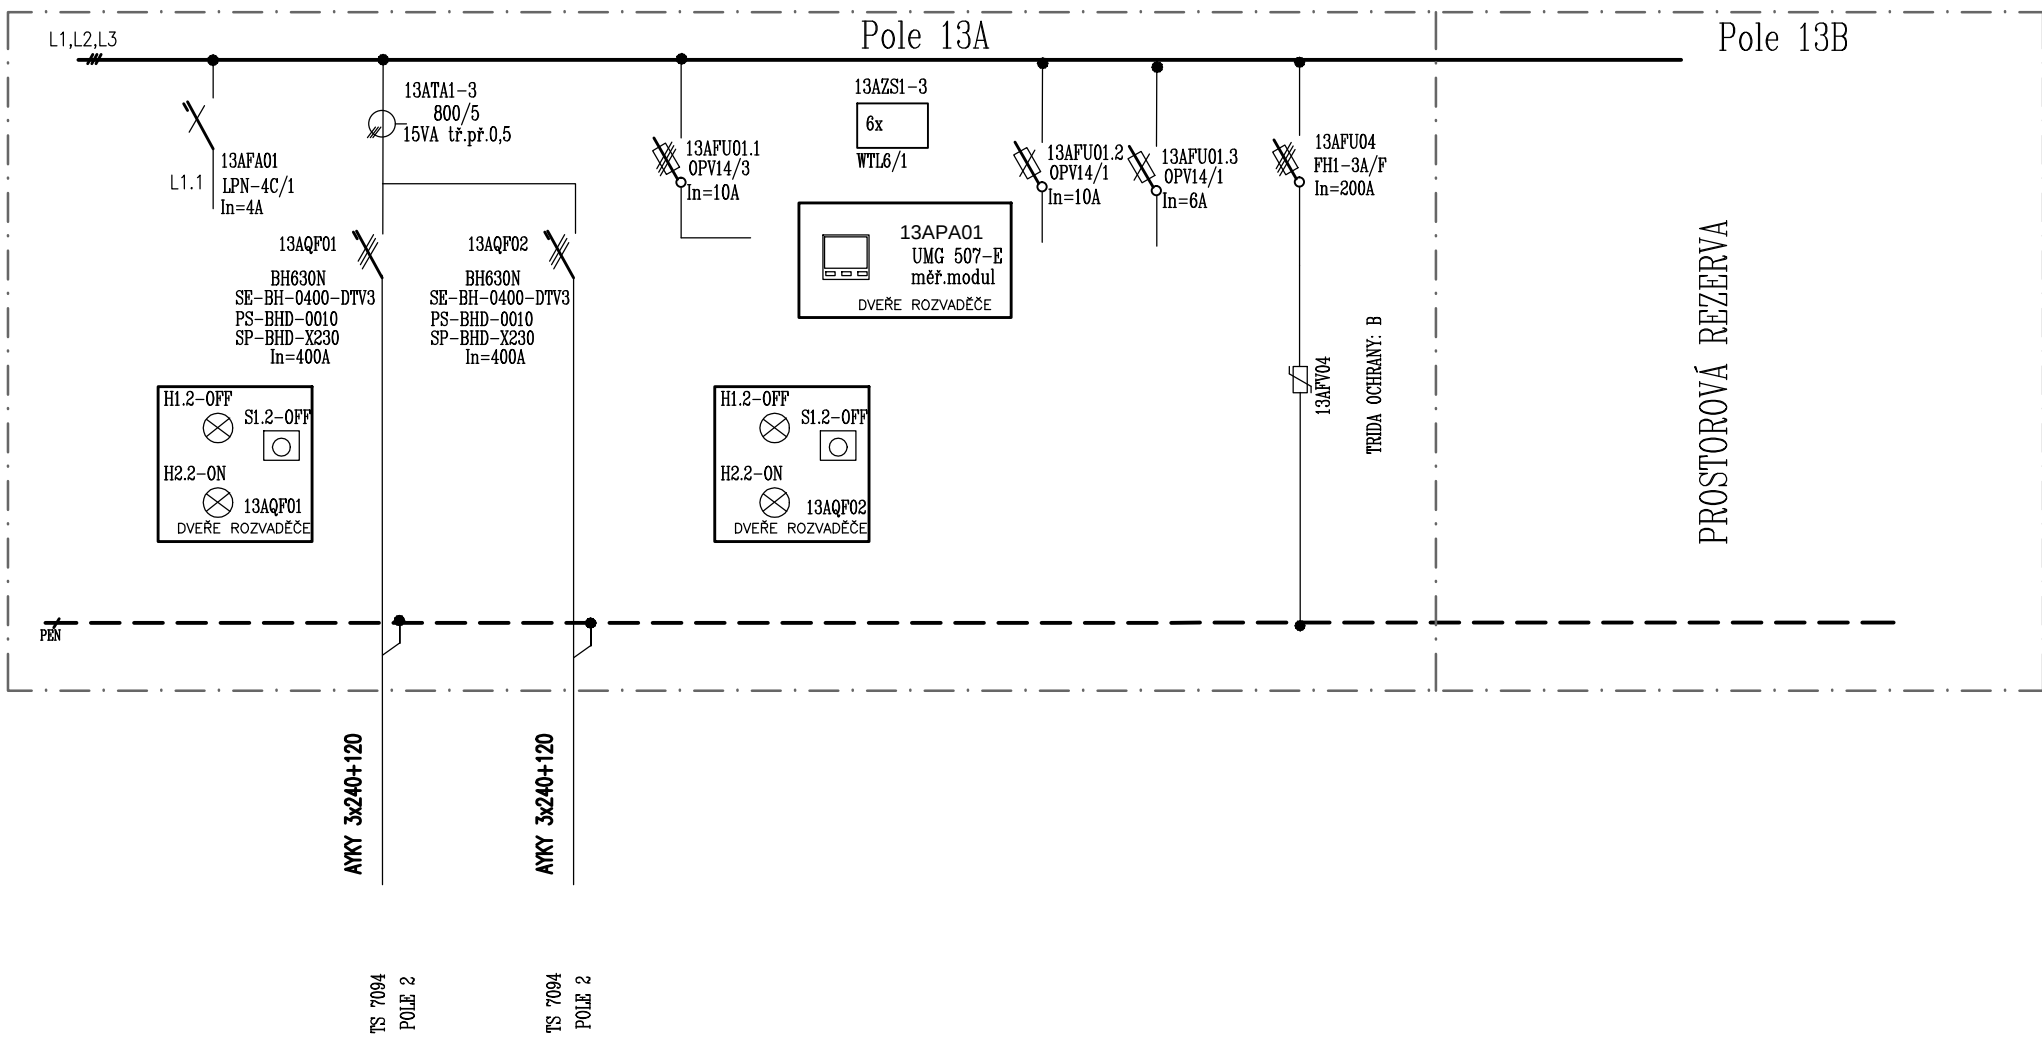


HR 33


Pole 8A

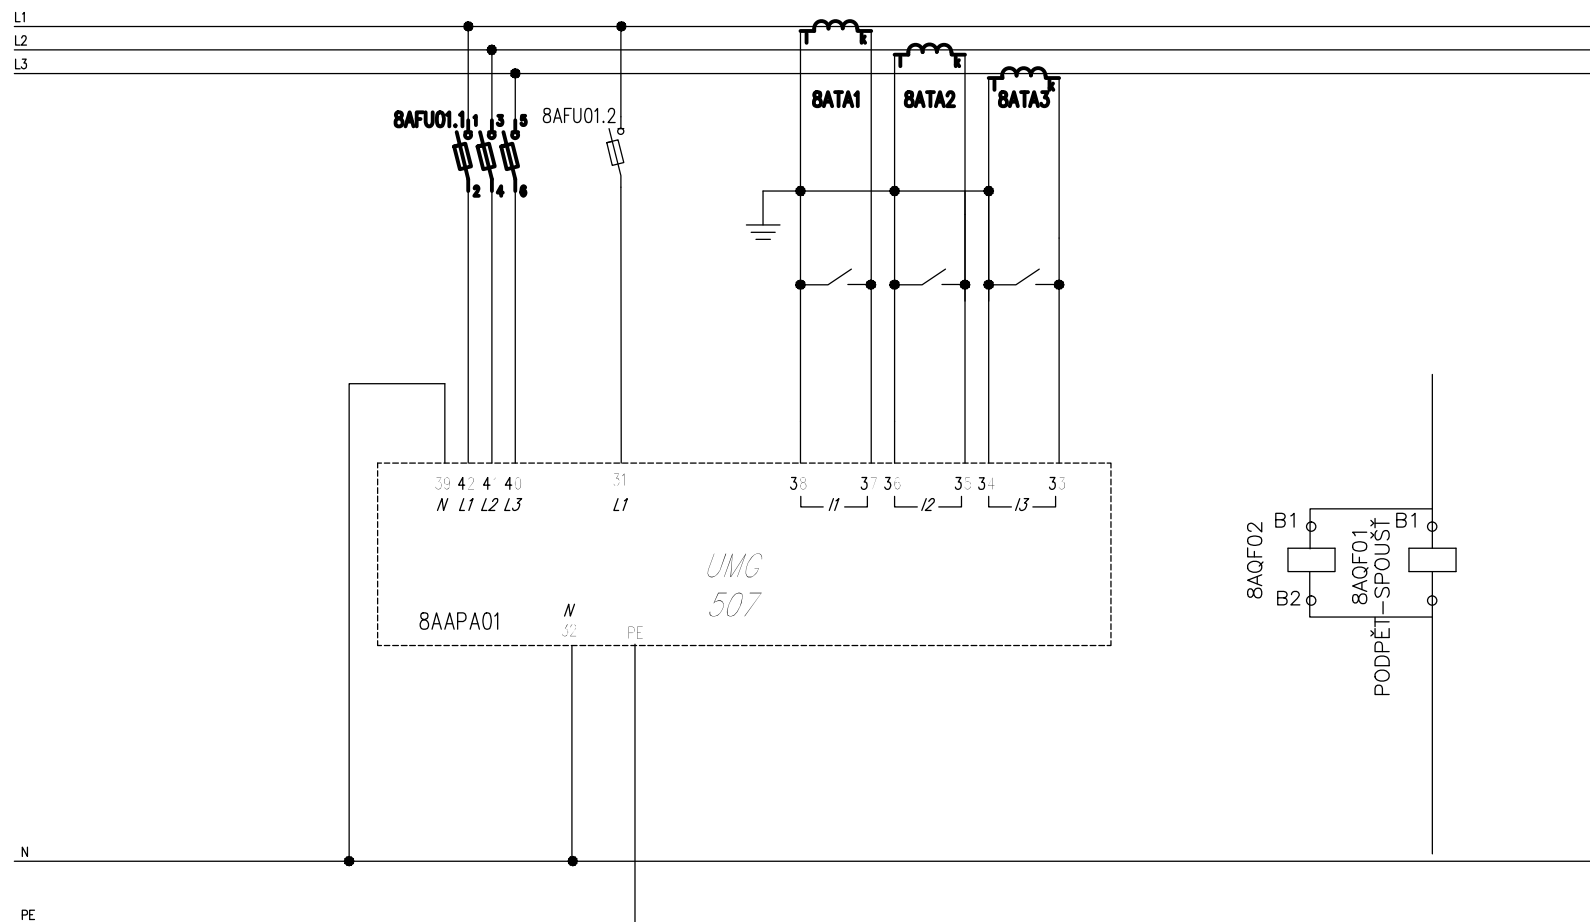

HR 33




Pole 13A

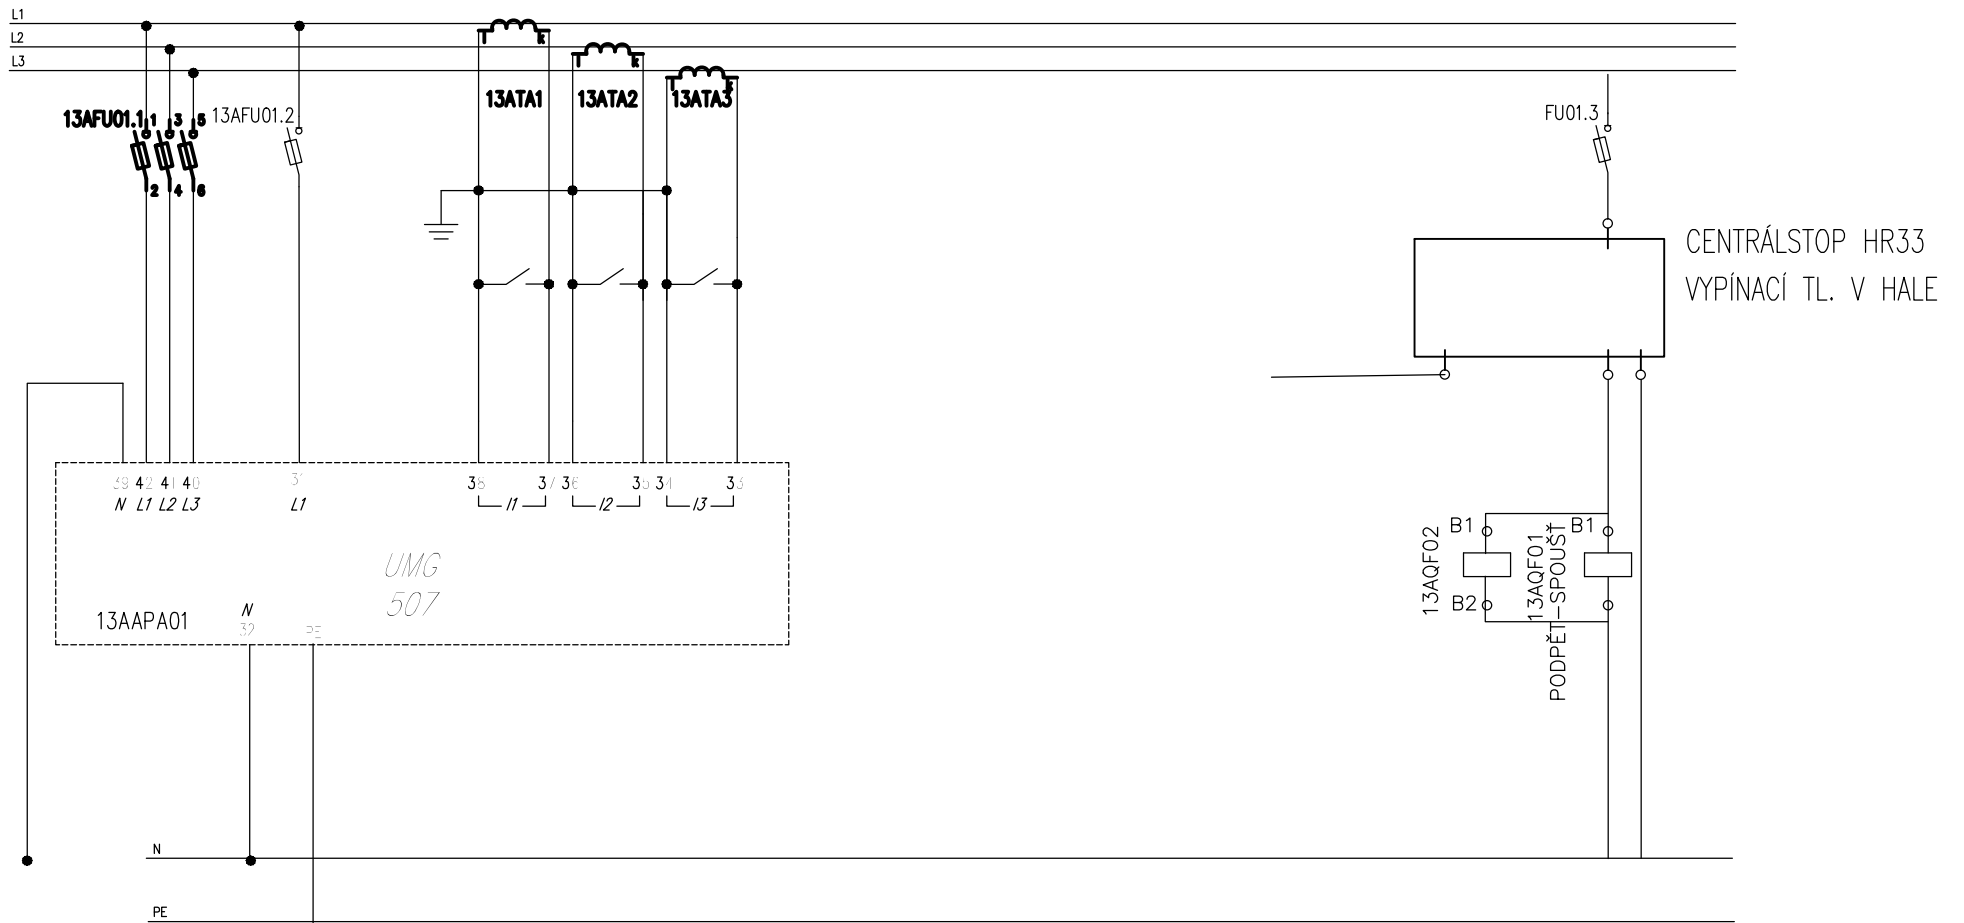

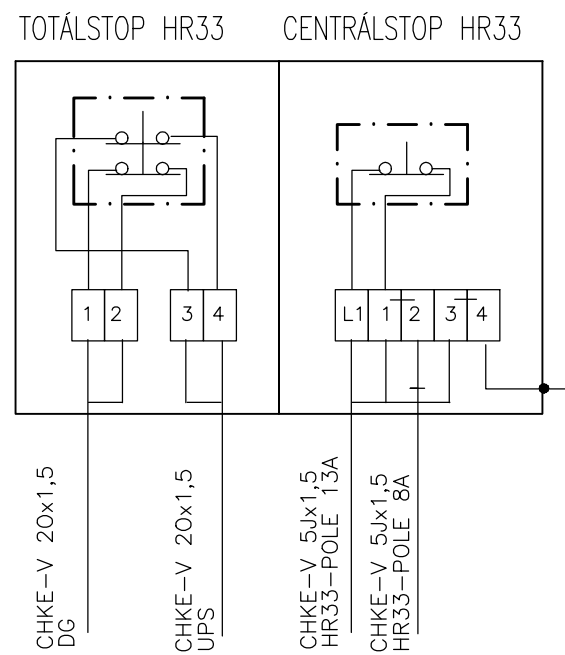


TOTÁLSTOP A CENTRÁL STOP HR33
UMÍSTIT V MÍSTĚ STÁLÉ OBSLUHY

ROZVADĚČ HR 33

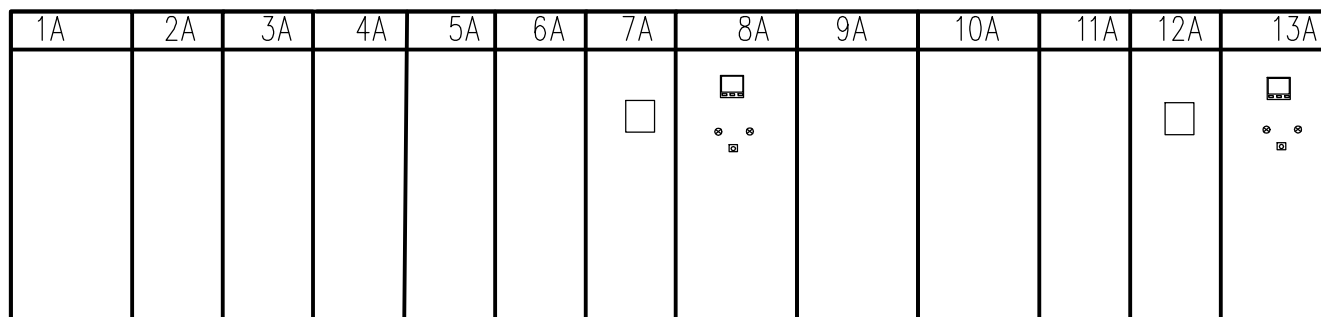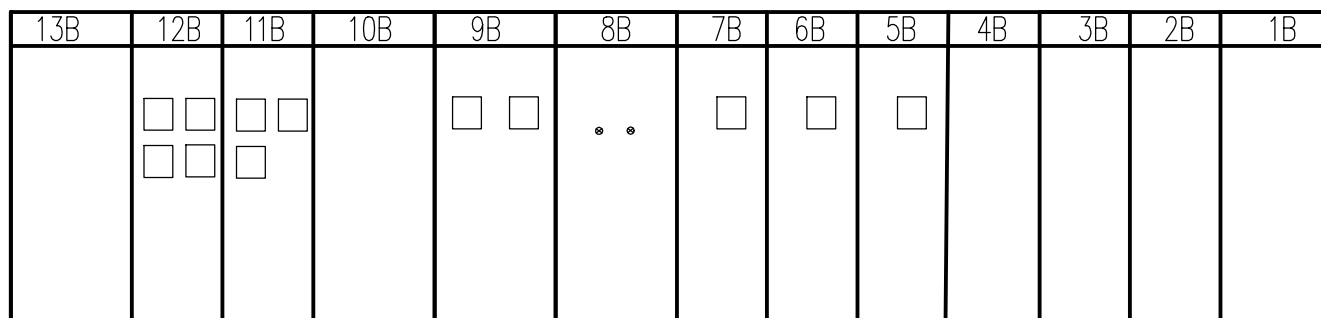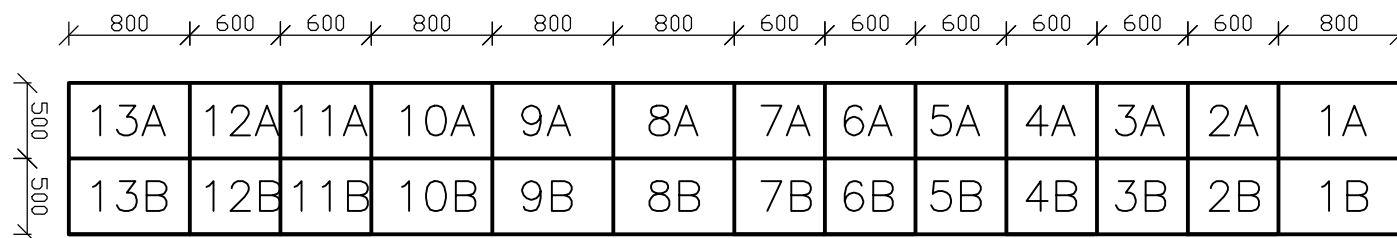


Rozměr rozvaděče (š-v-h) mm : 5x800+8x600 – 2100 – 2x500
 Napěťová soustava : 3+N+PE, AC, 50 Hz, 400/230 V TN–C–S
 CIZÍ NAPĚTÍ Z GENERÁTORU UPS
 Ovládací napětí: 230 VAC
 Cizí napětí : --
 Jmenovitý proud In : 2000 A
 Ochrana : samočinným odpojením od zdroje v síti TN

Přívod : SPODEM
 Vývody : SPODEM
 Barva skříně : RAL 7035
 Typ skříně :
 Krytí : IP 40/00
 Převážní celky : PO POLÍCH

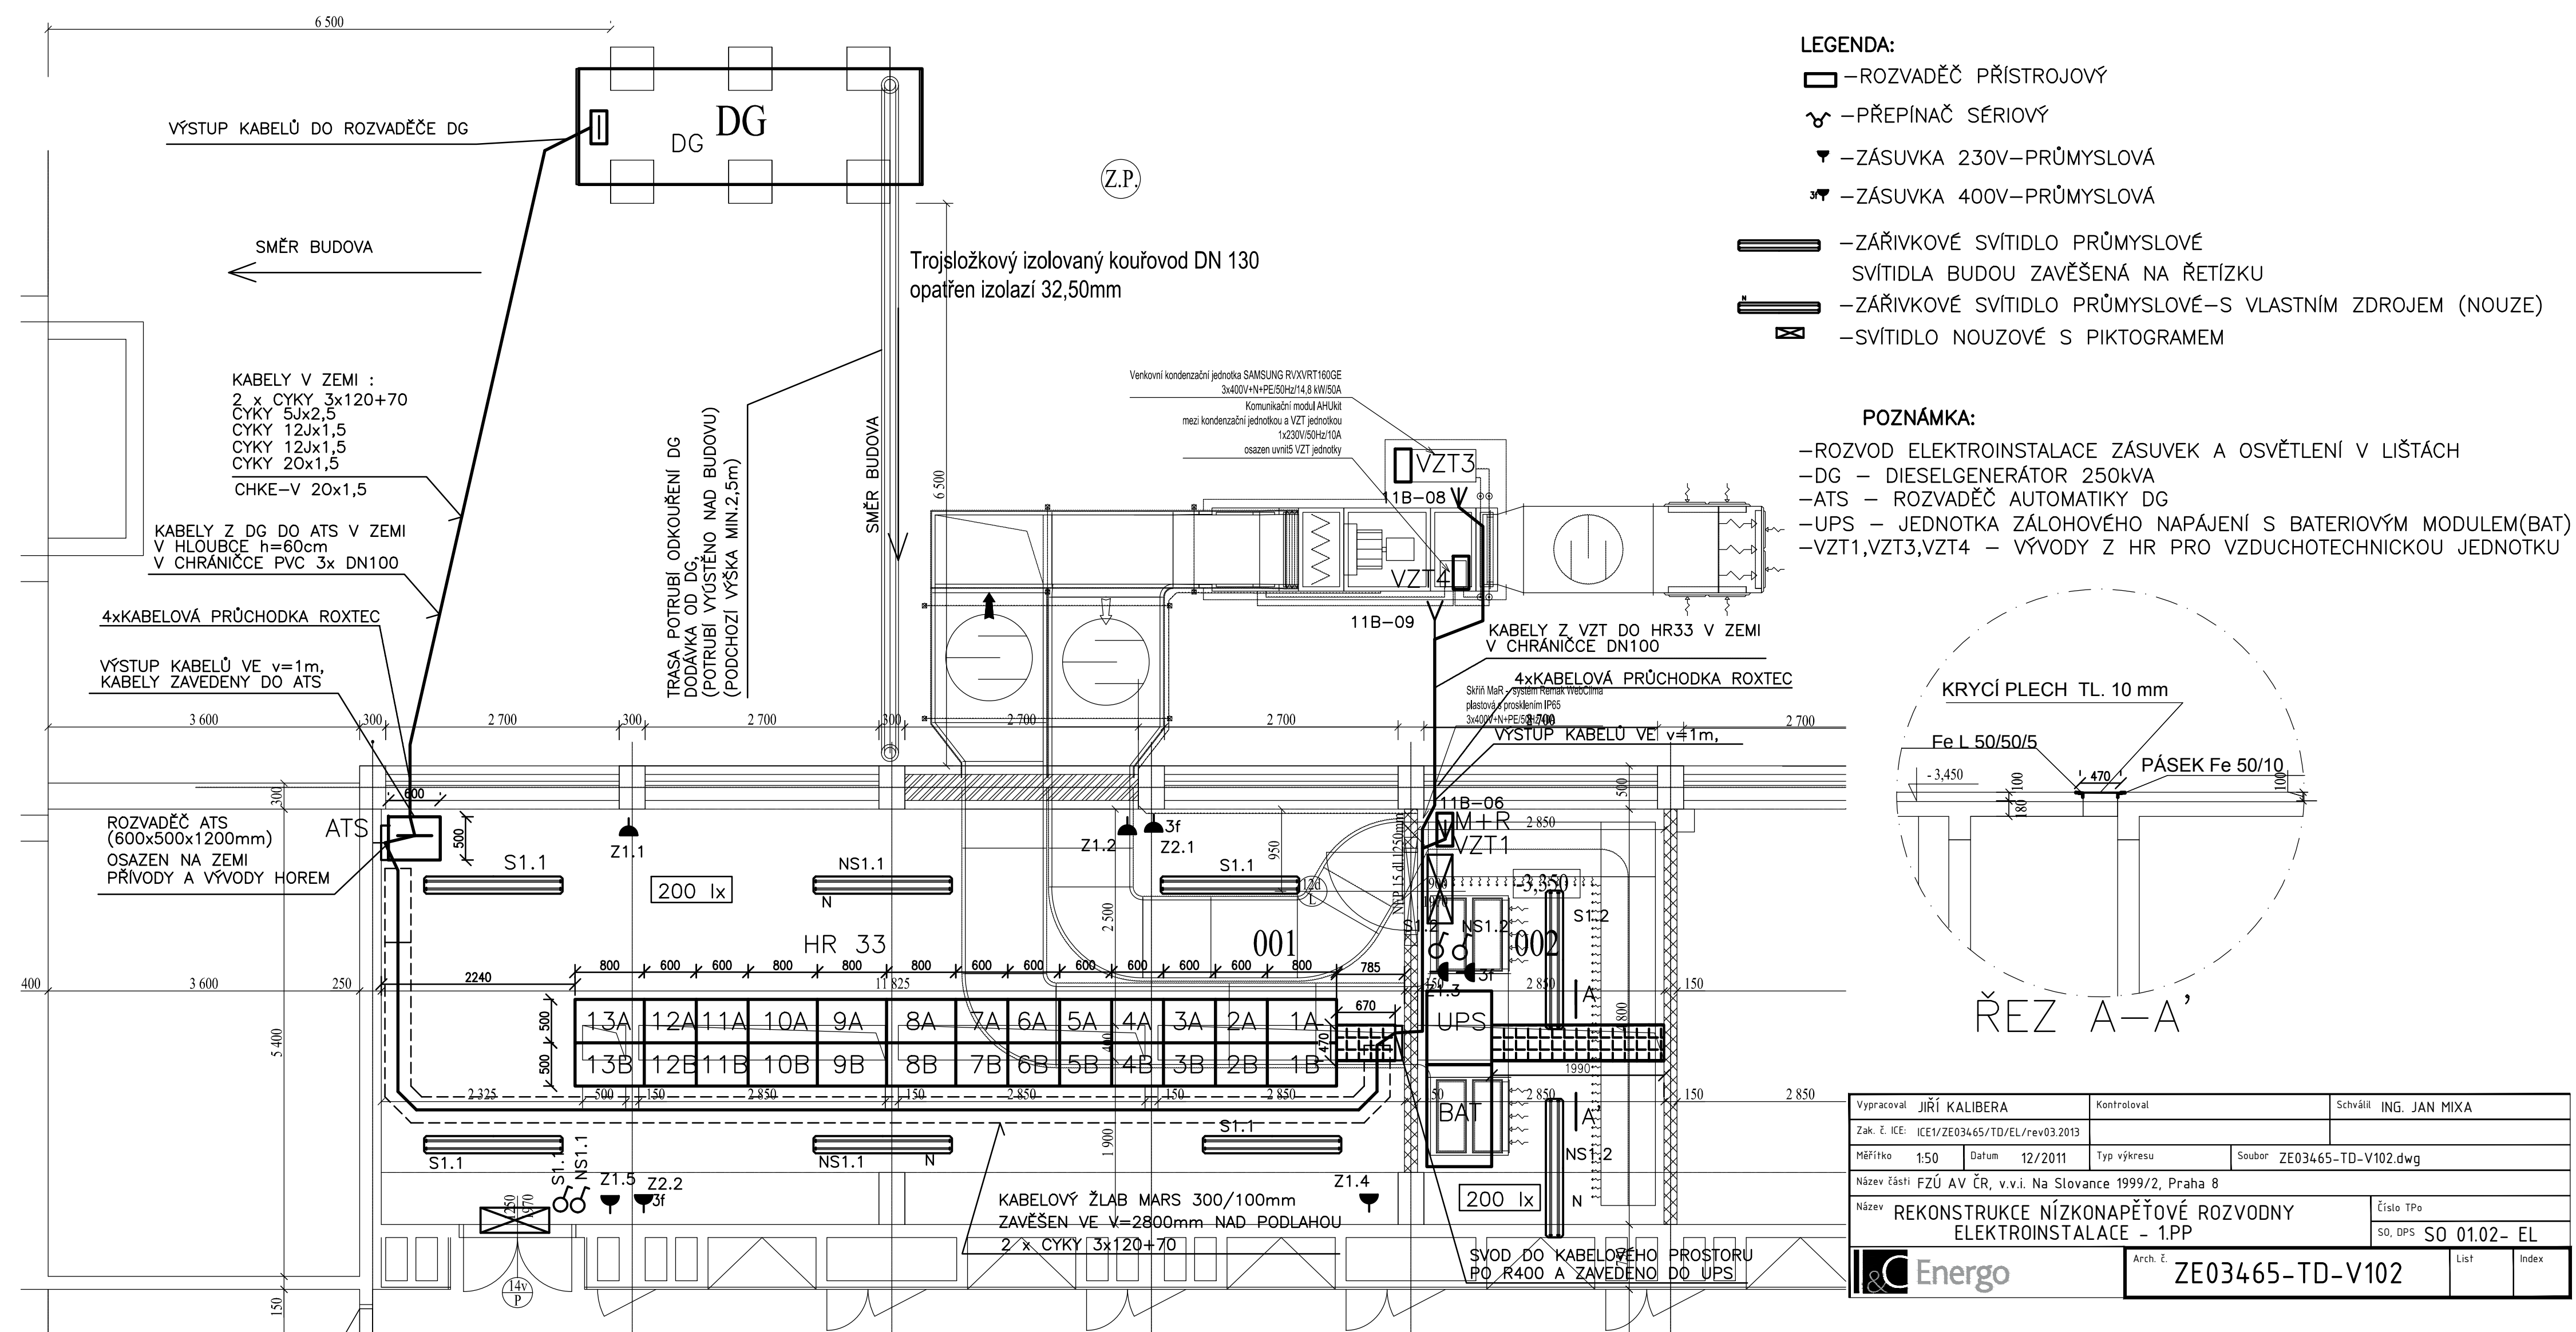

FYZIKÁLNÍ ÚSTAV "ČÁST B"

Příčný řez I-I', M 1:50

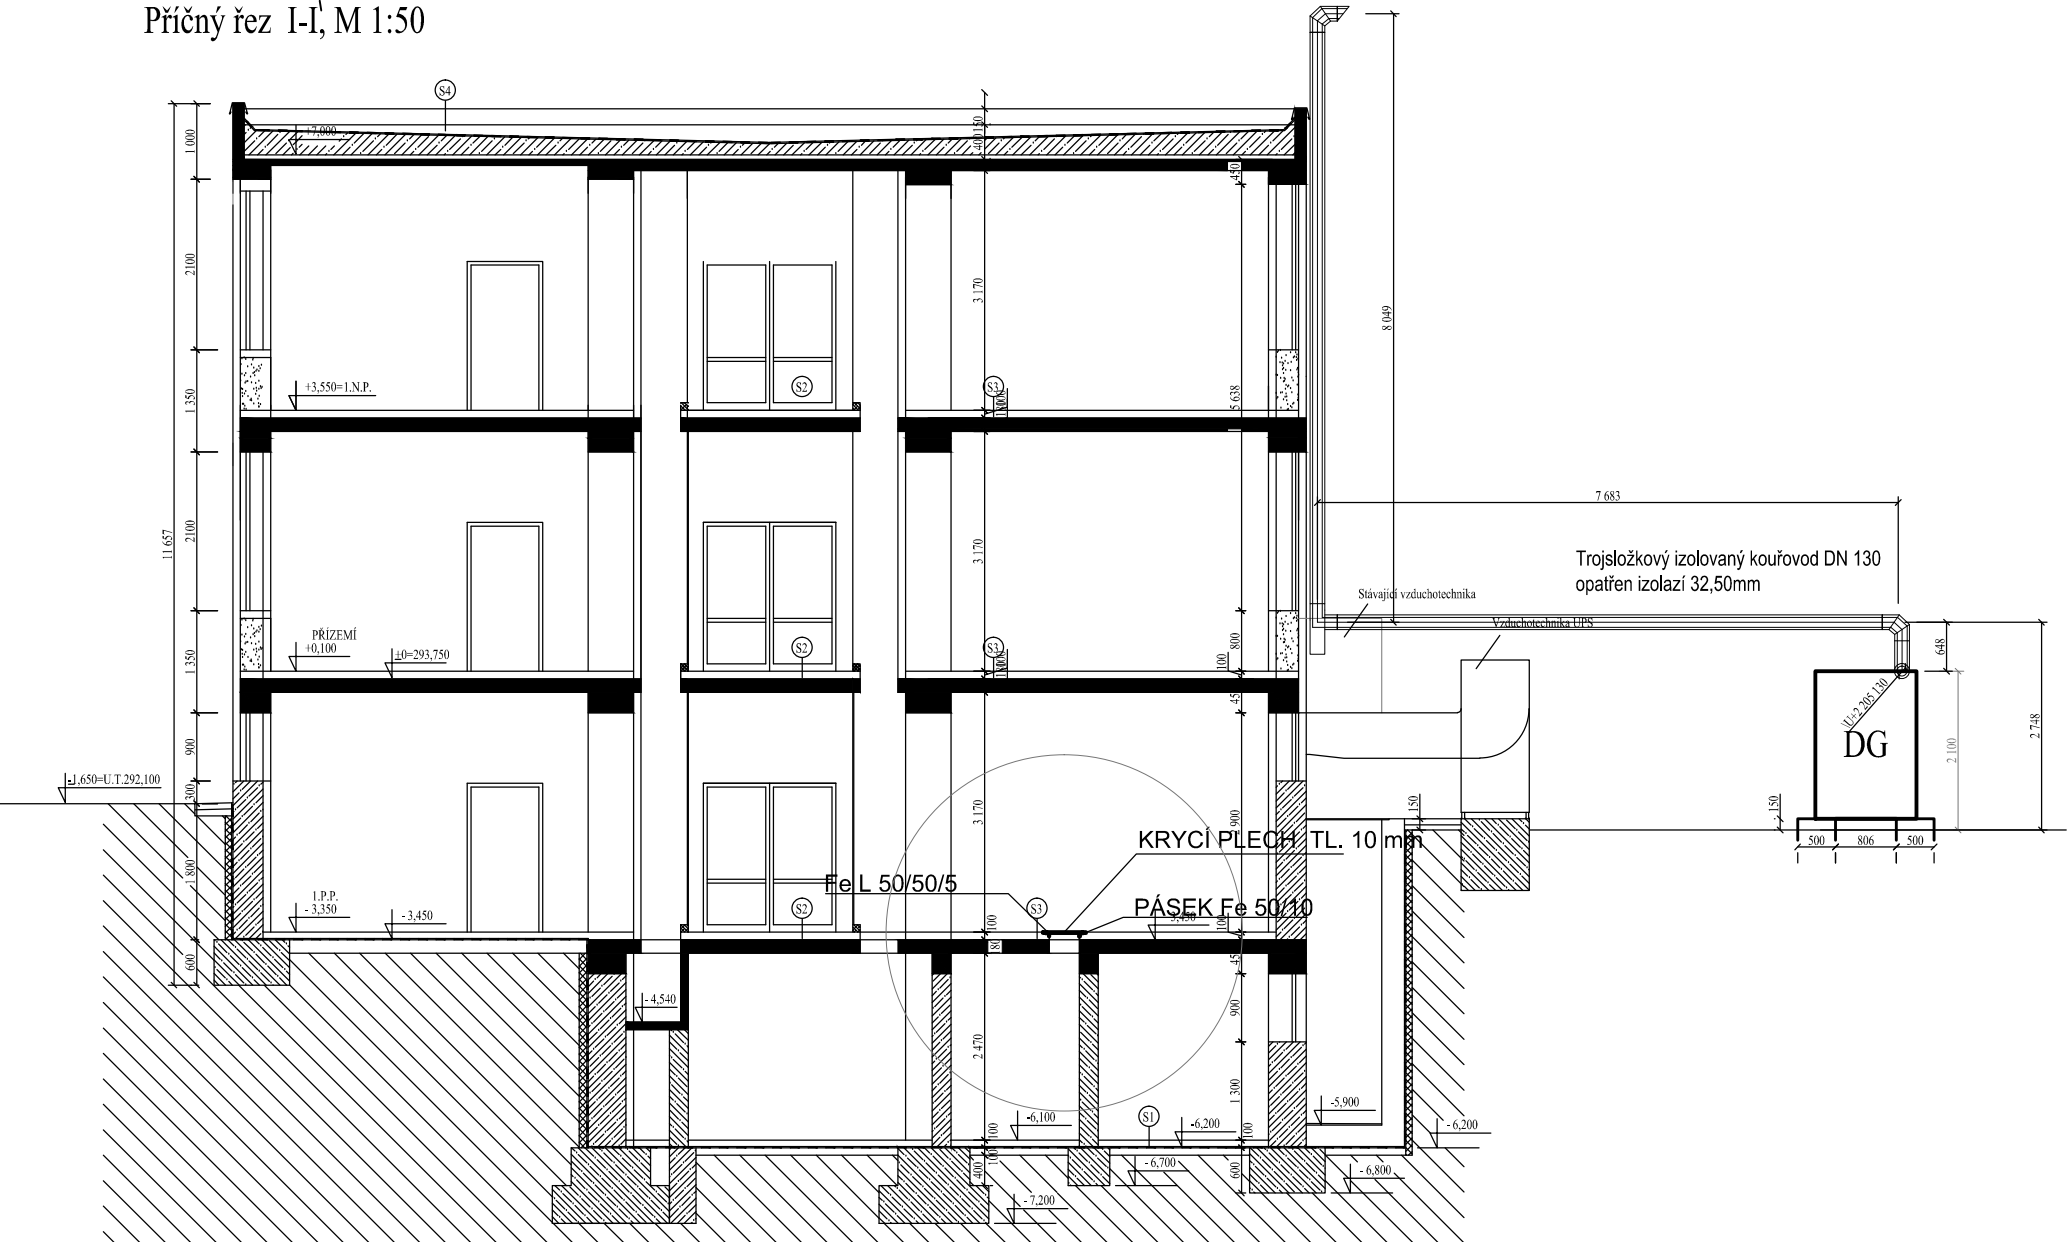

POZNÁMKA

Vzhledem k tomu, že dieselagregát je ve vzdálenosti 6,5m od budovy. je nutné použít vynášecí konstrukci (součást dodávky kouřovodu)

Vypracoval JIŘÍ KALIBERA		Kontroloval		Schválil ING. JAN MIXA	
Zak. č. ICE: ICE1/ZE03465/TD/EL/rev00					
Měřítko 1:100	Datum 12/2011	Typ výkresu	Soubor ZE03465–TD–V104.dwg		
Název části FZÚ AV ČR, v.v.i. Na Slovance 1999/2, Praha 8					
Název REKONSTRUKCE NÍZKONAPĚŤOVÉ ROZVODNY				Číslo TPO	
1.PP A 2.PP ELEKTROINSTALACE – ODVOD SPALIN Z DG				SO, DPS SO 01.02– EL	
		Arch. č. ZE03465–TD–V104		List	Index