


Koordinační situace , M 1:500

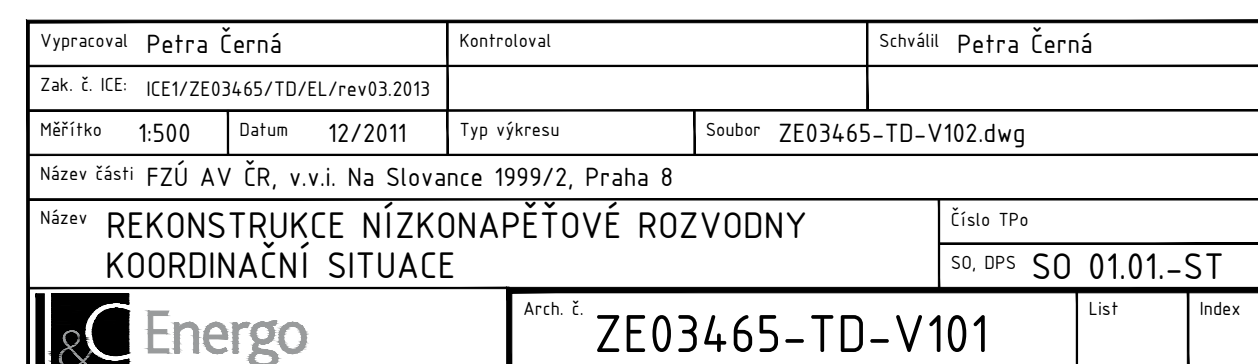

FYZIKÁLNÍ ÚSTAV "ČÁST B"

Základy , M 1:50


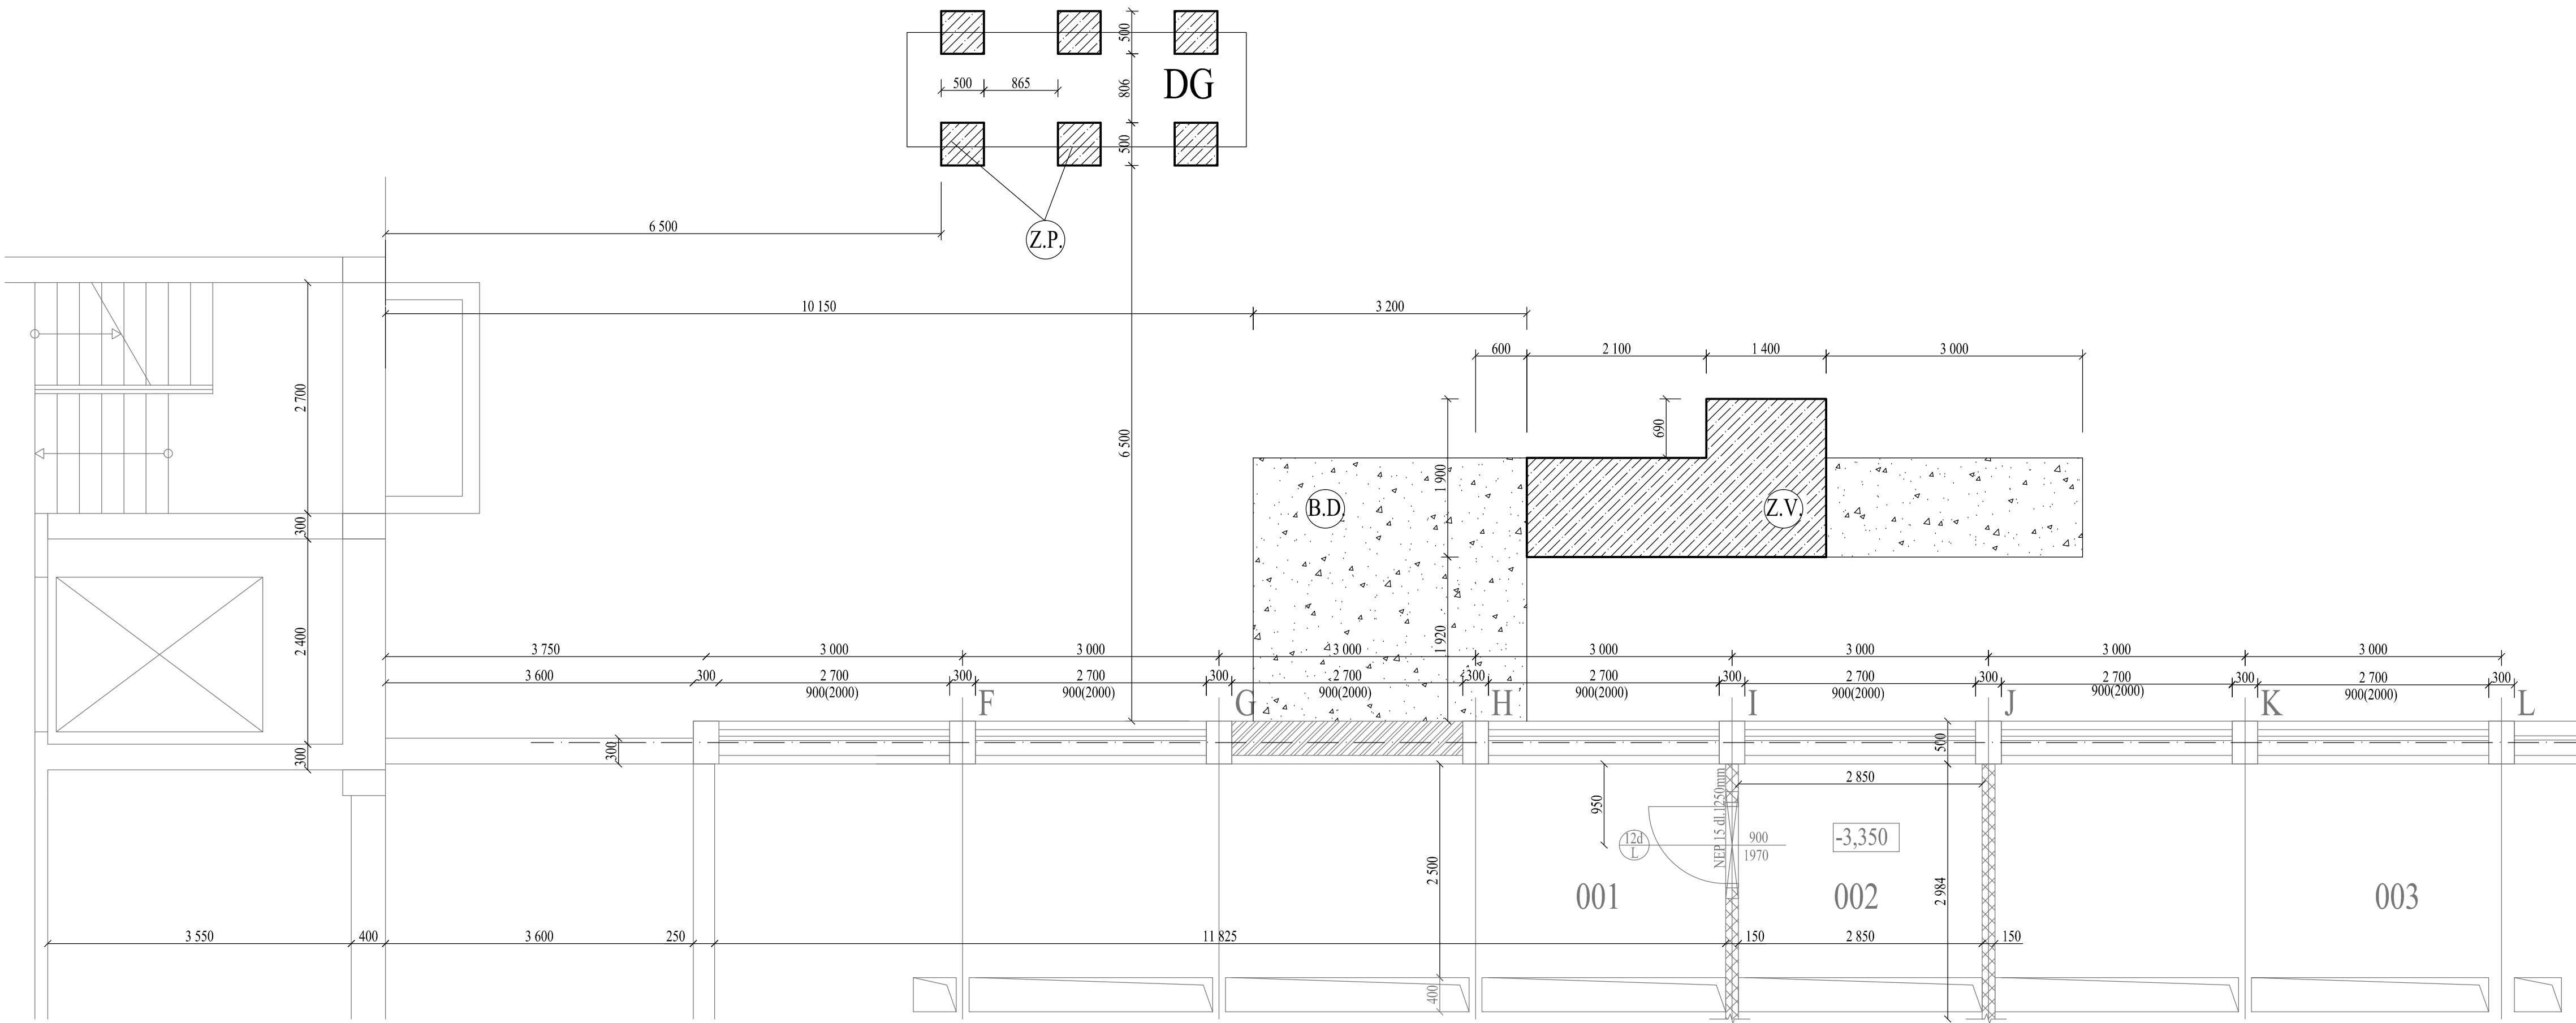


Schéma rozdělení částí objektu

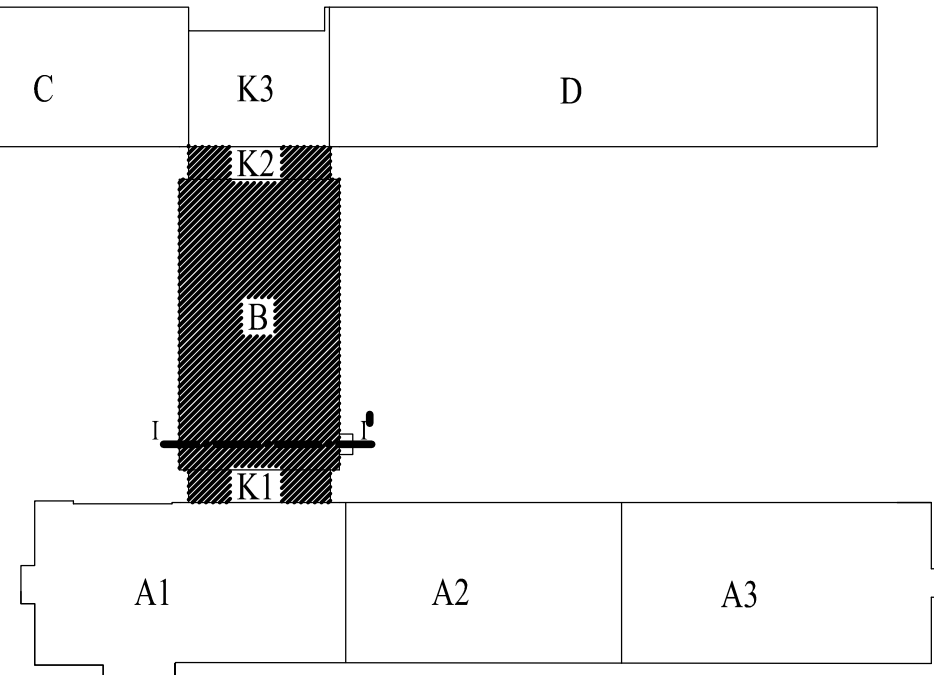

LEGENDA HMOT

- (Z.V.)** Betonový základ pro vzd.jednotku
- (Z.P.)** Bet.základové patky pod kontejner s náhradním zdrojem
- (B.D.)** Betonové dlaždice pod podpěry vzduchotechnického potrubí

Vypracoval Petra Černá			Kontroloval		Schválil Petra Černá		
Zak. č. ICE: ICE1/ZE03465/TD/EL/rev03.2013							
Měřítko	1:50	Datum	12/2011	Typ výkresu	Soubor: ZE03465-TD-V103.dwg		
Název části: FZÚ AV ČR, v.v.i. Na Slovance 1999/2, Praha 8							
Název	REKONSTRUKCE NÍZKONAPĚŤOVÉ ROZVODNY ZÁKLADY				Číslo TPa	50, DPS SO 01.01.-ST	
				Arch. č.	ZE03465-TD-V102	Líst	Index

FYZIKÁLNÍ ÚSTAV "ČÁST B"

Půdorys 1.P.P. , M 1:50


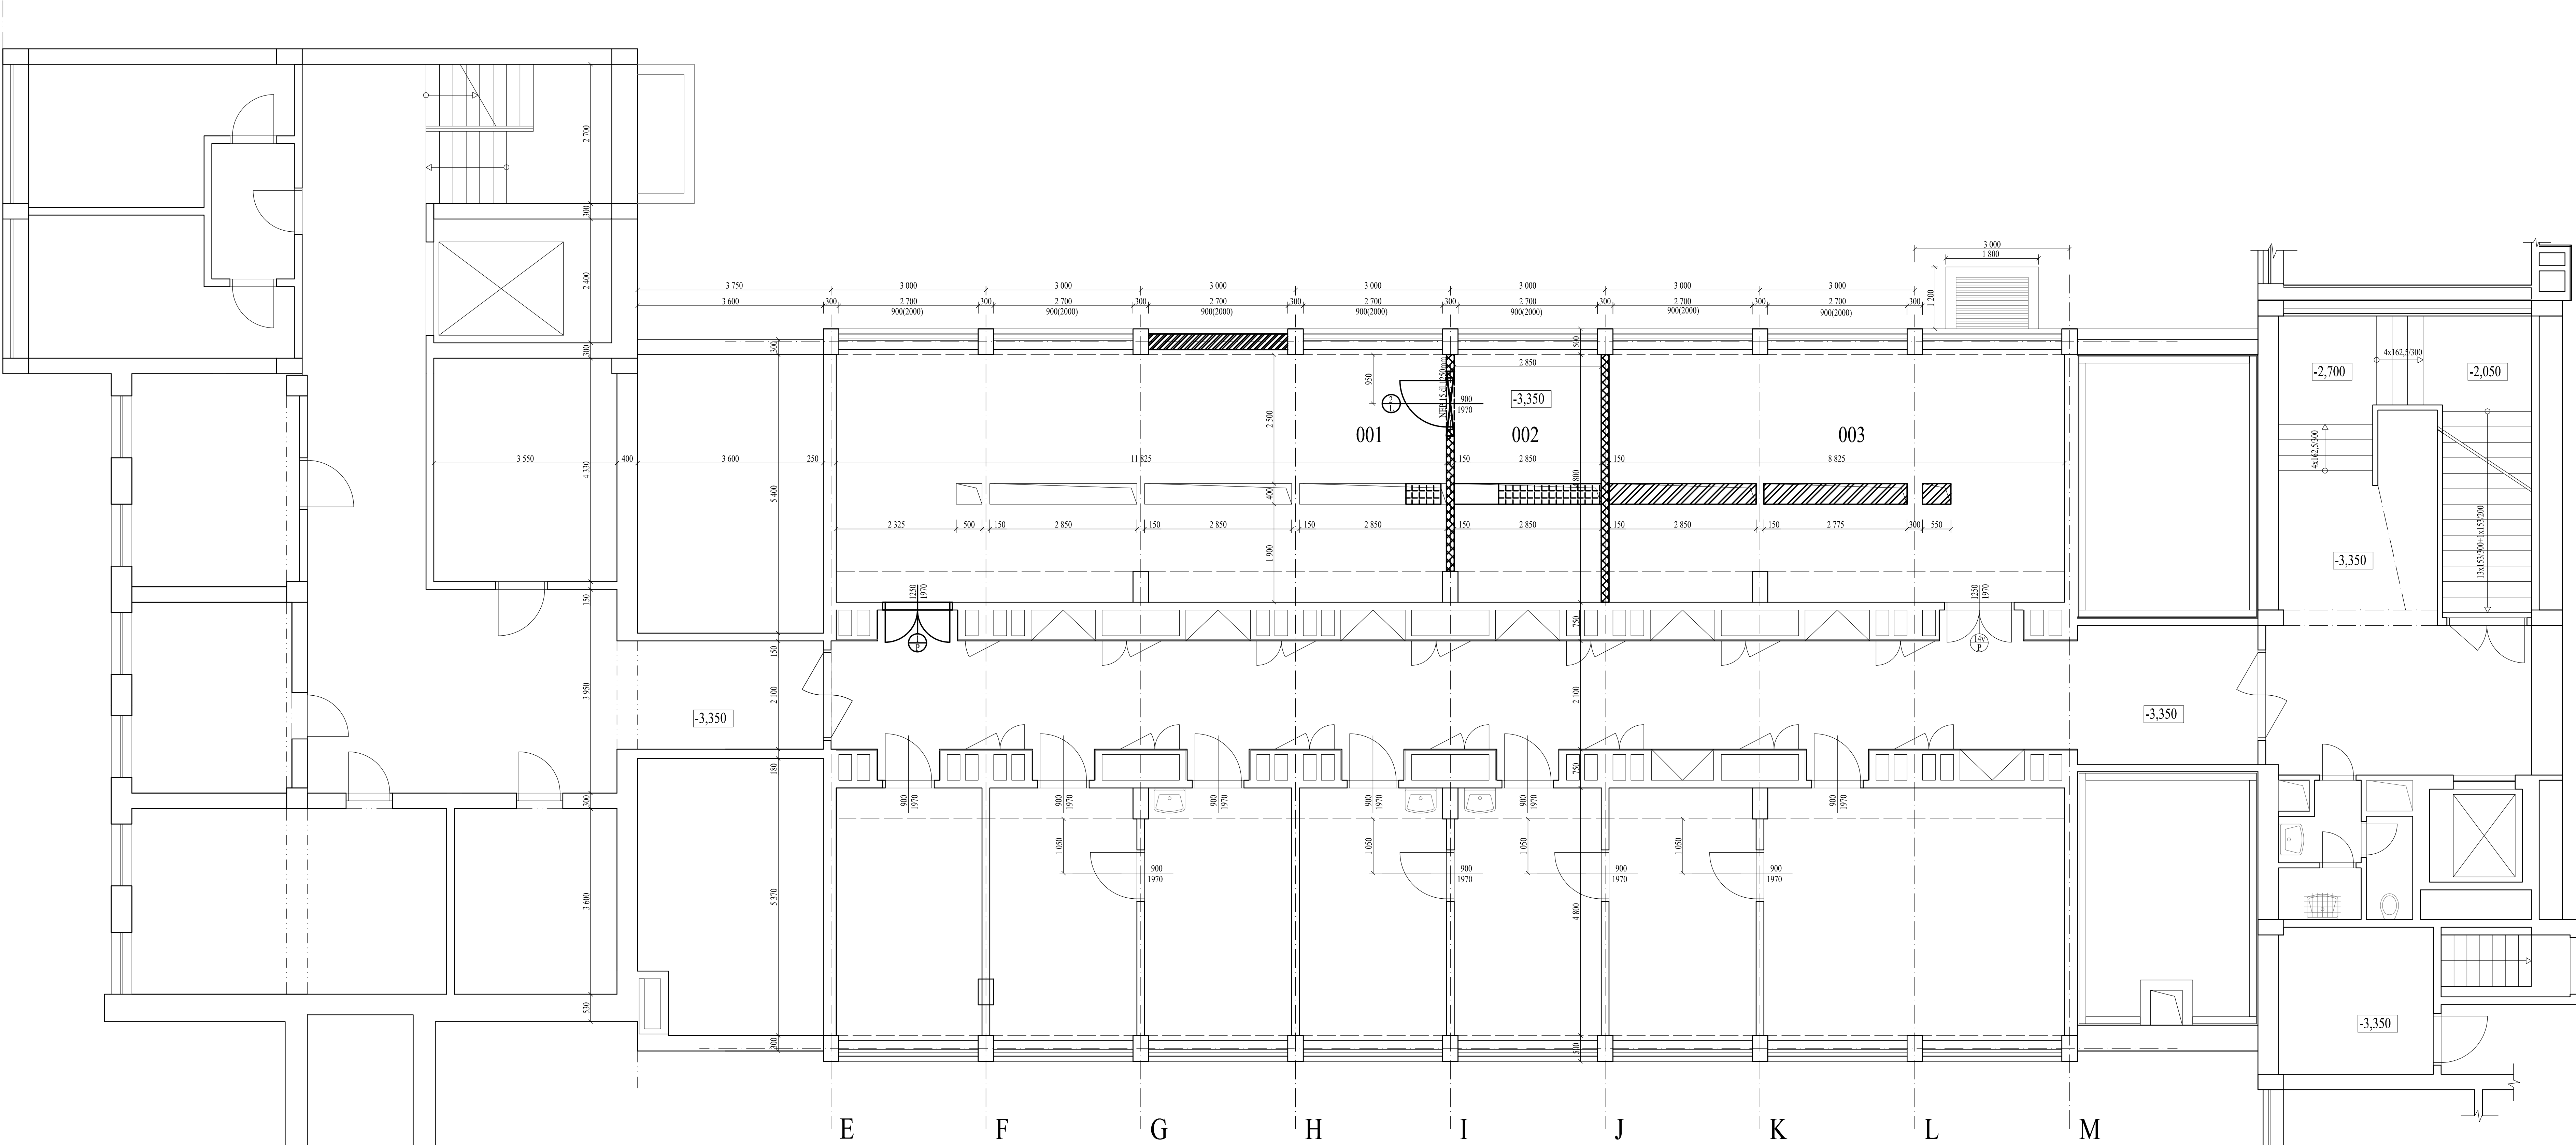


Schéma rozdělení části objektu

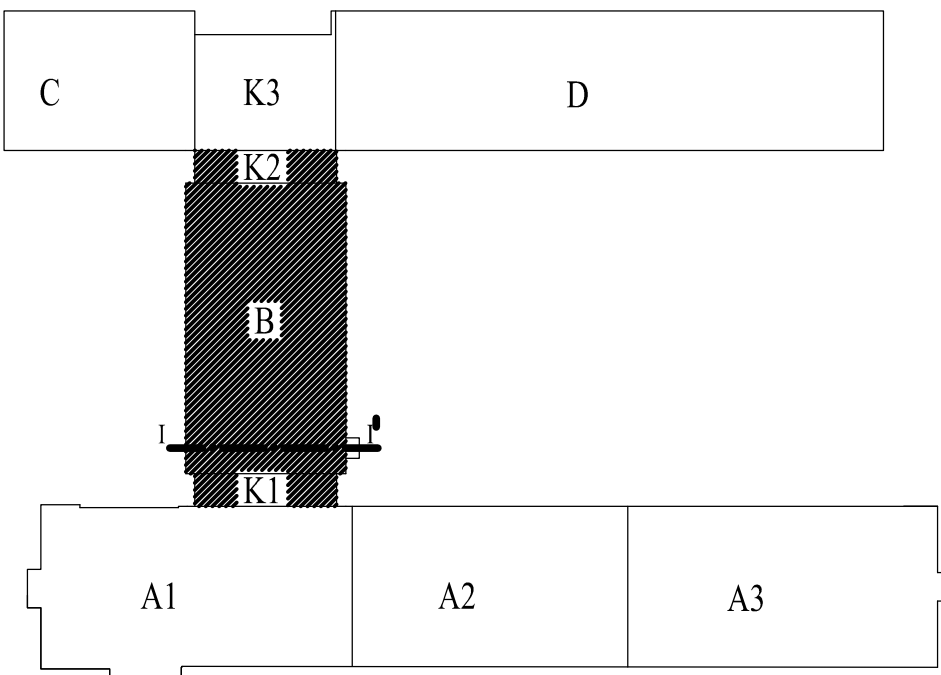

LEGENDA MÍSTNOSTÍ

Č.m.	Účel místnosti	Plocha	Podlaha	Ozn.	Opr.povrchu	stěn
001	Rozvodna	46,69	Betonové mazanina	S1		
002	UPS	13,64	Betonové mazanina	S2		
003	Laborator	42,18	Betonové mazanina	S2		

POZNÁMKY

- Ⓐ Označení okna

LEGENDA HMOT

- Navržené zdivo z tvárnice YTONG U1150mm
Navržené zdivo z tvárnice YTONG U1375mm
Dobetonšvka otvorů v podlaže-železobeton
Zakrytí otvorů v podlaže Fe plech
Obvodové nosné zdivo
Překlad NEP 15 150x140x1250
Z.V. Základ pod vzduch.jednotku
Z.P. Základové patky pod kontejner

Vypracoval: Petra Černá		Inženýrská		Schválil: Petra Černá	
Zak. č. kč.	611/2013464/TD/L/rev03.2013	Měřítko: 1:50		Dátum: 02/2013	
Název: FYZ. ÚST. ČÁST B - vst. Na Stavebnice 999/12, Průběh B		Téma: REKONSTRUKCE NÍZKONAPĚTOVÉ ROZVODNY PŮDORYS 1PP		Číslo: 10. ÚP. SO 0101-ST	
Energo		ZE03465-TD-V103		1st	Index

FYZIKÁLNÍ ÚSTAV "ČÁST A3"
Půdorys 2.P.P. , M 1:50


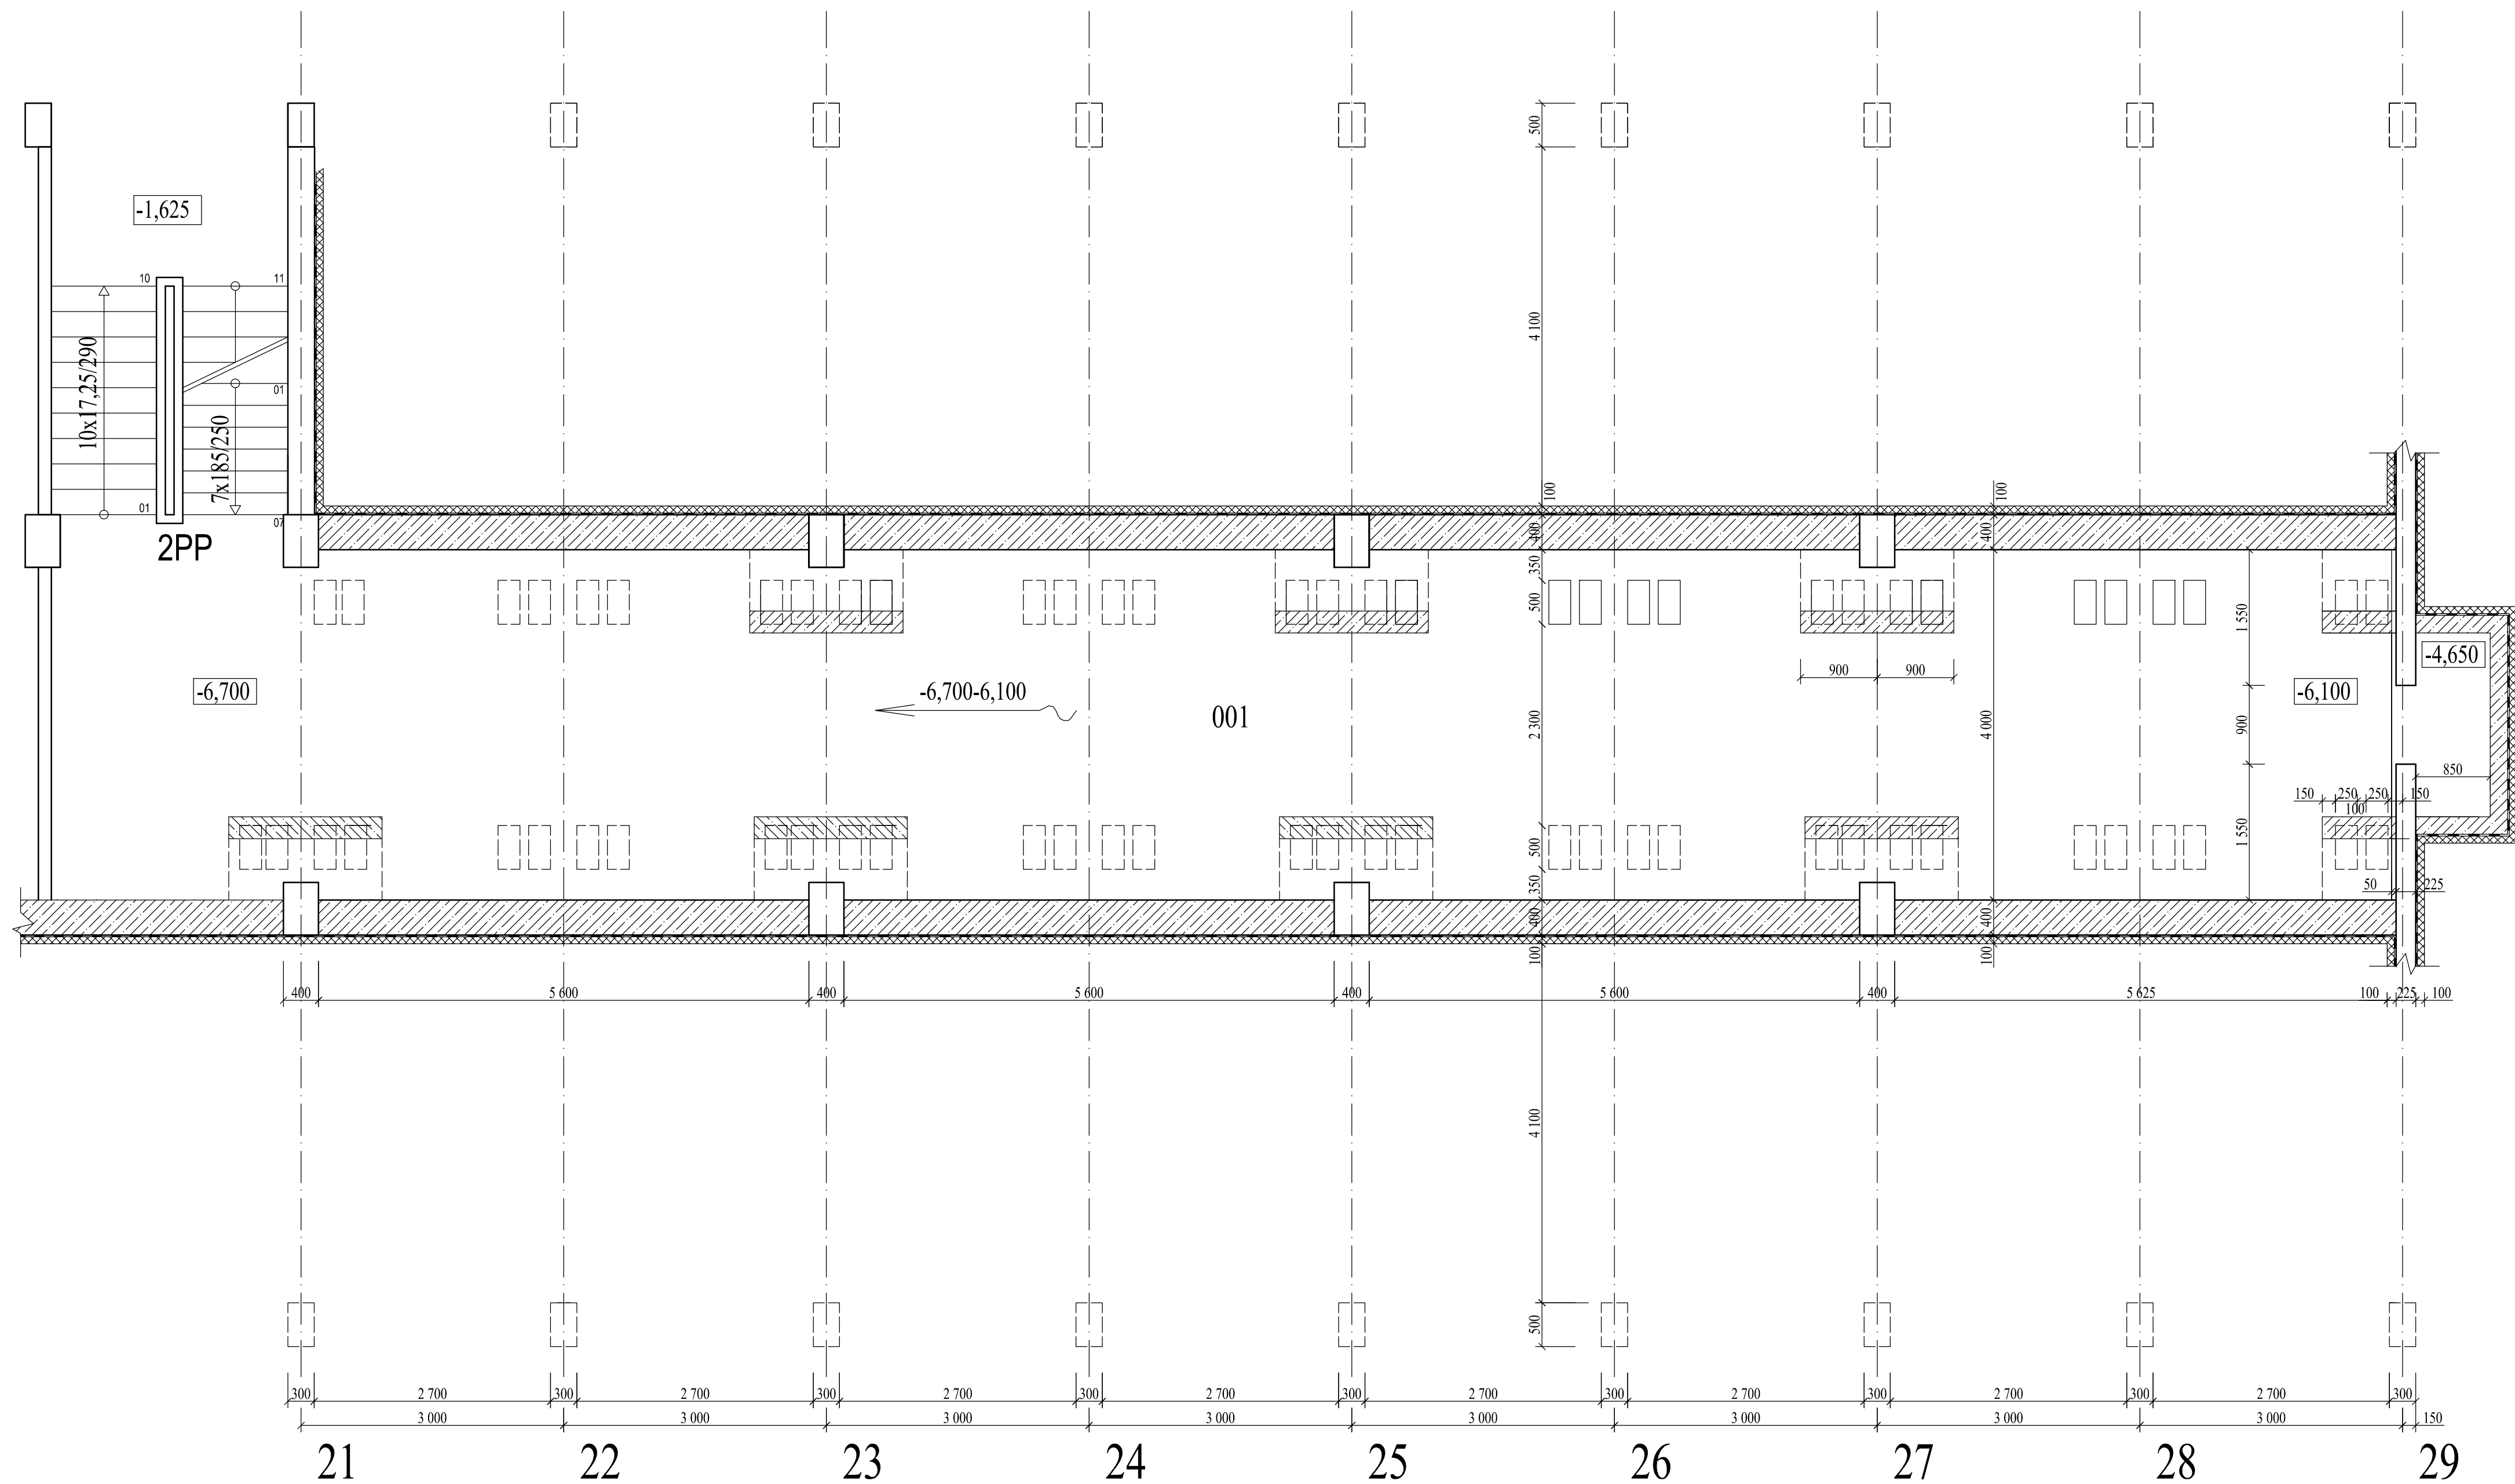


Schéma rozdělení částí objektu

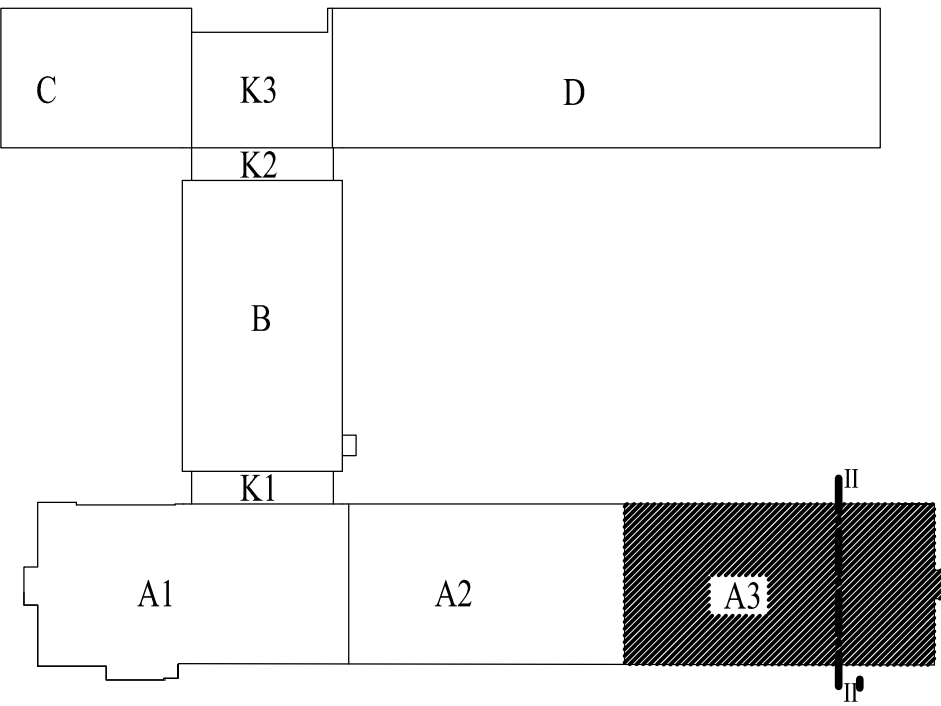

LEGENDA MÍSTNOSTÍ

Č.m.	Účel místnosti	Plocha	Podlaha	Ozn.	Úpr.povrchů stěn
001	Prozatímní sklad	-	Stáv.betonová mazanina	S1	bez staveb.úprav

Vypracoval: Petra Černá			Kontroloval:		Schválil: Petra Černá	
Zak. č. KE: ICEI/ZE03465/TD/EL/rev03.2013						
Měřítko: 1:50	Datum: 12/2011	Typ výkresu:		Soubor: ZE03465-TD-V105.dwg		
Název části: FZÚ AV ČR, v.v.i. Na Slovance 1999/2, Praha 8						
Název: REKONSTRUKCE NÍZKONAPĚTOVÉ ROZVODNY PŮDORYS 2.PP - ČÁST A3				Číslo TPo: SO, DPS: SO 01.01-ST		
		Arch. č.: ZE03465-TD-V104		List	Index	

Příčný řez I-I, M 1:50


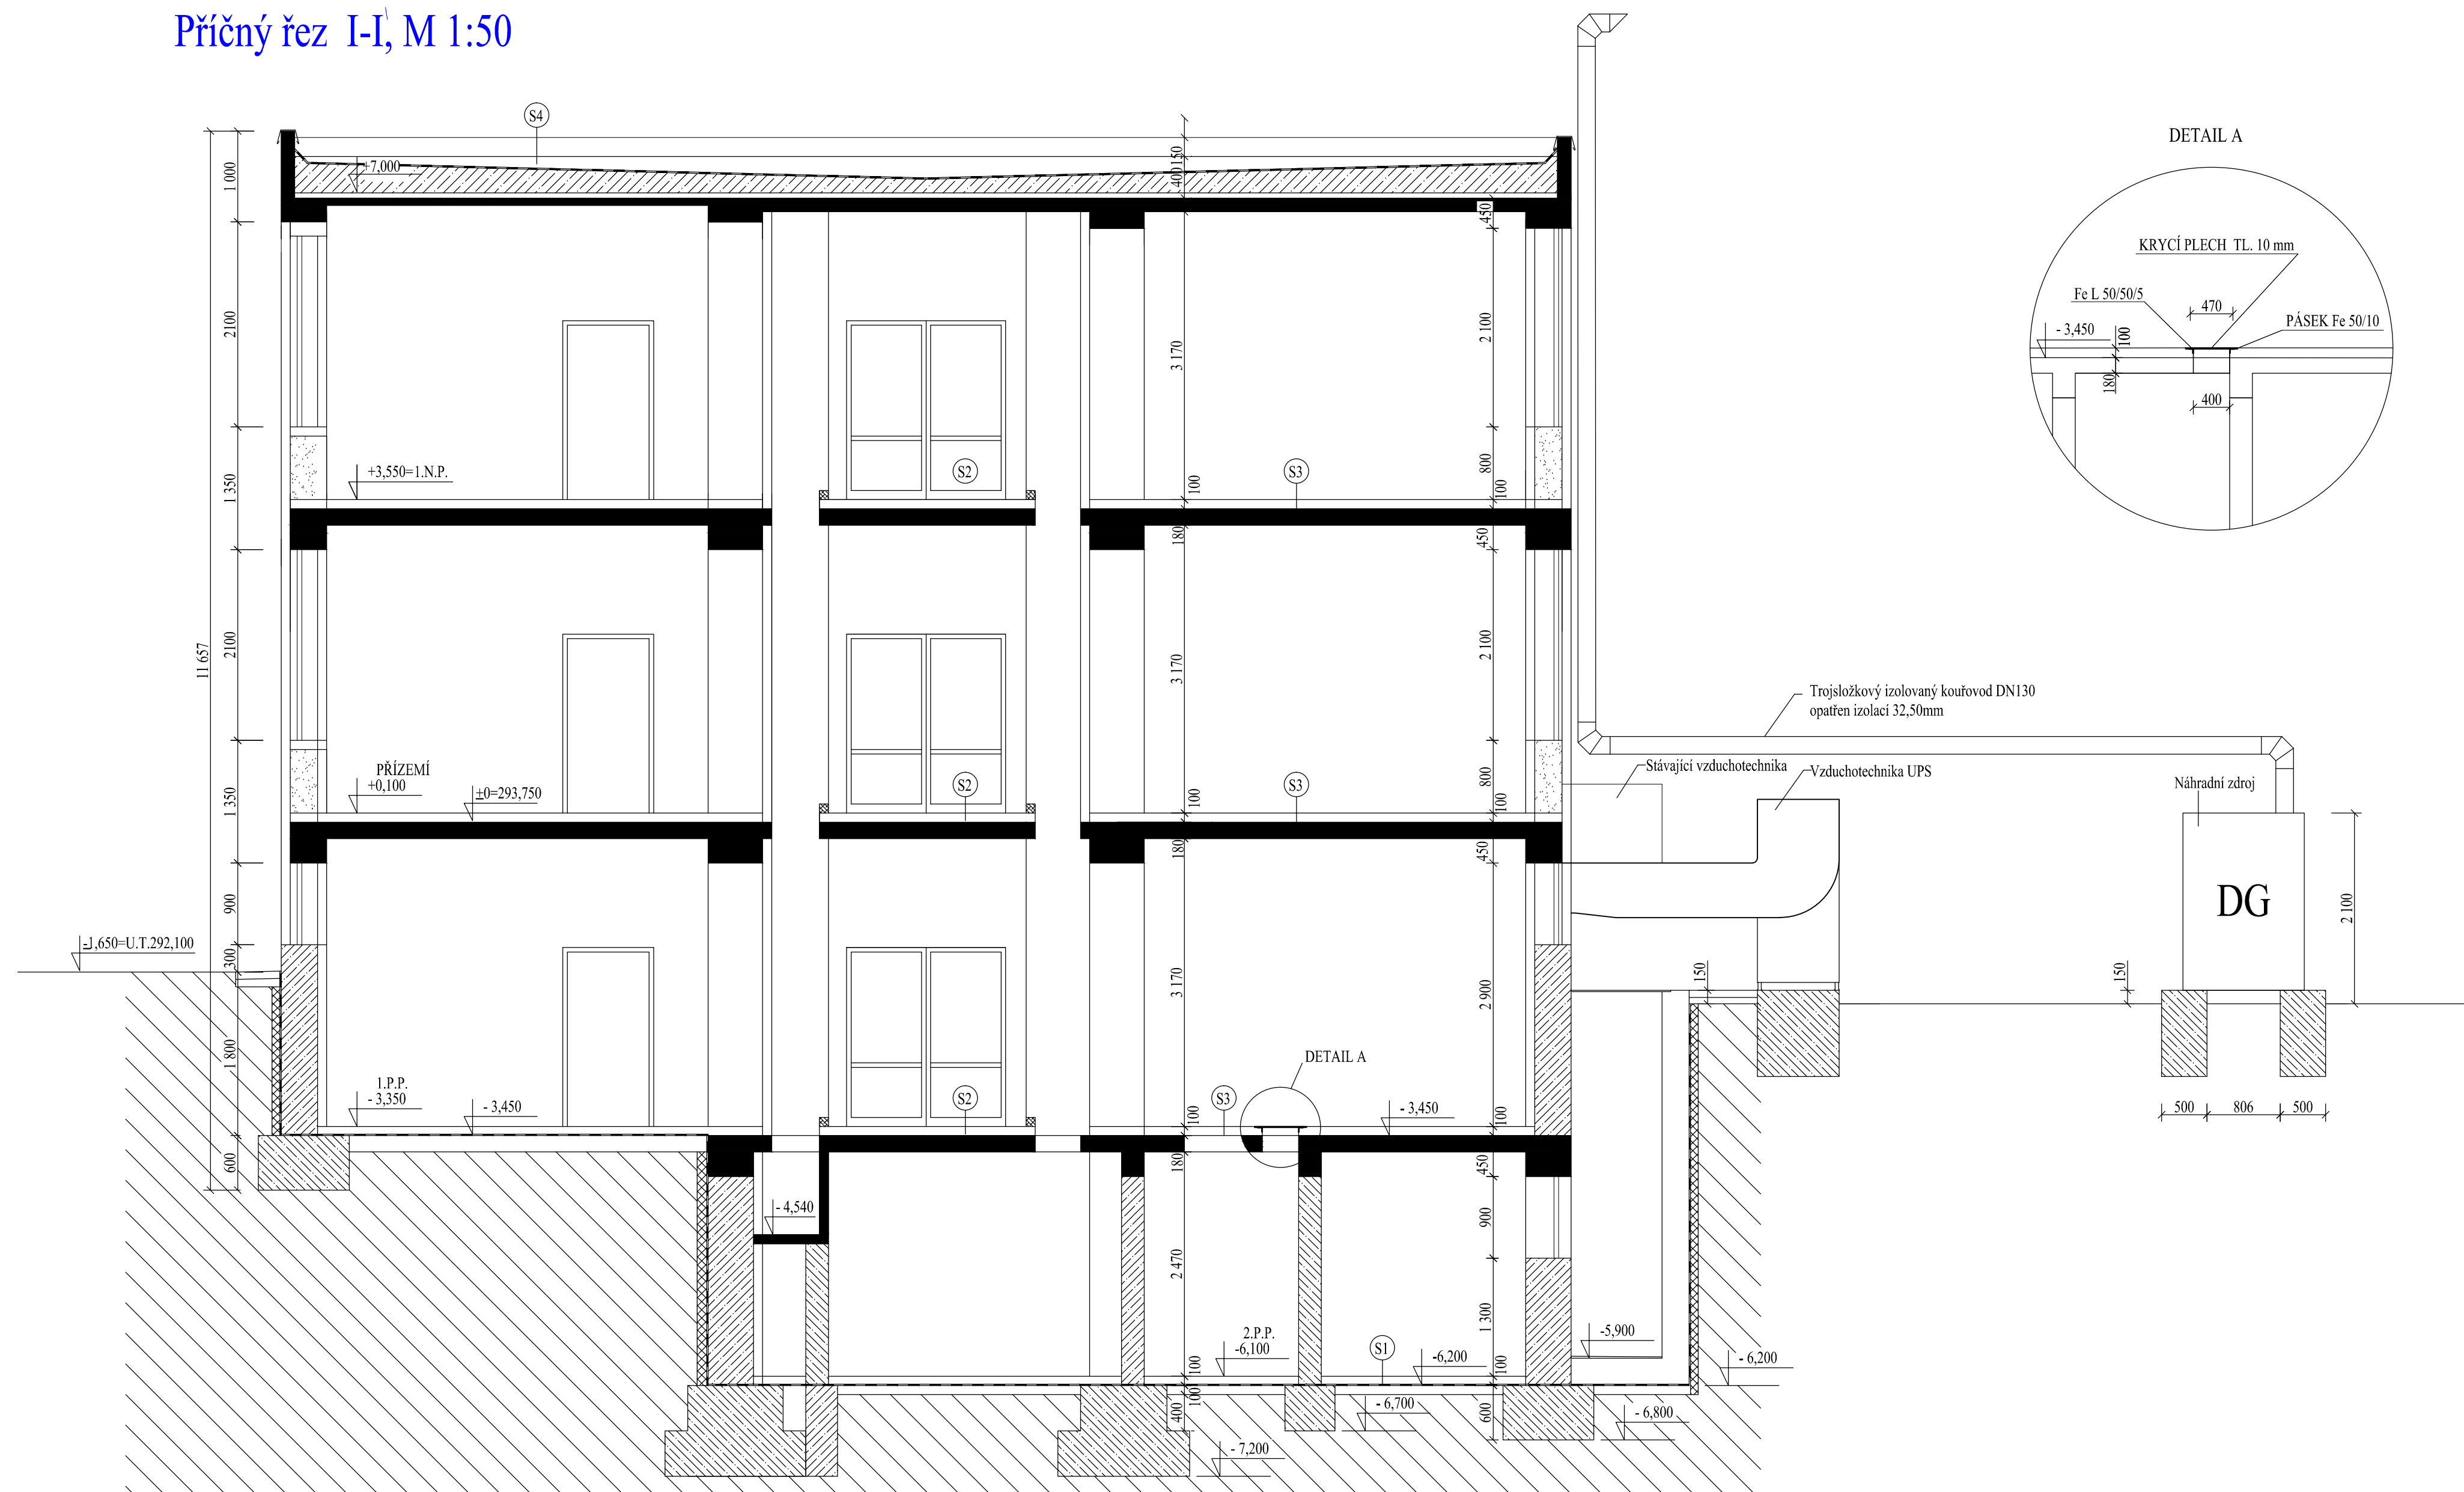


Schéma rozdělení částí objektu



Vypracoval	Petra Černá	Kontroloval		Schválil	Petra Černá
Zak. č. ICE	ICELI/ZE03465-TD/EL/rev03.2013				
Měřítko	1:50	Datum	12/2011	Tisk výkresu	Soubor ZE03465-TD-V106.dwg
Název části	FÚZ AV ČR, v.v.i. Na Slovance 1999/2, Praha 8				
Název	REKONSTRUKCE NÍZKONAPĚŤOVÉ ROZVODNY PRÍČNY REZ I-I			Číslo Třpy	S0, DPS S0 01.01.-ST
 Energo		Arch. E	ZE03465-TD-V105	List	Index


Příčný řez II-II', M 1:50

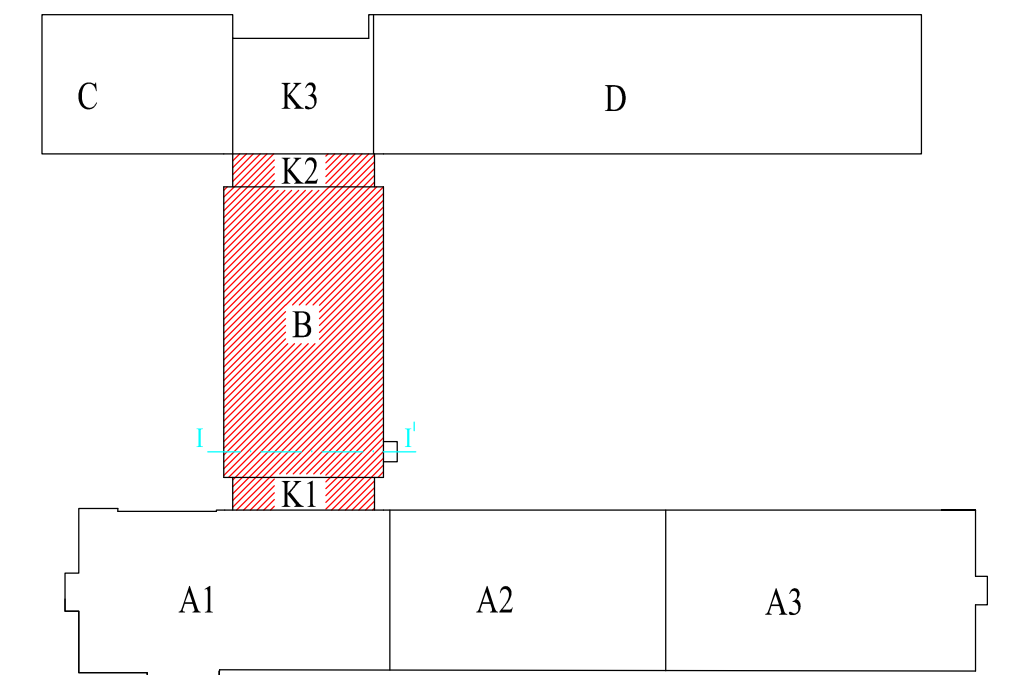

Výpracoval Petra Černá		Kontroloval		Schválil Petra Černá	
Zak. č. IEE: 1501/ZE03465/TD/EL/rev03.2013					
Měřítko	1:50	Datum	12/2011	Typ výkresu	
			Seoubor ZE03465-TD-V107.dwg		
Název části FZÚ AV ČR, v.v.i. Na Slovance 1999/2, Praha 8					
Název REKONSTRUKCE NÍZKONAPĚTĚVÝ ROZVODNÝ PRŮŘEZ II-II				Číslo Třp	
				SO, DPS SO 01.01-ST	
 Energo		Arch. č.	ZE03465-TD-V106		List Index

FYZIKÁLNÍ ÚSTAV "ČÁST B"

Pohled do atria , M 1:100

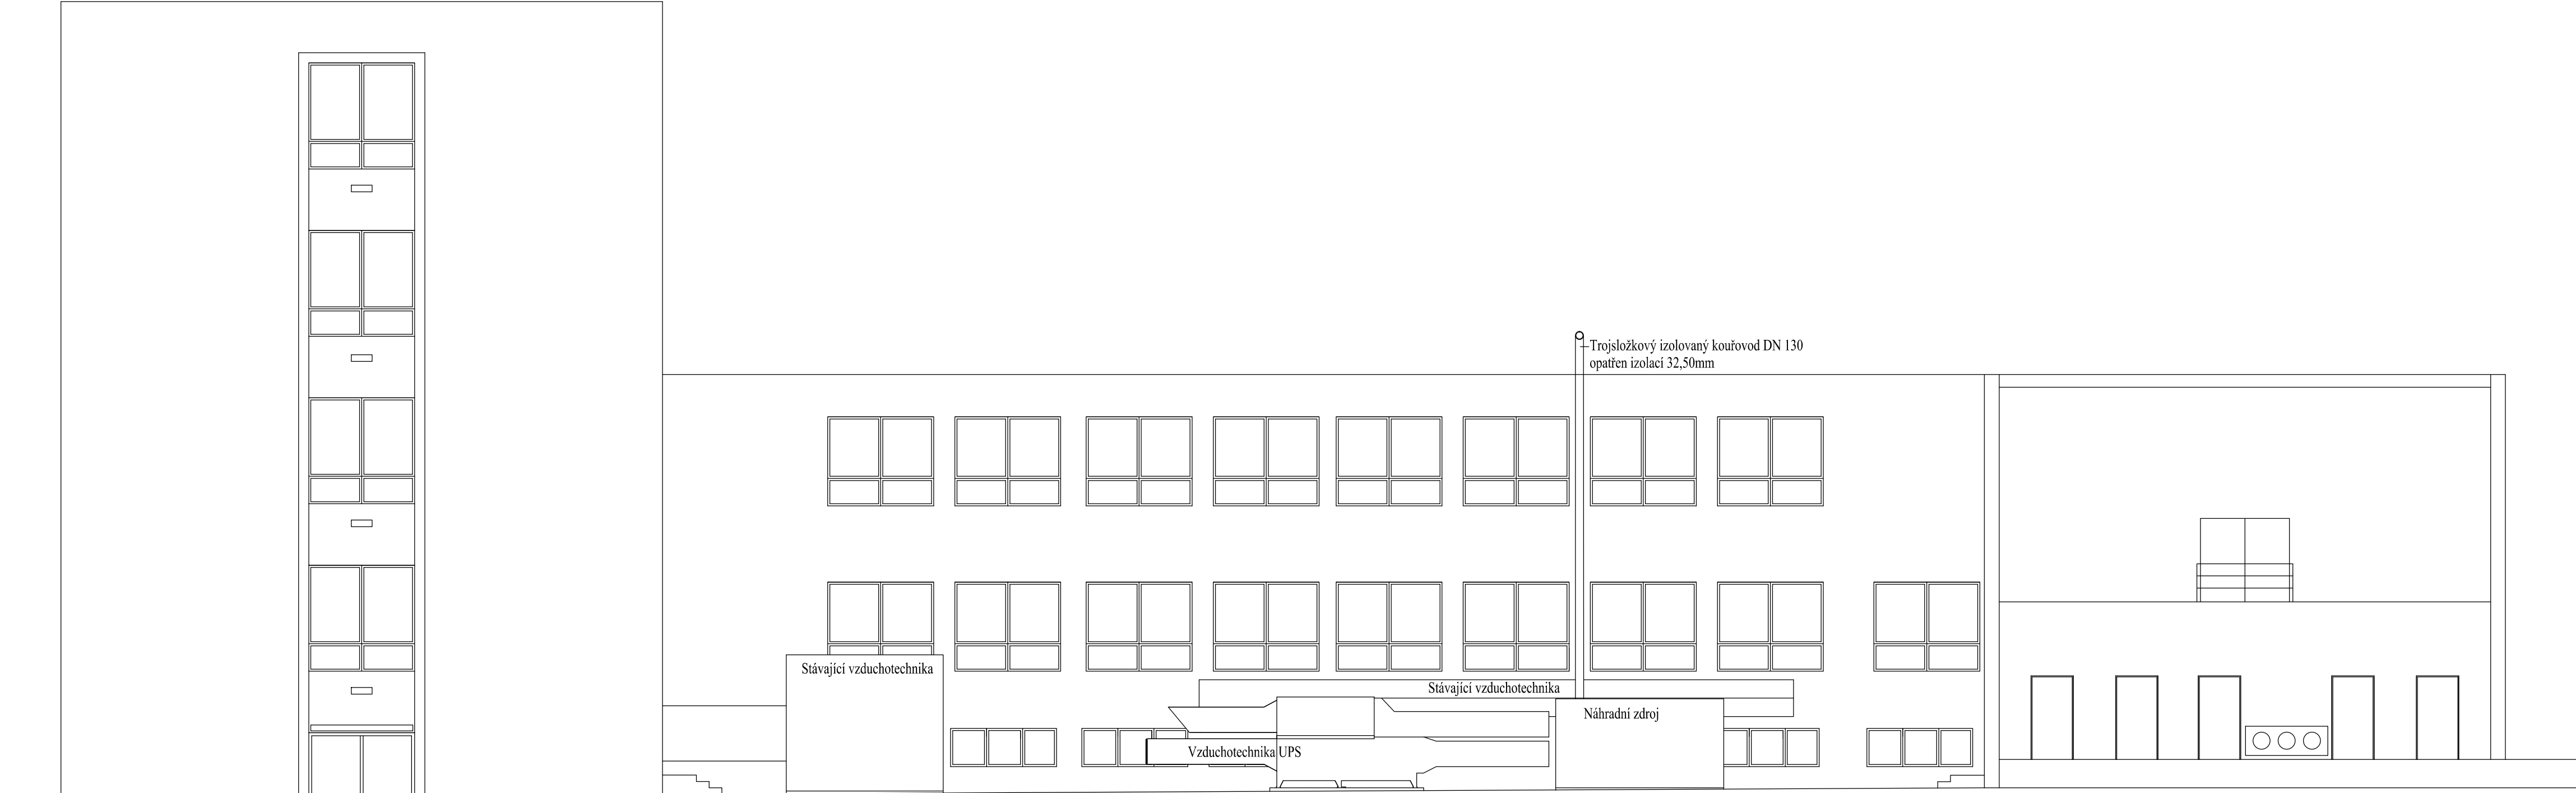

Vypracoval Petra Černá			Kontroloval		Schválil Petra Černá	
Zak. č. KE KEI1ZE03465/TD/EL/rev03 2013						
Měřítko 1:100	Datum 12/2011	Typ výkresu		Soubor ZE03465-TD-V108.dwg		
Název části FZÚ AV ČR, v.v.i. Na Slovance 1999/2, Praha 8						
Název REKONSTRUKCE NÍZKONAPĚŤOVÉ ROZVODNY POHLED DO ATRIA				Číslo Tpo		
				SO, DPS SO 0101-ST		
		Arch. č. ZE03465-TD-V107		List	Index	

Vypracoval Petra Černá		Kontroloval		Schválil Petra Černá	
Zak. č. ICE: ICE1/ZE03465/TD/EL/rev03.2013					
Měřítko	Datum 12/2011	Typ výkresu	Soubor ZE03465-TD-V110.dwg		
Název části FZÚ AV ČR, v.v.i. Na Slovance 1999/2, Praha 8					
Název REKONSTRUKCE NÍZKONAPĚŤOVÉ ROZVODNY 1.PP A 2.PP-STAVEBNÍ ČÁST				Číslo TPO	
				SO, DPS SO 01.01.-ST	
		Arch. č. ZE03465-TD		List	Index

Vypracoval Petra Černá		Kontroloval		Schválil Petra Černá	
Zak. č. ICE: ICE1/ZE03465/TD/EL/rev03.2013					
Měřítko	Datum 12/2011	Typ výkresu	Soubor ZE03465-TD-V110.dwg		
Název části FZÚ AV ČR, v.v.i. Na Slovance 1999/2, Praha 8					
Název REKONSTRUKCE NÍZKONAPĚŤOVÉ ROZVODNY 1.PP A 2.PP-STAVEBNÍ ČÁST				Číslo TPO	
				SO, DPS SO 01.01.-ST	
		Arch. č. ZE03465-TD		List	Index

Vypracoval Petra Černá		Kontroloval		Schválil Petra Černá	
Zak. č. ICE: ICE1/ZE03465/TD/EL/rev03.2013					
Měřítko	Datum 12/2011	Typ výkresu	Soubor ZE03465-TD-V110.dwg		
Název části FZÚ AV ČR, v.v.i. Na Slovance 1999/2, Praha 8					
Název REKONSTRUKCE NÍZKONAPĚŤOVÉ ROZVODNY 1.PP A 2.PP-STAVEBNÍ ČÁST				Číslo TPO	
				SO, DPS SO 01.01.-ST	
		Arch. č. ZE03465-TD		List	Index