



PŮDORYS 1. NP
M1:75

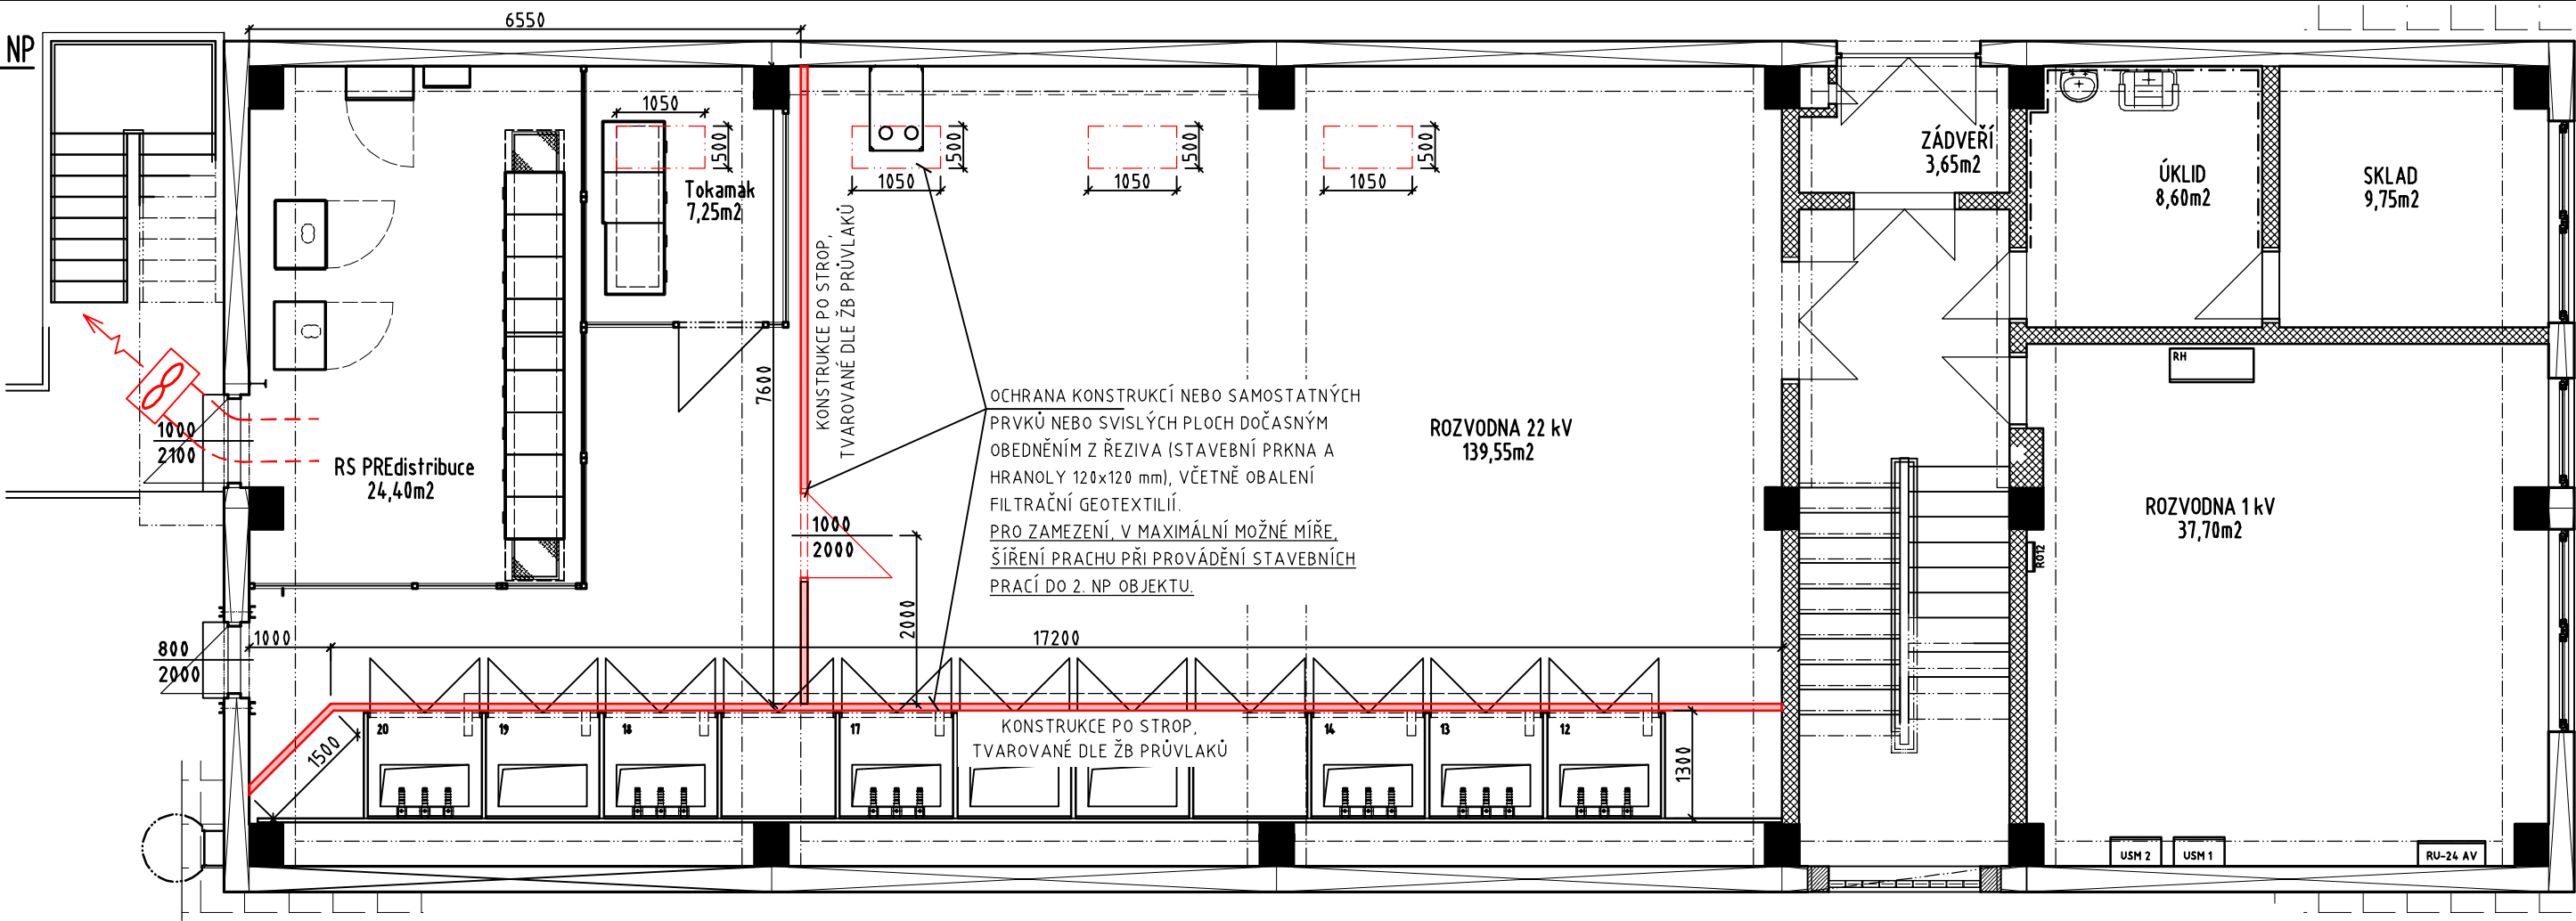

PŮDORYS 2. NP
M1:75

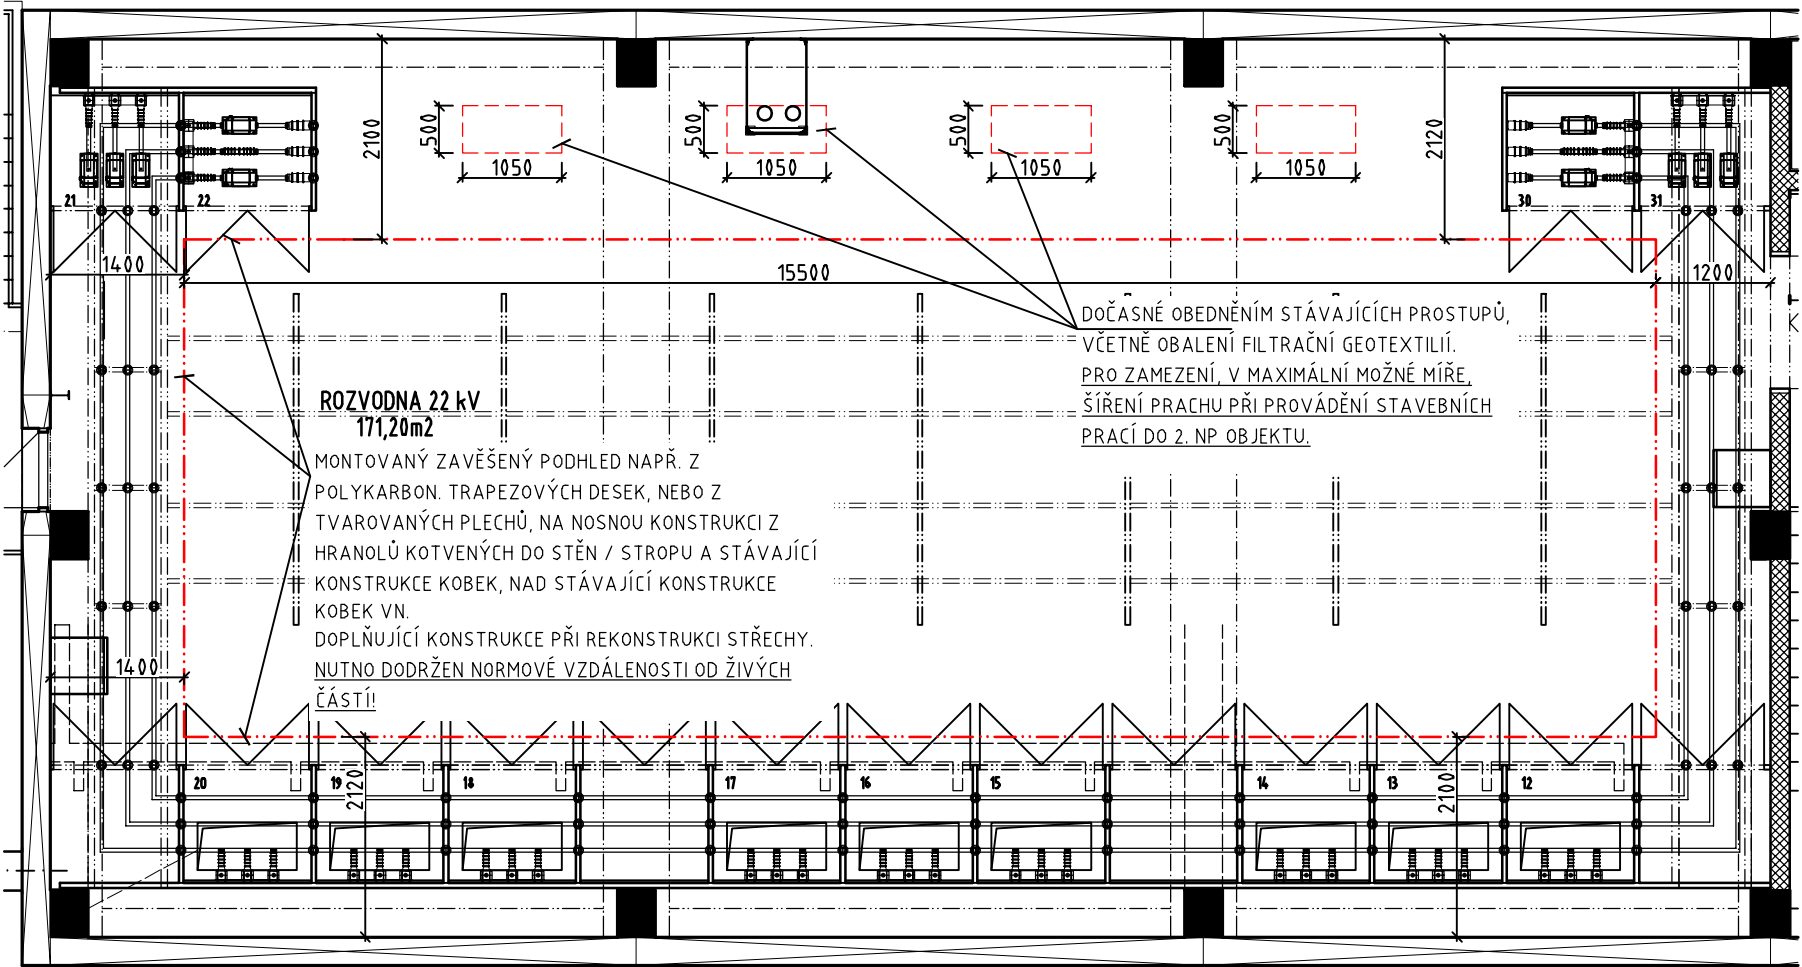


POZNÁMKA:
V PŘÍPADĚ PORUCHY NA KLASICKÉ KOBKOVÉ TECHNOLOGII V 1. NP ROZVODNĚ, VYBRANÝ ZHOTOVITEL STAVEBNÍCH PRACÍ REKONSTRUKCE 7090 ZAJISTÍ DEMONTÁŽ ČÁSTI DOČASNÉ OCHRANNÉ KONSTRUKCE, PRO PŘÍSTUP OBSLUHY PRO ODSTRANĚNÍ PORUCHY, A NÁSLEDNĚ PROVEDE OPĚTOVNÉ DOPLNĚNÍ TĚTO KONSTRUKCE.
VYBRANÝ ZHOTOVITEL REALIZACE STAVEBNÍCH PRACÍ PŘI REKONSTRUKCI RS 7090 PROVEDE TAKOVÉ OPATŘENÍ, ABY BYLO V MAXIMÁLNÍ MOŽNÉ MÍŘE ZAMEZENO ŠÍŘENÍ PRACHU DO PROSTORU 2. NP (NAPŘ. INSTALACÍ MOBILNÍHO AXIÁLNÍHO VENTILÁTORU S HADICÍ APOD.) TYTO DOPLŇKOVÉ ZAŘÍZENÍ BUDOU SOUČÁSTÍ VÝBAVY ZHOTOVITELE STAVEBNÍCH ÚPRAV.
NUTNÁ DŮKLADNÁ KOORDINACE S POSTUPNOU DEMONTÁŽÍ A VYPÍNÁNÍM STÁVAJÍCÍ TECHNOLOGIE A TO JAK V RÁMCI REKONSTRUKCE, TAK V RÁMCI PRAVIDELNÝCH ODSTÁVEK.

SO - Stavební opravy RS 7090

Veškerá práva k tomuto dokumentu patří výhradně společnosti VOLTCOM, spol. s r.o. Bez jejího souhlasu nesmí být kopírován, předán třetím osobám ani jiným způsobem zneužit

All rights to this document reserved to VOLTCOM, spol. s r.o. Unauthorised disclosure or reproduction prohibited. Not to be used in any way harmful to a/m company

OÚ: Praha 8	Projektant: Smetana	<div> SPOL. S R.O. PROVOZ. ul. OTEVRĚNÁ, PRAHA 6 - STŘEŠOVICE TEL. 267051635, IČO 44794274 email: voltcom@voltcom.cz, http://www.voltcom.cz</div>		
MÚ: Hlavní město Praha	Kontroloval: Ing. Nováček			
Číslo stavby:	Schválil: Ing. Krejcar			
NÁZEV: Rekonstrukce RS 7090 Praha 8 - Libeň, U Slovanky NAVŘENÝ STAV - DOČASNÉ ZÁBRANY		STUPEŇ PD DPS	MĚŘÍTKO 1:75	FORMÁT A3
		DATUM 09/2023	VÝKRES Č. 17	
INVESTOR: Ústav termomechaniky AV ČR, v.v.i.		VÝROBNÍ ČÍSLO 7090-31		