




Půdorys 1NP (1:50)

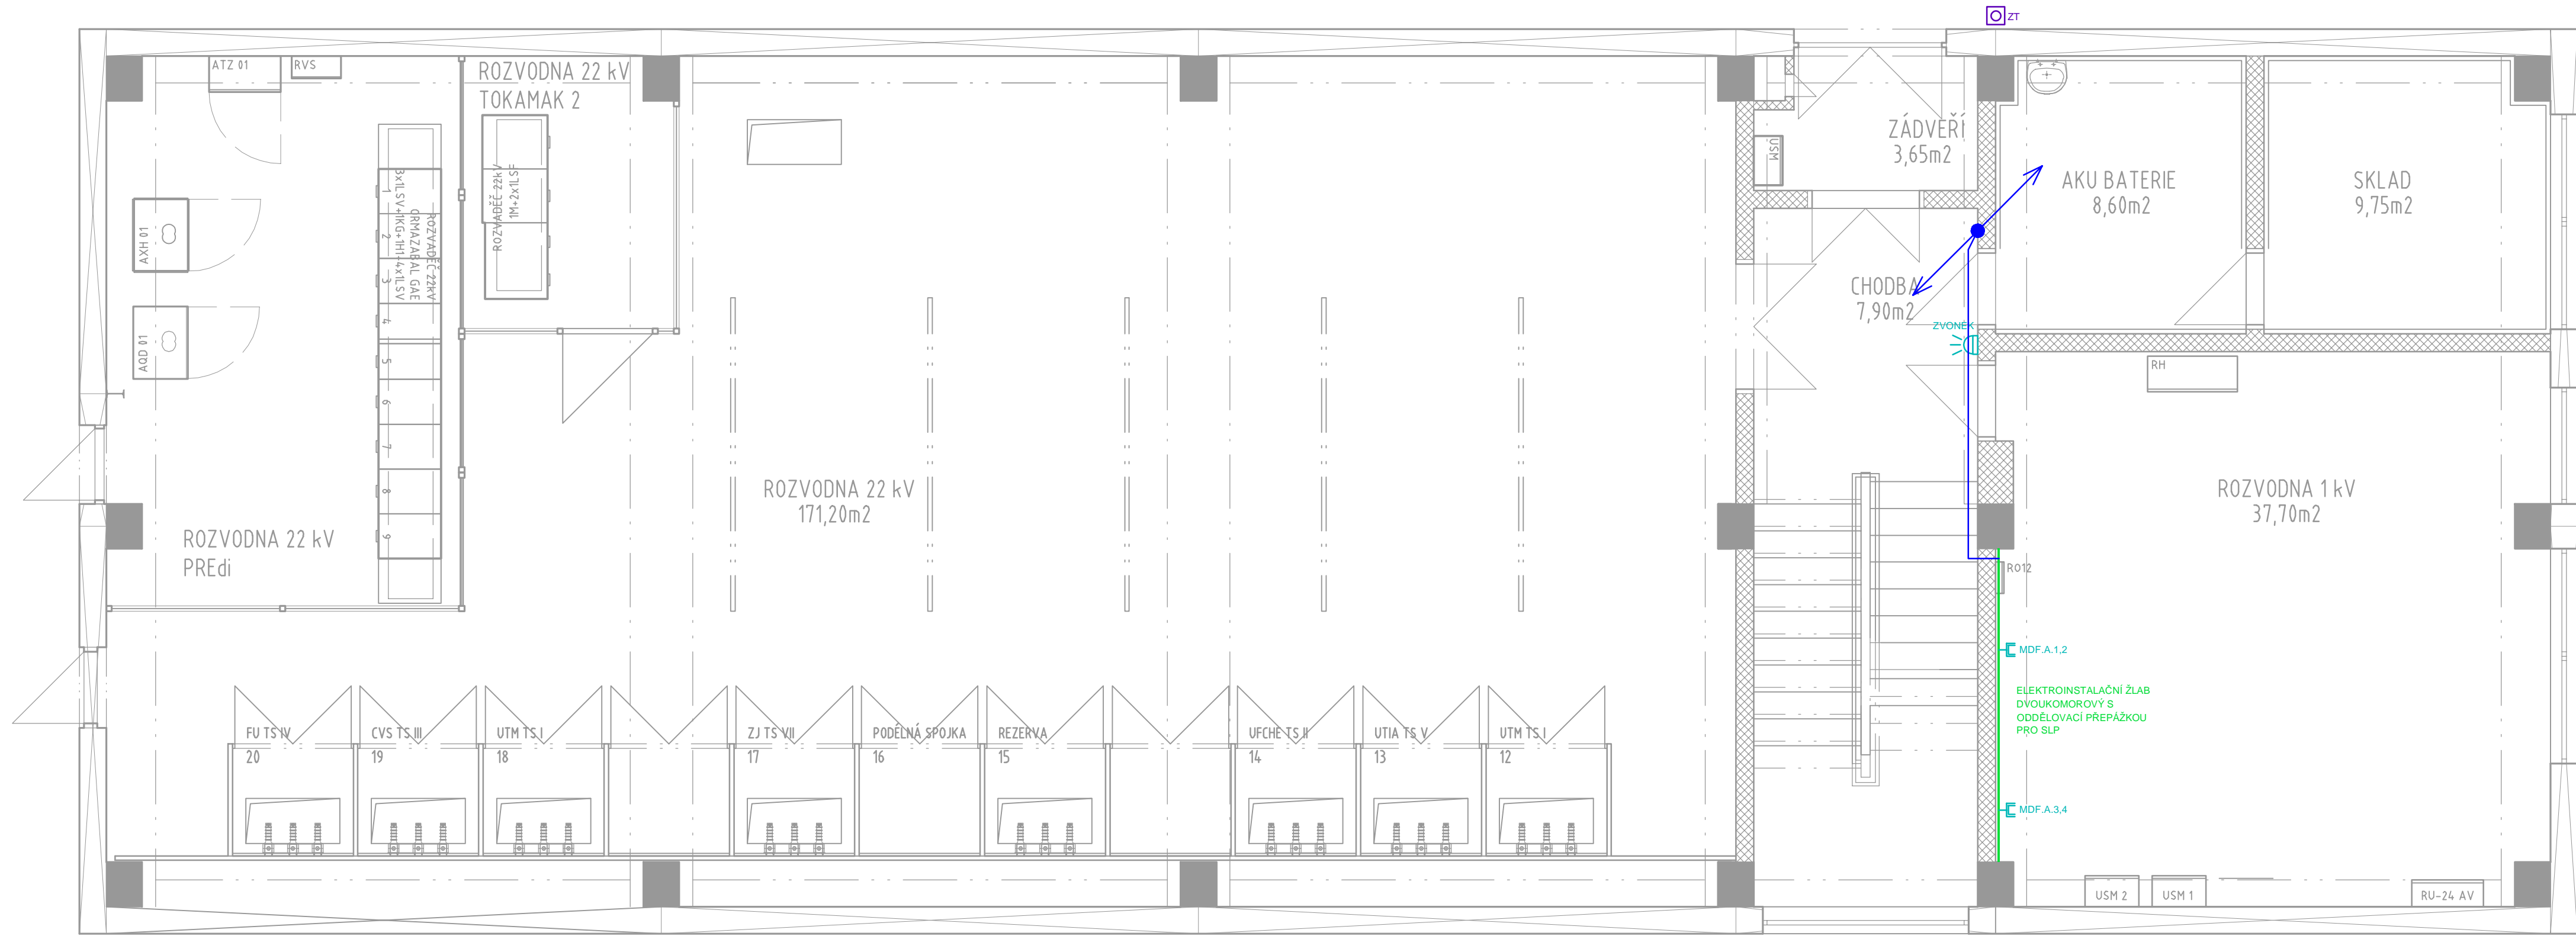

Půdorys 1PP (1:50)

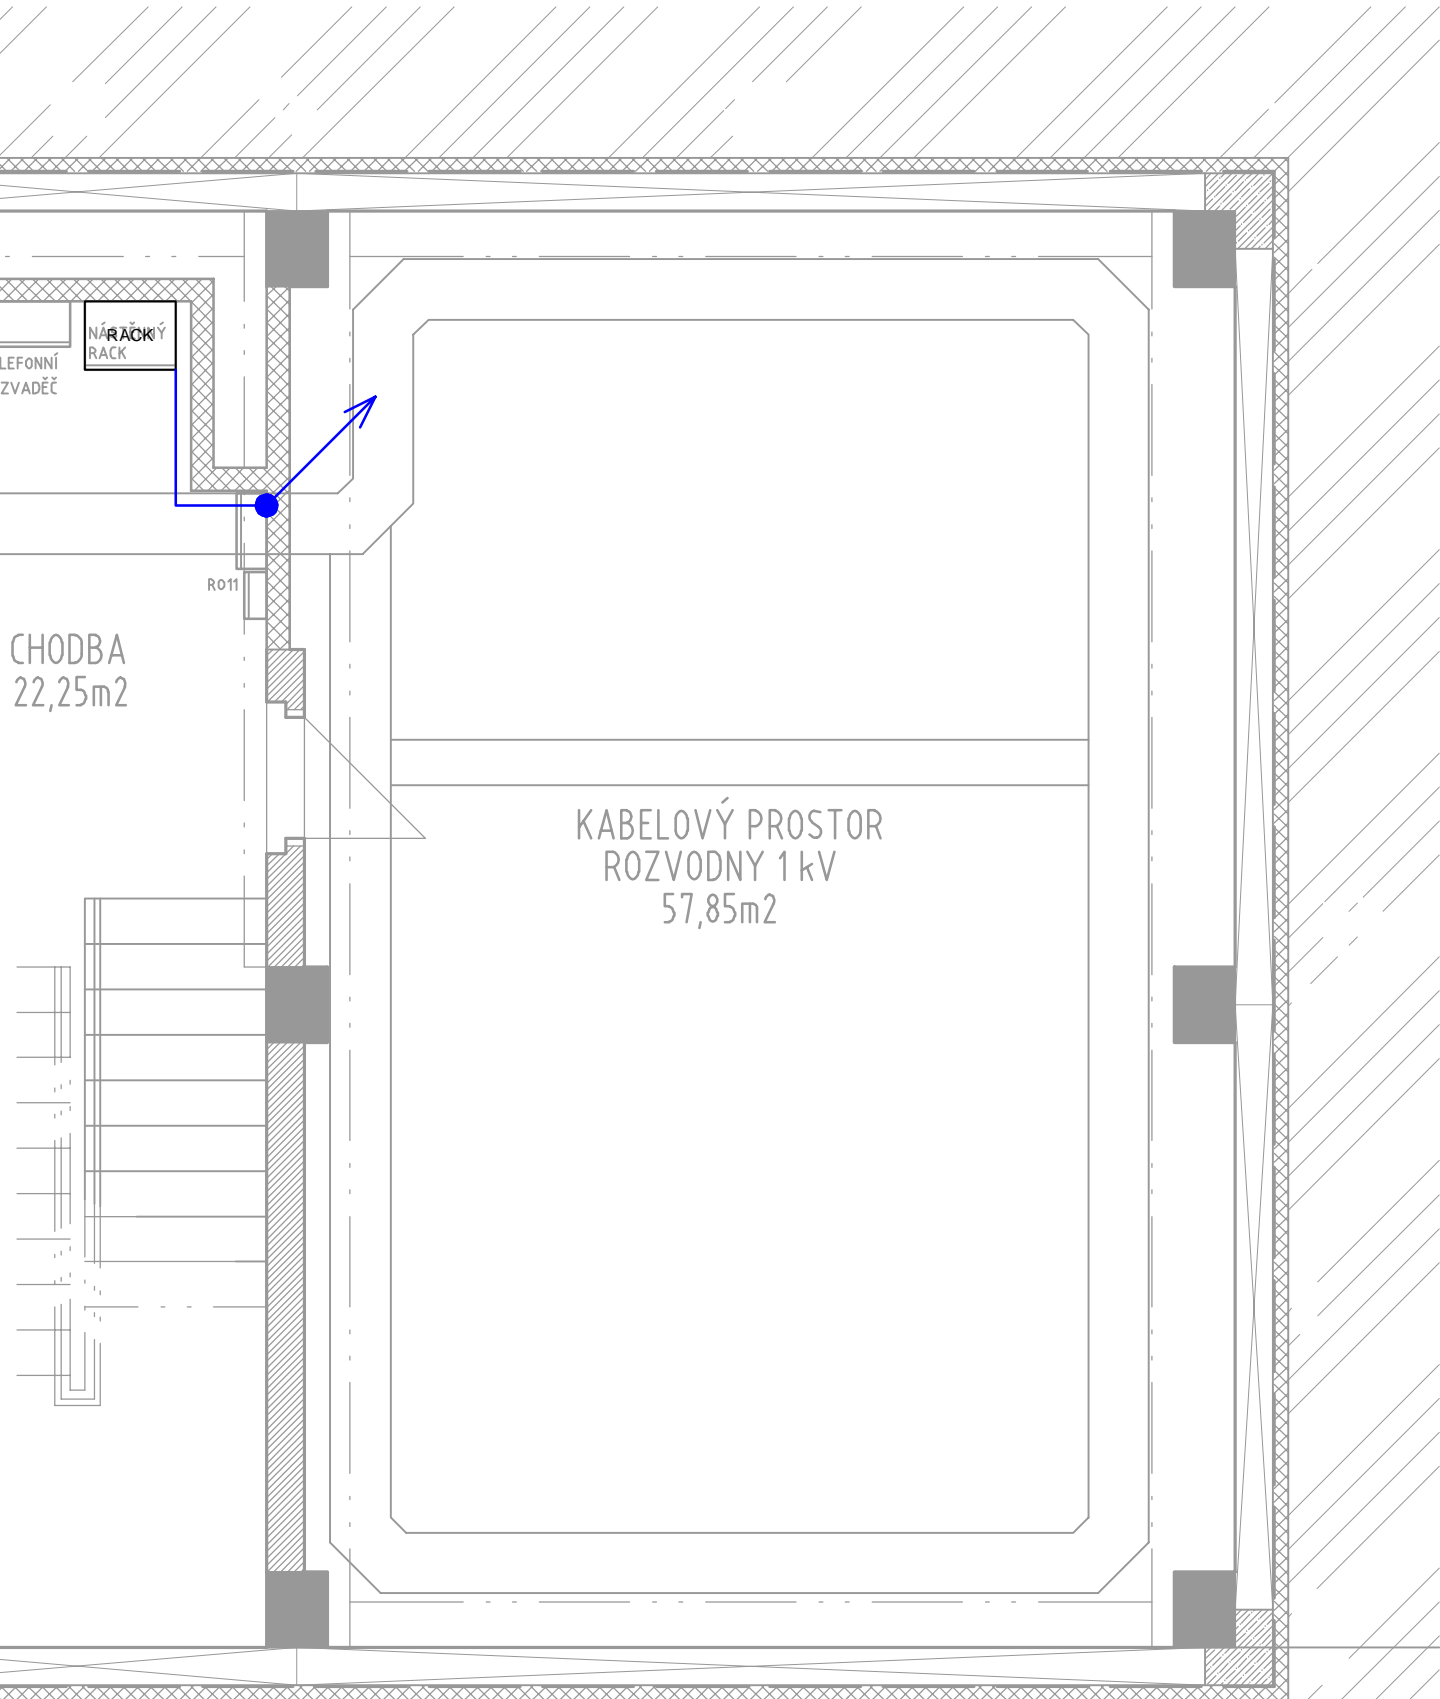

Půdorys 2NP (1:50)

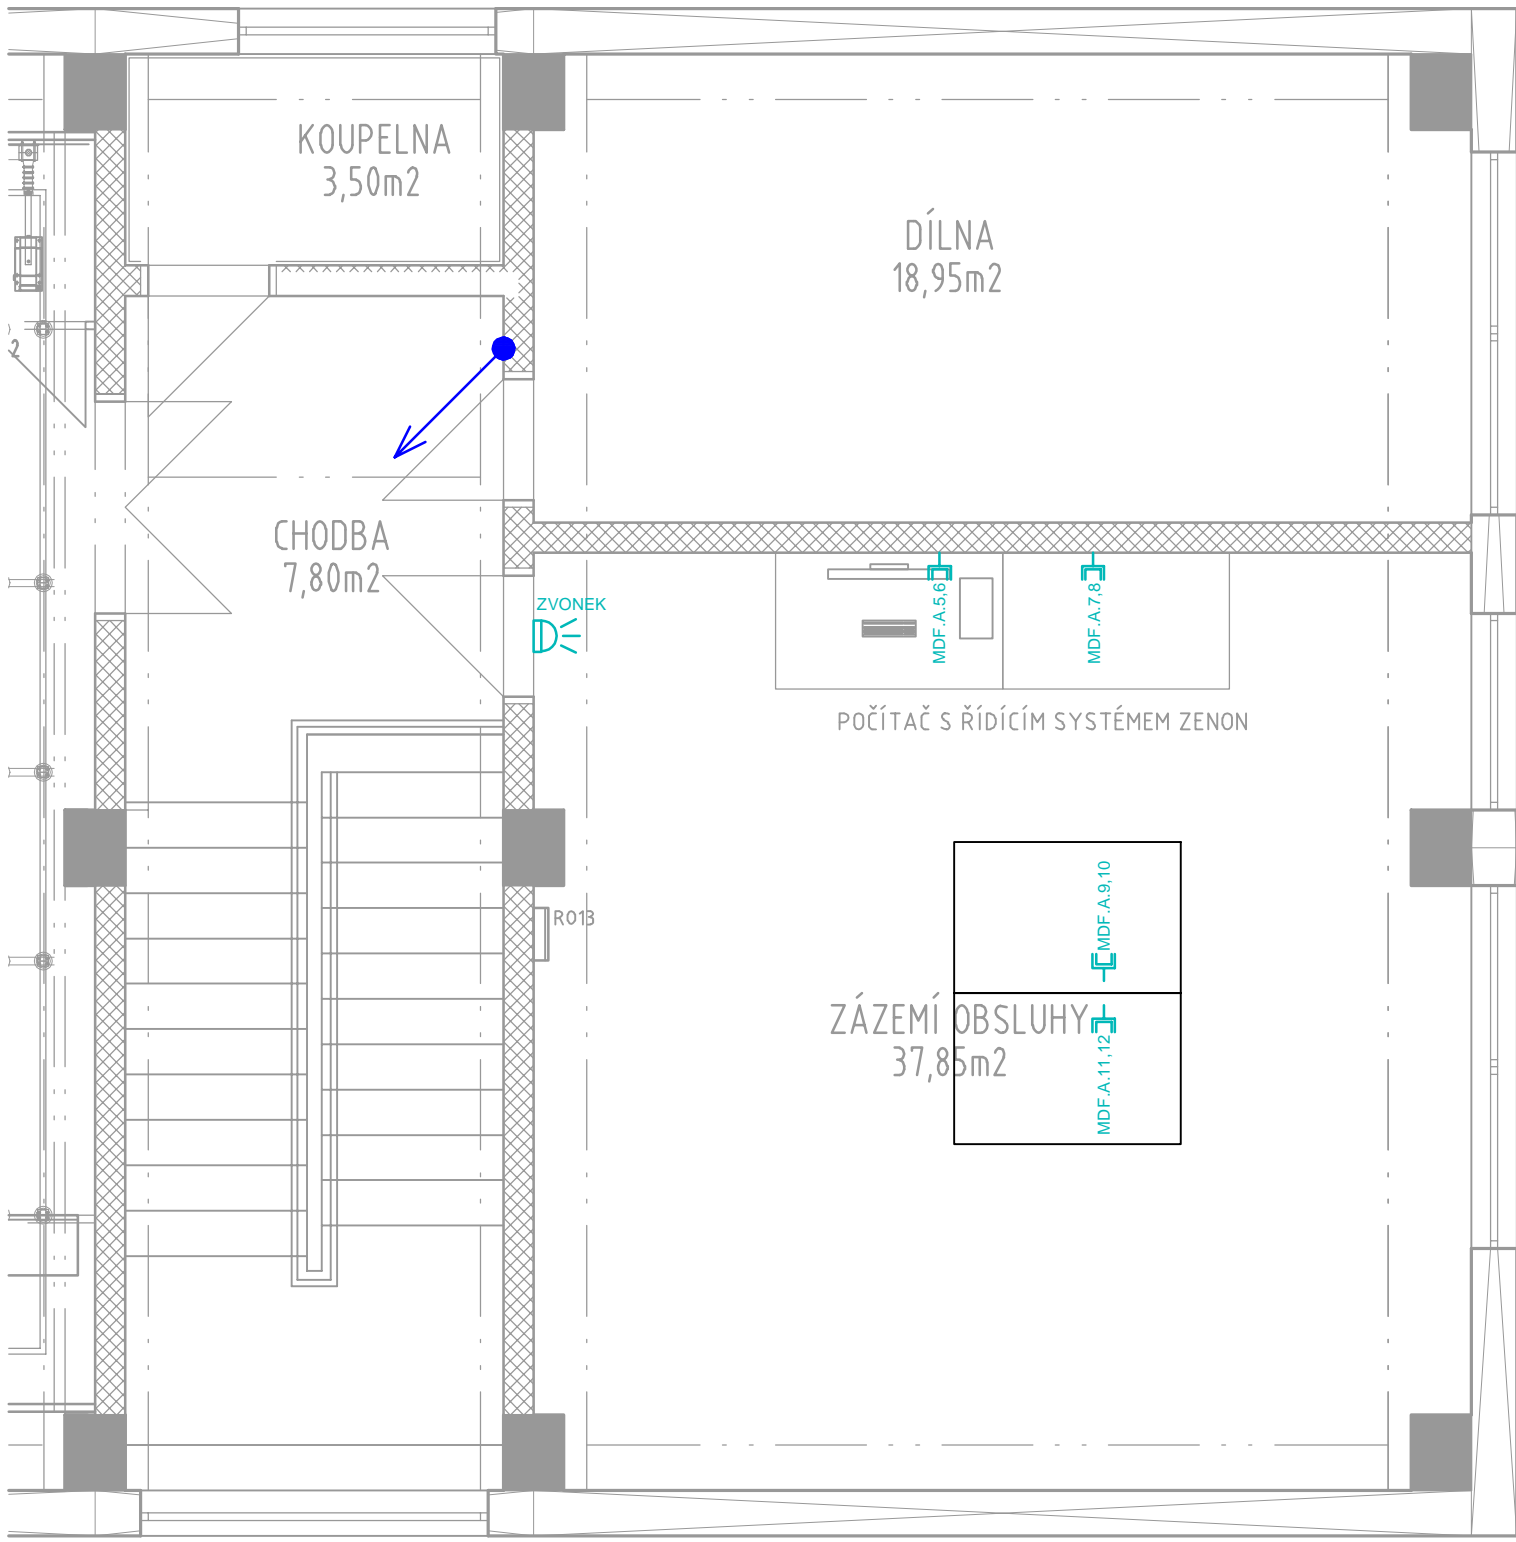

LEGENDA - SLABOPROUD :

- DATA ZÁSUVKA STRUKTUROVANÉ KABELÁŽE - RJ45 JEDNONÁSOBNÁ, DVOJNÁSOBNÁ
- ZT ZVONKOVÉ TLAČÍTKO
- ZVONEK

Všechná práva k tomuto dokumentu patří výhradně společnosti VOLTCOM, spol. s r.o. Bez jejího souhlasu nesmí být kopírován, předán třetím osobám ani jiným způsobem zneužit

All rights to this document reserved to VOLTCOM, spol. s r.o. Unauthorised disclosure or reproduction prohibited. Not to be used in any way harmful to a/m company

OÚ: Praha 8	Projektant: Zdeněk Kubeš	SPOL. S R.O. UL. OTEVŘENÁ, PRAHA 8 - STRŠEHOVICE TEL. 267052547, IČO 14794274 email: voltcom@voltcom.cz, www.voltcom.cz		
MÚ: Hlavní město Praha	Kontroloval: Lukáš Jarath			
Číslo stavby:	Schválil: Lukáš Jarath	STUPĚŇ PD DPS	MĚŘÍTKO 1:50	FORMÁT 6xA4
NÁZEV: Rekonstrukce RS 7090 Praha 8 - Libeň, U Slovanky		DATUM 05/2023	VÝKRES Č. 100	
INVESTOR: Ústav termomechaniky AV ČR, v.v.i.		VÝROBNÍ ČÍSLO 7090-31		