



PŮDORYS 1.NP - BOURÁNÍ A DEMONTÁŽE
M1:50

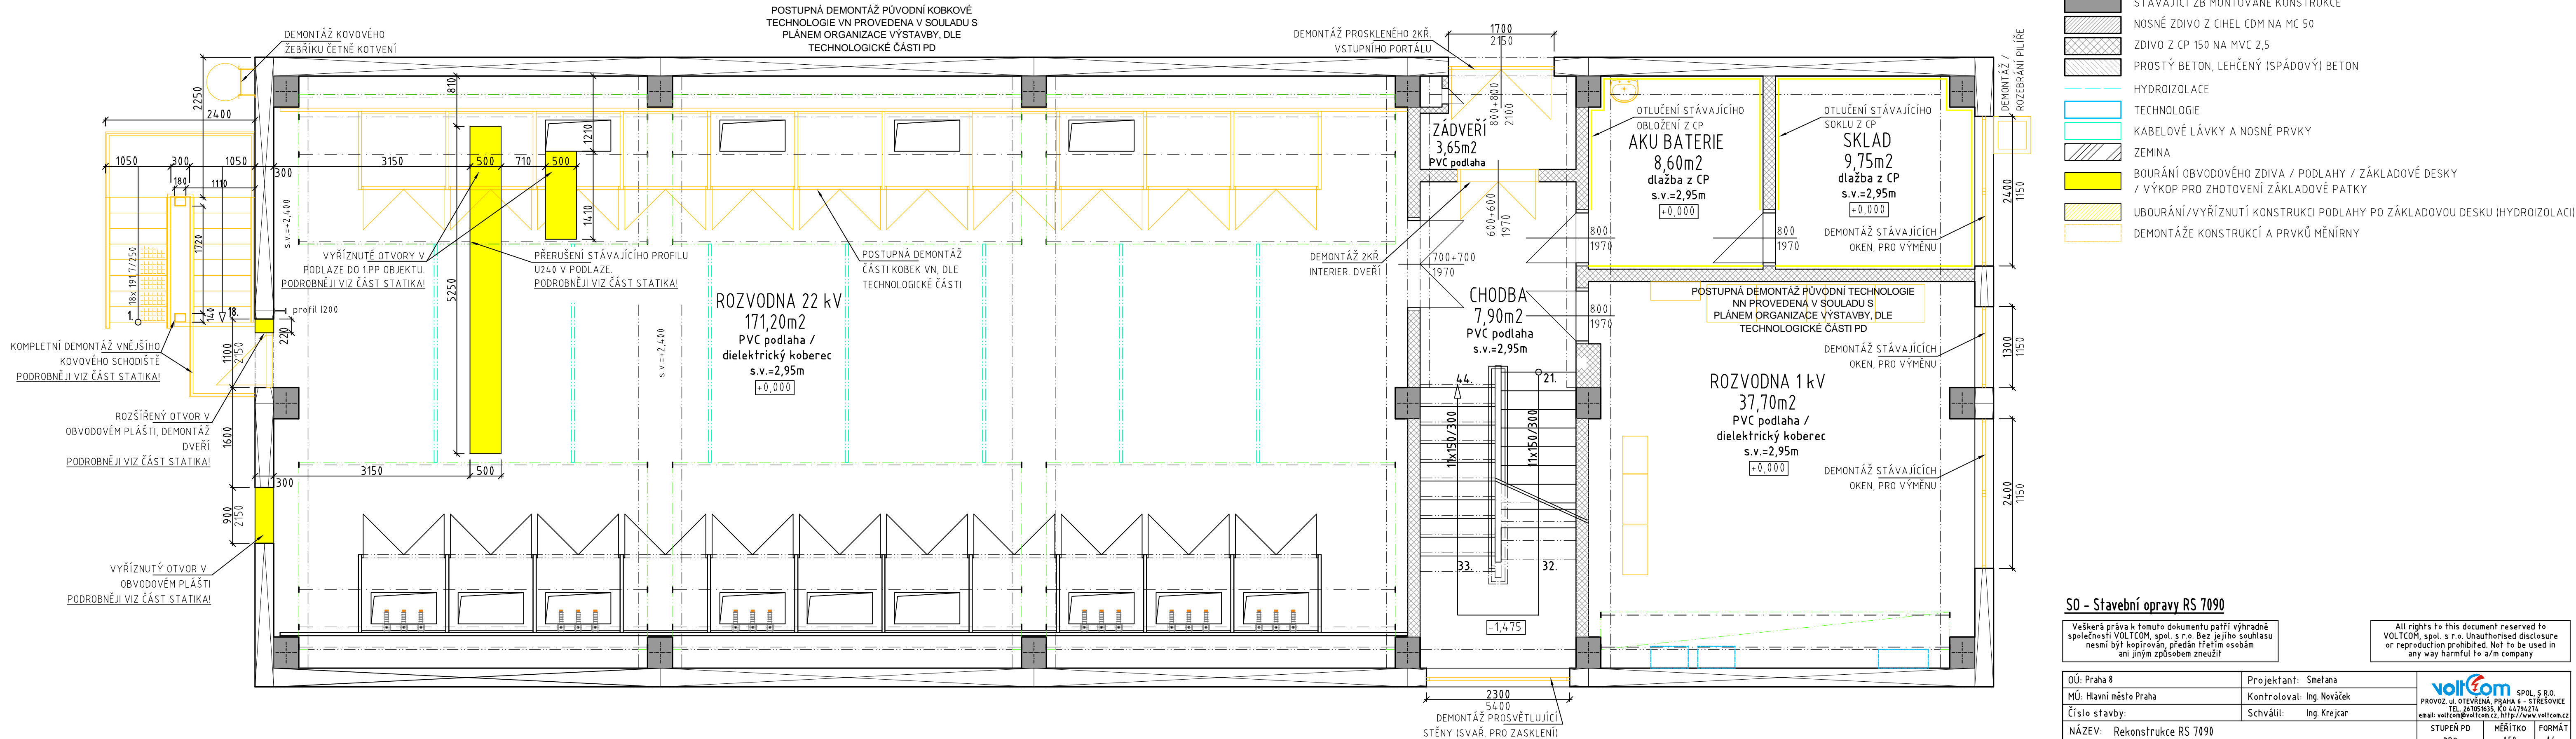

S0 - Stavební opravy RS 7090

Veškerá práva k tomuto dokumentu patří výhradně společnosti VOLTCOM, spol. s r.o. Bez jejího souhlasu nesmí být kopírován, předán třetím osobám ani jiným způsobem zneužit

All rights to this document reserved to
VOLTCOM, spol. s r.o. Unauthorized disclosure
or reproduction prohibited. Not to be used in
any way harmful to a/m company

OÚ: Praha 8	Projektant: Smetana	 SPOL. S R.O. PROVOZ U. OTEVŘENÁ, PRAHA 8 - ŠTŘEŠKOVICE TEL. 267054635, IČO 14784274 email: volt.com@volt.com.cz, http://www.volt.com.cz		
MÚ: Hlavní město Praha	Kontroloval: Ing. Nováček			
Číslo stavby:	Schválil: Ing. Krejcar			
NÁZEV: Rekonstrukce RS 7090 Praha 8 - Liběň, U Slovanky BOURÁNÍ A DEMONTÁŽE - PŮDORYS 1.NP		STUPĚN PD DPS	MĚŘÍTKO 1:50	FORMÁT A4+
		DATUM 09/2023	VÝKRES Č. 07	
INVESTOR: Ústav termomechaniky AV ČR, v.v.i.		VÝROBNÍ ČÍSLO 7090-31		