




REKONSTRUKCE TEPELNÉHO NAPAJEČE LITVÍNŮV

PRÉHLEDNÁ SITUACE - ETAPA 1

ÚSEK SU3 - SU5

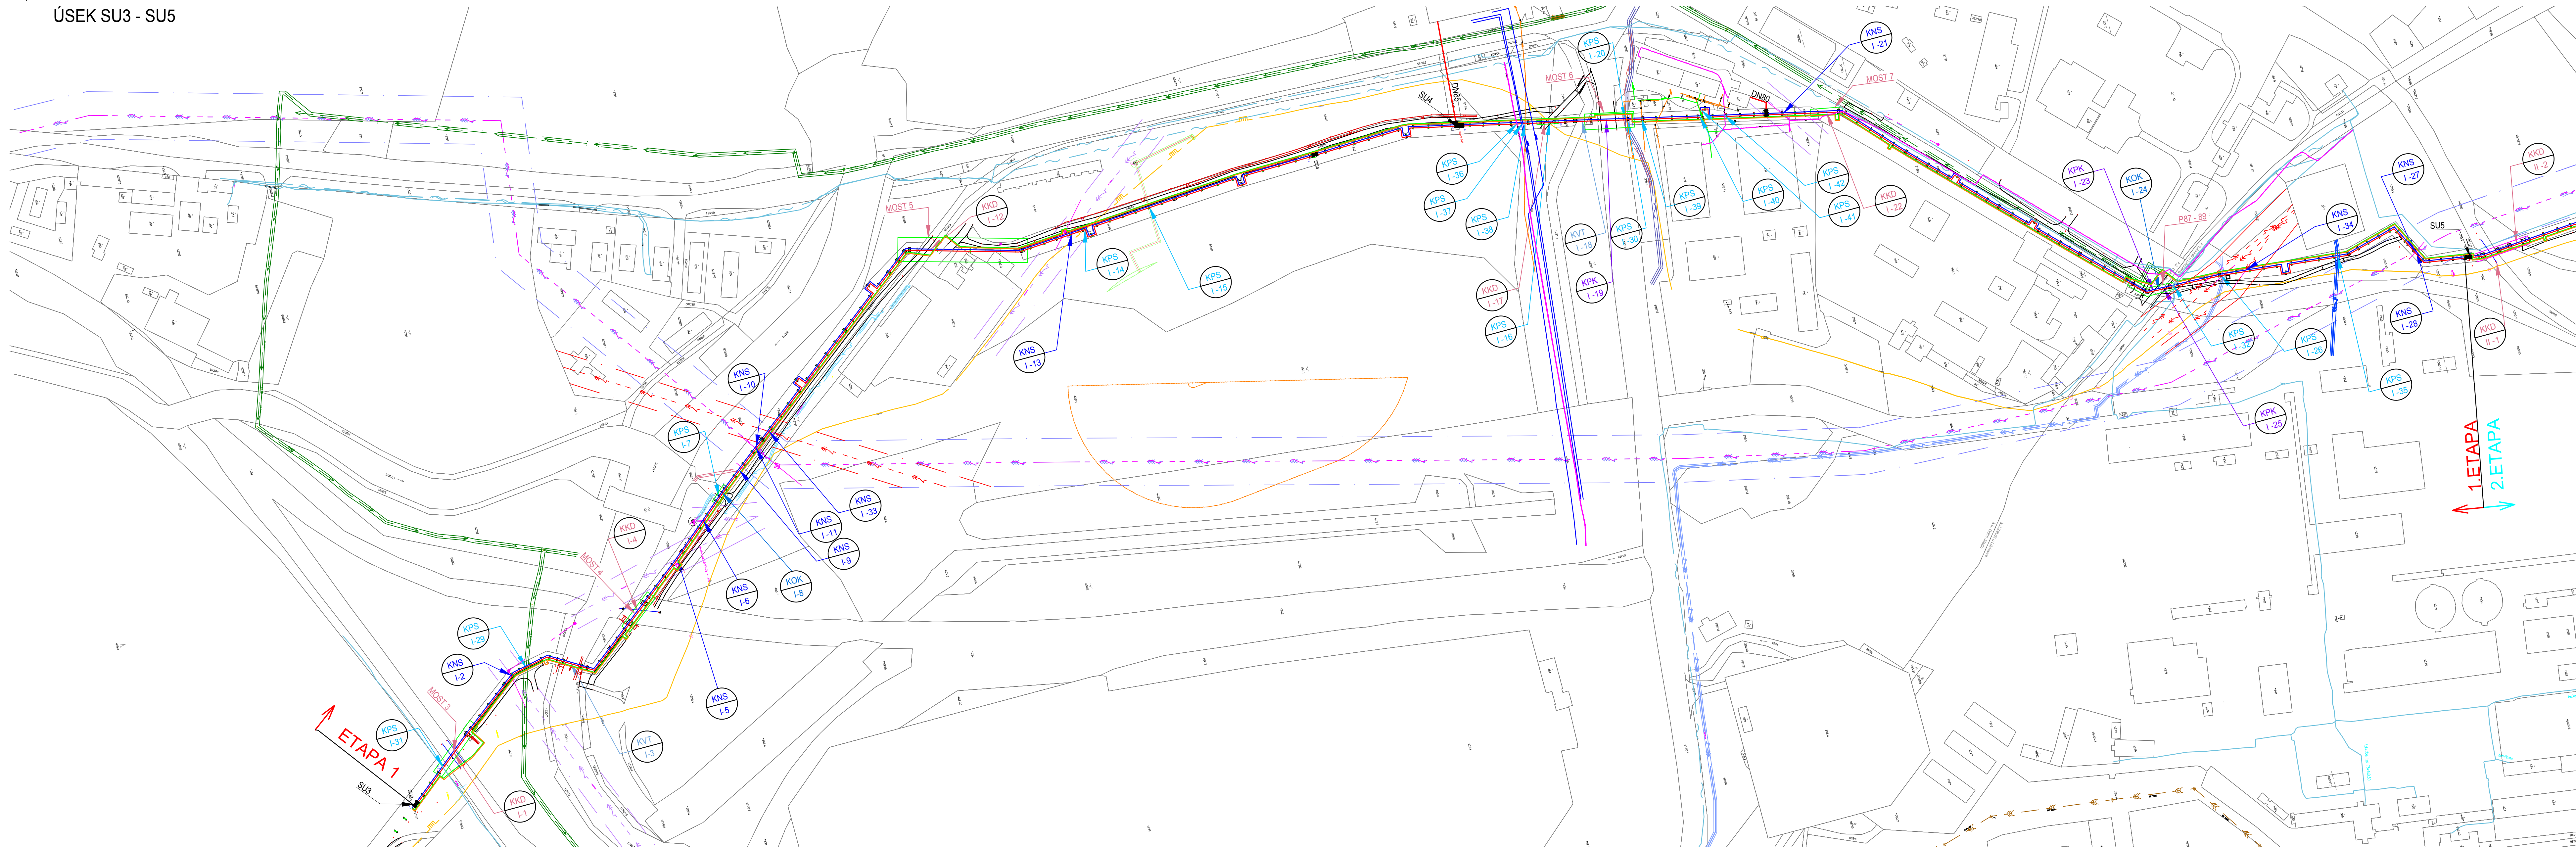

LEGENDA:

HORKOVOD DN400

STÁVAJÍCÍ TECHNICKÁ INFRASTRUKTURA

- VTL PODZEMNÍ - GasNet s.r.o.
- NN PODZEMNÍ-ČEZ, Distribuce, a.s.
- VN PODZEMNÍ-ČEZ, Distribuce, a.s.
- VN PODZEMNÍ-Coal Services, a.s.
- VN PODZEMNÍ-ČEZ, Distribuce, a.s.
- VN PODZEMNÍ-Coal Services, a.s.
- VVN NADZEMNÍ-ČEZ, Distribuce, a.s.
- SÍŤ ELEKTRONICKÝCH KOMUNIKACÍ PODZEMNÍ-UPC, s.r.o. (INFOTEL)
- SÍŤ ELEKTRONICKÝCH KOMUNIKACÍ PODZEMNÍ-CETIN, a.s.
- SÍŤ ELEKTRONICKÝCH KOMUNIKACÍ NADZEMNÍ-CETIN, a.s.
- RÁDIOVÉ VEDENÍ NADZEMNÍ-CETIN, a.s.
- KOMUNIKAČNÍ ZAŘÍZENÍ NADZEMNÍ OPTICKÉ VEDENÍ Telco Pro Services, a.s.
- KOMUNIKAČNÍ ZAŘÍZENÍ PODZEMNÍ METALICKÉ VEDENÍ Telco Pro Services, a.s.
- KOMUNIKAČNÍ ZAŘÍZENÍ PODZEMNÍ OPTICKÉ VEDENÍ Telco Pro Services, a.s.
- DÁLKOVÝ METALICKÝ KABEL, ČD Telematika, a.s.
- SDĚLOVACÍ KABELY Infotea, s.r.o.
- KANALIZACE, SEVEROČESKÉ KANALIZACE A VODOVODY, a.s.
- VODOVOD DN500, SEVEROČESKÉ KANALIZACE A VODOVODY, a.s.
- VODOVOD NAD DN500, SEVEROČESKÉ KANALIZACE A VODOVODY, a.s.

TECHNICKÁ INFRASTRUKTURA - UNIPETROL RPA

- ETYLENOVOD
- ETYLENOVOD - DOPROVODNÝ KABEL
- KABEL 6KV
- KABELOVÉ TRASY SIGNALIZACE
- KANALIZACE DEŠŤOVÁ
- POTRUBÍ VODY Z JEZER
- KABELY VO
- POTRUBÍ ÚŽITKOVÉ VODY
- KANALIZACE SPLÁŠKOVÁ
- POTRUBÍ SPRINKLEROVÉ VODY
- POTRUBÍ HYDRANTOVÉ VODY
- POTRUBÍ CHLADICÍ VODY
- POTRUBÍ ZPĚTNÉ VODY
- KABELOVÉ TRASY NN, VVN

OCHRANNÁ PÁSMA INŽENÝRSKÝCH SÍTÍ:

- HORKOVOD - SEVEROČESKÁ TEPLÁRENSKÁ, a.s.
- VTL PLYNOVOD - GasNet, s.r.o.
- NN PODZEMNÍ-ČEZ, Distribuce, a.s.
- VN PODZEMNÍ-ČEZ, Distribuce, a.s.
- VN NADZEMNÍ-ČEZ, Distribuce, a.s.
- VVN NADZEMNÍ-ČEZ, Distribuce, a.s.
- SDĚLOVACÍ VEDENÍ PODZEMNÍ-UPC, s.r.o. (INFOTEL)
- SDĚLOVACÍ VEDENÍ PODZEMNÍ-CETIN, a.s.
- SDĚLOVACÍ VEDENÍ NADZEMNÍ-CETIN, a.s.
- RÁDIOVÉ VEDENÍ NADZEMNÍ-CETIN, a.s.
- KOMUNIKAČNÍ ZAŘÍZENÍ NADZEMNÍ OPTICKÉ VEDENÍ Telco Pro Services, a.s.
- KOMUNIKAČNÍ ZAŘÍZENÍ PODZEMNÍ METALICKÉ VEDENÍ Telco Pro Services, a.s.
- KOMUNIKAČNÍ ZAŘÍZENÍ PODZEMNÍ OPTICKÉ VEDENÍ Telco Pro Services, a.s.
- DÁLKOVÝ METALICKÝ KABEL, ČD Telematika, a.s.
- KANALIZACE, SEVEROČESKÉ KANALIZACE A VODOVODY, a.s.
- VODOVOD DN500, SEVEROČESKÉ KANALIZACE A VODOVODY, a.s.
- VODOVOD NAD DN500, SEVEROČESKÉ KANALIZACE A VODOVODY, a.s.
- ETYLENOVOD, UNIPETROL RPA, s.r.o. - BEZP. PÁSMA 150 m
- ETYLENOVOD, UNIPETROL RPA, s.r.o. - BEZP. PÁSMA 100 m

P.č.	Číslo úseku	Číslo uložení	Typ křížení	Ozn. křížení ve výkrese	Vlastník inženýrské sítě	Vlastník pozemku	Obec	Katastrální území	Pozemek parc.č.	
1	I.	284-289	nadzemní	dráha	KKD I-1	-	ČR - Palivový kombinát Ústí, s.p.	Horní Jiřetín	Dolní Jiřetín	1207
2	I.	294	nadzemní	VN	KNS I-2	ČEZ Distribuce	ČR - Palivový kombinát Ústí, s.p.	Horní Jiřetín	Dolní Jiřetín	469/2
3	I.	299-300	nadzemní	vodní tok	KVT I-3	-	ČR - Povodí Ohře, s.p.	Horní Jiřetín	Dolní Jiřetín	1230/1
4	I.	305-309	nadzemní	dráha	KKD I-4	-	ČR - Palivový kombinát Ústí, s.p.	Horní Jiřetín	Dolní Jiřetín	1232
5	I.	312-313	nadzemní	VN	KNS I-5	ČEZ Distribuce	ČR - Palivový kombinát Ústí, s.p.	Horní Jiřetín	Dolní Jiřetín	1237
6	I.	315-316	nadzemní	VN	KNS I-6	ČEZ Distribuce	ČR - Palivový kombinát Ústí, s.p.	Horní Jiřetín	Dolní Jiřetín	1237
7	I.	316-317	podzemní	NN	KPS I-7	ČEZ Distribuce	ČR - Palivový kombinát Ústí, s.p.	Horní Jiřetín	Dolní Jiřetín	502/14
8	I.	317-318	nadzemní	komunikace	KOK I-8	-	ČR - Palivový kombinát Ústí, s.p.	Horní Jiřetín	Dolní Jiřetín	502/14
9	I.	319 - 320	nadzemní	SEK	KNS I-9	CETIN	Coal Services a.s.	Horní Jiřetín	Dolní Jiřetín	1238
10	I.	321 - 322	nadzemní	VVN	KNS I-10	ČEZ Distribuce	Coal Services a.s.	Horní Jiřetín	Dolní Jiřetín	1238
11	I.	321 - 322	nadzemní	opt. vedení	KNS I-11	Telco Pro Services	Coal Services a.s.	Horní Jiřetín	Dolní Jiřetín	1238
12	I.	340 - 349	nadzemní	dráha	KKD I-12	-	TC Sped s.r.o.	Horní Jiřetín	Dolní Jiřetín	534/16
13	I.	352 - 353	nadzemní	VN	KNS I-13	ČEZ Distribuce	Coal Services a.s.	Horní Jiřetín	Dolní Jiřetín	1239
14	I.	354	podzemní	VTL plyn	KPS I-14	GridServices	Coal Services a.s.	Horní Jiřetín	Dolní Jiřetín	1239
15	I.	360	podzemní	kabel SKAO	KPS I-15	GridServices	Coal Services a.s.	Horní Jiřetín	Dolní Jiřetín	1239
16	I.	390 - 391	podzemní	VTL plyn	KPS I-16	GridServices	UNIPETROL, a.s.	Horní Jiřetín	Dolní Jiřetín	514/4

VELIKOST OCHRANNÉHO PÁSMA


INŽENÝRSKÝCH SÍTÍ:

- NN PODZEMNÍ 0,4 kV-1 m
- VN PODZEMNÍ 35 kV-1 m
- VN NADZEMNÍ 35 kV-7 m
- VVN NADZEMNÍ 110 kV-12 m
- SDĚLOVACÍ VEDENÍ PODZEMNÍ-1,5 m
- TEPELNÉ VEDENÍ-2,5 m
- VTL PLYNOVOD-4,0 m
- VODOVODNÍ ŘÁD DN=500 - 1,5 m
- VODOVODNÍ ŘÁD DN=500 - 2,5 m
- KANALIZACE - 2,5 m

POZN.: JEDNÁ SE POUZE O ZÁKLADNÍ VZDÁLENOSTI OCHRANNÝCH PÁSEM. BLÍŽŠÍ PODROBNOSTI - VIZ STANOVISKA SPRÁVCOV INŽENÝRSKÝCH SÍTÍ

ZNAČENÍ KŘÍŽENÍ

- KNS - KŘÍŽENÍ NADZEMNÍ SÍTĚ
- KPS - KŘÍŽENÍ PODZEMNÍ SÍTĚ
- KPK - KŘÍŽENÍ PODZEMNÍ KOMUNIKACE
- KKD - KŘÍŽENÍ KOLEJOVÉ DRÁHY
- KVT - KŘÍŽENÍ VODNÍHO TOKU
- KOK - KŘÍŽENÍ POZEMKU OSTATNÍ KOMUNIKACE
- KUK - KŘÍŽENÍ ÚČELOVÉ KOMUNIKACE

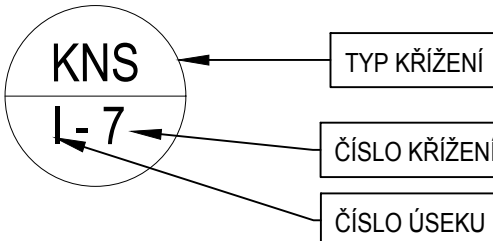

P.č.	Číslo úseku	Číslo uložení	Typ křížení	Ozn. křížení ve výkrese	Vlastník inženýrské sítě	Vlastník pozemku	Obec	Katastrální území	Pozemek parc.č.	
17	I.	390 - 391	nadzemní	dráha	KKD I-17	-	UNIPETROL, a.s.	Horní Jiřetín	Dolní Jiřetín	514/4
18	I.	393 - 394	nadzemní	vodní tok	KVT I-18	-	UNIPETROL, a.s.	Horní Jiřetín	Dolní Jiřetín	1221/1
19	I.	395 + 400	nadzemní	komunikace	KPK I-19	-	Ústecký kraj - Správa a údržba silnic Ústeckého kraje, p.o.	Horní Jiřetín	Dolní Jiřetín	1221/1
20	I.	398	podzemní	SEK	KPS I-20	CETIN	Bilfinger Euromont a.s.	Horní Jiřetín	Dolní Jiřetín	385/3
21	I.	410	nadzemní	VN	KNS I-21	ČEZ Distribuce	Bilfinger Euromont a.s.	Horní Jiřetín	Dolní Jiřetín	1241/2
22	I.	413 - 416	nadzemní	dráha	KKD I-22	-	Severní energetická a.s.	Horní Jiřetín	Dolní Jiřetín	376/3
23	I.	443 - 445	nadzemní	komunikace	KPK I-23	-	Severní energetická a.s.	Horní Jiřetín	Dolní Jiřetín	1163
24	I.	446 - 448	nadzemní	komunikace	KOK I-24	-	Severní energetická a.s.	Horní Jiřetín	Dolní Jiřetín	367/17
25	I.	446 - 448	nadzemní	komunikace	KPK I-25	-	Severní energetická a.s.	Litvínov	Záluží u Litvínova	1065/5
26	I.	451	podzemní	VN	KPS I-26	ČEZ Distribuce	UNIPETROL, a.s.	Litvínov	Záluží u Litvínova	1178
27	I.	468	nadzemní	VVN	KNS I-27	ČEZ Distribuce	UNIPETROL, a.s.	Litvínov	Záluží u Litvínova	1178
28	I.	468	nadzemní	opt. vedení	KNS I-28	Telco Pro Services	UNIPETROL, a.s.	Litvínov	Záluží u Litvínova	1178
29	I.	295-296	podzemní	vodovod	KPS I-29	SCVK, a.s.	ČR - Palivový kombinát Ústí, s.p.	Horní Jiřetín	Dolní Jiřetín	1239
30	I.	398	podzemní	SEK	KPS I-30	UPC (INFOTEL)	Bilfinger Euromont a.s.	Horní Jiřetín	Dolní Jiřetín	385/3
31	I.	285	podzemní	kabel	KPS I-31	Infotea	Coal Services a.s.	Horní Jiřetín	Dolní Jiřetín	459/2
32	I.	447-448	podzemní	kabel	KPS I-32	Infotea	UNIPETROL, a.s.	Litvínov	Záluží u Litvínova	1178
33	I.	323	nadzemní	VN	KNS I-33	Coal Services	Coal Services a.s.	Horní Jiřetín	Dolní Jiřetín	1238
34	I.	450-453	nadzemní	3xVN	KNS I-34	Coal Services	UNIPETROL, a.s.	Litvínov	Záluží u Litvínova	1178
35	I.	460-461	podzemní	3xVN	KPS I-35	Coal Services	UNIPETROL, a.s.	Litvínov	Záluží u Litvínova	1178
36	I.	389-390	podzemní	kabely	KPS I-36	UNIPETROL	Coal Services a.s.	Horní Jiřetín	Dolní Jiřetín	1239
37	I.	389-391	podzemní	3x vodovod	KPS I-37	UNIPETROL	Coal Services a.s.	Horní Jiřetín	Dolní Jiřetín	1239
38	I.	390	podzemní	kanalizace	KPS I-38	UNIPETROL	Coal Services a.s.	Horní Jiřetín	Dolní Jiřetín	1239
39	I.	399-401	podzemní	kanalizace	KPS I-39	UNIPETROL	Bilfinger Euromont a.s.	Horní Jiřetín	Dolní Jiřetín	385/3 1241/2
40	I.	404	podzemní	vodovod	KPS I-40	UNIPETROL	Bilfinger Euromont a.s.	Horní Jiřetín	Dolní Jiřetín	1241/2
41	I.	404	podzemní	kanalizace	KPS I-41	UNIPETROL	Bilfinger Euromont a.s.	Horní Jiřetín	Dolní Jiřetín	1241/2
42	I.	407	podzemní	kabely	KPS I-42	UNIPETROL	Bilfinger Euromont a.s.	Horní Jiřetín	Dolní Jiřetín	1241/2

Index	Změna / Revision	Datum / Date	Vypracoval / Elaborated by
SOURADNICOVÝ SYSTÉM S-JTSK, VÝŠKOVÝ SYSTÉM BPV			
Tento výkres je součástí vlastnictví firmy Bilfinger Tebodin Czech Republic s.r.o. Všechna data na mapě jsou z optických měření jsou platná pouze ve spojení s uceleným dokumentem. This drawing is intellectual property of the company Bilfinger Tebodin Czech Republic s.r.o. All data of magnetic and optical data are valid only together with approved documentation.			
Projekt / Project	REKONSTRUKCE TEPELNÉHO NAPAJEČE LITVÍNŮV ÚSEK SEKČNÍ UZÁVĚRY SU3 - SEKČNÍ UZÁVĚRY SU 10		Zpracoval / Created by Bilfinger Tebodin Czech Republic, s.r.o. Prvního příjmu 22/02/2019, Karlin, 198 00 Praha 8
Zpracoval / Created by	SEVEROČESKÁ TEPLÁRENSKÁ a.s. TEPLÁRENSKÁ 2, MOST - KOMORANY		Bilfinger Tebodin Bilfinger Tebodin
Vypracoval / Elaborated by	Zodpovědný projektant / Checked by	Výkres oddělení / Department Manager	Výkres oddělení / Project Manager
D. RYBKA	D. RYBKA	Ing. M. PAPEZ	P. KESNER
Objekt / Building	PS 01		Sheet / Phase
ETAPA 1	DPS		DPS
Základ / Base	D.2 DOKUMENTACE TECHNICKÝCH A TECHNOLOGICKÝCH ZAŘÍZENÍ		PR
Číslo / Sheet	2660 101		Podpis / Number
Stav / Status	S10		10
Název výkresu / Drawing Title	PRÉHLEDNÁ SITUACE - ETAPA 1		1:2000
Archivní číslo / Drawing No.	0245-301-51 2661 102		Kopie / Copy