



REKONSTRUKCE TEPELNÉHO NAPÁJEČE LITVÍNŮV

PŘECHOD MOST 7


PŘÍČNÝ ŘEZ KOLEJIŠTĚM

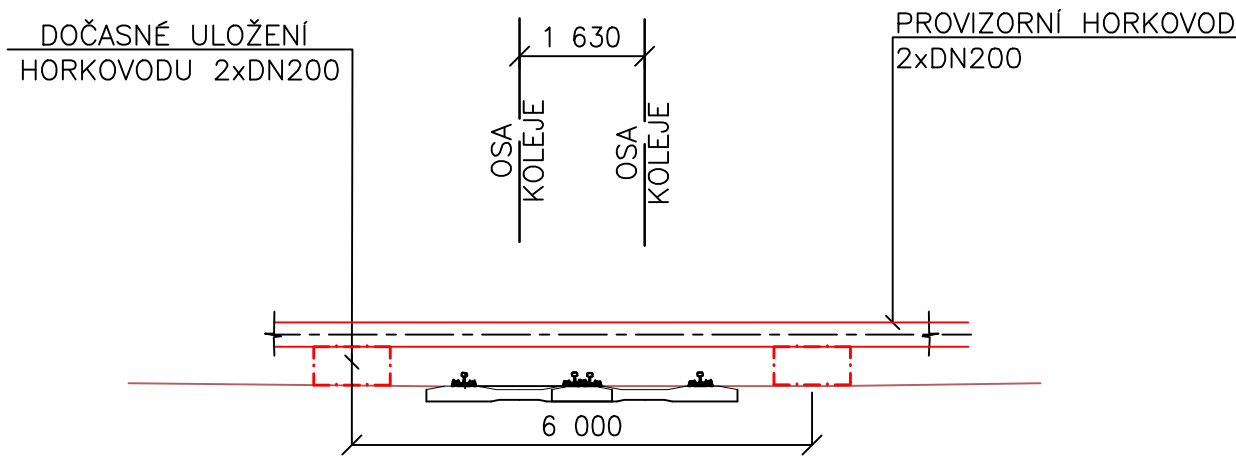

SITUACE 1:500

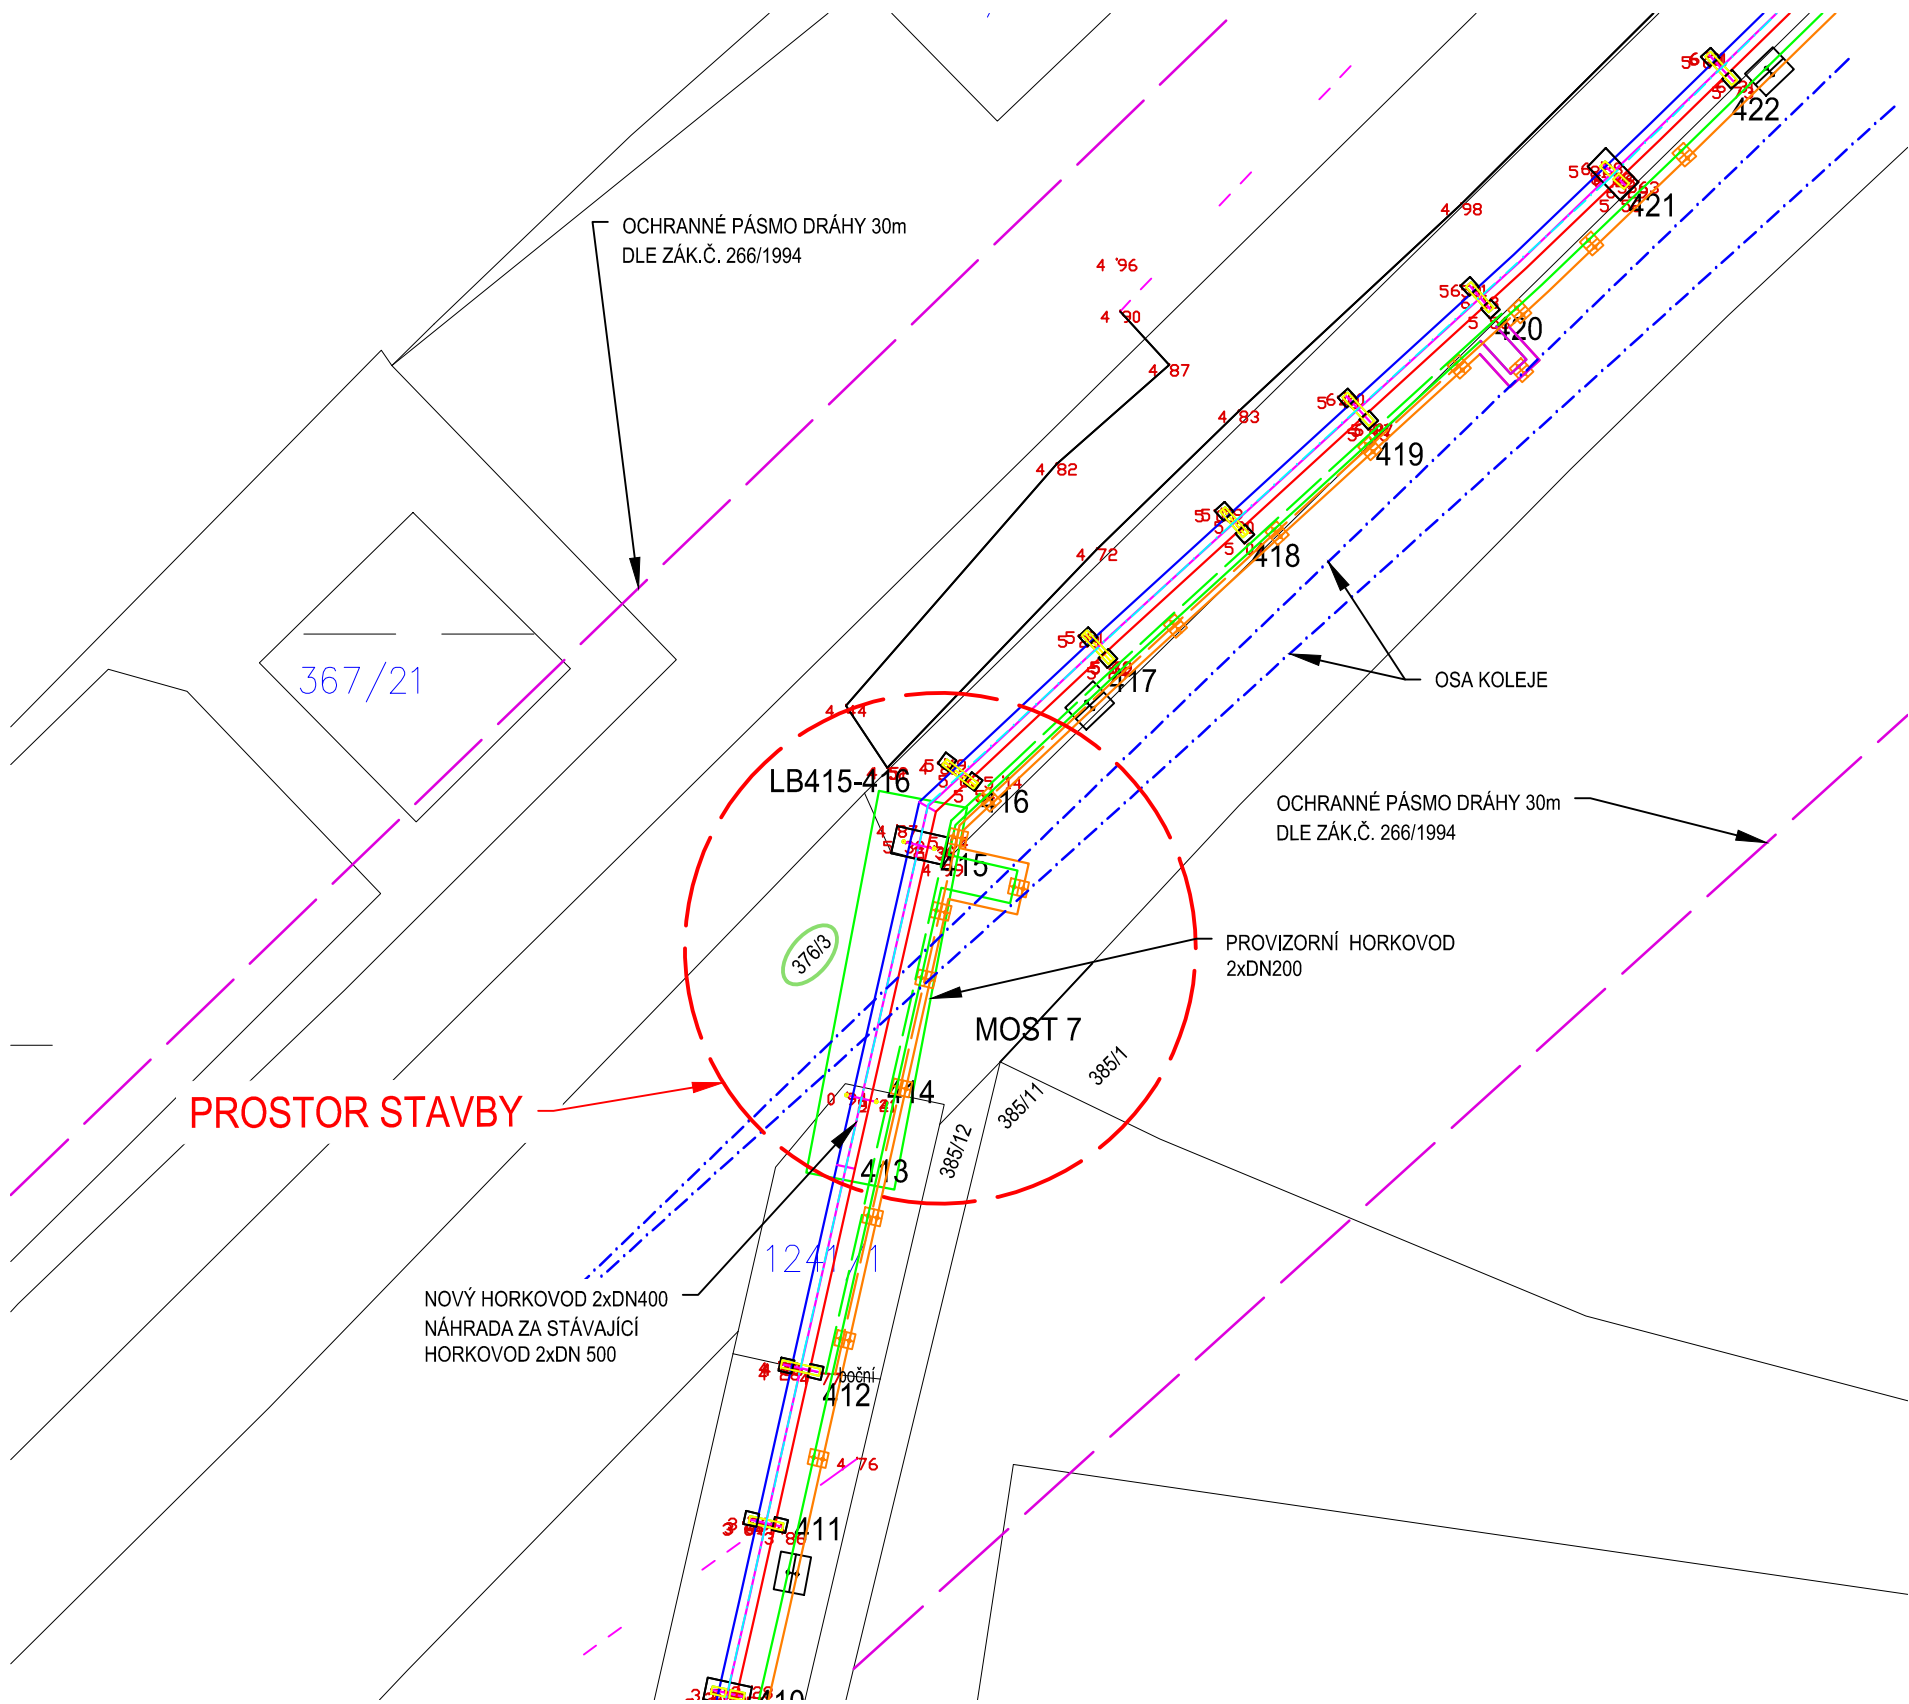

MAPA ŠIRŠÍ OBLASTI 1:5000

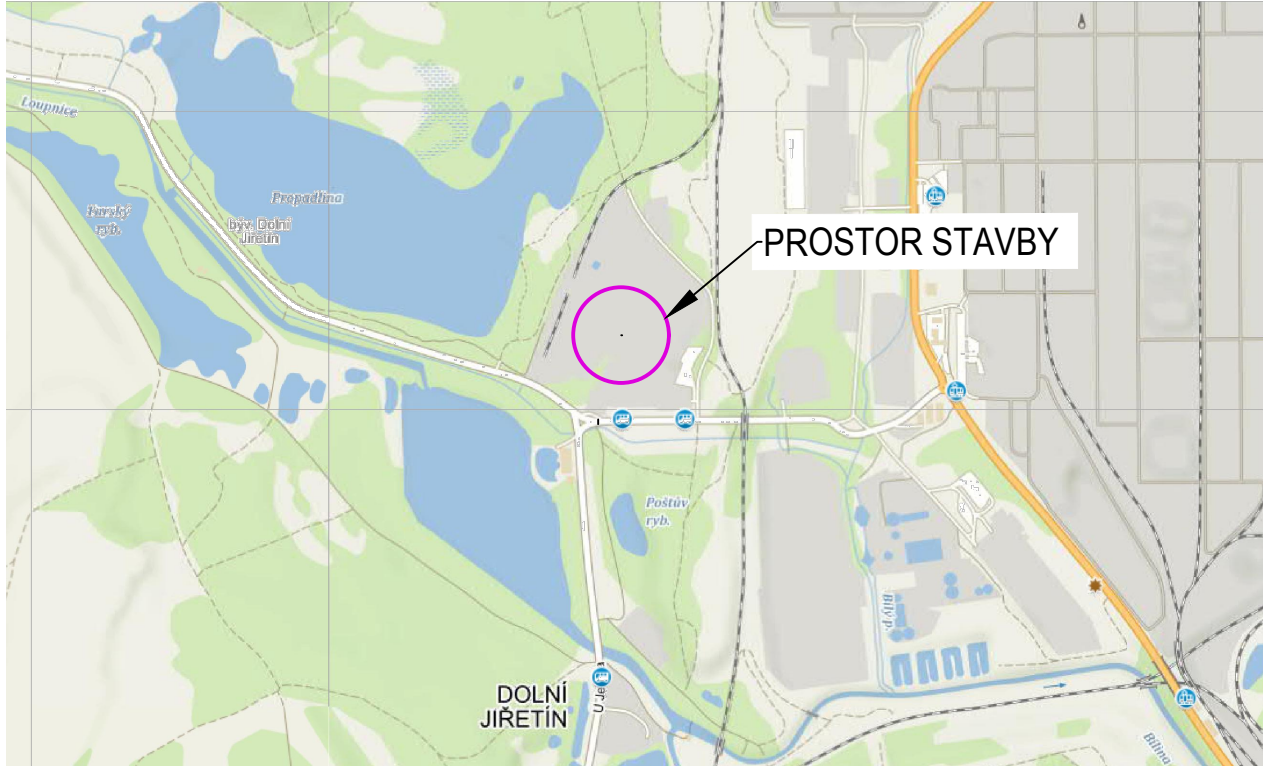

SOUŘADNICOVÝ SYSTÉM S-JTSK, VÝŠKOVÝ SYSTÉM BPV					
Tento výkres je duševním vlastnictvím firmy Bilfinger Tebodin Czech Republic s.r.o. <i>This drawing is intellectual property of the company Bilfinger Tebodin Czech Republic s.r.o.</i>			Veškerá data na magnetických či optických nosičích jsou platná pouze ve spojení s uvolněnou dokumentací. <i>All data of magnetic and optical disks are valid only together with approved documentation.</i>		
Projekt / Project REKONSTRUKCE TEPELNÉHO NAPÁJEČE LITVÍNŮV ÚSEK SEKČNÍ UZÁVĚRY SU3 - SEKČNÍ UZÁVĚRY SU 10			Zpracovatel / Created by  Bilfinger Tebodin Czech Republic, s.r.o. Prvního pluku 224/20, Karlín, 186 00 Praha 8		
Zákazník / Client SEVEROČESKÁ TEPLÁRENSKÁ a.s TEPLÁRENSKÁ 2, MOST - KOMORÁNY			Bilfinger Bilfinger Tebodin		
Vypracoval / Elaborated by D. RYBKA		Zodpovědný projektant / Checked by D. RYBKA		Vedoucí oddělení / Department Manager Ing. M. PAPEŽ	
			Vedoucí projektu / Project Manager P. KEŠNER		Datum / Date 01/2019
Objekt / Building PS02 ETAPA 1			Stupeň / Phase DPS		
Část / Part D.2 DOKUMENTACE TECHNICKÝCH A TECHNOLOGICKÝCH ZAŘÍZENÍ D.2.2 PROVIZORNÍ NAPOJENÍ			PR		Technická zpráva / Report No. 2680 201
			Skartační znak / Discard S10		Počet A4 / Number A4 4
Název výkresu / Drawing Title PŘECHOD MOST 7					Měřítko / Scale 1:100 (1:500)
			Archivní číslo / Drawing No. 0245-302-51 2661 217		Kopie Copy