



REKONSTRUKCE TEPELNÉHO NAPÁJEČE LITVÍNŮV
PŘEKOP OBJEKT P87-P89


ŘEZ A-A'

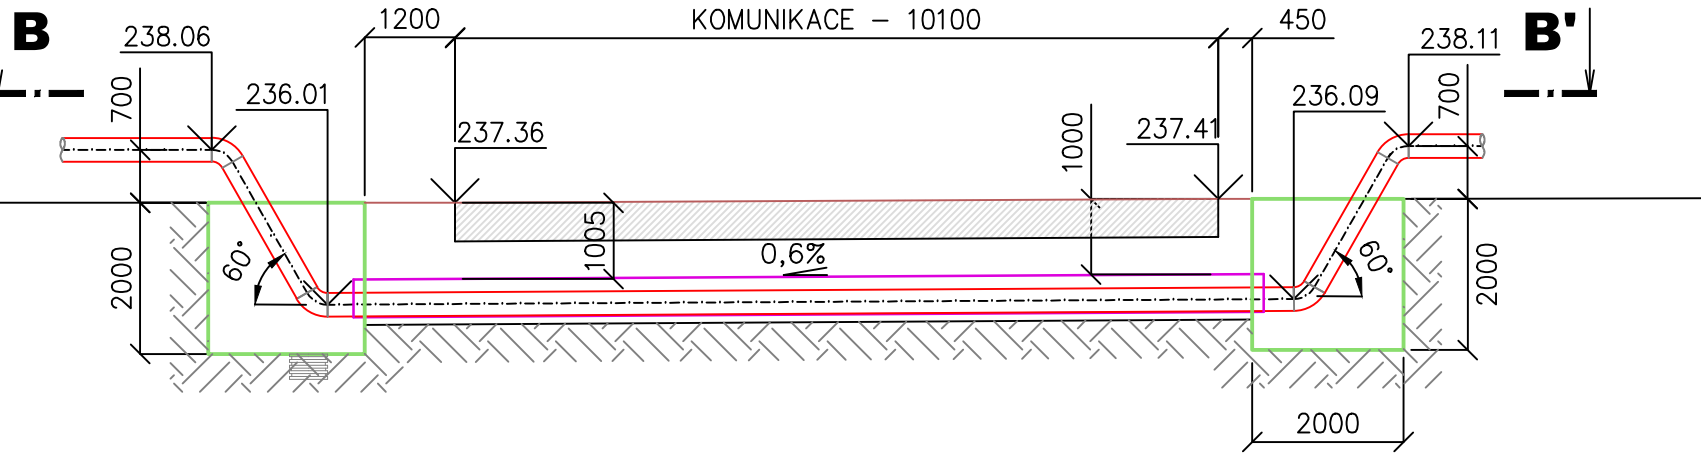


ŘEZ B-B'

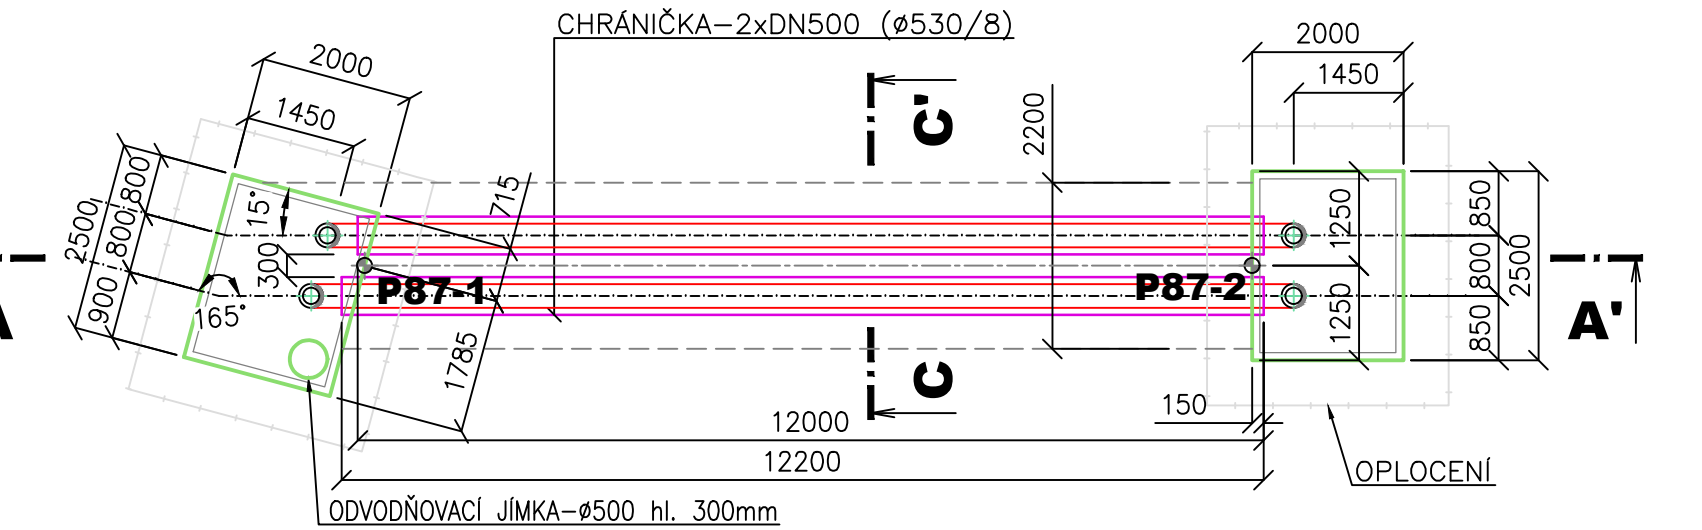


ŘEZ A-A'

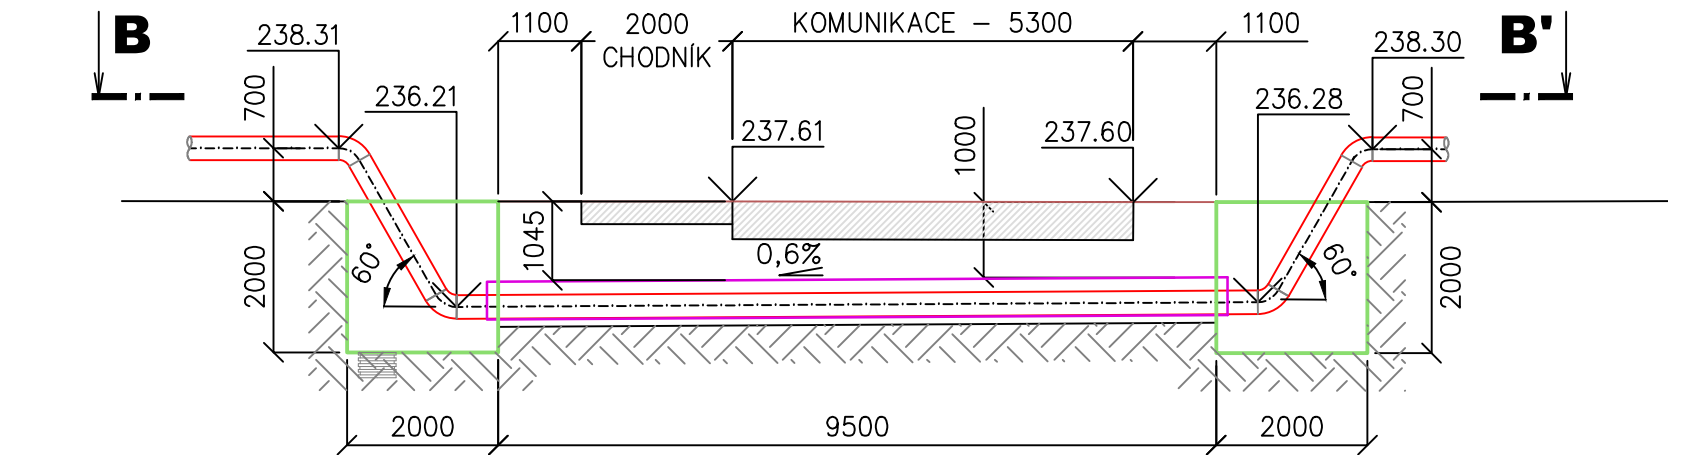


ŘEZ B-B'

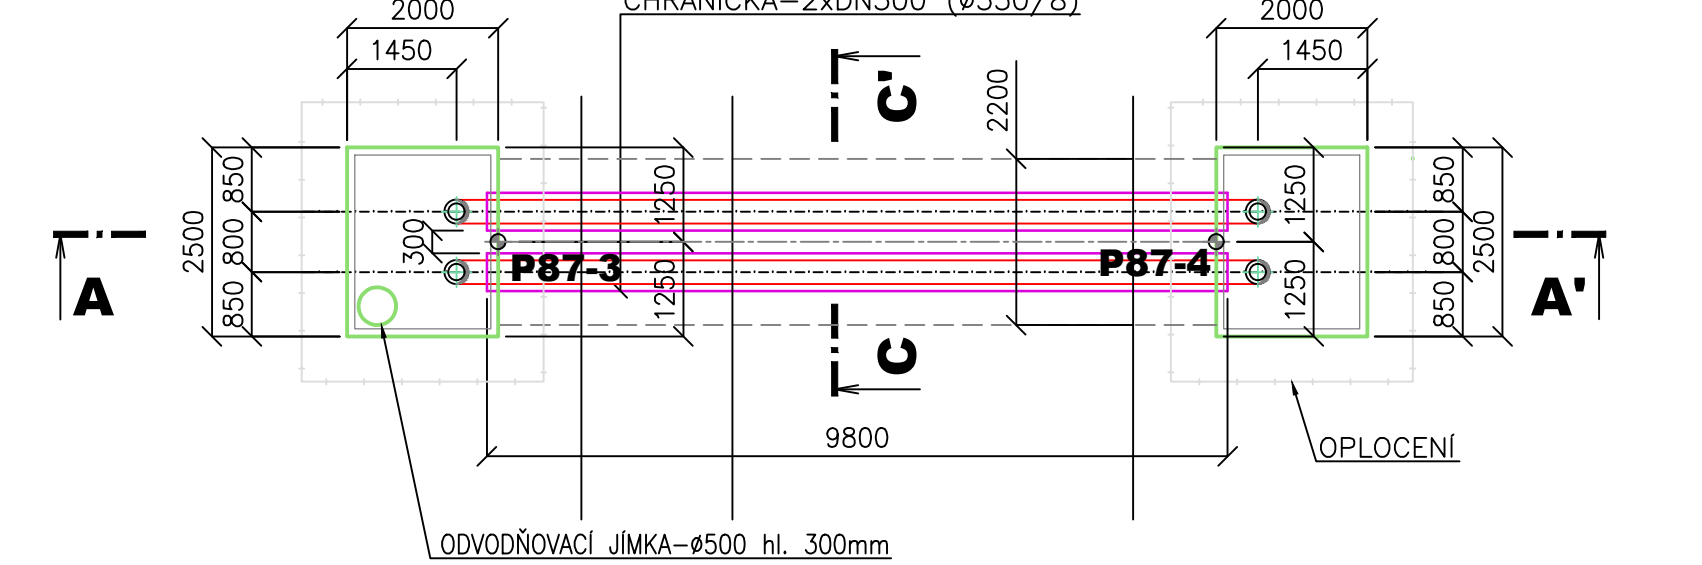


ŘEZ C-C'

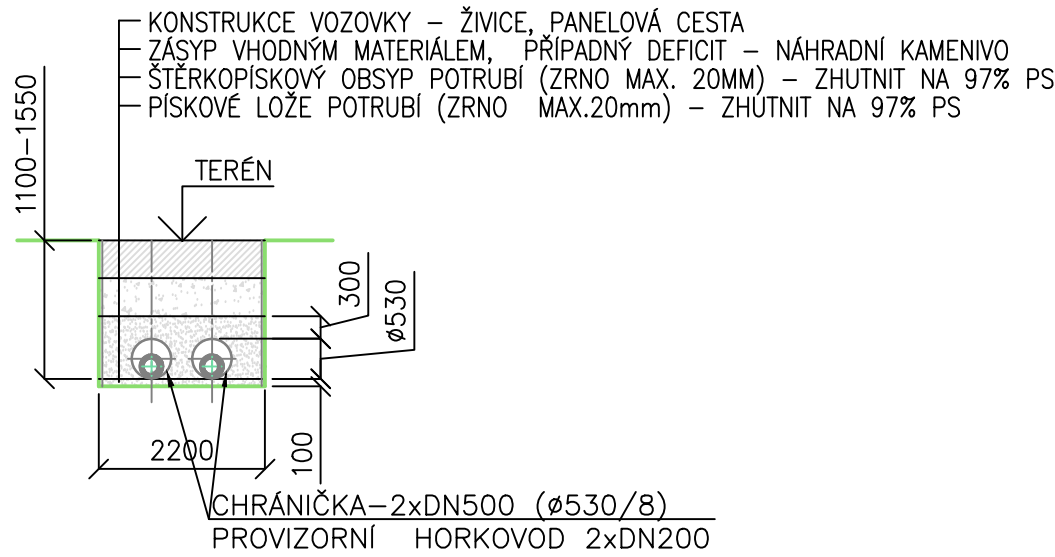

MAPA ŠIRŠÍ OBLASTI 1:5000

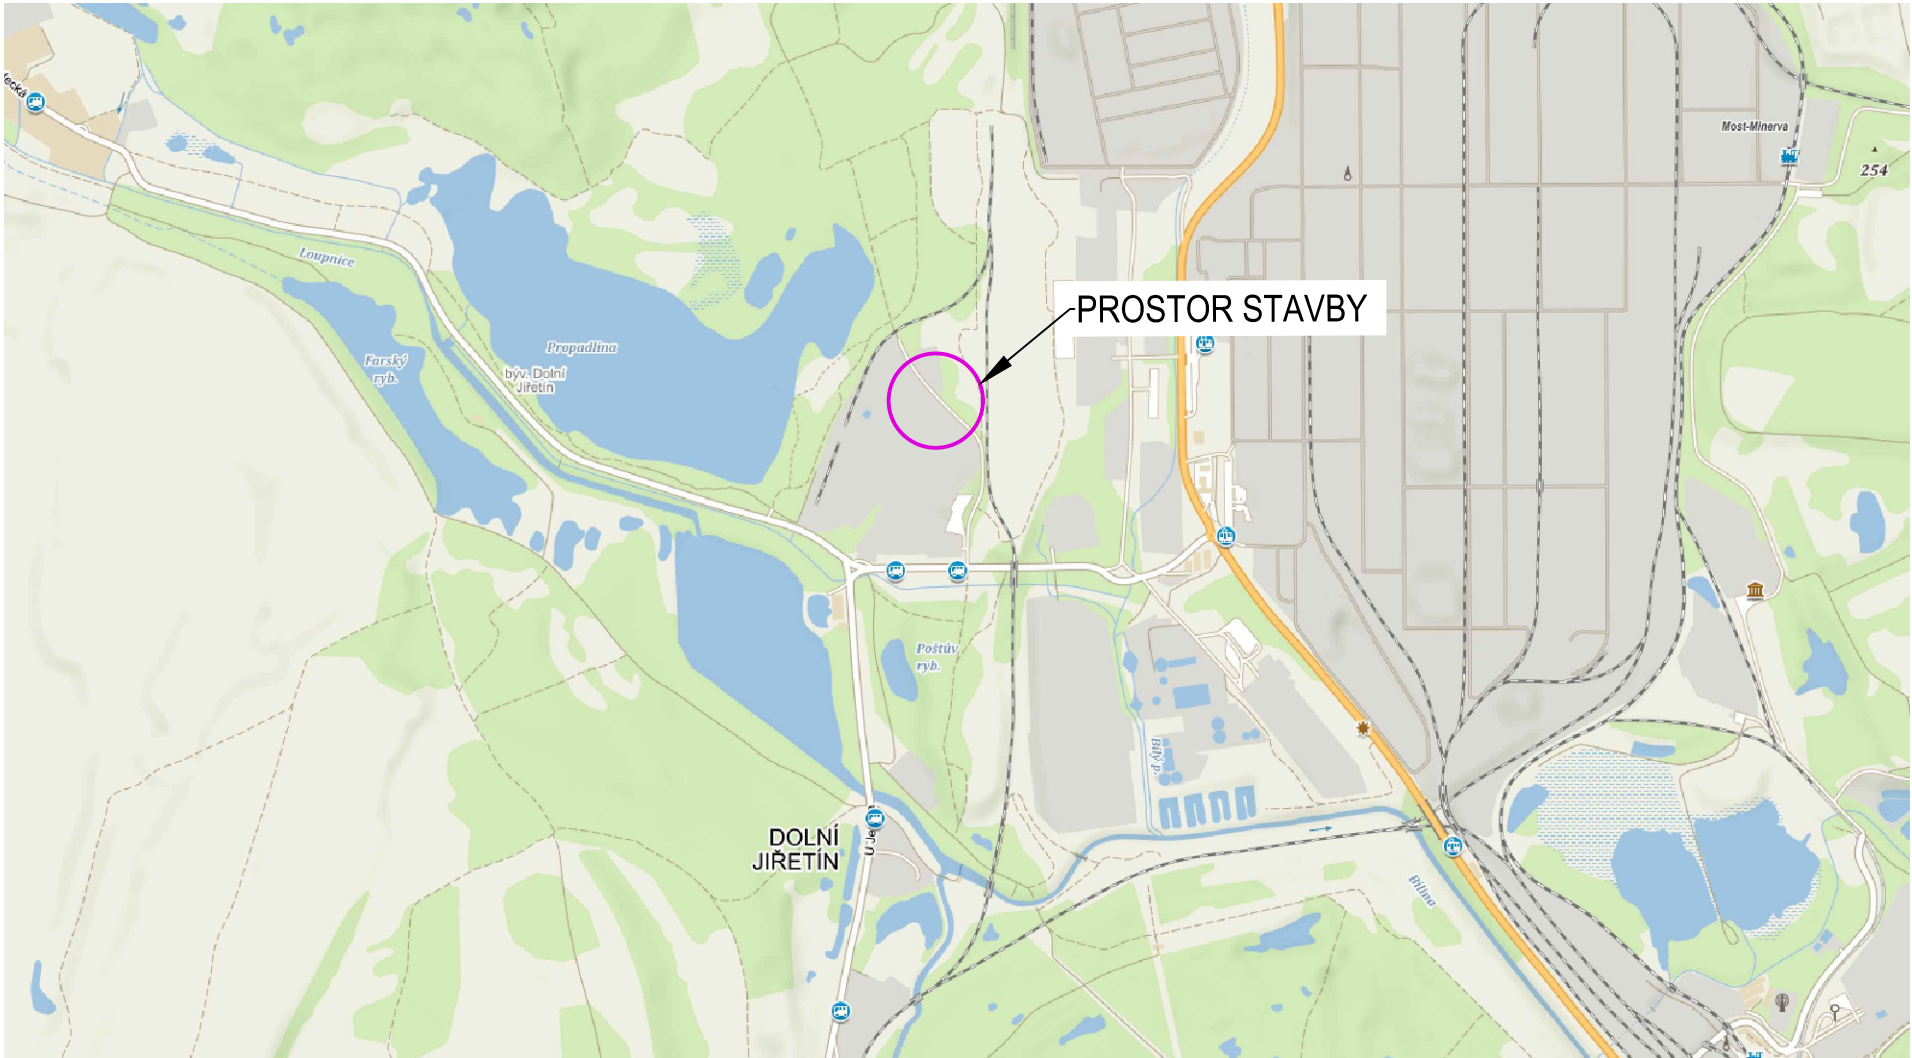

SITUACE 1:500

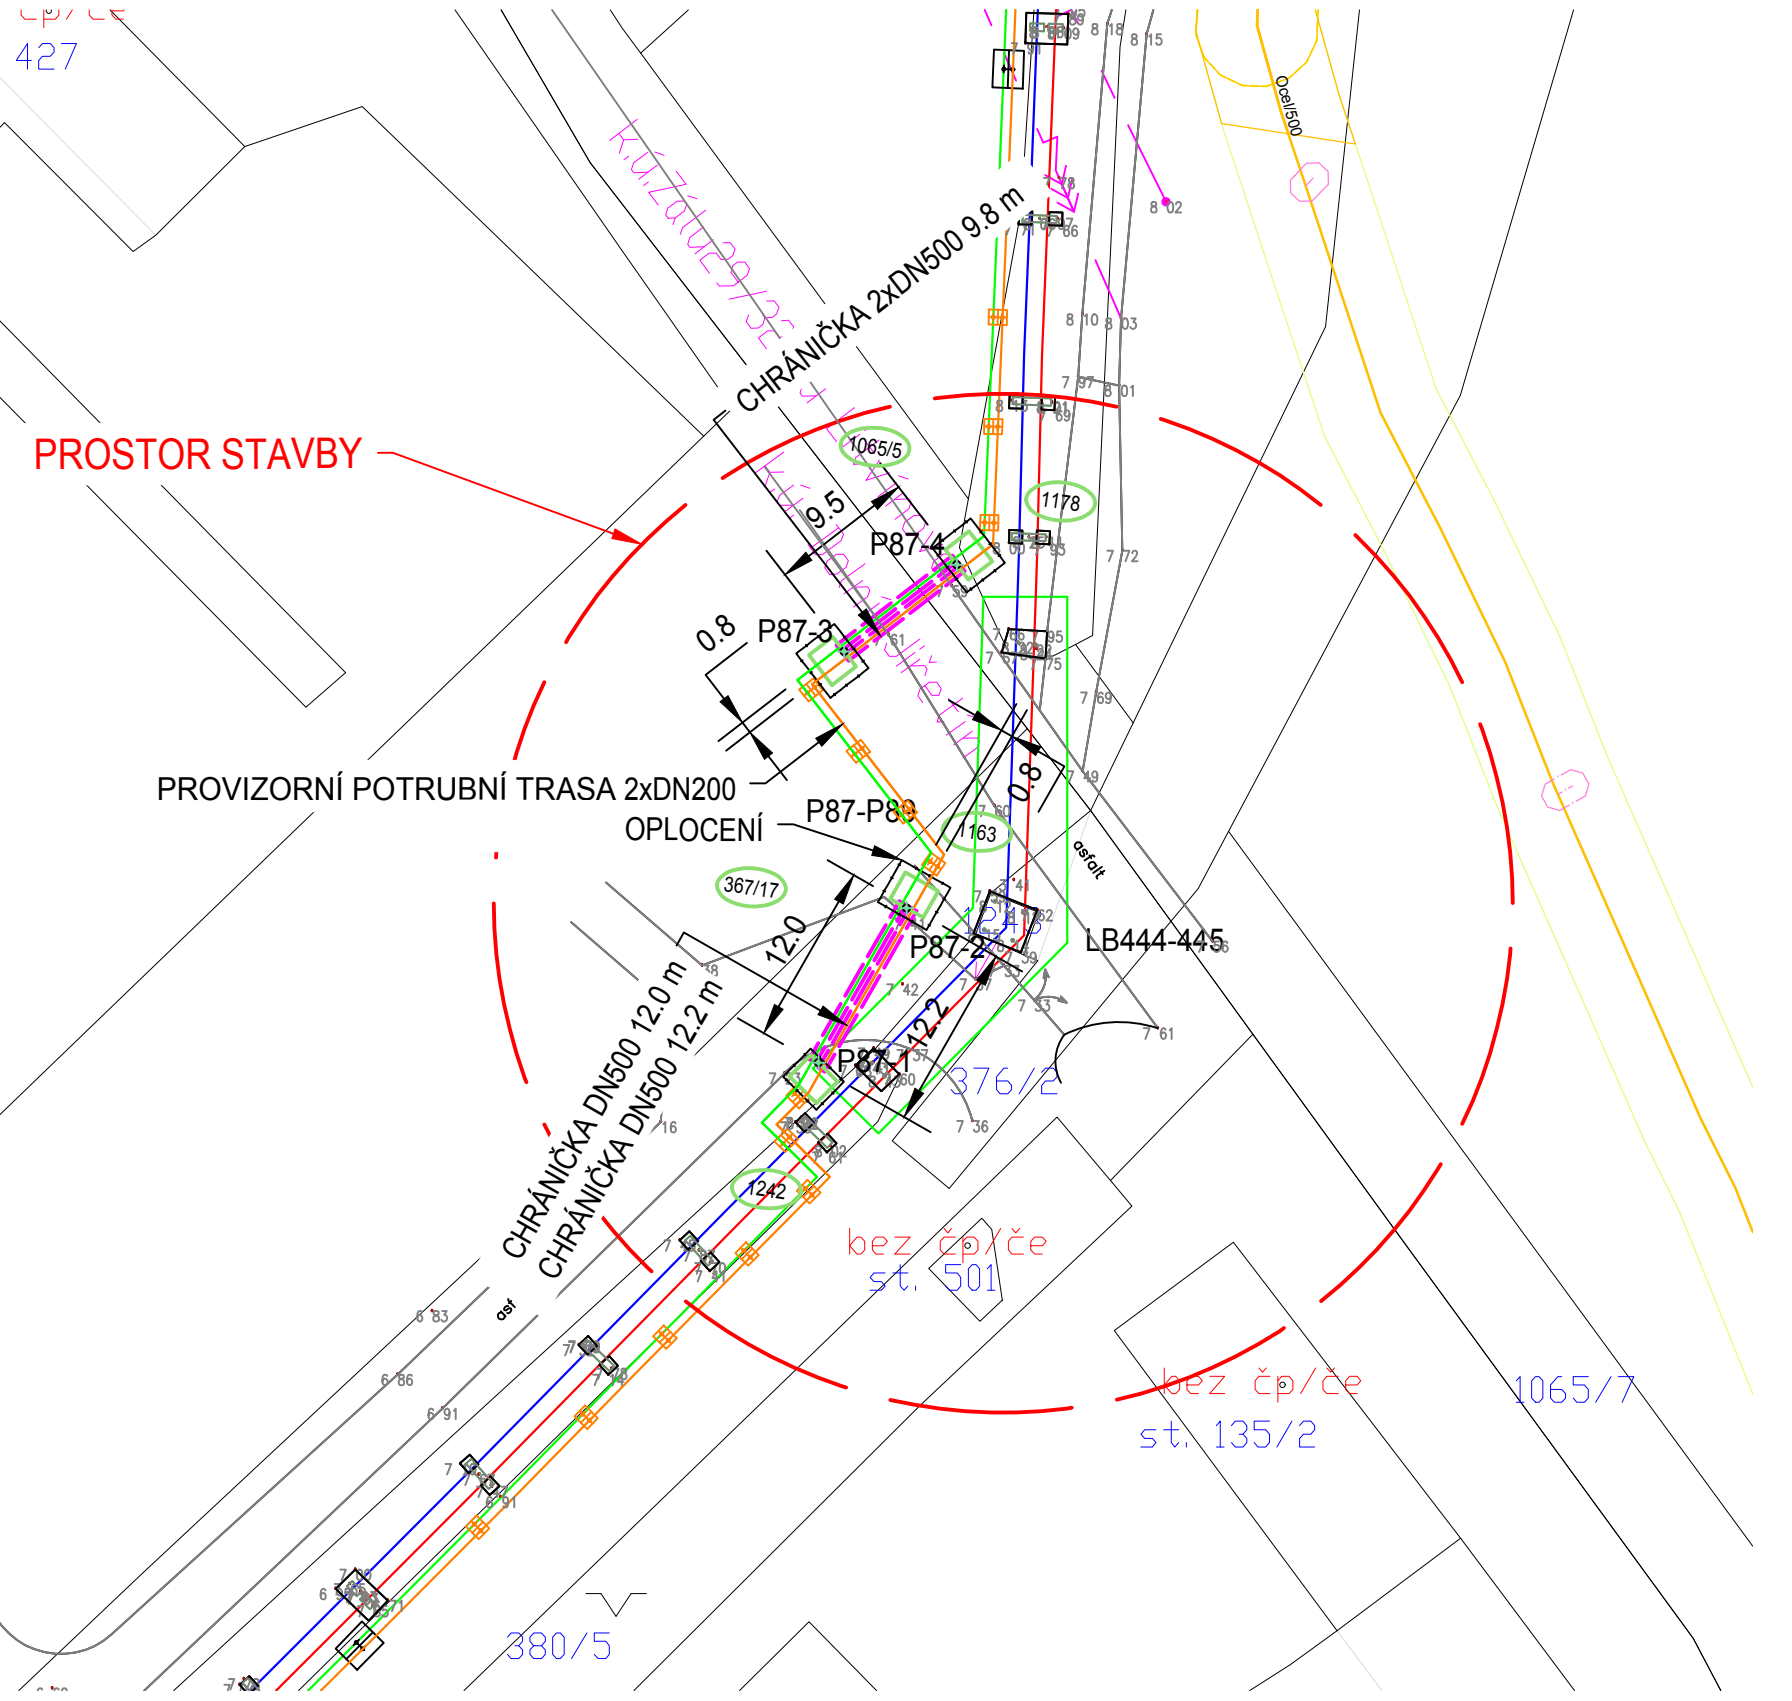

VYTÝČOVACÍ BODY		
BOD	Y	X
P87-1	793840.01	982760.24
P87-2	793834.17	982750.01
P87-3	793838.30	982733.04
P87-4	793830.86	982727.29

SOUŘADNICOVÝ SYSTÉM S-JTSK, VÝŠKOVÝ SYSTÉM BPV			
Tento výkres je duševním vlastnictvím firmy Bilfinger Tebodín Czech Republic s.r.o. This drawing is intellectual property of the company Bilfinger Tebodín Czech Republic s.r.o.		Všechna data na magnetických či optických nosičích jsou platná pouze ve spojení s uvolněnou dokumentací. All data of magnetic and optical disks are valid only together with approved documentation.	
Projekt / Project REKONSTRUKCE TEPELNÉHO NAPÁJEČE LITVÍNŮV ÚSEK SEKČNÍ UZÁVĚRY SU3 - SEKČNÍ UZÁVĚRY SU 10		Zpracovatel / Created by Bilfinger Tebodín Czech Republic, s.r.o. Prvního pluku 224/20, Karlín, 186 00 Praha 8	
Zákazník / Client SEVEROČESKÁ TEPLÁRENSKÁ a.s. TEPLÁRENSKÁ 2, MOST - KOMORANY		BILFINGER Bilfinger Tebodín	
Vypracoval / Elaborated by Ing. V. JAVŮREK	Zodpovědný projektant / Checked by Ing. V. JAVŮREK	Vedoucí oddělení / Department Manager Ing. J. SOBOTKA	Vedoucí projektu / Project Manager P. KEŠNER
Datum / Date 01/2019		Stupeň / Phase DPS	
Část / Part D.2 DOKUMENTACE TECHNICKÝCH A TECHNOLOGICKÝCH ZAŘÍZENÍ		PR	
Skartační znak / Discard S10		Měřítko / Scale 1:100 (1:500)	
Název výkresu / Drawing Title PŘEKOP OBJEKT P87-P89		Archivní číslo / Drawing No. 0245-302-51 2661 218	
		Kopie Copy	