



REKONSTRUKCE TEPELNÉHO NAPÁJEČE LITVÍNŮV / ÚSEK SEKČNÍ UZÁVĚRY SU3 - SEKČNÍ UZÁVĚRY SU10
PROVIZORNÍ NAPOJENÍ VS JEZERNÍ VODÁRNA / ----


PROVIZORNÍ NAPOJENÍ - PŮDORYS

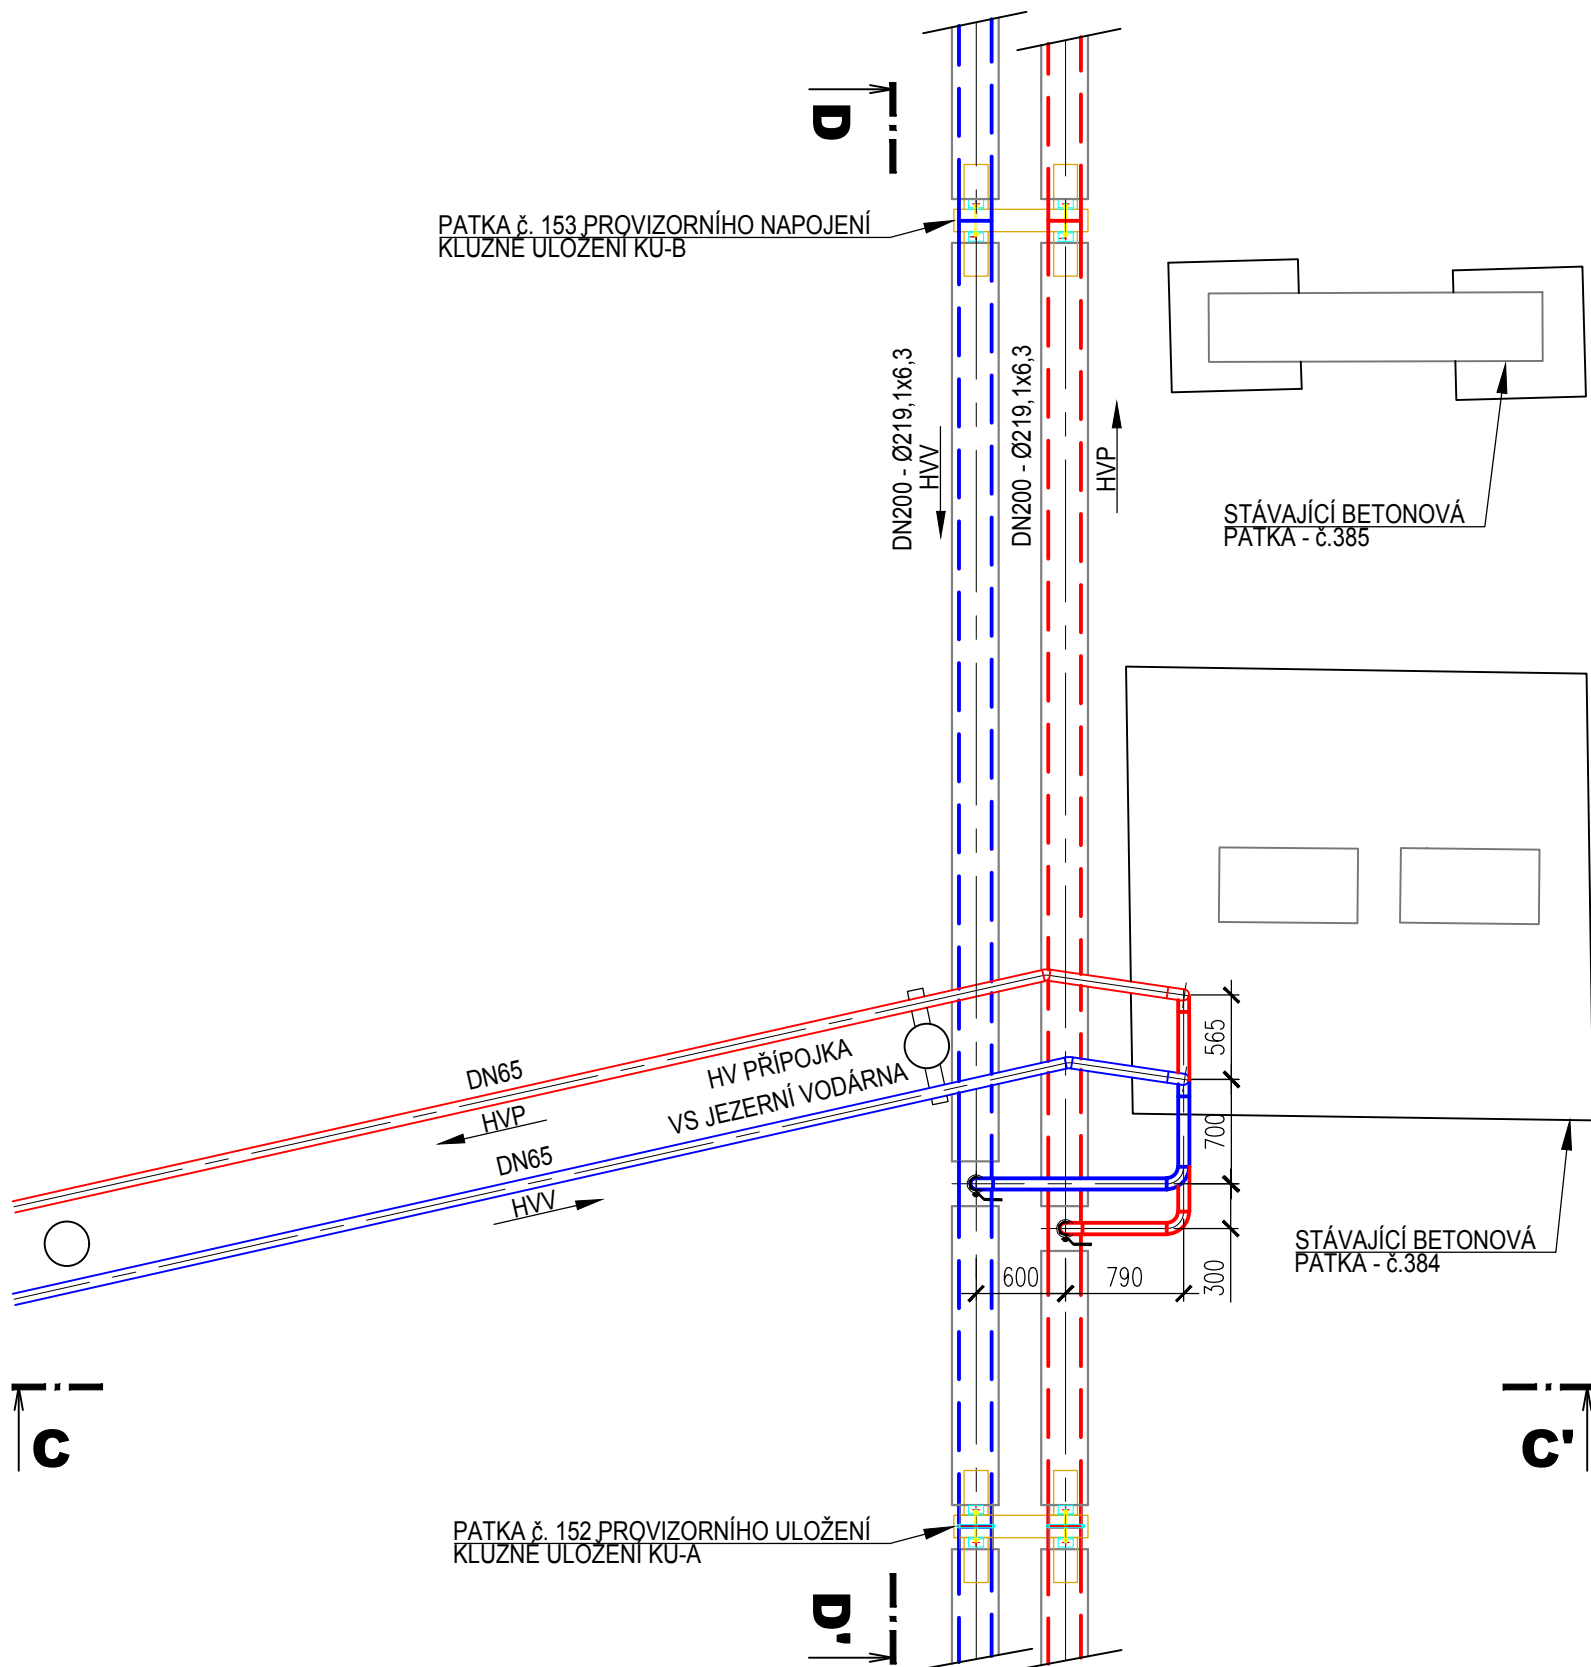


STÁVAJÍCÍ STAV - 01/2019

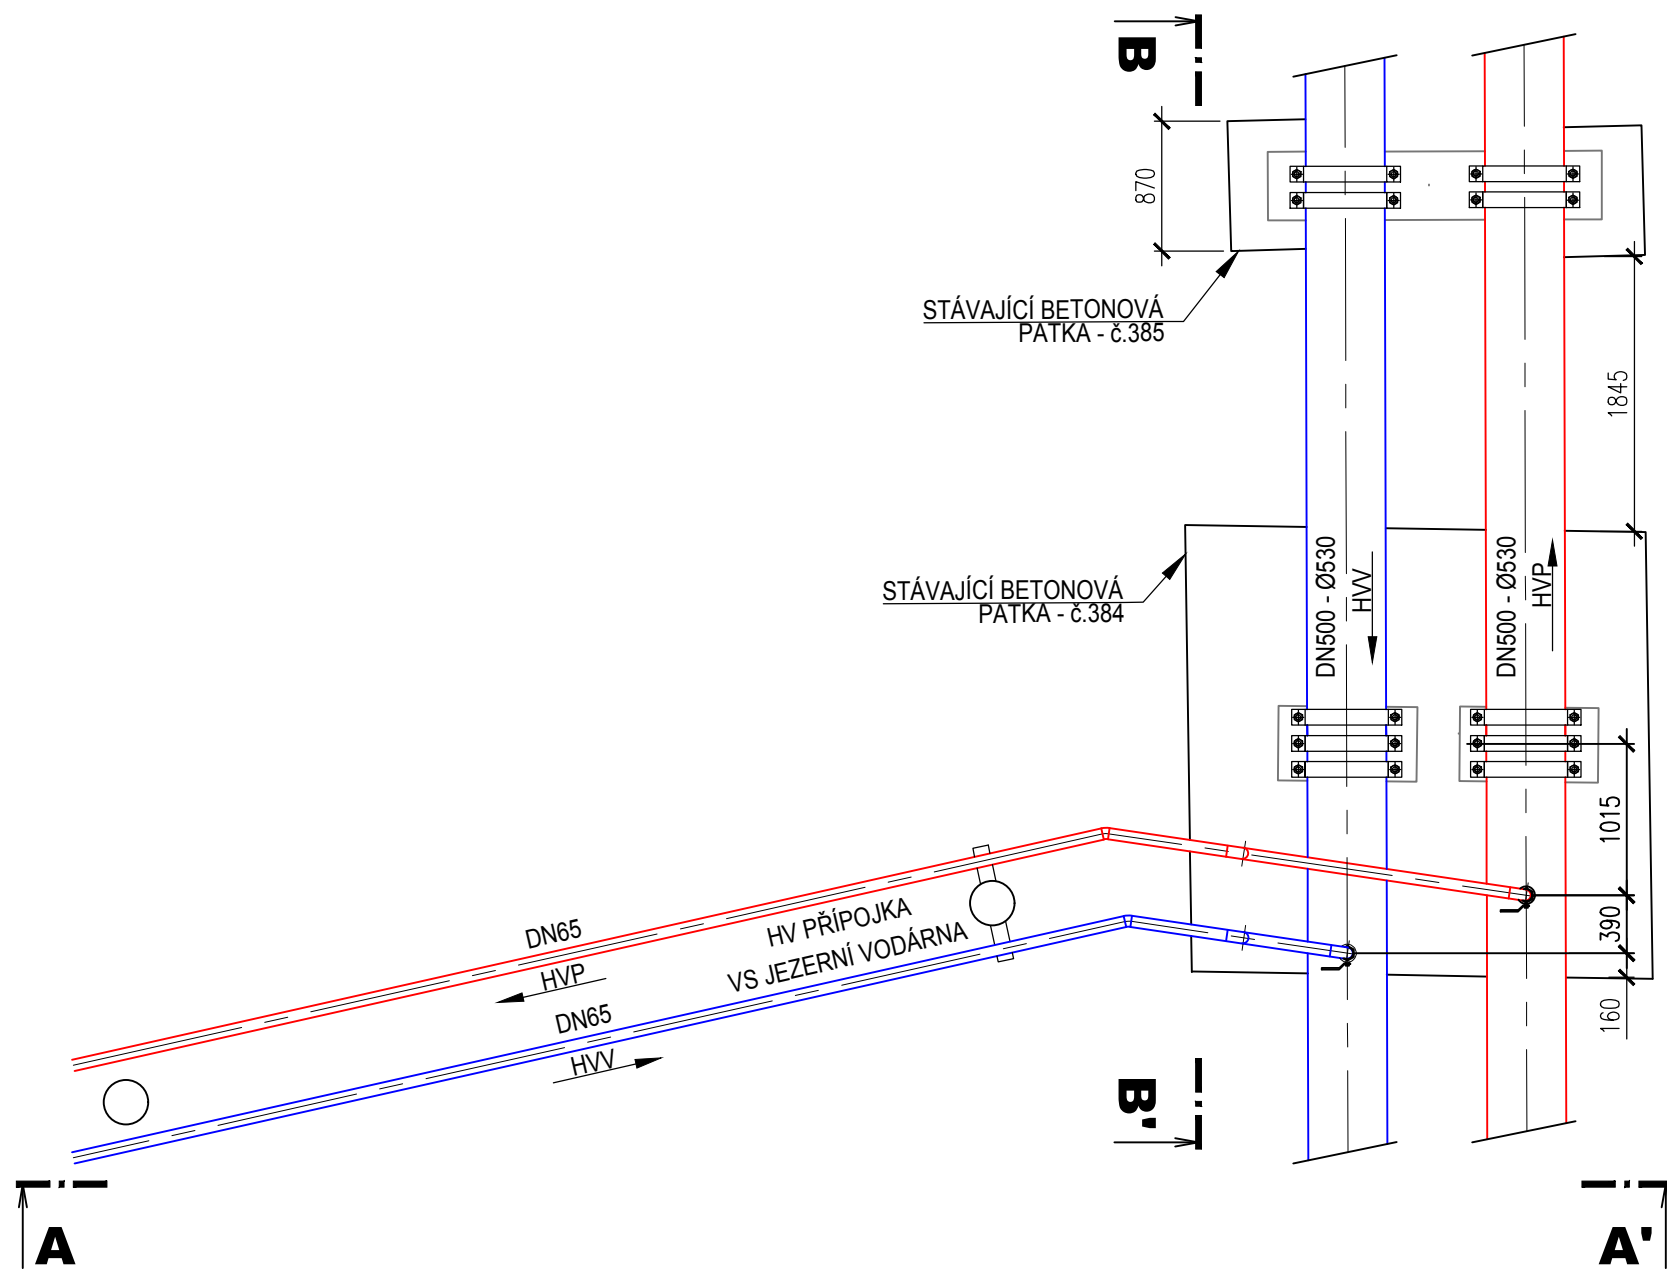


SITUACE 1:500

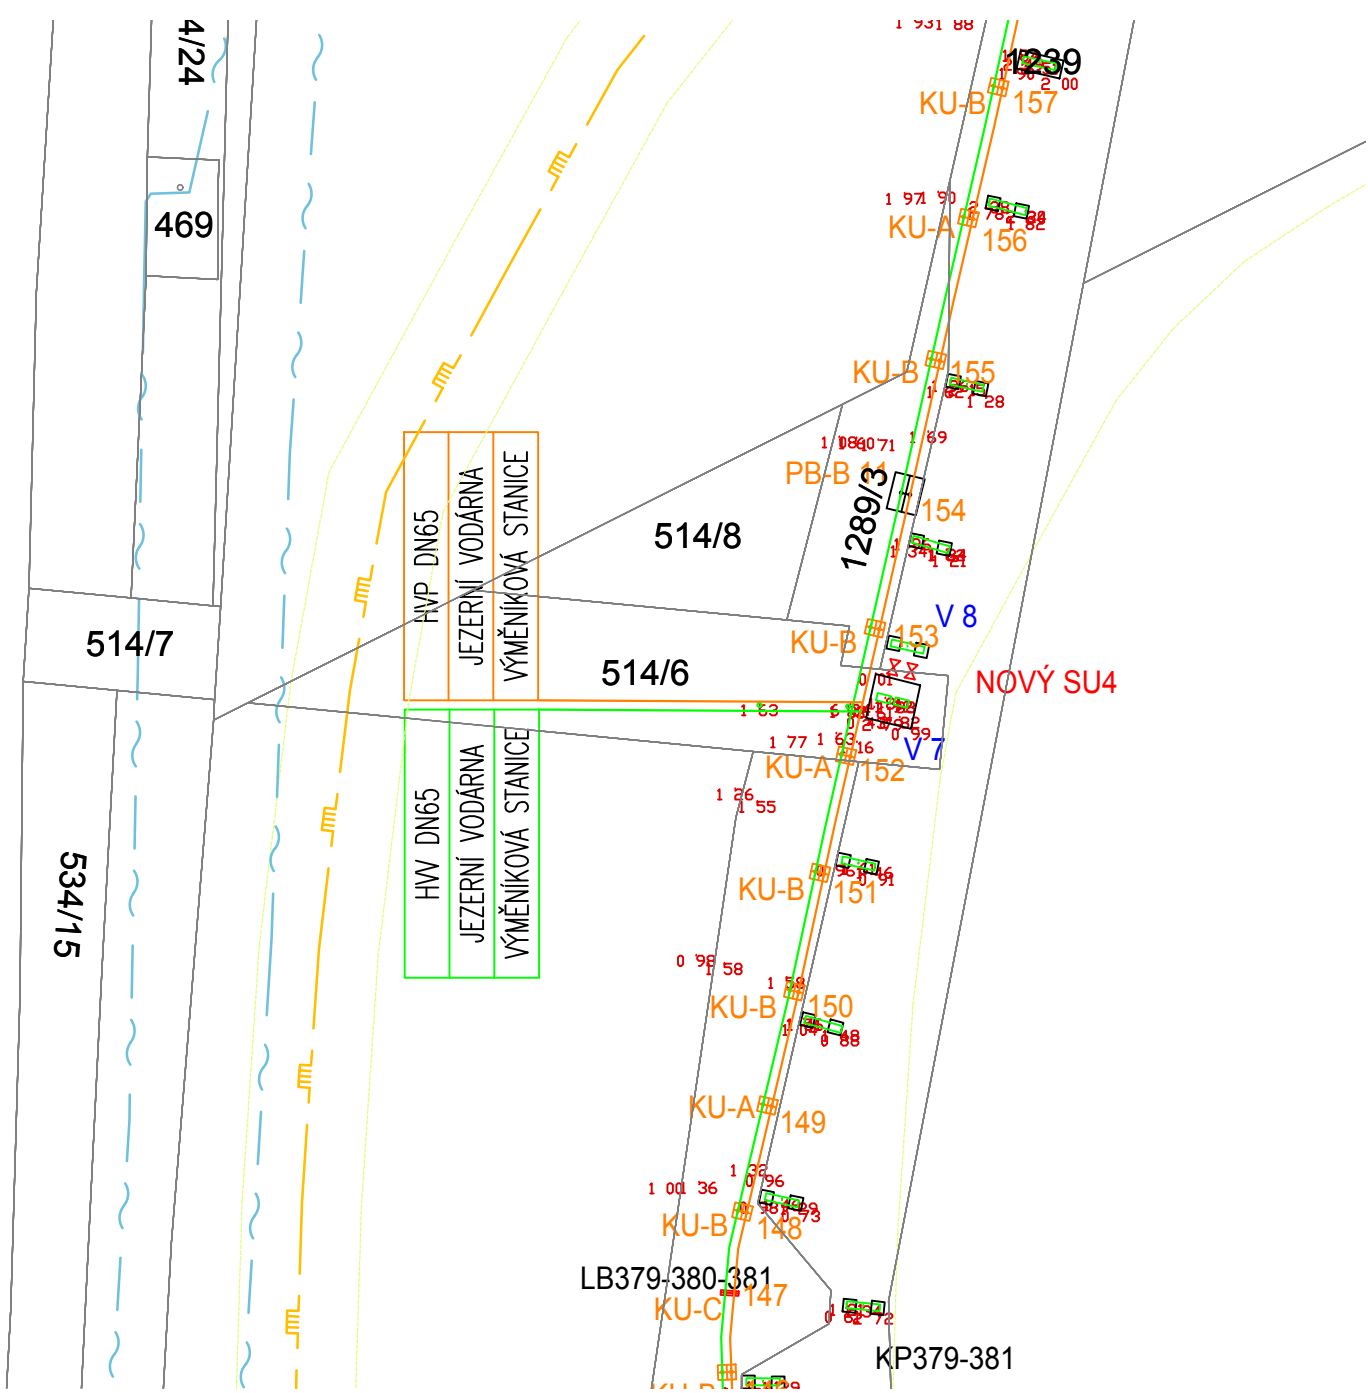


ŘEZ A-A'

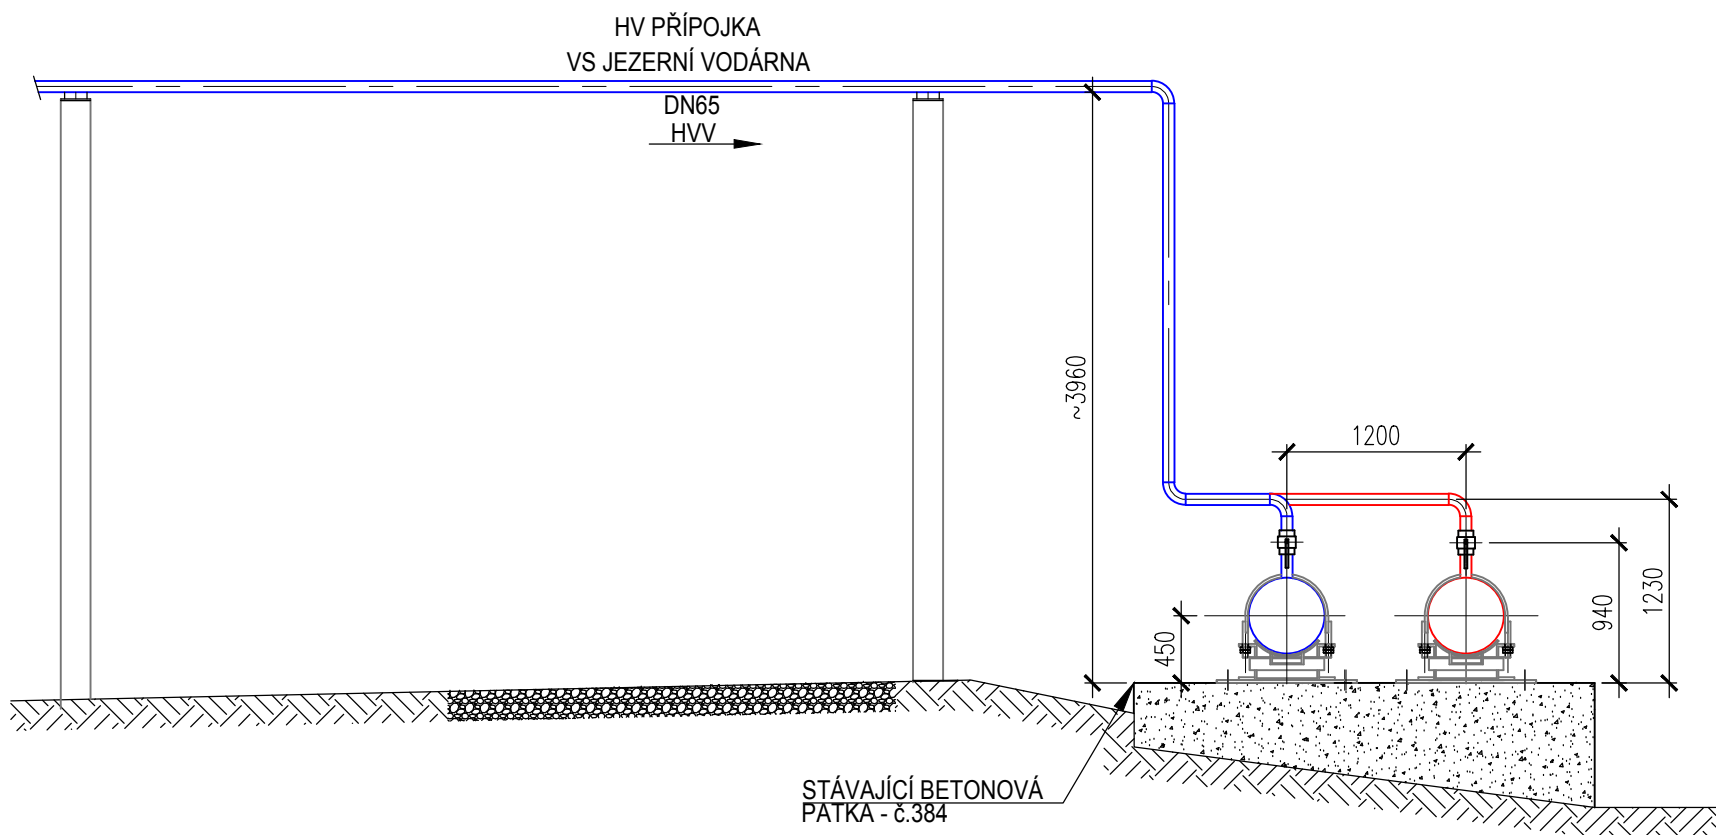


ŘEZ C-C'

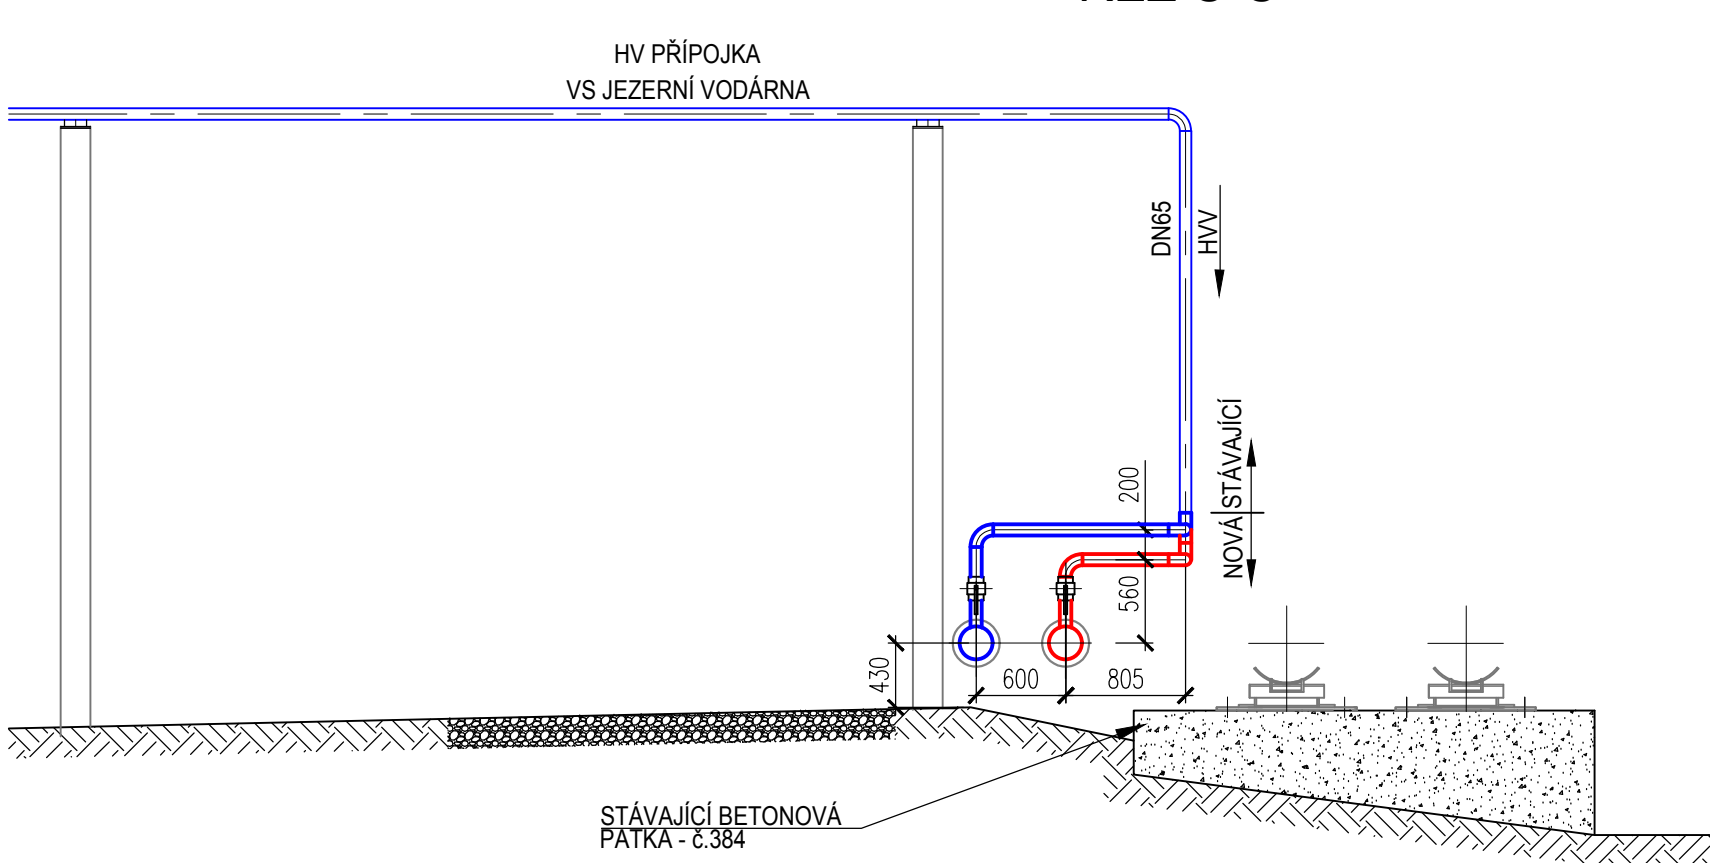

ŘEZ D-D'

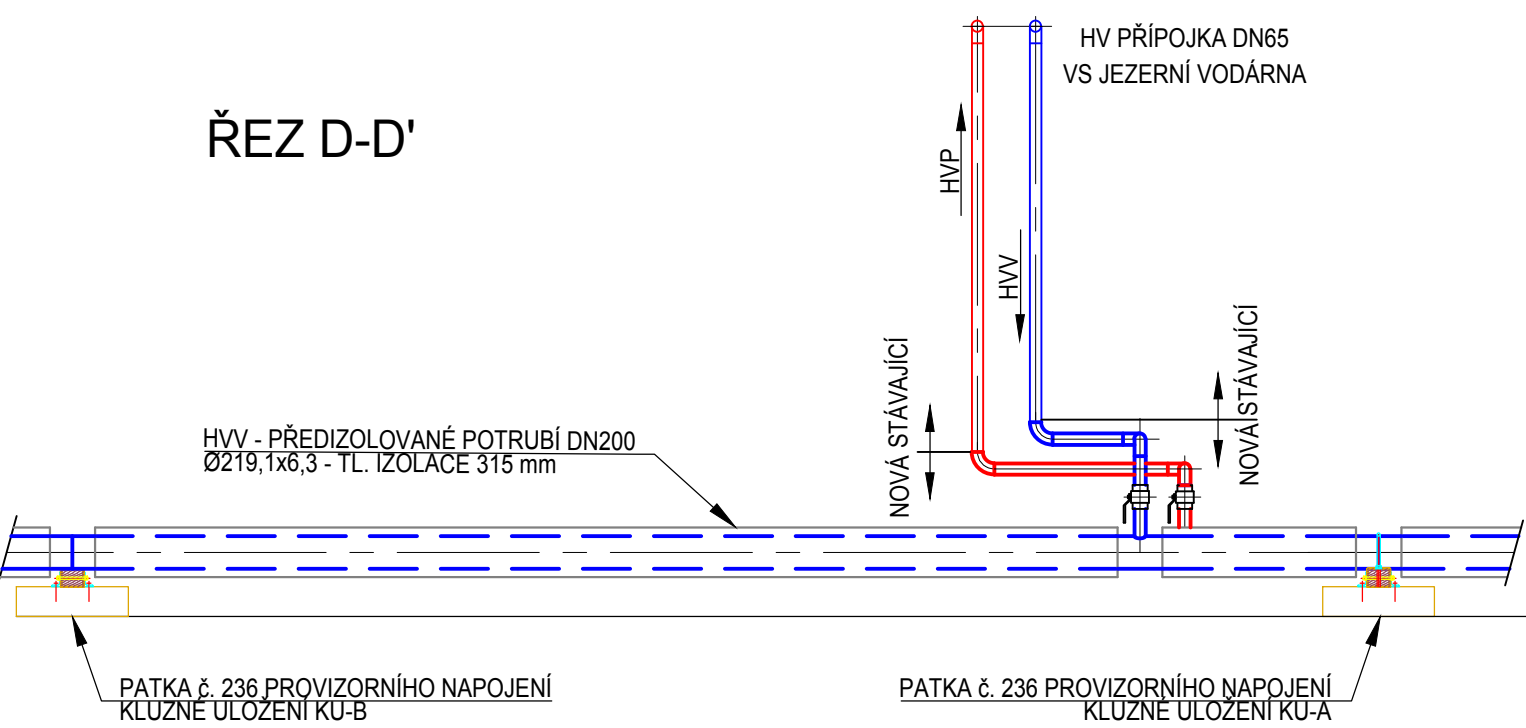

ŘEZ B-B'

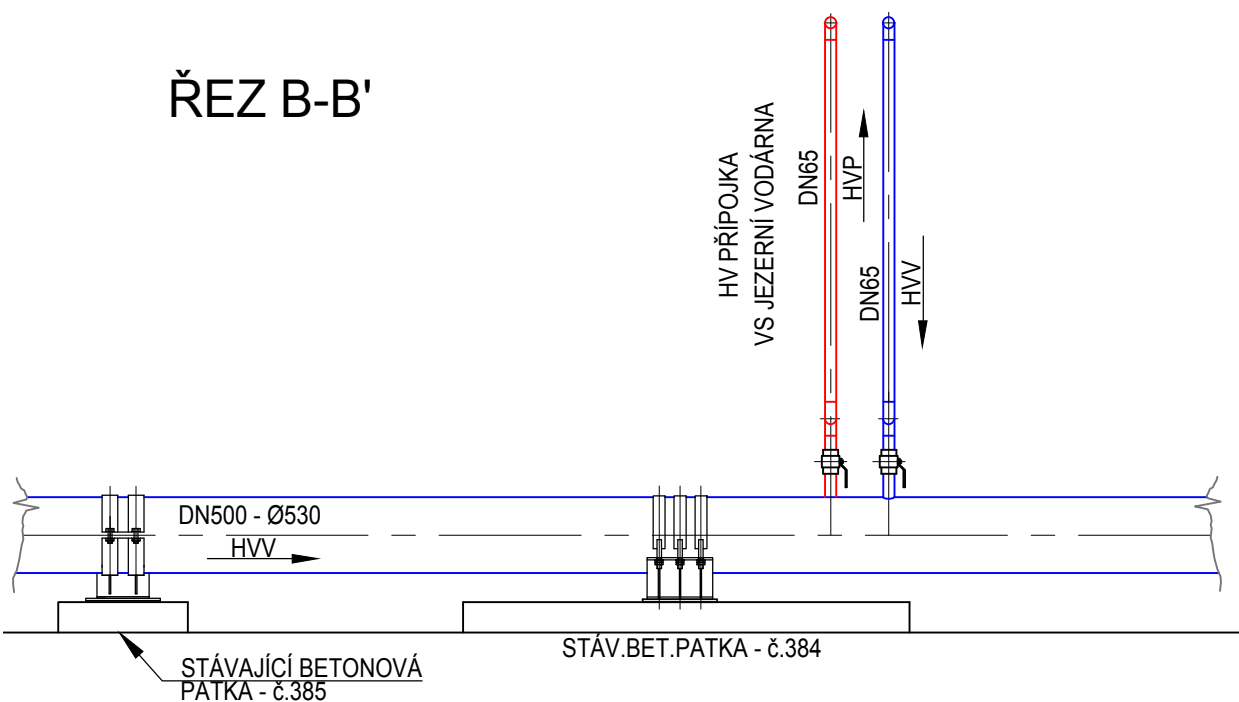

...	...	...	...	
Index	Změna / Revision	Datum / Date	Vypracoval / Elaborated by	
SOUŘADNICOVÝ SYSTÉM S-JTSK, VÝŠKOVÝ SYSTÉM BPV				
Tento výkres je duševním vlastnictvím firmy Bilfinger Tebodin Czech Republic s.r.o.		Všechná data na magnetických či optických nosičích jsou platná pouze ve spojení s ujednáním dokumentací		
This drawing is intellectual property of the company Bilfinger Tebodin Czech Republic s.r.o.		All data of magnetic and optical data are valid only together with approved documentation		
Projekt / Project	Zpracovatel / Created by		 Bilfinger Tebodin	
REKONSTRUKCE TEPELNÉHO NAPÁJEČE LITVÍNŮV ÚSEK SEKČNÍ UZÁVĚRY SU3 - SEKČNÍ UZÁVĚRY SU10	Bilfinger Tebodin Czech Republic, s.r.o. Prvního pluku 224/201. Karlin, 168 00 Praha 8			
Zákazník / Client	Bilfinger Tebodin			
SEVEROČESKÁ TEPLÁRENSKÁ a.s. TEPLÁRENSKÁ 2. MOST - KOMORANY				
Výpracoval / Elaborated by	Zodpovědný projektant / Checked by	Vedoucí oddělení / Department Manager	Vedoucí projektu / Project Manager	Datum / Date
D. RYBKA	D. RYBKA	Ing. M. PAPEŽ	P. KEŠNER	01/2019
Objekt / Building	Stavba / Phase		Datum / Date	
PS02	DPS		01/2019	
ETAPA 1				
Část / Part	Technická zpráva / Report No.		Počet A4 / Number A4	
D. 2 DOKUMENTACE TECHNICKÝCH A TECHNOLOGICKÝCH ZAŘÍZENÍ	2880 201		8	
D.2.2 PROVIZORNÍ NAPOJENÍ	Skartovací znak / Discard		Měřítko / Scale	
	S10		1:50	
Název výkresu / Drawing Title	Archivní číslo / Drawing No.		Kopie / Copy	
PROVIZORNÍ NAPOJENÍ VS JEZERNÍ VODÁRNA	0245-302-51 2661 306			