



REKONSTRUKCE TEPELNÉHO NAPÁJEČE LITVÍNOV / ÚSEK SEKČNÍ UZÁVĚRY SU3 - SEKČNÍ UZÁVĚRY SU10

PROVIZORNÍ NAPOJENÍ VS BILFINGER EUROMONT / ----


PROVIZORNÍ NAPOJENÍ - PŮDORYS

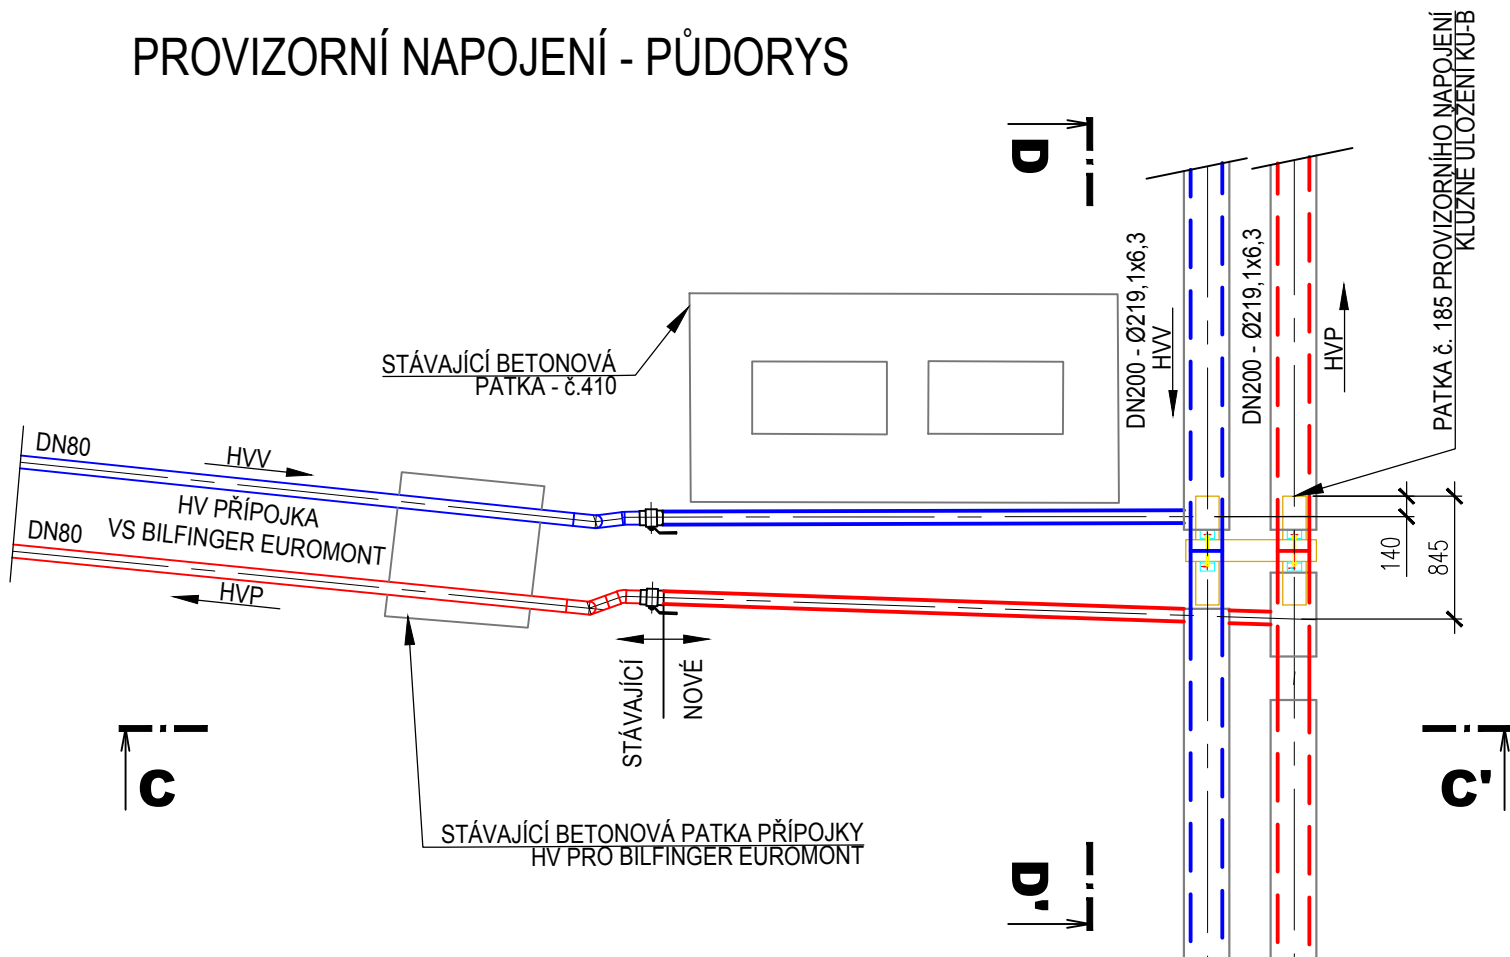


ŘEZ C-C'

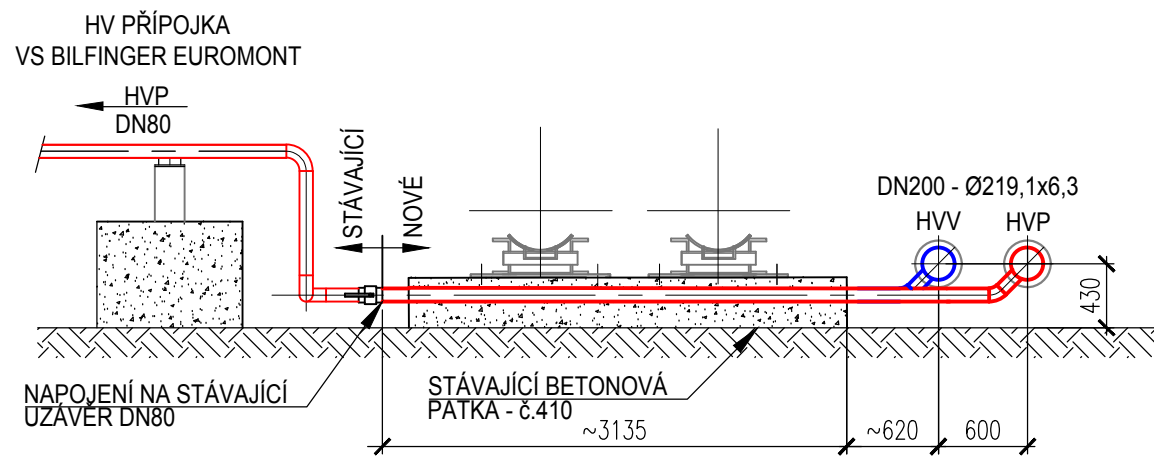


ŘEZ D-D'

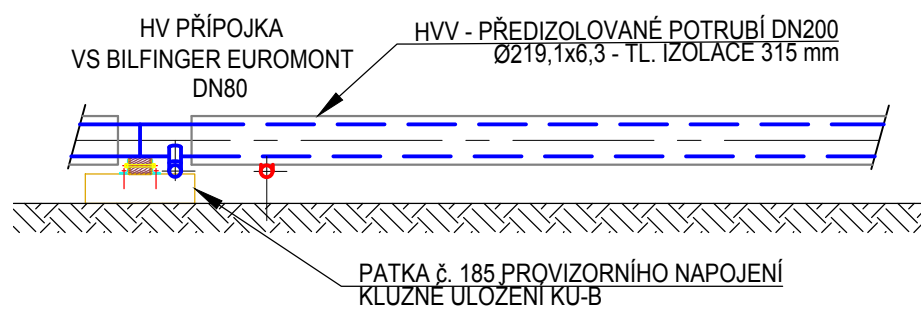


STÁVAJÍCÍ STAV - 01/2019

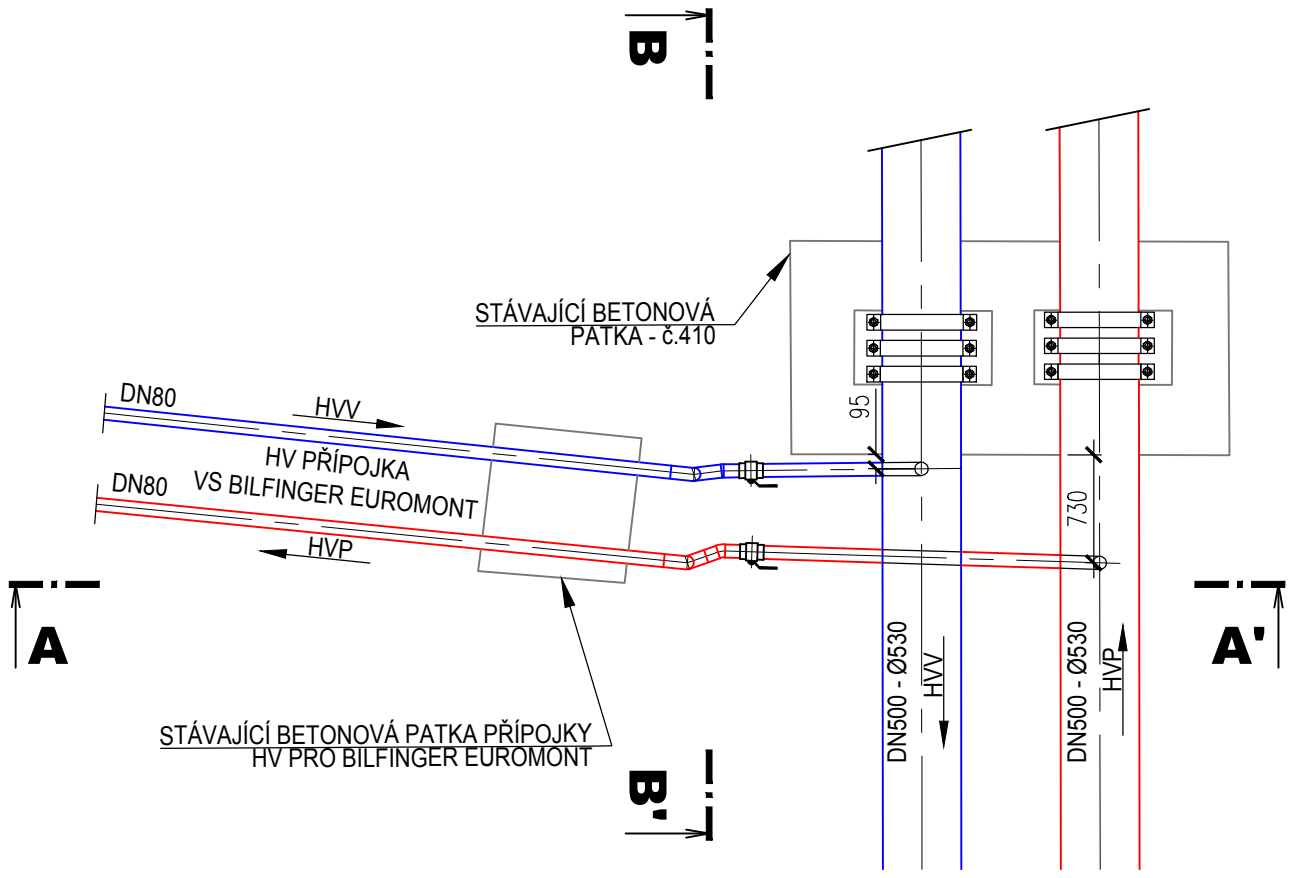


ŘEZ A-A'

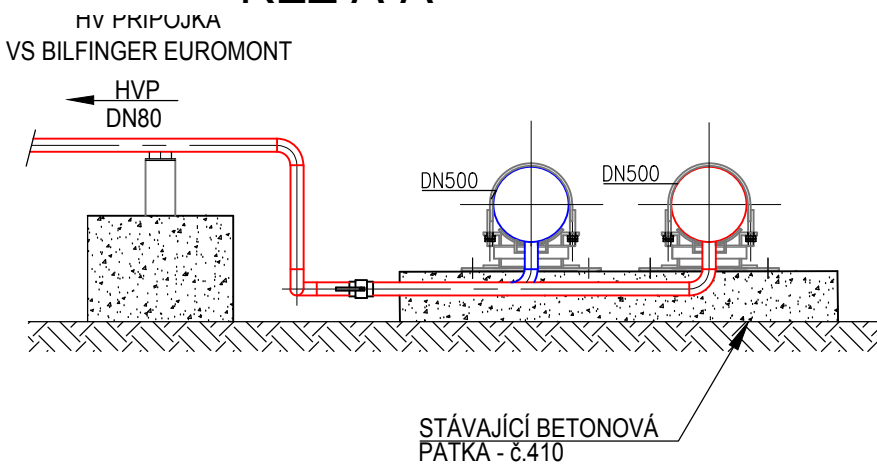

ŘEZ B-B'

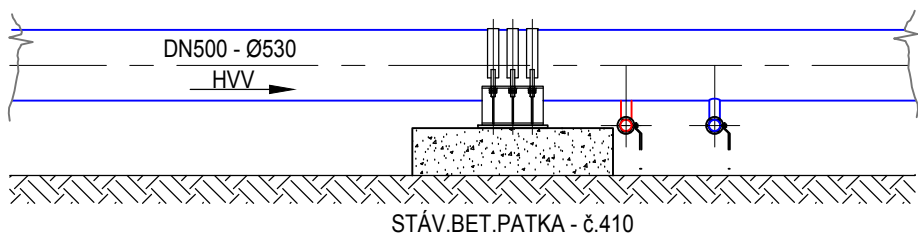

SITUACE 1:500

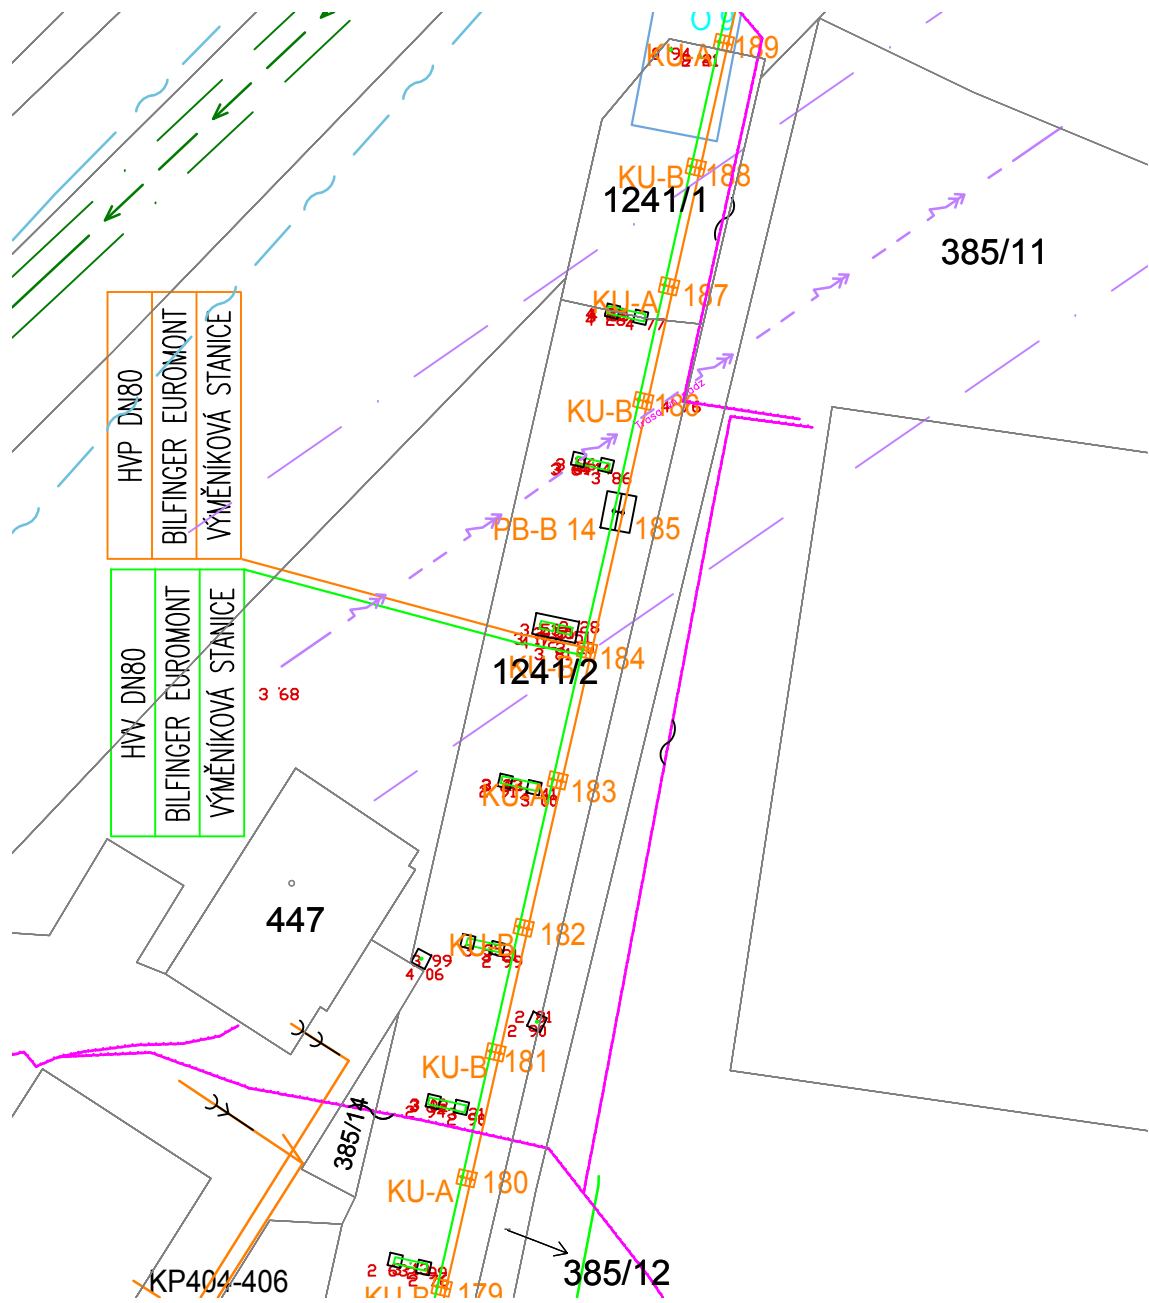

...	...	...	...
Index	Změna / Revision	Datum / Date	Vypracoval / Elaborated by
SOUŘADNICOVÝ SYSTÉM S-JTSK, VÝŠKOVÝ SYSTÉM BPV			
Tento výkres je duševním vlastnictvím firmy Bilfinger Tebodin Czech Republic s.r.o. Všechna data na magnetických či optických nosičích jsou platná pouze ve spojení s uvolněnou dokumentací. This drawing is intellectual property of the company Bilfinger Tebodin Czech Republic s.r.o. All data of magnetic and optical disks are valid only together with approved documentation.			
Projekt / Project REKONSTRUKCE TEPELNÉHO NAPÁJEČE LITVÍNOV ÚSEK SEKČNÍ UZÁVĚRY SU3 - SEKČNÍ UZÁVĚRY SU10		Zpracovatel / Created by Bilfinger Tebodin Czech Republic, s.r.o. Prvního pluku 224/20, Karlín, 186 00 Praha 8	
Zákazník / Client SEVEROČESKÁ TEPLÁRENSKÁ a.s. TEPLÁRENSKÁ 2, MOST - KOMOŘANY		BILFINGER Bilfinger Tebodin	
Vypracoval / Elaborated by D. RYBKA	Zodpovědný projektant / Checked by D. RYBKA	Vedoucí oddělení / Department Manager Ing. M. PAPEŽ	Vedoucí projektu / Project Manager P. KEŠNER
Datum / Date 01/2019		Stupeň / Phase DPS	
Objekt / Building PS02 ETAPA 1		Technická zpráva / Report No. 2680 201	
Část / Part D. 2 DOKUMENTACE TECHNICKÝCH A TECHNOLOGICKÝCH ZAŘÍZENÍ D.2.2 PROVIZORNÍ NAPOJENÍ		Počet A4 / Number A4 4	
Název výkresu / Drawing Title PROVIZORNÍ NAPOJENÍ VS BILFINGER EUROMONT		Skartační znak / Discard S10	
Měřítko / Scale 1:50		Archivní číslo / Drawing No. 0245-302-51 2661 307	
Kopie Copy			