


REKONSTRUKCE TEPELNÉHO NAPAJEČE LITVÍNŮV
SITUACE KOMUNIKACÍ 1.ČÁST

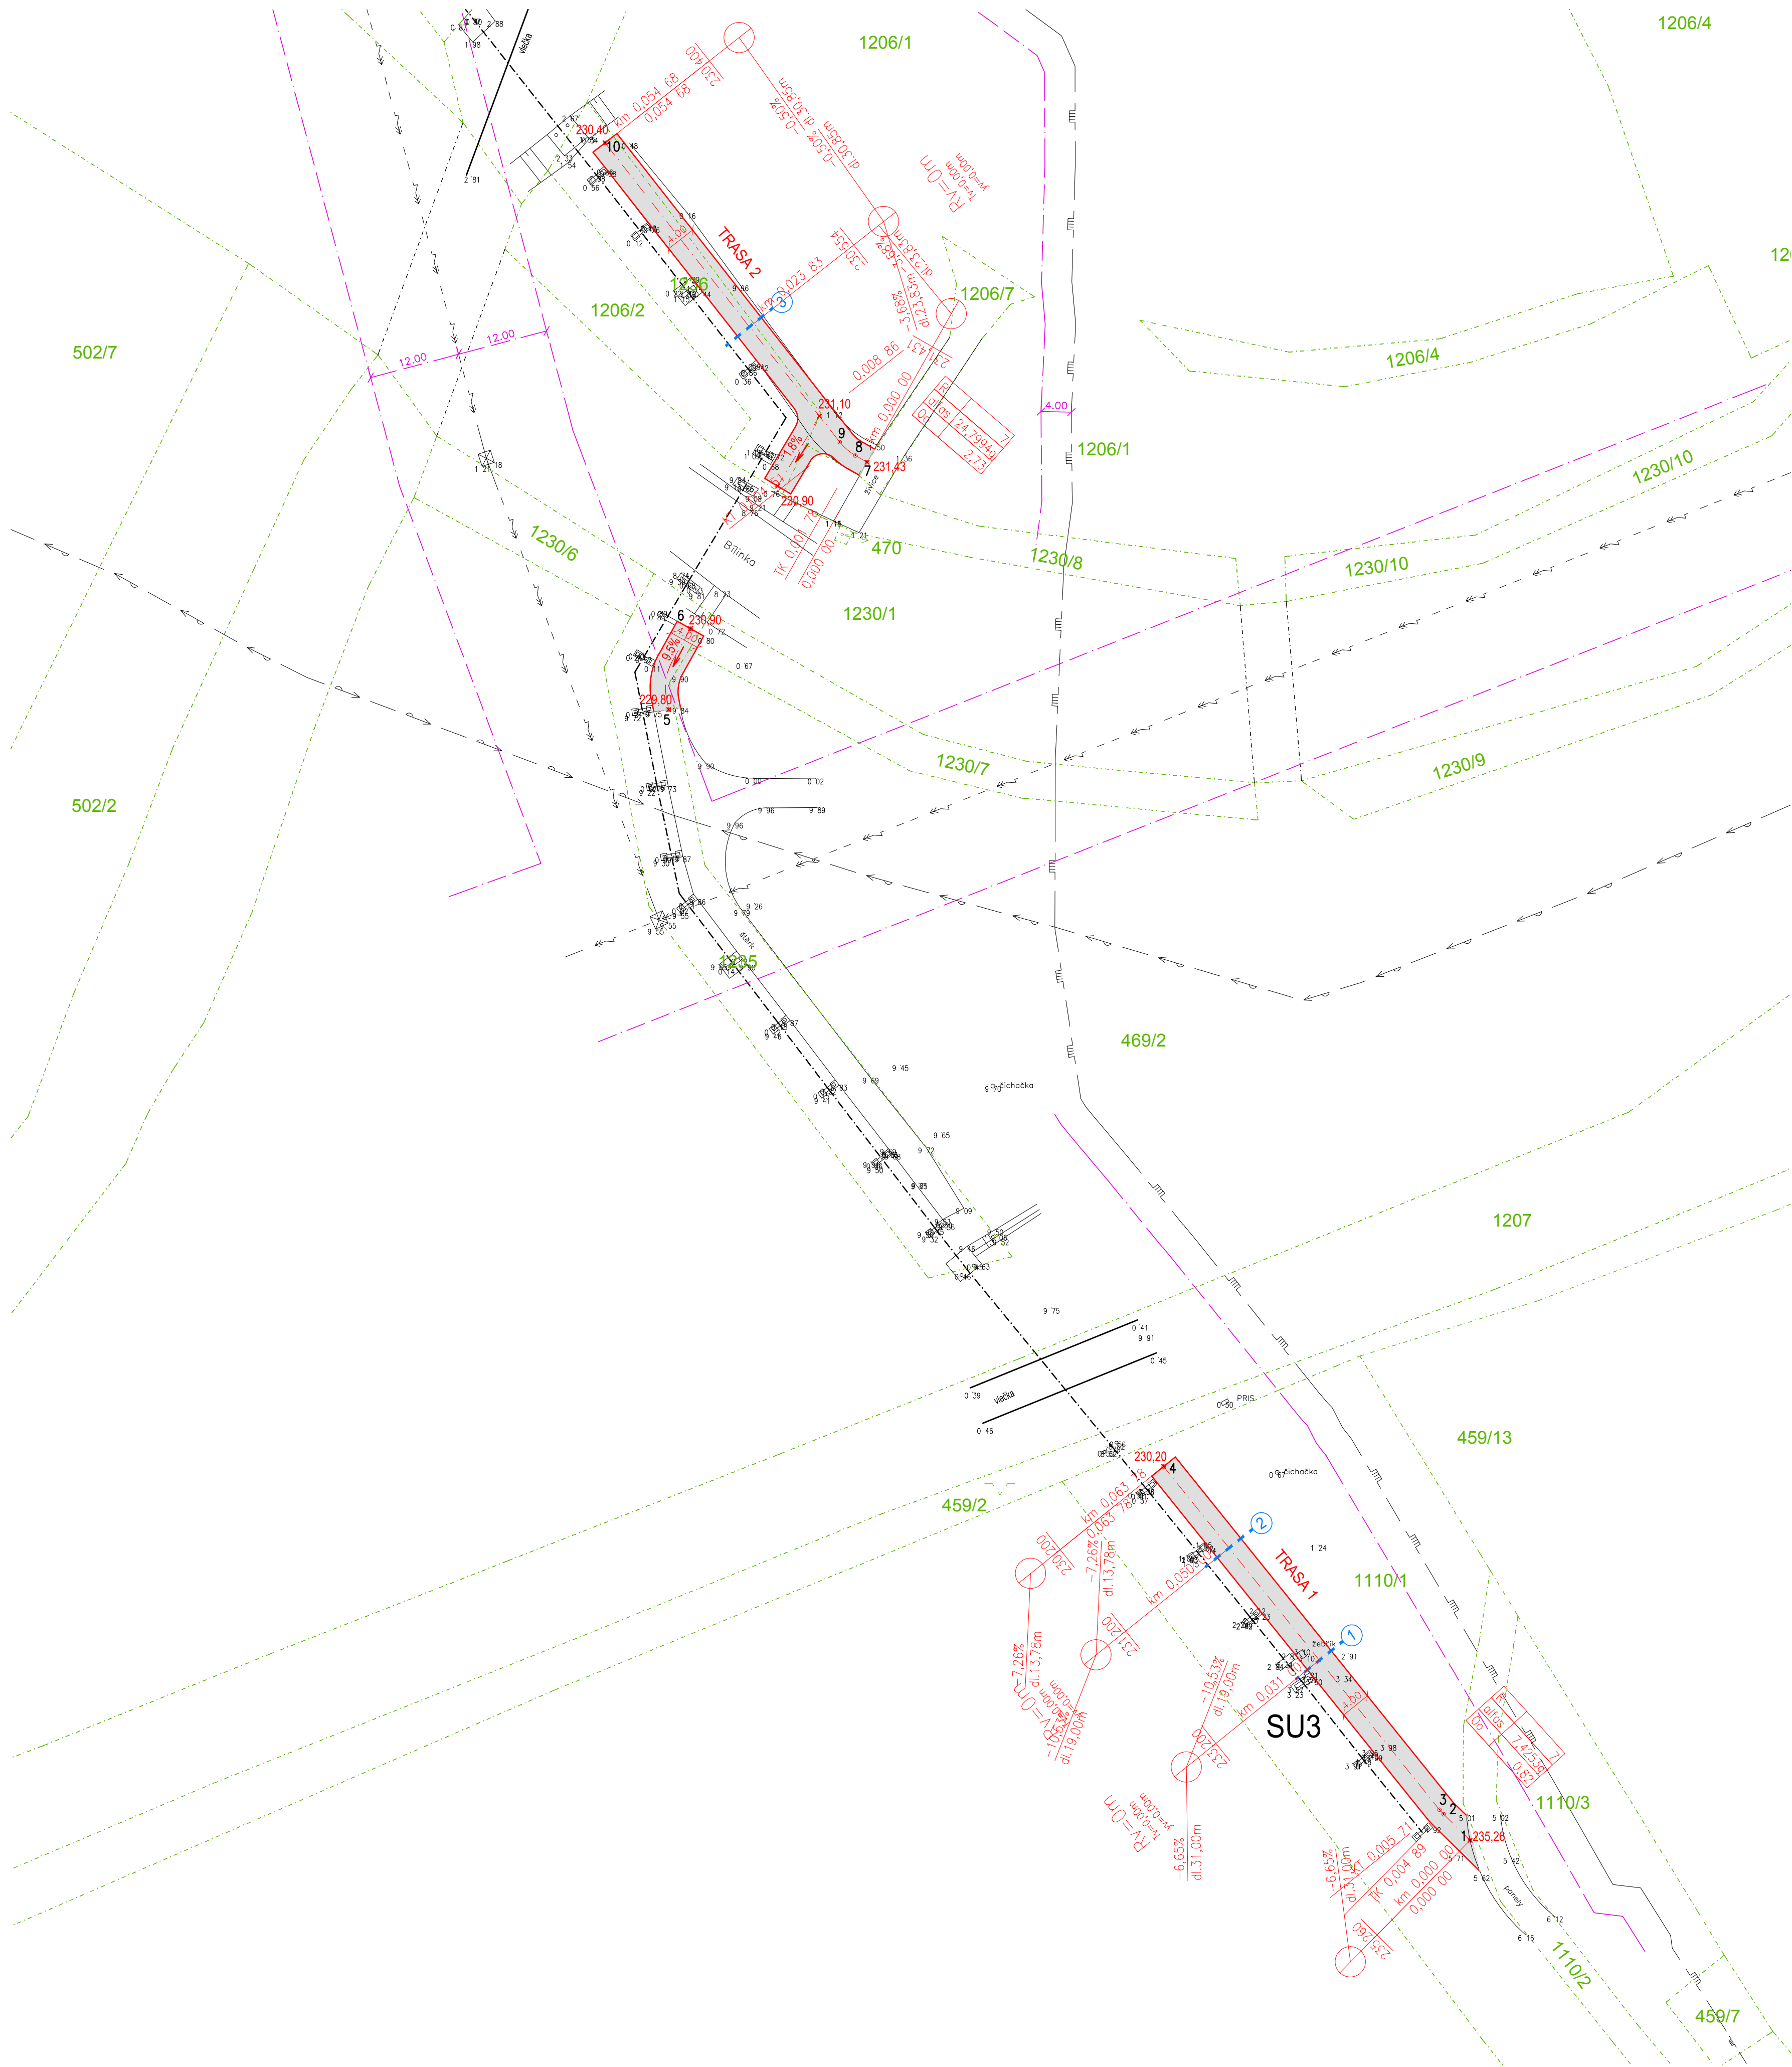

LEGENDA :

- ŠTĚRKOVÉ KOMUNIKACE
- VÝŠKA NIVELETY KOMUNIKACE
- OCHRANNÉ PÁSMO

STÁVAJÍCÍ SÍTĚ

- VODOVOD
- KANALIZACE
- ROZVODY NN
- ROZVODY VN
- ROZVODY VVN
- ROZVODY SLP
- ROZVODY PLYNU

SEZNAM SOUŘADNIC OS KOMUNIKACÍ

Číslo bodu	Souřadnice Y	Souřadnice X
1	793766,568	984216,029
2	793770,054	984212,602
3	793770,602	984211,996
4	793806,993	984166,737
5	793872,256	984066,915
6	793869,388	984056,226
7	793846,096	984034,275
8	793847,645	984033,396
9	793849,698	984031,628
10	793880,672	983992,154

...	...	...	...
Index	Změna / Revision	Datum / Date	Vypracoval / Elaborated by
± 0.000 = xxx.xxx m n.n.			
Tento výkres je duševním vlastnictvím firmy Bilfinger Tebodin Czech Republic s.r.o. Veliká data na magnetických či optických nosičích jsou platná pouze ve spojení s ujednáním dokumentem.		All data of magnetic and optical disks are valid only together with approved documentation.	
Projekt / Project		Zpracoval / Created by	
REKONSTRUKCE TEPELNÉHO NAPAJEČE LITVÍNŮV		Bilfinger Tebodin Czech Republic, s.r.o.	
ÚSEK SEKČNÍ UZÁVĚRY SUS - SEKČNÍ UZÁVĚRY SU 10		Prvního příjmu 22420, Kefin, 188 00 Praha 8	
Zakazník / Client		Bilfinger	
SEVEROČESKÁ TEPLÁRENSKÁ a.s.		Bilfinger Tebodin	
TEPLÁRENSKÁ 2, MOST - KOMORANY		DPS	
Vypracoval / Elaborated by		Vedoucí oddělení / Department Manager	
Ing. P. ROTHE		P. KEŠNER	
Zodpovědný projektant / Checked by		Datum / Date	
Ing. J. SOBOTKA		01/2019	
Objekt / Building		Stupeň / Phase	
IO 01 SERVISNÍ KOMUNIKACE - ETAPA 1		DPS	
Číslo / Part		Technická zpráva / Report No.	
KOMUNIKACE A ZAMĚŘENÍ		1881 001	
KZ		Počet A4 / Number A4	
Skartační znak / Declass		8	
Název výkresu / Drawing Title		Měřítko / Scale	
SITUACE KOMUNIKACÍ 1.ČÁST		1:500	
Archivní číslo / Drawing No.		Kopie / Copy	
0245-201-51		1854 002	