


REKONSTRUKCE TEPELNÉHO NAPAJEČE LITVÍNŮV

SITUACE KOMUNIKACÍ 2.ČÁST

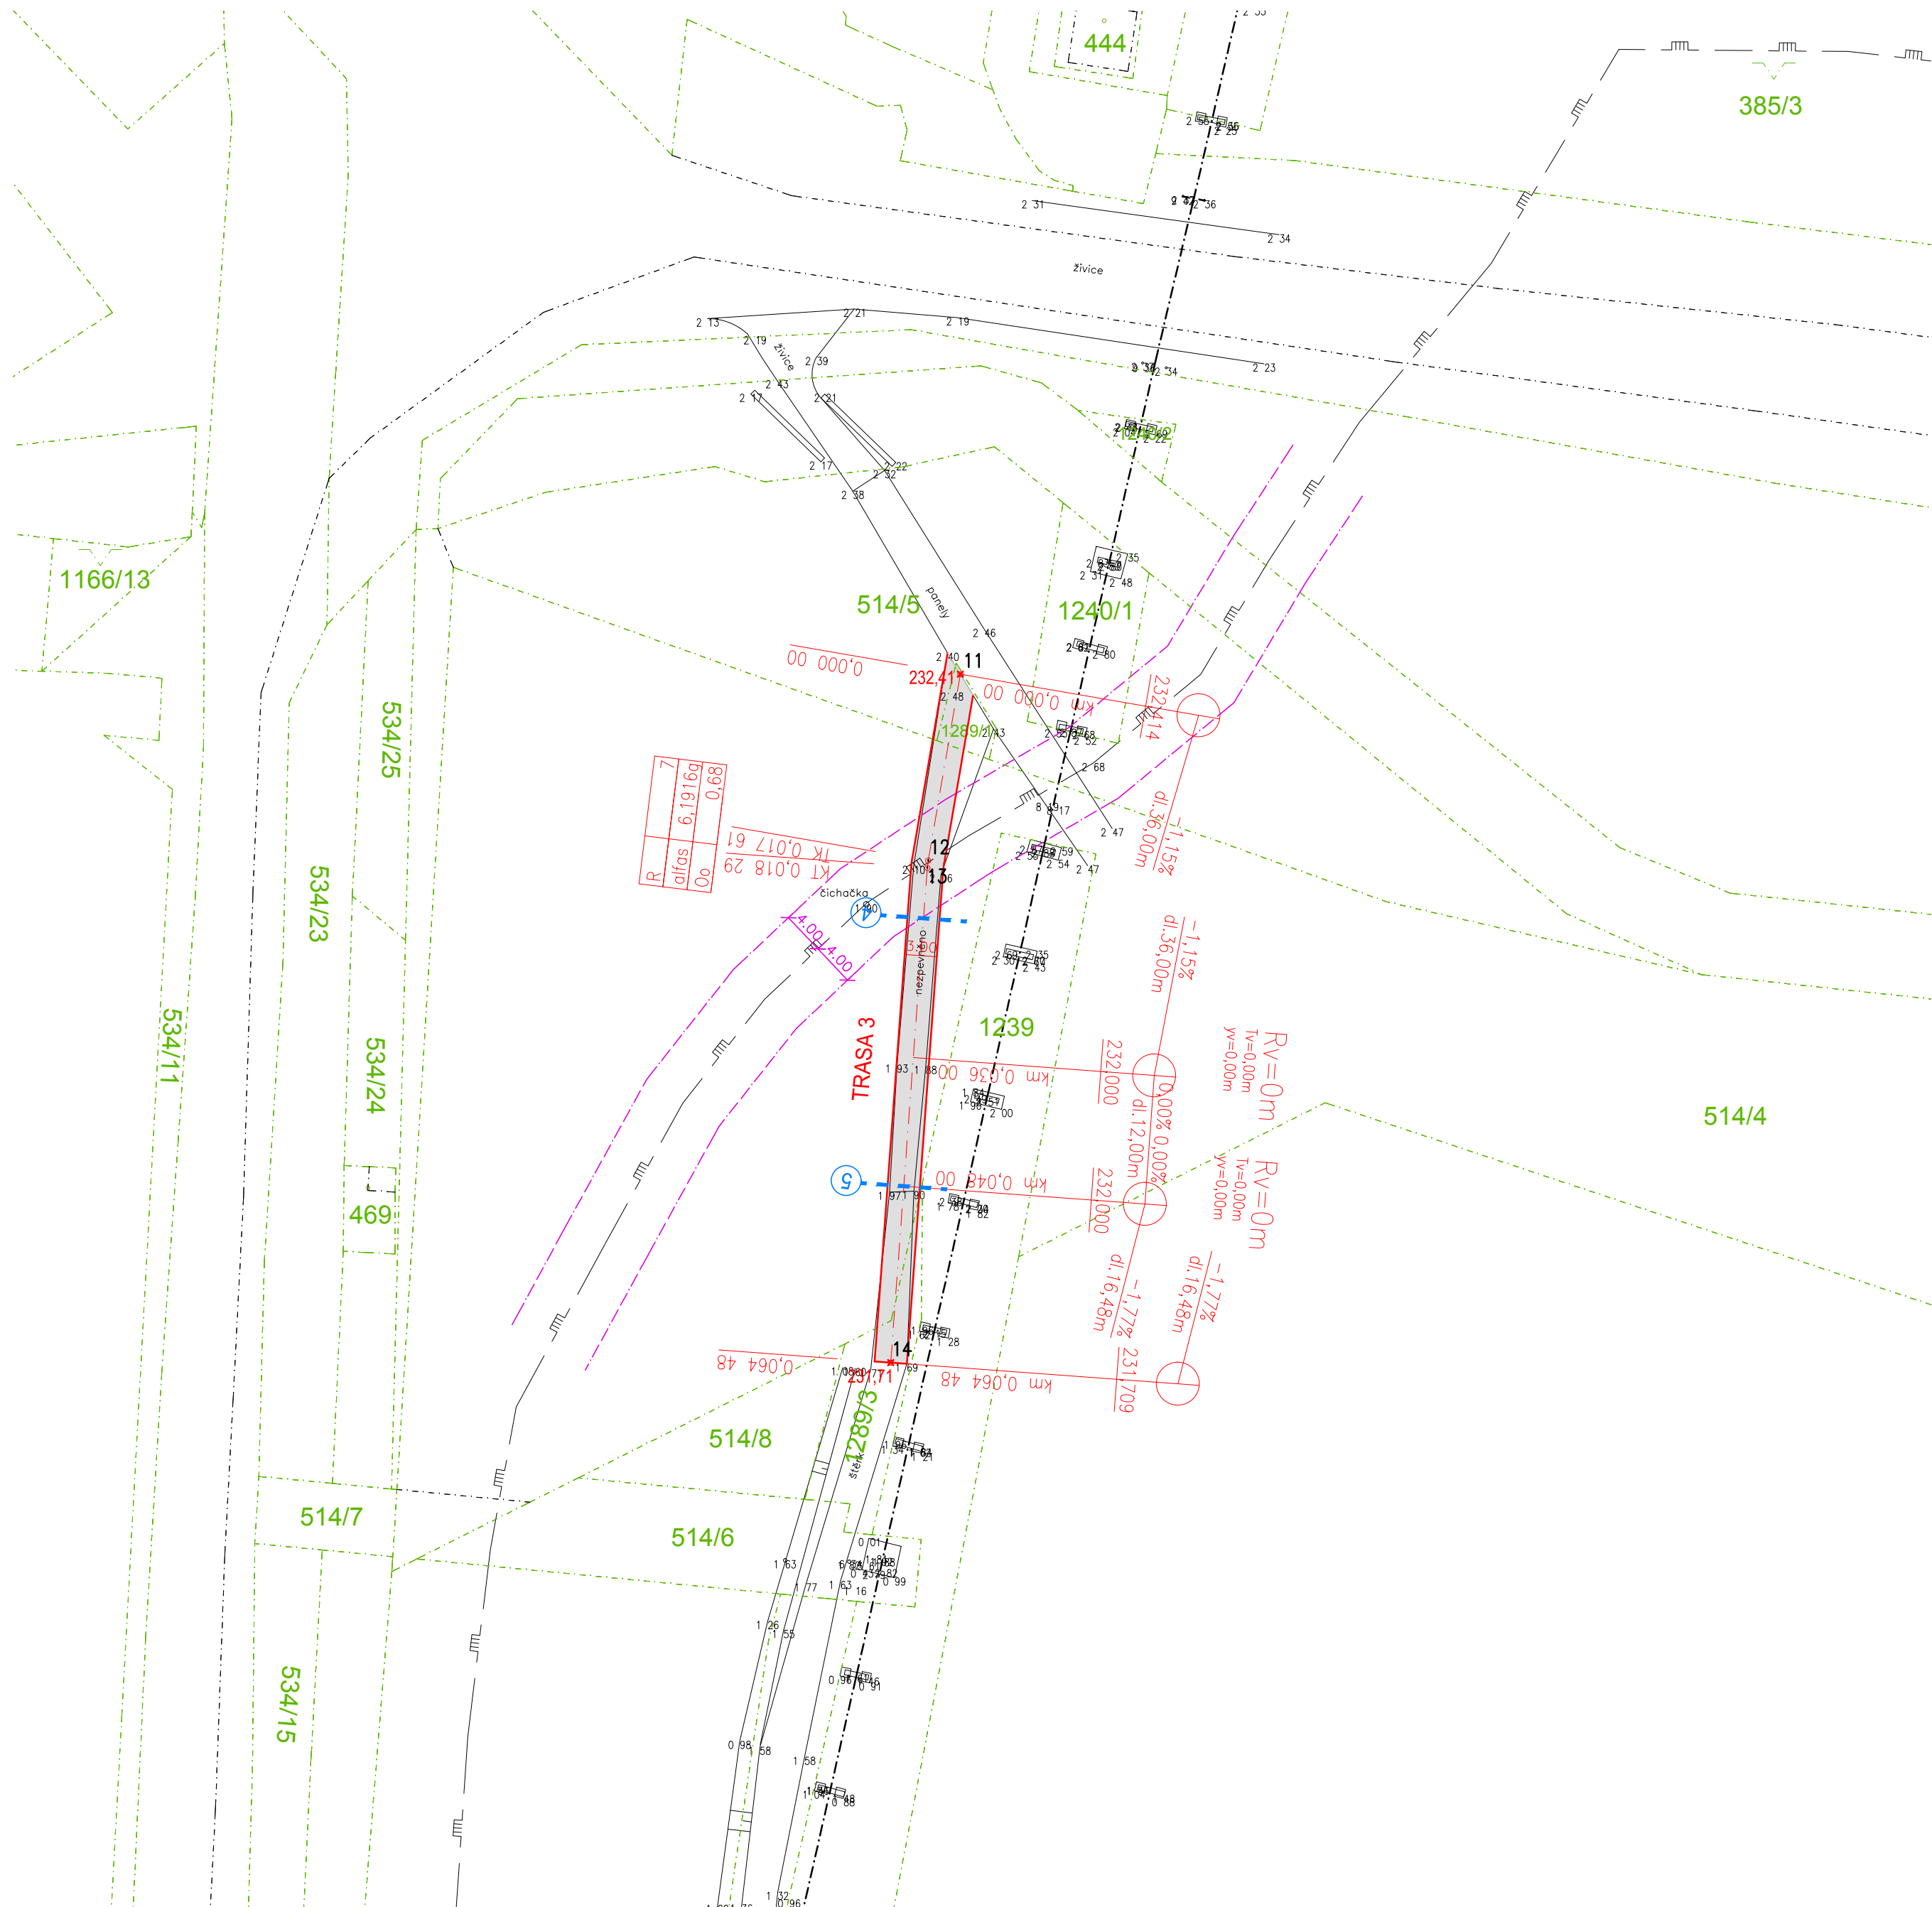

LEGENDA :

- ŠTĚRKOVÉ KOMUNIKACE
- VÝŠKA NIVELETY KOMUNIKACE
- OCHRANNÉ PÁSMO

STÁVAJÍCÍ SÍTĚ

- VODOVOD
- KANALIZACE
- ROZVODY NN
- ROZVODY VN
- ROZVODY VVN
- ROZVODY SLP
- ROZVODY PLYNU

SEZNAM SOUŘADNIC OS KOMUNIKACÍ

Číslo bodu	Souřadnice Y	Souřadnice X
11	794091,206	983168,021
12	794094,202	983185,375
13	794094,285	983186,051
14	794097,686	983232,110

...	...	...	...
Index	Změna / Revision	Datum / Date	Vypracoval / Elaborated by
± 0,000 = xxx.xxx m n.m.			
Tento výkres je duševním vlastnictvím firmy Bilfinger Tebodin Czech Republic s.r.o. This drawing is intellectual property of the company Bilfinger Tebodin Czech Republic s.r.o.		Veškerá data na magnetických či optických nosičích jsou platná pouze ve spojení s uvolněnou dokumentací. All data of magnetic and optical disks are valid only together with approved documentation.	
Projekt / Project REKONSTRUKCE TEPELNÉHO NAPAJEČE LITVÍNŮV ÚSEK SEKČNÍ UZÁVĚRY SU3 - SEKČNÍ UZÁVĚRY SU 10		Zpracoval / Created by  Bilfinger Tebodin Czech Republic, s.r.o. Prvního pluku 224/20, Karlín, 186 00 Praha 8	
Zákazník / Client SEVEROČESKÁ TEPLÁRENSKÁ a.s TEPLÁRENSKÁ 2, MOST - KOMOŘANY		Vedoucí oddělení / Department Manager Ing. J. SOBOTKA	
Vypracoval / Elaborated by Ing. P. ROTHE	Zodpovědný projektant / Checked by Ing. P. ROTHE	Vedoucí oddělení / Department Manager Ing. J. SOBOTKA	Vedoucí projektu / Project Manager P. KEŠNER
Datum / Date 01/2019		Stupeň / Phase DPS	
Část / Part KOMUNIKACE A ZAMĚŘENÍ		KZ	
Technická zpráva / Report No. 1881 001		Počet A4 / Number A4 8	
Skartační znak / Discard S10		Měřítko / Scale 1:500	
Název výkresu / Drawing Title SITUACE KOMUNIKACÍ 2.ČÁST		Archivní číslo / Drawing No. 0245-201-51 1854 006	
Kopie Copy			