



REKONSTRUKCE TEPELNÉHO NAPÁJEČE LITVÍNŮV

ZALOŽENÍ PŘECHODU PŘES POTOK BÍLINA


ŘEZ 1-1 CELKOVÝ

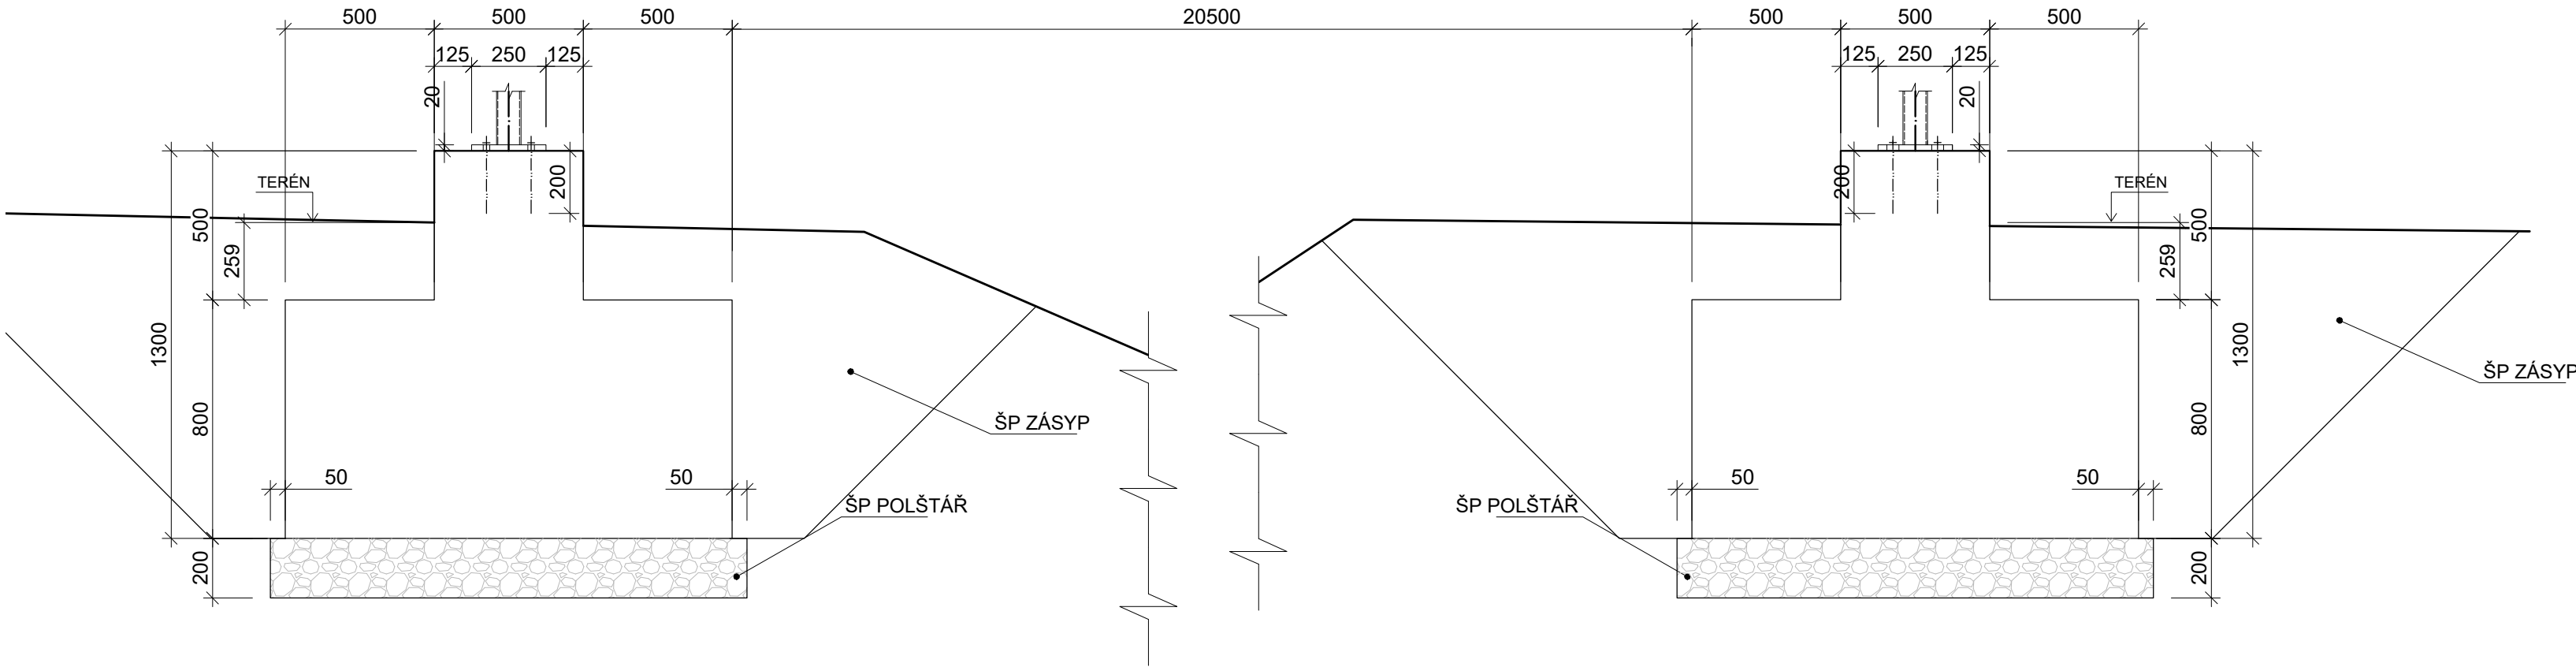

PŮDORYS PRO JEDNU PATKU

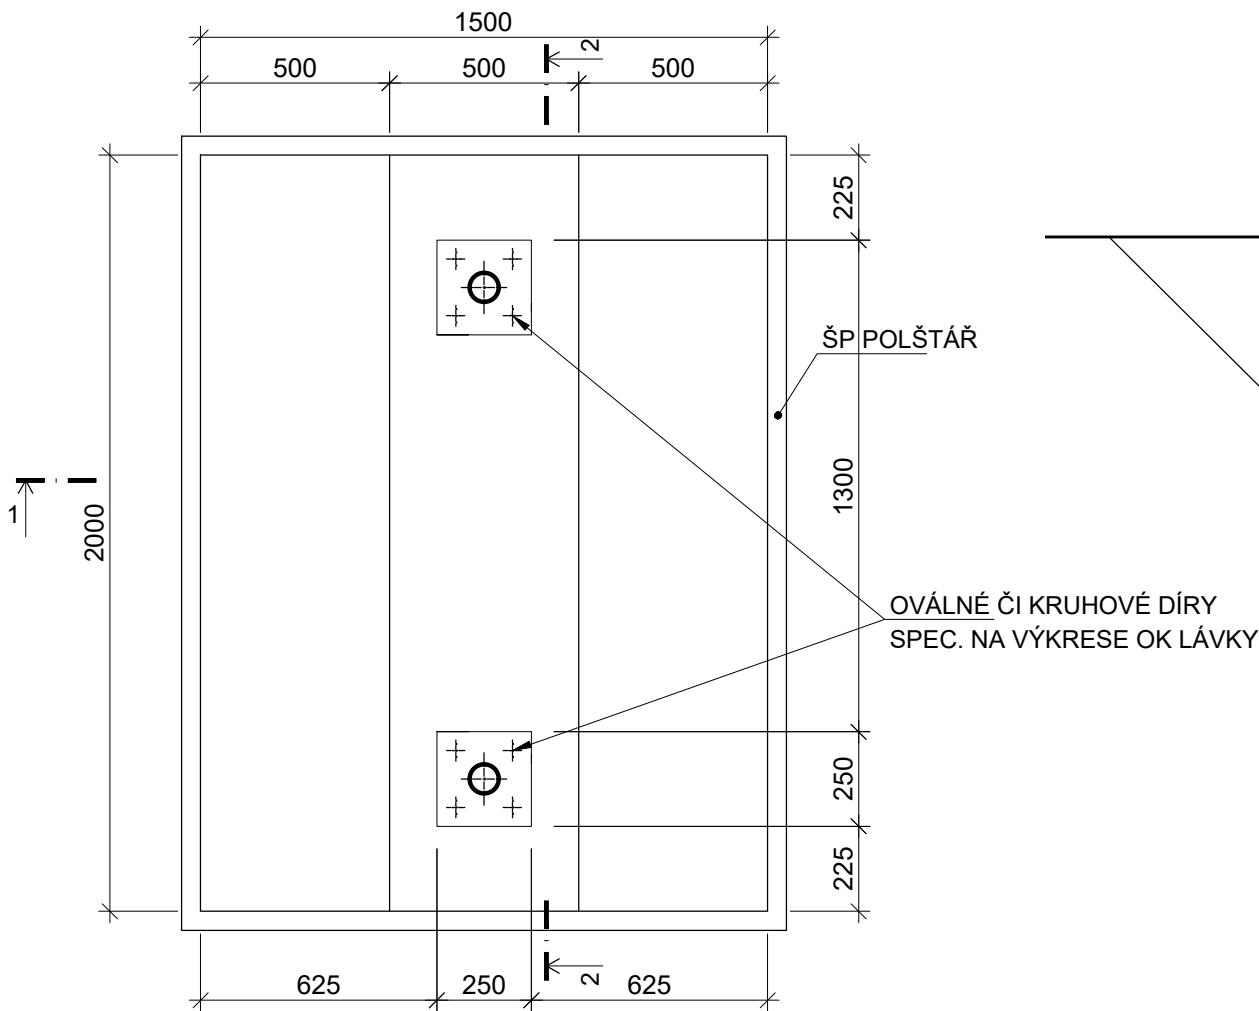

ŘEZ 2-2

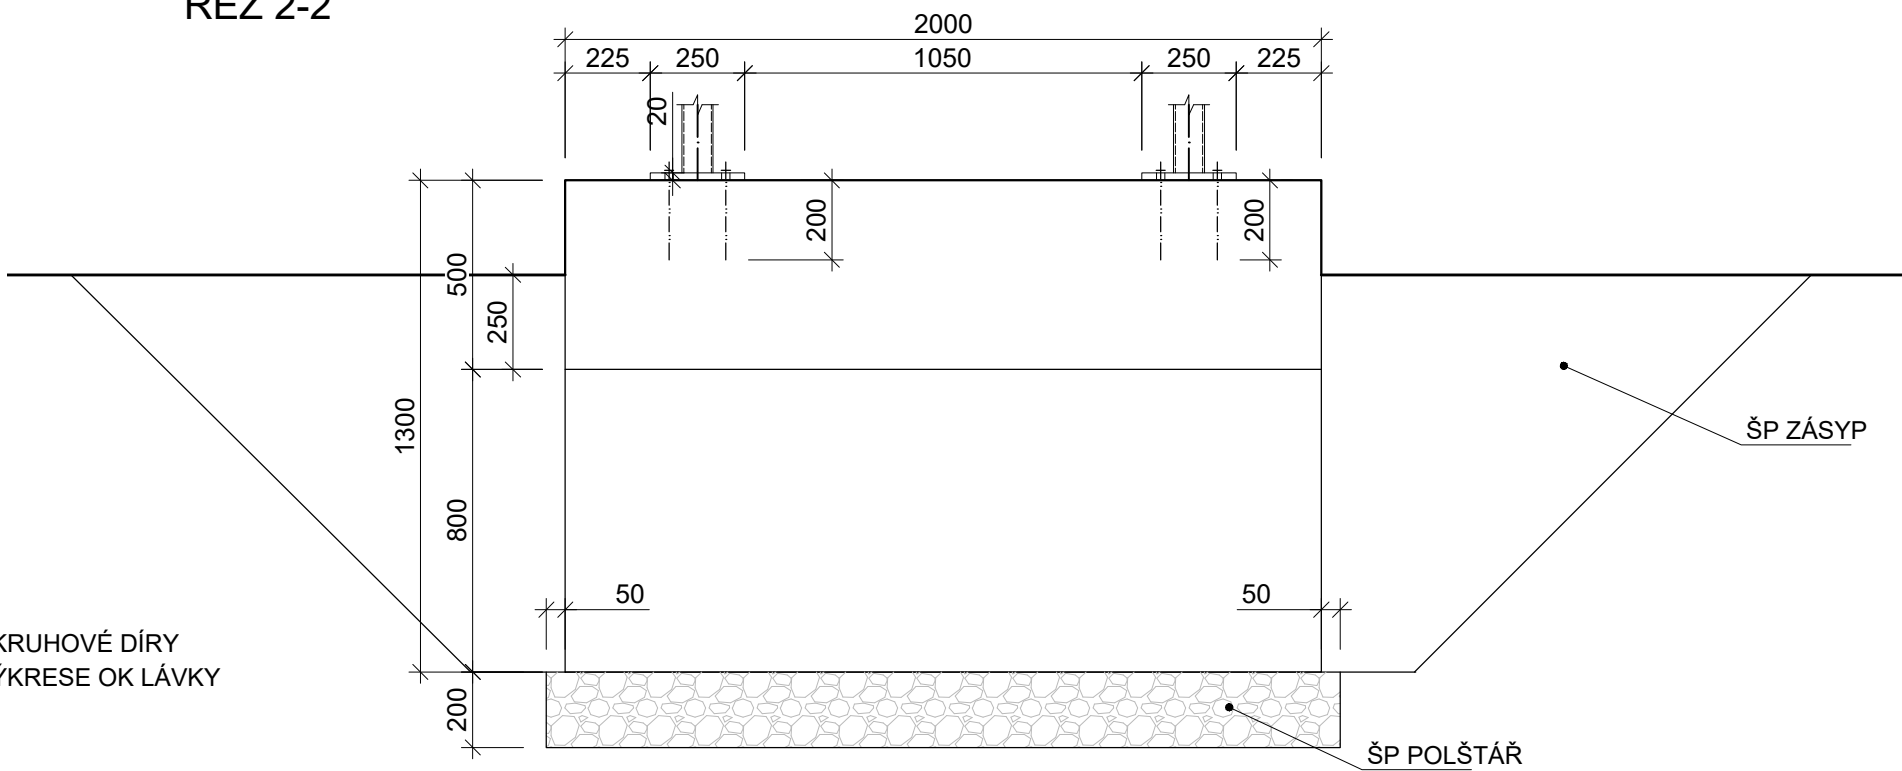

VÝKAZ MATERIÁLU:

VÝPIS MONOLITICKÝCH KONSTRUKCÍ					
pol.	dílce	ks	třída betonu	objem betonu	
				jednotková	celková
				m3	m3
	zákl. patka	2	C20/25	2,90	5,80
Objem betonu celkem (m3)					5,80

POZNÁMKA PRO OBA:

- VÝKRES NEŘEŠÍ ÚPRAVY TERÉNU, KTERÉ MUSÍ BÝT PROVEDENY PRO KAŽDÝ KONKRÉTNÍ PŘÍPAD TAK, ABY BYLA ZAJIŠTĚNA STABILITA ZÁKLADU A SVAHU.
- ZÁKLADOVÁ SPÁRA MUSÍ BÝT PROVEDENA DO NEZÁMRZNÉ HLoubKY
- POKUD BUDE STUPŇOVITÝ ZÁKLAD BĚTONOVÁN VE DVOU ETAPÁCH, NUTNO DOLNÍ A HORNÍ STUPEŇ VZÁJEMNĚ PROPOJIT VÝZTUŽÍ

BETON C20/25 - XC2

± 0.000 = xxx.xxx m n.m.					
Tento výkres je duševním vlastnictvím firmy Bilfinger Tebodin Czech Republic s.r.o. This drawing is intellectual property of the company Bilfinger Tebodin Czech Republic s.r.o.			Veškerá data na magnetických či optických nosičích jsou platná pouze ve spojení s uvolněnou dokumentací. All data of magnetic and optical disks are valid only together with approved documentation.		
Projekt / Project REKONSTRUKCE TEPELNÉHO NAPÁJEČE LITVÍNŮV ÚSEK SEKČNÍ UZÁVĚRY SU3 - SEKČNÍ UZÁVĚRY SU 10			Zpracovatel / Created by  Bilfinger Tebodin Czech Republic, s.r.o. Prvního pluku 224/20, Karlín, 186 00 Praha 8		
Zákazník / Client SEVEROČESKÁ TEPLÁRENSKÁ a.s TEPLÁRENSKÁ 2, MOST - KOMOŘANY			 Bilfinger Tebodin		
Vypracoval / Elaborated by Ing. K. ČIŽOVÁ		Zodpovědný projektant / Checked by Ing. P. CHRENO	Vedoucí oddělení / Department Manager Ing. M. PAPEŽ	Vedoucí projektu / Project Manager P. KEŠNER	Datum / Date 1/2019
Objekt / Building SO 04 1. ETAPA			Stupeň / Phase DPS		
Část / Part D.1 DOKUMENTACE STAVEBNÍHO NEBO INŽENÝRSKÉHO OBJEKTU D.1.2.4 BETONOVÉ KONSTRUKCE - PROVIZORNÍ NAPOJENÍ			PR		
Název výkresu / Drawing Title ZALOŽENÍ PŘECHODU PŘES POTOK BÍLINA			Technická zpráva / Report No. 2681 001		Počet A4 / Number A4 12
			Skartační znak / Discard S10		Měřítko / Scale 1:20
			Archivní číslo / Drawing No. 0245-101-51 1172 103		Kopie Copy