



LEGENDA MÍSTNOSTÍ

ČÍS	MÍSTNOST	PLOCHA m ²
201	ZÁDVEŘÍ, CHODBA	2.38
202	KOUPELNA, WC	vst. 1.19
203	PRACOVNA, KUCHYNĚ	19.28

LEGENDA ZDRAVOTECHNIKY:

- POTRUBÍ STUDENÉ PITNÉ VODY (SV) – PE–X
POTRUBÍ TEPLÉ VODY (TV) – PE–X
POTRUBÍ CÍRKULACE TEPLÉ VODY (CV) – PE–X
POTRUBÍ DEŠŤOVÉ VODY (UV) – PE–X
POTRUBÍ PŘEDEHŘÁTÉ STUDENÉ VODY (PSV) – PE–X
- POTRUBÍ SPLAŠK.KANALIZACE – ŠEDÁ VODA – PP HT/PE100
POTRUBÍ SPLAŠK.KANALIZACE – ČERNÁ VODA – PP HT
POTRUBÍ DEŠŤOVÉ KANALIZACE – PE
POTRUBÍ PRO ODVOD KONDENZÁTU – PP HT
- STOUPAČKY KANALIZACE, KČ – ČERNÁ VODA, KŠ – ŠEDÁ VODA

STOUPAČKA KANALIZACE, UKONČENÁ PŘIVZDUŠŇOVACÍM VENTILEM

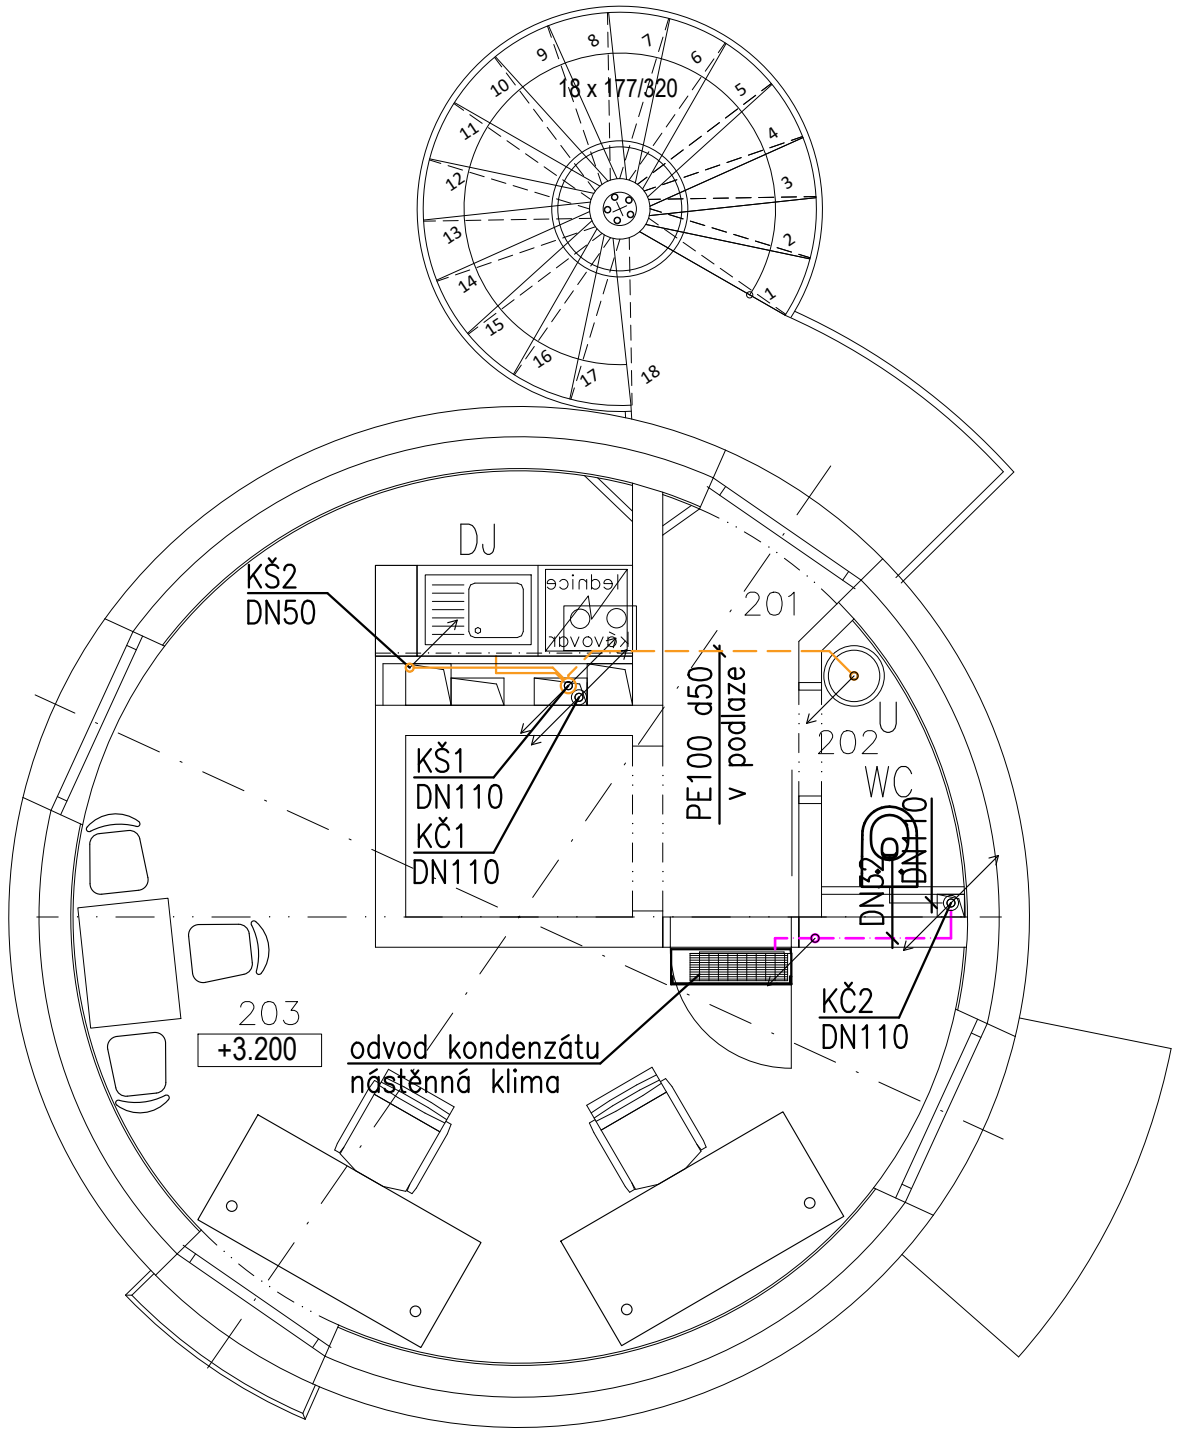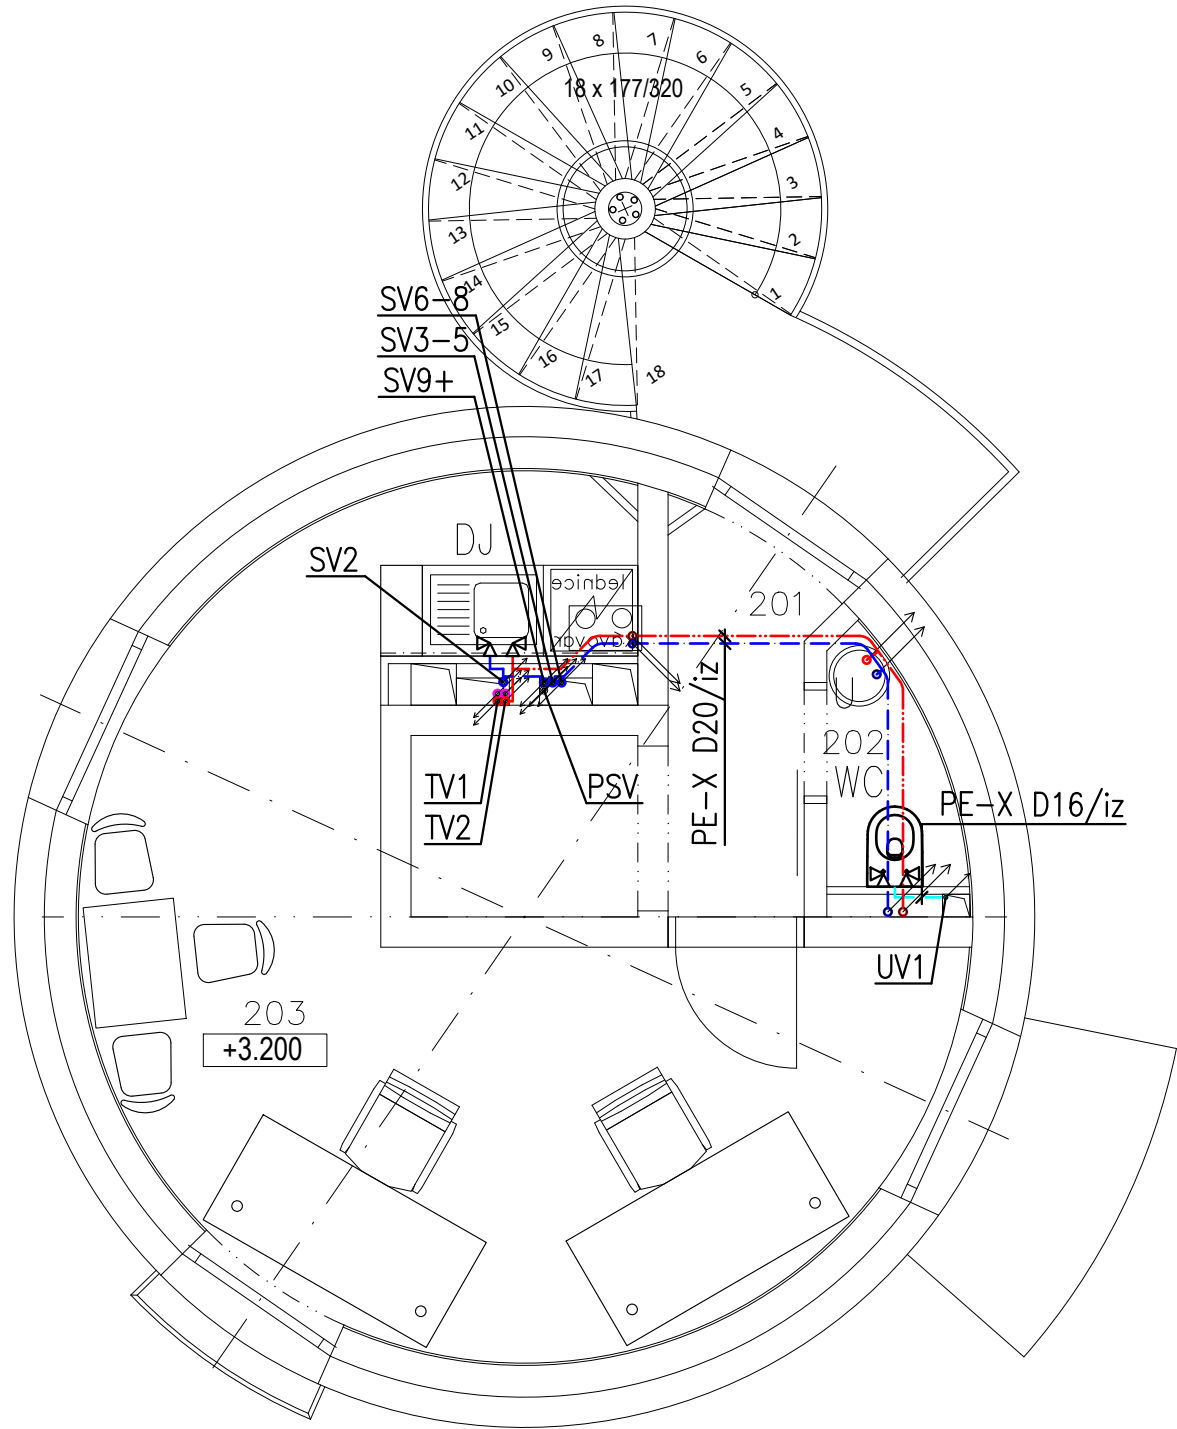

OZN.	POPIS	PARAMETRY	POČET (KS)
DJ	DŘEZ – 1,5 KOMOROVÝ S ODKAPÁVACÍ PLOCHOU, ODP. VENTIL STOJÁNKOVÁ SMĚŠOVACÍ BATERIE SE SPRŠKOU, ČERNÁ	max. 6 l/min	1
U	UMYVADLO – KERAMICKÉ, SAMOST.STOJÍCÍ, ODP. VENTIL, MONT. PRVEK STOJÁNKOVÁ SMĚŠOVACÍ BATERIE, ČERNÁ	max. 6 l/min	1
WC	KLOZET KERAMICKÝ ZÁVĚSNÝ, OVLÁDACÍ TLAČÍTKO, MONTÁŽNÍ PRVEK VČ. INTEGROVANÉ BATERIE A BIDETOVÉ SPRŠKY	objem 6 litrů max. 3,5 litrů	1

Pozn.:
Tepelná izolace potrubí vnitřního vodovodu bude provedena v souladu s vyhl. č. 193/2007 Sb. – min.tloušťky uvedeny v technické zprávě. Lokální zmenšení navrhované tloušťky izolace může být provedeno, jestliže je to kvůli technickým překážkám nezbytné.

±0,00 = 202,22 m n. m. B. p. v. - ČISTÁ PODLAHA 1.NP

	ZODP. PROJEKTANT	VYPRACOVAL	KONTROLOVAL	PPSKANIA PROJEKČNÍ KANCELÁŘ		
	Ing. Iva Polochová	Ing. Petra Stiborová	Jan Kania			
				PPS Kania s.r.o. ,Nivnická 665/10, 709 00 tel : 596 245 252, fax : 596 245 262 e-mail : projekce@pps-kania.cz		
	KATASTRÁLNÍ ÚZEMÍ, PARC.Č. : Pudlov (736716)					
	MÍSTO STAVBY : parcela č. 423/13, 423/5, 381/2					ARCHÍV
	STAVEBNÍK / OBJEDNATEL : Ing. Vladimír Cigánek, Rolnická 180, 735 51 Bohumín Pudlov					STUPEŇ DPS
NÁZEV AKCE : Konverze Vodárenské věže - výstavba větrné elektrárny Bohumín - Pudlov, parc. č. 423/13, 423/5, 381/2. k.ú. Pudlov				DATUM ÚNOR 2024	PARÉ	
				Č. ZAKÁZKY 01/24		
				MĚŘÍTKO 1 : 50		
OBJEKT :	SO 02 - KONVERZE VODÁRENSKÉ VĚŽE					
ČÁST :	D.1.2.4.1 - ZDRAVOTNĚ TECHNICKÉ INSTALACE					
OBSAH :				ARCHIVNÍ ČÍSLO :		Č.V.
				PPS- 01/24-D.1.2.4.1.b-		
Půdorys 2.NP - vnitřní vodovod a kanalizace						