
 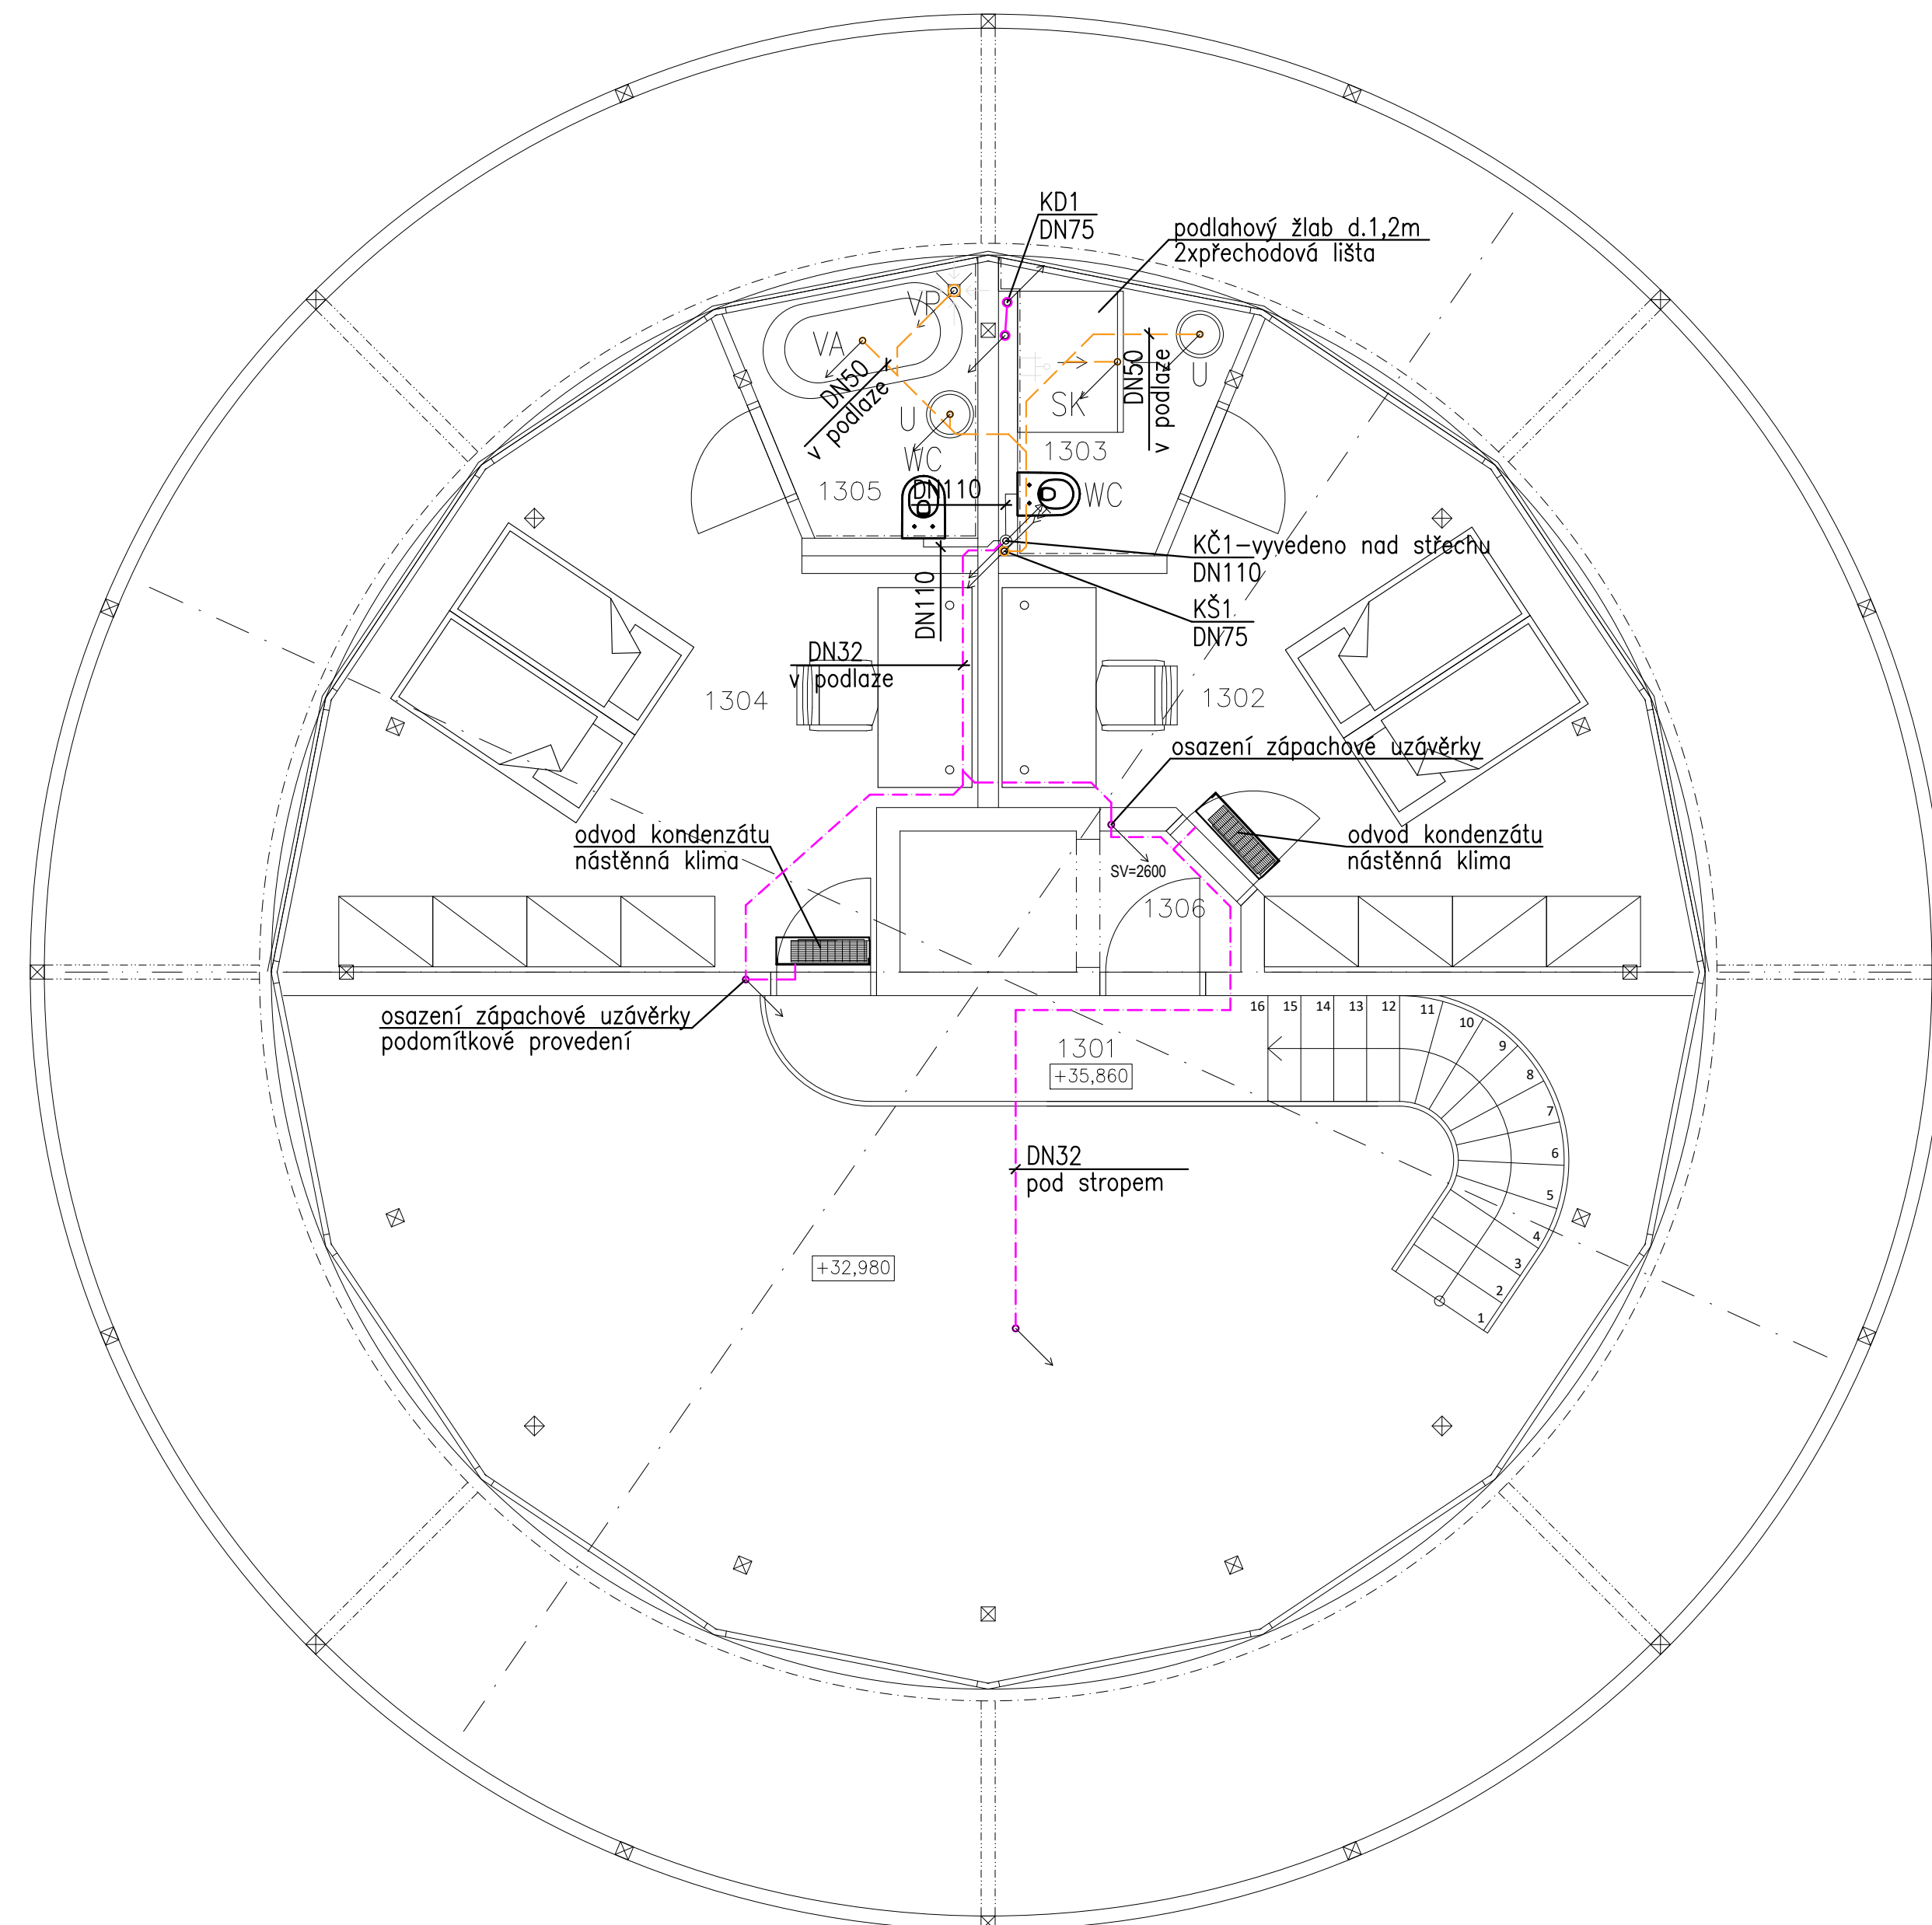




ČÍS	MÍSTNOST	PLOCHA m ²
1301	CHODBA, SCHODIŠTĚ	3.67
1302	POKOJ, LOŽNICE	20.05
1303	KOUPELNA	3.88
1304	POKOJ, LOŽNICE	21.73
1305	KOUPELNA	3.88
1306	CHODBA	1.23

	POTRUBÍ STUŽENÉ PITNÉ VODY (SV) – PE-X
	POTRUBÍ TEPLÉ VODY (TV) – PE-X
	POTRUBÍ CÍRKULACE TEPLÉ VODY (CV) – PE-X
	POTRUBÍ DEŠŤOVÉ VODY (UV) – PE-X
	POTRUBÍ PŘEDEHŘÁTÉ STUŽENÉ VODY (PSV) – PE-X
	POTRUBÍ SPLAŠK.KANALIZACE – ŠEDÁ VODA – PP HT/PE100
	POTRUBÍ SPLAŠK.KANALIZACE – ČERNÁ VODA – PP HT
	POTRUBÍ DEŠŤOVÉ KANALIZACE – PE
	POTRUBÍ PRO ODVOD KONDENZÁTU – PP HT
	STOUPAČKY KANALIZACE, KČ – ČERNÁ VODA, KŠ – ŠEDÁ VODA
	STOUPAČKA KANALIZACE, UKONČENÁ PŘÍVZDUŠNOVACÍM VENTILEM

Pozn.:
Tepelná izolace potrubí vnitřního vodovodu bude provedena v souladu s vyhl. č. 193/2007 Sb. – min.tloušťky uvedeny v technické zprávě.
Lokální zmenšení navrhované tloušťky izolace může být provedeno, jestliže je to kvůli technickým překážkám nezbytné.

OZN.	POPIS	PARAMETRY	POČET (KS)	OZN.	POPIS	POČET (KS)
VA	VANA – VOLNĚ STOJÍCÍ, ODP. VENTIL, ZÁP.UZÁVĚRKA BATERIE VANOVÁ SAMOST.STOJÍCÍ SE SPRŠKOU, ČERNÁ	max. 8 l/min	1	VP	PODLAHOVÁ VPUŠŤ – NEREZOVÁ MŘÍŽKA, Z.Ú., VODOR. ODTOK DN50	1
U	UMYVADLO – KERAMICKÉ, SAMOST.STOJÍCÍ, ODP. VENTIL, MONT.PRVEK BATERIE UMYVADLOVÁ SAMOST.STOJÍCÍ – ČERNÁ	max. 6 l/min	2			
SK	SPRCHOVÝ KOUT – PODLAHOVÝ ŽLAB VČ.ZÁPACH. UZÁVĚRKY, POMÍTKOVÁ SMĚŠOVACÍ BATERIE – RUČNÍ SPRCHA+HLAVICE, ČERNÁ	max. 8 l/min	1			
WC	KLOZET KERAMICKÝ ZÁVĚSNÝ, OVLÁDACÍ TLAČÍTKO, MONTÁŽNÍ PRVEK VČ. INTEGROVANÉ BATERIE A BIDETOVÉ SPRŠKY	objem 6 litrů max. 3,5 litrů	2			

Pozn.:
 Tepelná izolace potrubí vnitřního vodovodu bude provedena v souladu s vyhl. č. 193/2007 Sb. – min.tloušťky uvedeny v technické zprávě.
 Lokální zmenšení navrhované tloušťky izolace může být provedeno, jestliže je to kvůli technickým překážkám nezbytné.

Pozn.:
Tepelná izolace potrubí vnitřního vodovodu bude provedena v souladu s vyhl. č. 193/2007 Sb. – min.tloušťky uvedeny v technické zprávě.
Lokální zmenšení navrhované tloušťky izolace může být provedeno, jestliže je to kvůli technickým překážkám nezbytné.

±0,00 = 202,22 m n. m. B. p. v. - ČISTÁ PODLAHA 1.NP

ZODP. PROJEKTANT Ing. Iva Polochová 		VYPRACOVAL Ing. Petra Stiborová 		KONTROLOVAL Jan Kania 		PPS KANIA projekt PPS Kania s.r.o. - Nevinnosti 665/10 709 00 tel: 596 245 252 fax: 596 245 262 e-mail: projekty@pps-kania.cz			
KATASTRÁLNÍ ÚZEMÍ, PARC.Č. : Půdov (736716)						ARCHIV			
MÍSTO STAVBY : parcela č. 423/13, 423/5, 381/2						STUPEN			
STAVEBNÍK / OBJEDNATEL : Ing. Vladimír Cipáček, Rohoňská 180, 735 51 Bohumín Půdov						DPS			
NÁZEV AKCE : Konverze Vodárenské věže - výstavba včetně elektrárny Bohumín - Půdov, parc. č. 423/13, 423/5, 381/2. k.ú. Půdov						DATUM ÚNOR 2024		PARE	
						Č. ZAKÁZKY 01/24			
						MĚŘÍTKO 1 : 50			
OBJEKT : SO 02 - KONVERZE VODÁRENSKÉ VĚŽE						ARCHIVNÍ ČÍSLO : PPS- 01/24-D.1.2.4.1-b-			
ČÁST : D.1.2.4.1 - ZDRAVOTNĚ TECHNICKÉ INSTALACE									
OBSAH :						Č.č. 14			
Půdorys 13.NP - vnitřní vodovod a kanalizace									