



Poznámka:
Všechny spoje uložené v zemi musí být chráněny proti korozi, obaleny jutou a zality horkým asfaltem.
Přechody ze země do betonu a ze země na vzduch chránit proti korozi asfaltovým nátěrem.
Všechny kovové předměty a klempířské výrobky na střeše budou propojeny s jímací soustavou.

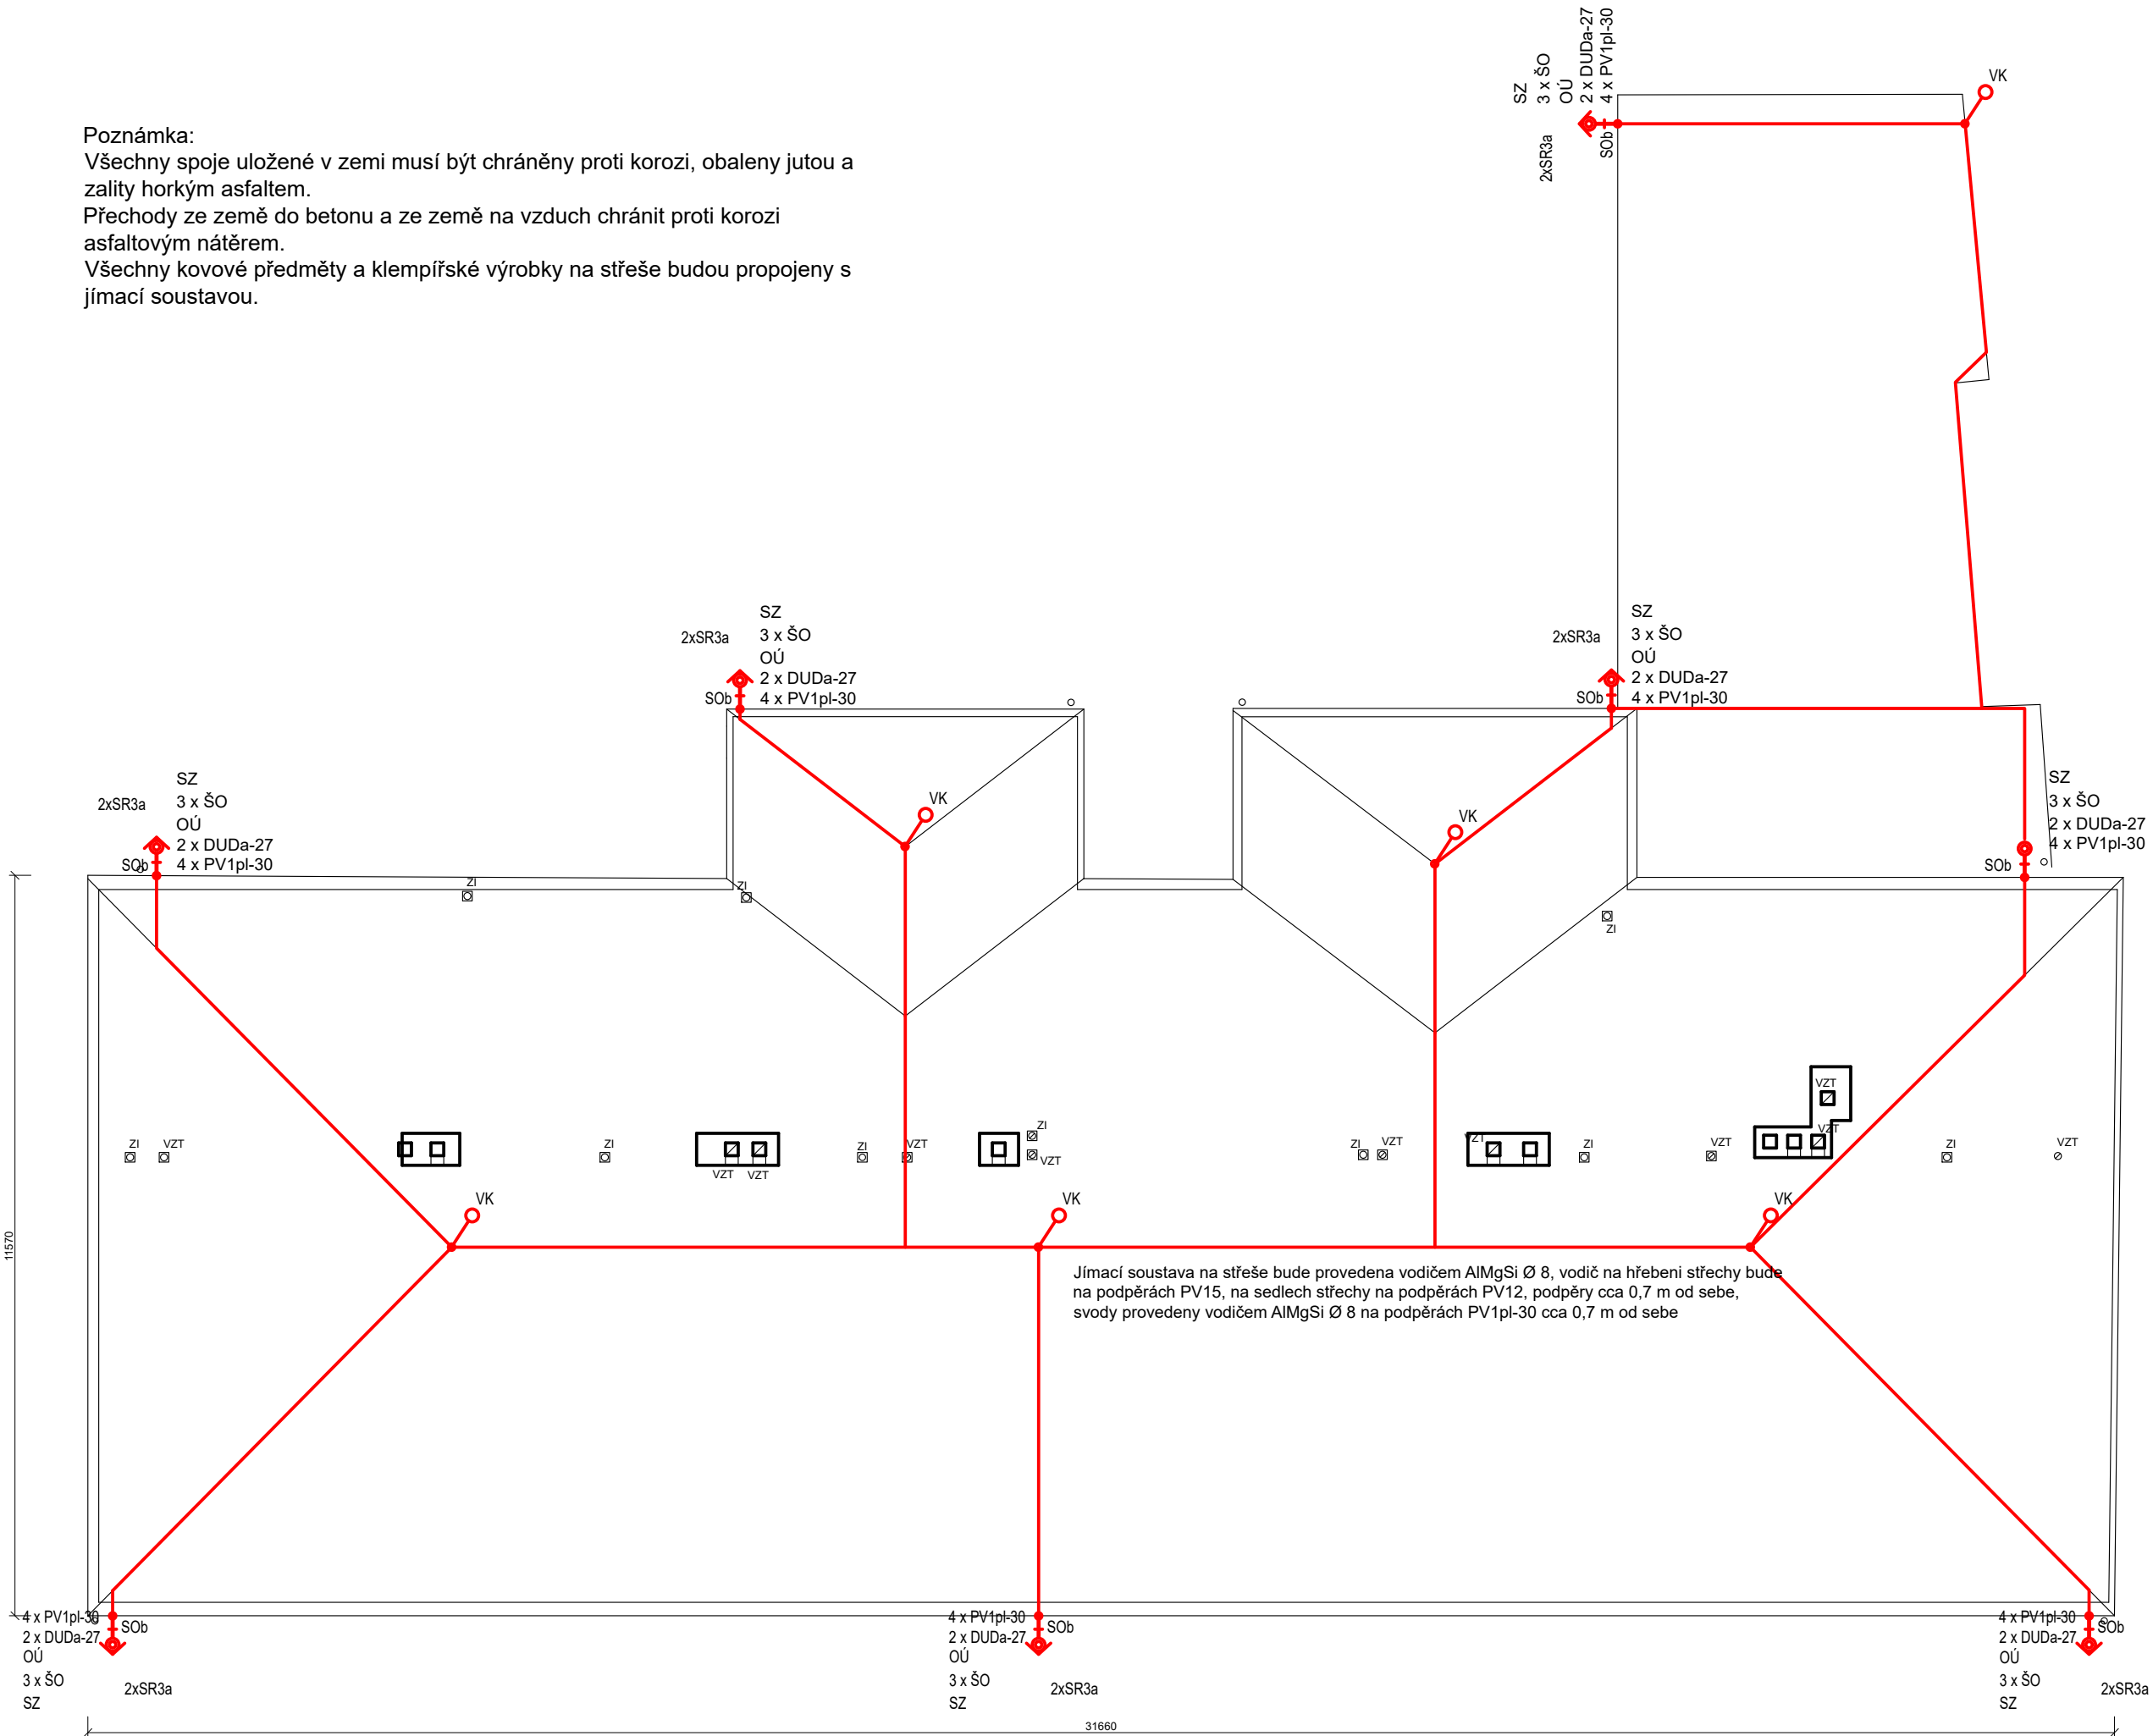


Legenda:

- Fe Zn 30/4
- Fe Zn Ø 10
- AlMgSi Ø 8
- Volný konec 0,6 m
- SZ, v=1,8 m + ochranný úhelník

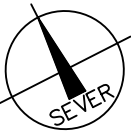

Index	Popis změny	Datum	Provedl	Podpis
Vedoucí projektant: Ing. arch. Miroslav Dvořák		Projektant : tel.: 724046424		
Vypracoval: Ing. arch. Eva Komendová		 DELTA projekt s.r.o. Havlíčkovo náměstí 104 380 01 Dačice I. IČO: 251 60 150		
Investor: Městys Vratěnín Vratěnín 88, 67107 Uherčice u Znojma				
Akce:	Stavební úpravy bývalé školy na obecní byty Vratěnín	Zak. č.:	17 11 / 2022	Kopie:
		Datum:	březen 2023	
		Stupeň:	DSP	
Část:	D. Dokumentace objektu	Místo:	Vratěnín	Kopie: EI 04
		Okres:	Znojmo	
Obsah:	Střecha - návrh bleskosvodu	Počet A4:	3	
		Měřítko:	1:100	

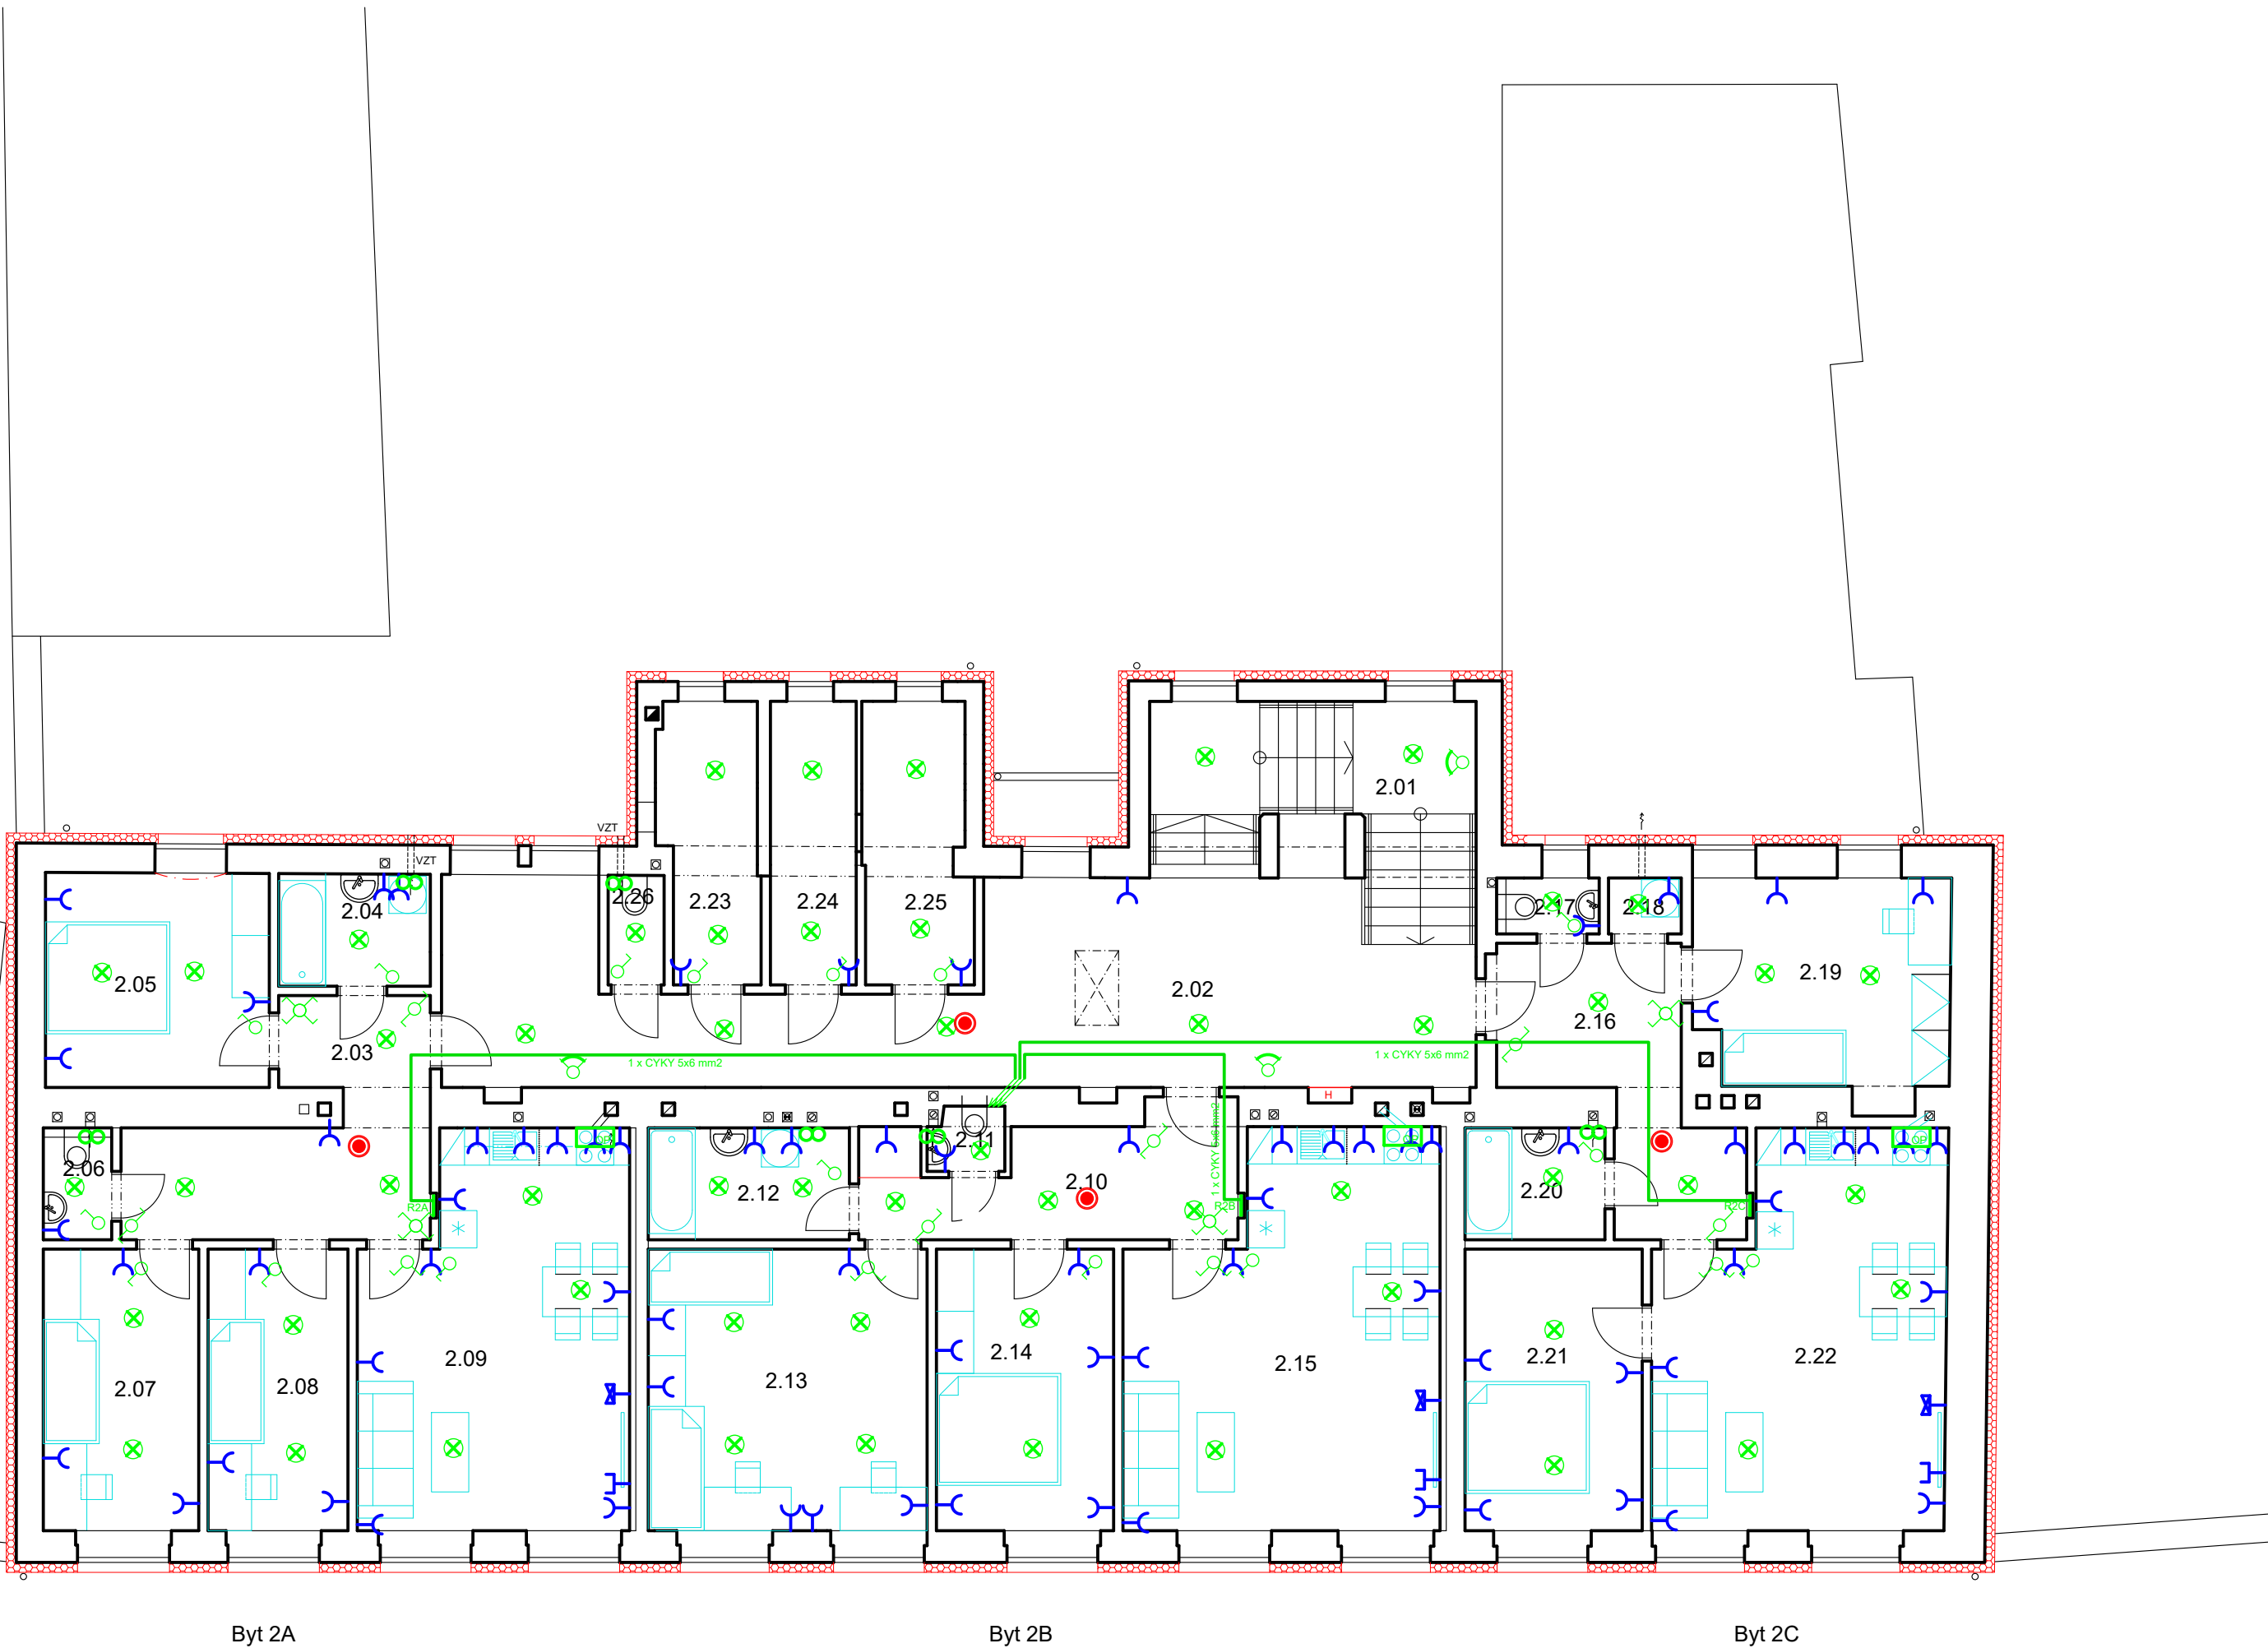

Legenda místností									
Č. místnosti	Účel místnosti	Plocha (m²)	Podlaha	Stěny	Strop	Ozn.	SV (m)	Poznámka	
2.01	Schodiště (celé)	16.93	Kamen. stupně	Štuková omítka	Sádrokartonový podhled	C4	2.75	SV od podlahy ZNP	
2.02	Hala	43.97	Ker. dlažba	Štuková omítka	Sádrokartonový podhled	C3	2.75		
2.03	Předstěn	13.47	Ker. dlažba	Štuková omítka	Sádrokartonový podhled	C3	2.75		
2.04	Koupelna	4.41	Ker. dlažba	Štuková omítka	Ker. obklad v.2100mm	C3	2.55		
2.05	Ložnice	12.42	PVC	Štuková omítka	Sádrokartonový podhled	C3	2.75		
2.06	WC	1.98	Ker. dlažba	Štuková omítka	Ker. obklad v.2100mm	C2	2.55		
2.07	Pokoje	11.32	PVC	Štuková omítka	Sádrokartonový podhled	C2	3.45		
2.08	Pokoje	10.19	PVC	Štuková omítka	Sádrokartonový podhled	G2	3.45		
2.09	Obyvací pokoj s kuchyní	25.80	PVC	Štuková omítka	Sádrokartonový podhled	C2	3.45		
2.10	Předstěn	9.91	Ker. dlažba	Štuková omítka	Sádrokartonový podhled	C2	3.45		
2.11	WC	1.22	Ker. dlažba	Štuková omítka	Ker. obklad v.2100mm	G2	2.55		
2.12	Koupelna	5.74	Ker. dlažba	Štuková omítka	Sádrokartonový podhled	C2	2.55		
2.13	Pokoje	20.32	PVC	Štuková omítka	Sádrokartonový podhled	C2	3.45		
2.14	Ložnice	12.91	PVC	Štuková omítka	Sádrokartonový podhled	C2	3.45		
2.15	Obyvací pokoj s kuchyní	26.21	PVC	Štuková omítka	Sádrokartonový podhled	C2	3.45		
2.16	Předstěn	11.40	Ker. dlažba	Štuková omítka	Sádrokartonový podhled	C3	2.75		
2.17	WC	1.22	Ker. dlažba	Štuková omítka	Ker. obklad v.2100mm	C3	2.55		
2.18	Komora, pračka	1.05	Ker. dlažba	Štuková omítka	Ker. obklad v.2100mm	C3	2.55		
2.19	Pokoje	13.96	PVC	Štuková omítka	Sádrokartonový podhled	G3	2.75		
2.20	Koupelna	4.05	Ker. dlažba	Štuková omítka	Ker. obklad v.2100mm	C1	2.35		
2.21	Ložnice	12.91	PVC	Štuková omítka	Sádrokartonový podhled	C1	3.45		
2.22	Obyvací pokoj s kuchyní	27.45	PVC	Štuková omítka	Sádrokartonový podhled	G1	3.45		
2.23	Komora 2A	7.65	Ker. dlažba	Štuková omítka	Sádrokartonový podhled	C3/C4	2.55		
2.24	Komora 2B	6.30	Ker. dlažba	Štuková omítka	Sádrokartonový podhled	C3/C4	2.55		
2.25	Komora 2C	7.56	Ker. dlažba	Štuková omítka	Sádrokartonový podhled	C3/C4	2.55		
2.26	Uklízková komora	7.56	Ker. dlažba	Štuková omítka	Ker. obklad v.2100mm	C3	2.55		

Legenda:

- Zásuvka 230V/ 16A
- Zásuvka anténní televizní a rozhlasová
- Zásuvka telefonní dvojnásobná
- Jednopolový vypínač
- Sériový přepínač (lustrový)
- Střídavý přepínač (schodišťový)
- Křížový přepínač
- Sériový přepínač (lustrový)
- Svítilno bytové kruhové přisazené
- Senzor pohybu PIR s nastavením času a světelnosti okolí
- Ventilátor do koupelny Ø 100 s časovým spínačem
- Kuchyňský odsavač par (digestor)
- Hlavní kabelové rozvody CYKY 5x6 mm2 - pro napojení bytových rozvaděčů
- Zařízení autonomní detekce požáru a kouře

0,000 = 470,22

Index	Popis změny	Datum	Provedl	Podpis
Vedoucí projektant: Ing. arch. Miroslav Dvořák		Projektant : tel.: 724046424		
Vypracoval: Ing. arch. Eva Komendová		 DELTA projekt s.r.o. Havlíčkovo náměstí 104 380 01 Dačice I. IČO: 251 60 150		
Investor: Městys Vratěnín Vratěnín 88, 67107 Uherčice u Znojma				
Akce:	Stavební úpravy bývalé školy na obecní byty Vratěnín	Zak. č.: 17 11 / 2022	Kopie:	
		Datum: březen 2023		
		Stupeň: DSP		
Část:	D. Dokumentace objektu	Místo: Vratěnín	Kopie: EI03	
Obsah:	Půdorys 2NP	Okres: Znojmo		
		Počet A4: 3		
		Měřítko: 1:100		

Zahrada


Poznámky:

Nová úroveň čisté podlahy v 1.NP (0,000) je o cca 170 mm výše než úroveň podlahy stávající - naváže na úroveň stupnice 1. schodu zvýšené o obklad stupňů keramickou dlažbou + tmel (tedy cca 15 až 20 mm)


Legenda:

- dešťová kanalizace
- splašková kanalizace
- provětrávací drenáž - PVC flexi trubka Ø 100 mm + štěrkový obsyp
- zemnicí pásek FeZn 30x4 mm

0,000 = 470,22

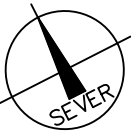

Index	Popis změny	Datum	Provedl	Podpis
Vedoucí projektant: Ing. arch. Miroslav Dvořák		Projektant : tel.: 724046424		
Vypracoval: Ing. arch. Eva Komendová		 DELTA projekt s.r.o. Havlíčková náměstí 104 380 01 Dačice I. IČO: 251 60 150		
Investor: Městys Vratěnín Vratěnín 88, 67107 Uherčice u Znojma				
Akce:	Stavební úpravy bývalé školy na obecní byty Vratěnín	Zak. č.: 17 11 / 2022		Kopie:
		Datum: únor 2023		
		Stupeň: DSP		
Část:	D. Dokumentace objektu	Místo: Vratěnín		Kopie: EI 01
		Okres: Znojmo		
		Počet A4: 3		
Obsah:	Základy	Měřítko: 1:100		

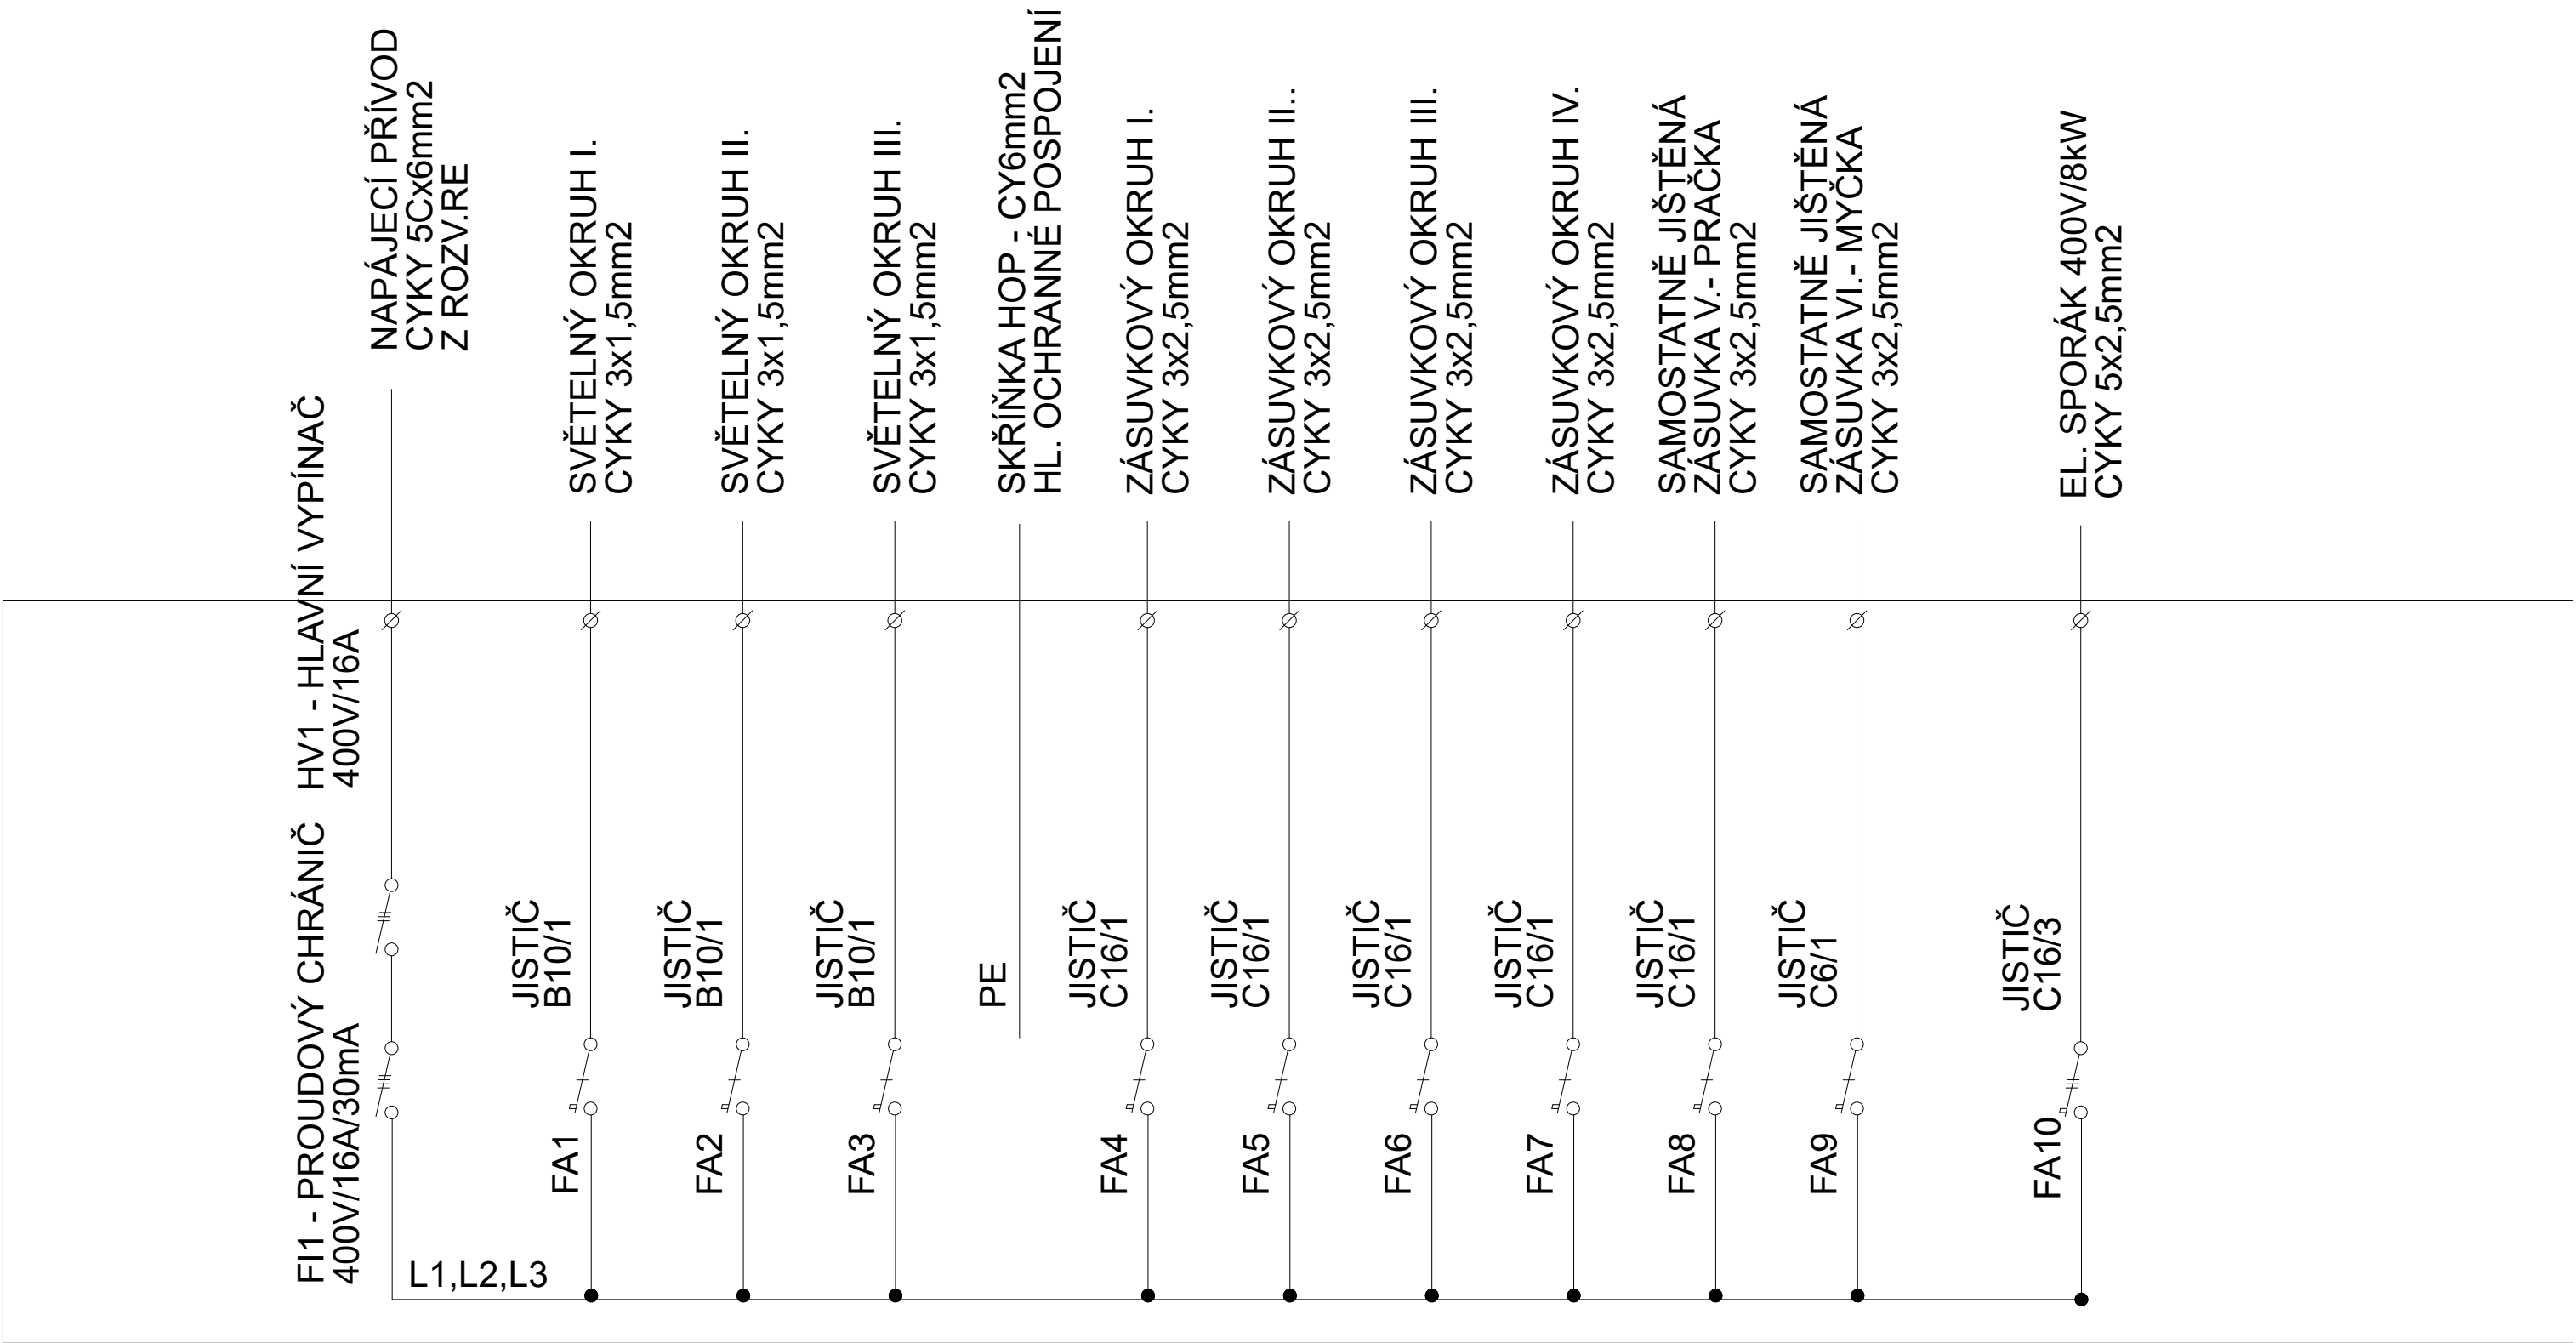

ROZVADĚČ R1D - BYT "1D"

Rozvodnice zapuštěná pod omítku s plnými dveřmi, krytí IP30
domovní plastová, min.28 modulů
rozměry cca: v-430 x š-385 x hl-100mm

Pozn.: V souladu s vyhláškou č. 398/2009 Sb. musí být v bytě 1D (upravitelný byt) umístění všech prvků ovládaných rukou, zejména vypínače, zásuvky, jističe ve výšce 600 až 1200 mm a nejméně 500 mm od pevné překážky.

OCHRANA PODLE ČSN 33 2000-4-41: SAMOČINNÝM ODPOJENÍM OD ZDROJE
ZVÝŠENÁ OCHRANNÝM POSPOJOVÁNÍM A PROUDOVÝM CHRÁNIČEM
SOUSTAVA 3x400/230V TN-C-S, ROZVOD ZA ROZVADĚČEM TŘÍ A PĚTIVODIČOVĚ

ROZVADĚČ R1D - BYT "1D"

Stavební úpravy bývalé školy
na obecní byty Vratěnín

EI
05