

POZNÁMKY :

- v rámci opravy bytové jednotky budou demontovány všechny koncové prvky elektro-sítavající bytová rozvodnice bude demontována a nahrazena novou


Hlavní inženýr / Main Engineer:	
 NMSI VMS projekt s.r.o. U Průmyslu 15, 130 00 Praha 3 - Vítkovice IČO : 00063517 DIČ : CZ00063517 MĚSTSKÁ ČÁST PRAHA 3 Haškovce náměstí 700/9 130 85 Praha 3 IČO : 00063517 DIČ : CZ00063517	

POZNÁMKA
-SPINAČ UMÍSTIT VE VÝŠCE 1,2m NAD PODLAHOU, POKUD NENÍ VÝKRESU STANOVENO JINAK
-ZÁSUVKY UMÍSTIT VE VÝŠCE 0,3m NAD PODLAHOU, POKUD NENÍ VÝKRESU STANOVENO JINAK
-1F ZÁSUVKY V MÍSTNOSTECH PŘÍSTUPNÝCH DĚTEM SE MUSÍ OSADIT BEZPEČNOSTNÍM ZATKAMI 5912-91004
ULOŽENÍ KABELŮ DLE ČSN 33 2000-5-52 ed.2
-pod omítkou – zdivné konstrukce

ZÁKLADNÍ OCHRANA JE ZAJIŠTĚNA ZÁKLADNÍ IZOLACÍ ŽIVÝCH ČÁSTÍ NEBO PŘEPÁŽKAMI NEBO KRYTÝ OCHRANA PŘI PORUŠĚ JE ZAJIŠTĚNA OCHRANNÝM POSPOJOVÁNÍM A AUTOMATICKÝM ODPOJENÍM DOPLNKOVÁ OCHRANA JE ZAJIŠTĚNA DOPLNJUCÍM POSPOJOVÁNÍM NEBO PROUDOVÝM CHRÁNIČEM

LEGENDA

- BR** – ROZVADĚČ BYTU
X – SVĚTELNÝ VÝVOD UKONČENÝ LUSTR. SVORKOU
đ – SPINAČ Ř.1/0 IP20
đ – SPINAČ Ř.1 IP20
ř – SPINAČ Ř.5 IP20 – SÉRIOVÝ
ř – SPINAČ Ř.6 IP20 – STŘÍDAVÝ
ř – SPINAČ Ř.7 IP20 – KŘÍŽOVÝ
đ – KABELOVÝ VÝVOD (PŘÍSTROJOVÁ PŘÍPOJKA SPORÁK)
Y – 1F ZÁSUVKA IP20 JEDNOMÁSOBNÁ
ψ – 1F ZÁSUVKA IP20 DVOUMÁSOBNÁ

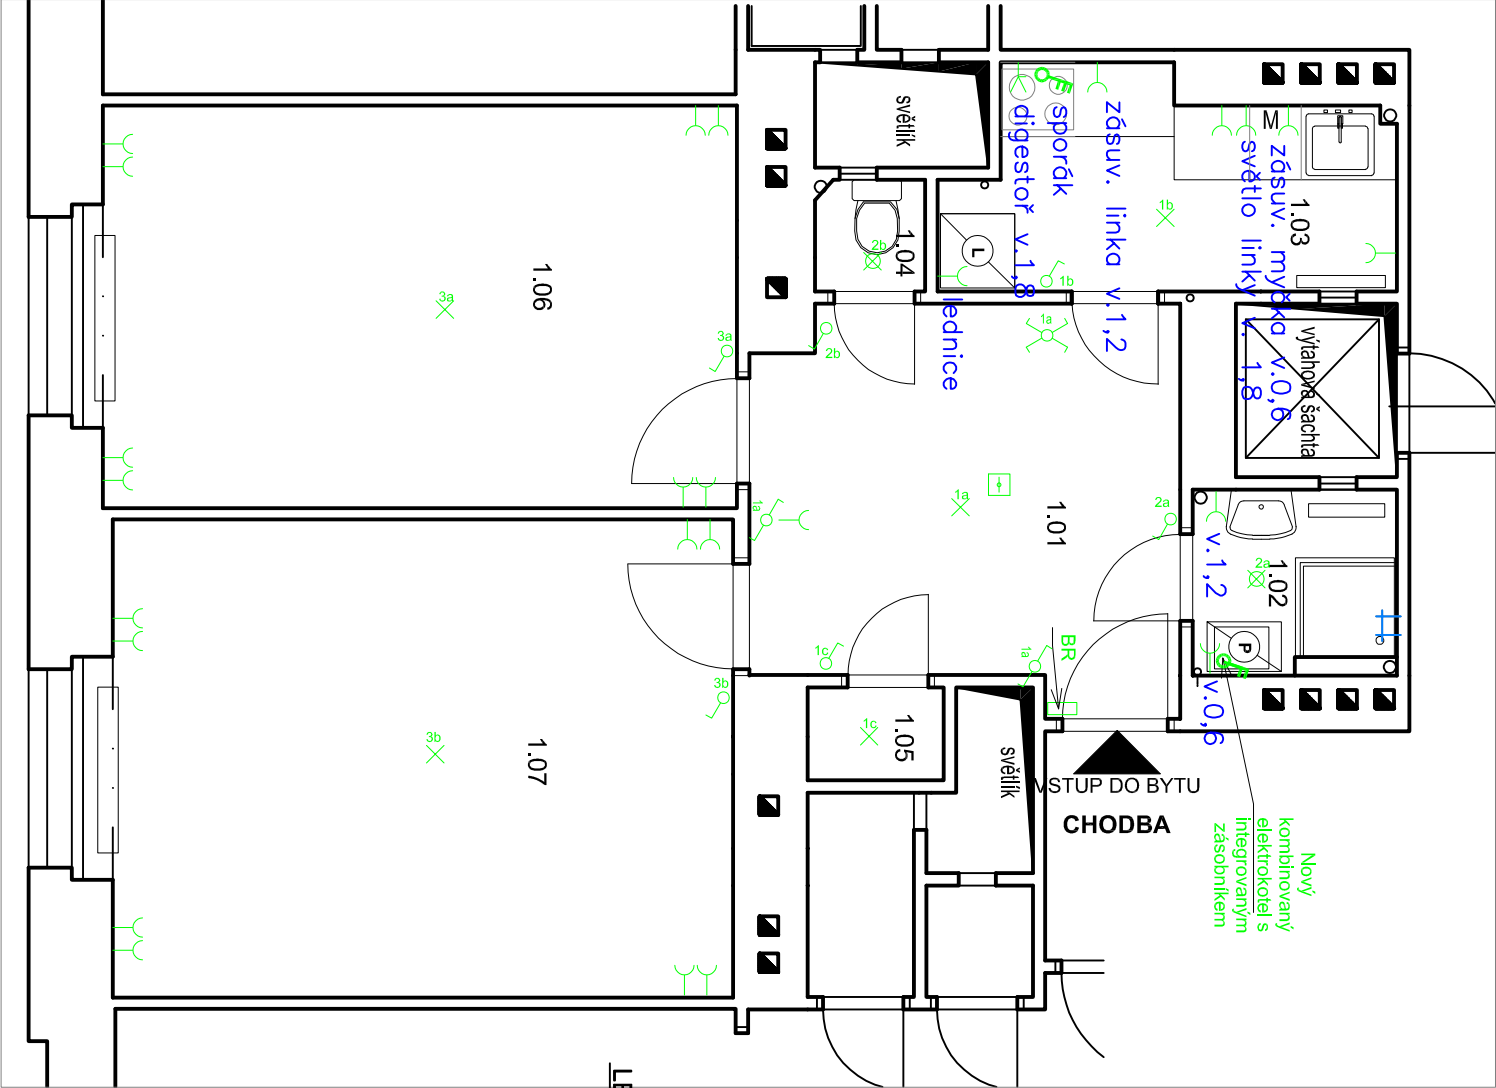

Kreslil / Drawn by:		Kontrola / Approved by:		Datum vydání / Date of Issue:	
Ing. Marta Bukáčková		Vladimír Matějka		05/2025	
Číslo projektu / Project Number:		Formát / Paper size:		Měřítko / Scale:	
2024.135		A3		---	
Číslo výkresu / Drawing number:		Označení výkresu / Drawing type:		Revize / Revision:	
D.1.1 - 07		EL		00	
Kód výkresu / Code of layout:				Kopie / Copy:	

ELEKTROINSTALACE

Zpracoval část / Consultant:		Revizor / Stamp:	
 NMSI VMS projekt s.r.o. U Průmyslu 15, 130 00 Praha 3 - Vítkovice IČO : 00063517 DIČ : CZ00063517 Vladimír Matějka Zodpovědný projektant / Engineer in Charge:			