


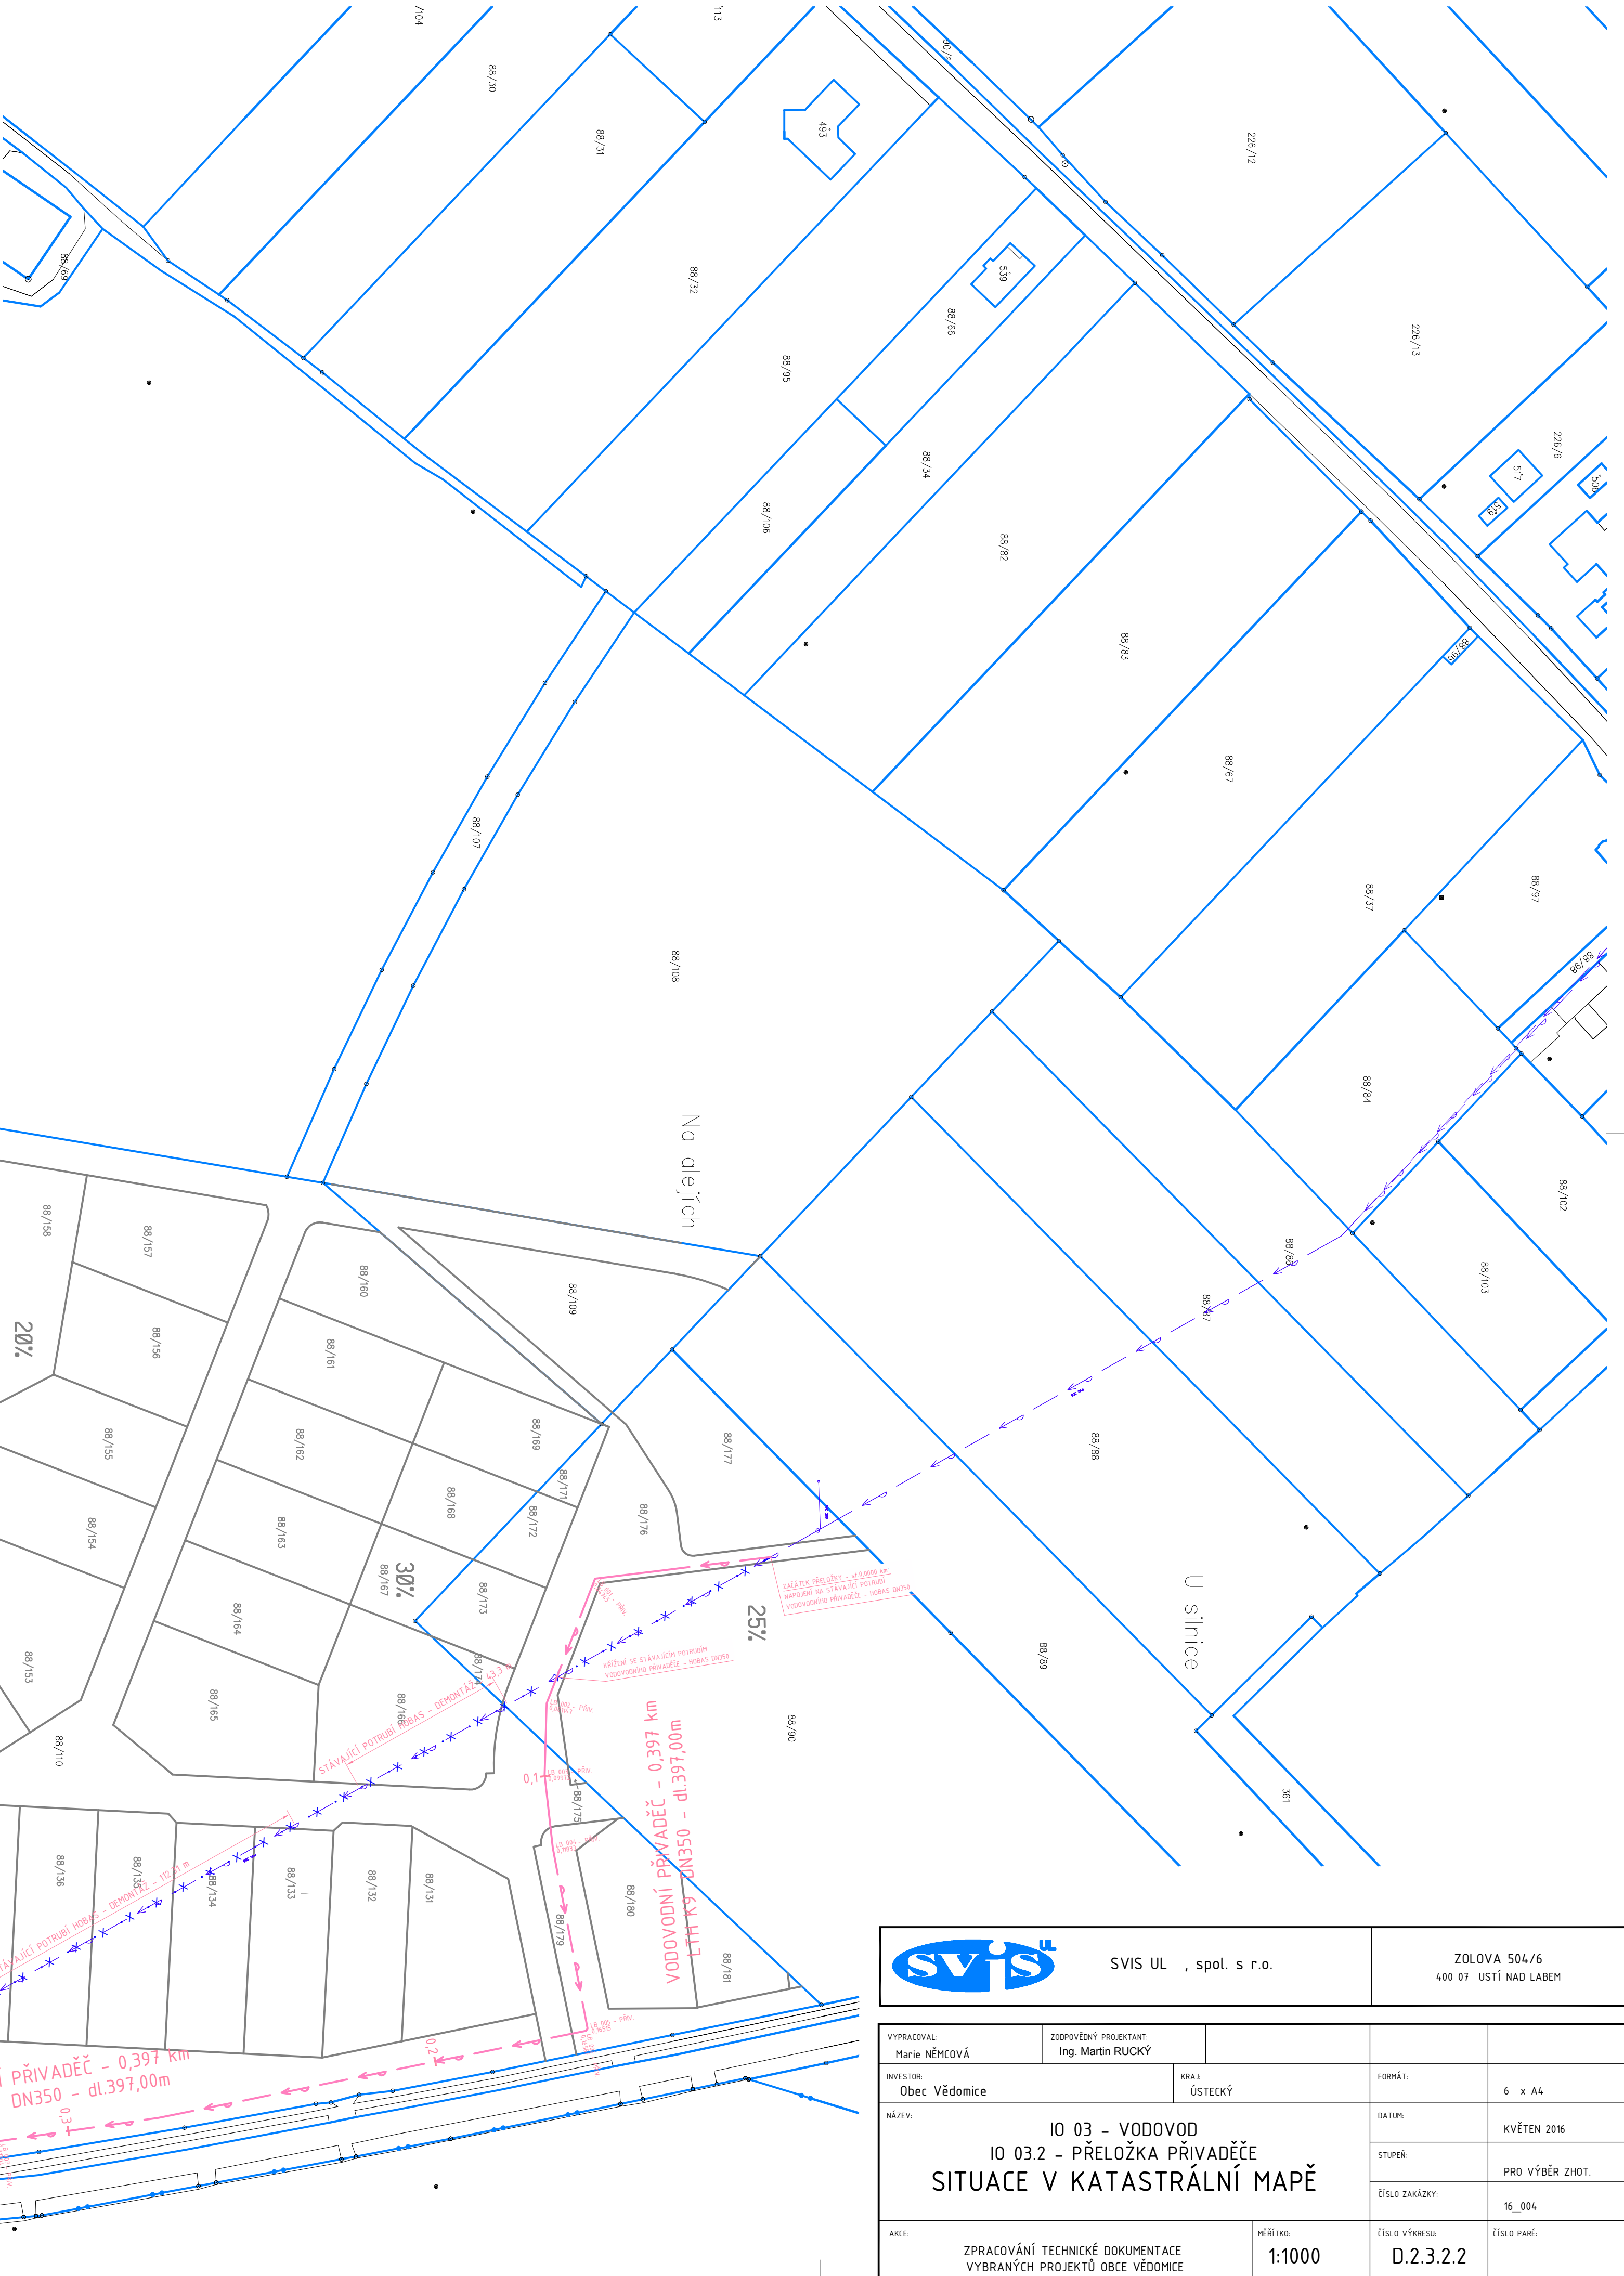

		SVIS UL , spol. s r.o.		ZOLOVA 504/6 400 07 USTÍ NAD LABEM	
VYPRACOVAL: Marie NĚMCOVÁ		ZODPOVĚDNÝ PROJEKTANT: Ing. Martin RUCKÝ			
INVESTOR: Obec Vědomice		KRAJ: ÚSTECKÝ		FORMÁT: 6 x A4	
NÁZEV: IO 03 - VODOVOD IO 03.2 - PŘELOŽKA PŘIVADĚČE SITUACE V KATASTRÁLNÍ MAPĚ				DATUM: KVĚTEN 2016	
				STUPEŇ: PRO VÝBĚR ZHOT.	
				ČÍSLO ZAKÁZKY: 16_004	
AKCE: ZPRACOVÁNÍ TECHNICKÉ DOKUMENTACE VYBRANÝCH PROJEKTŮ OBCE VĚDOMICE		MĚŘÍTKO: 1:1000		ČÍSLO VÝKRESU: D.2.3.2.2	
				ČÍSLO PARÉ: 	