
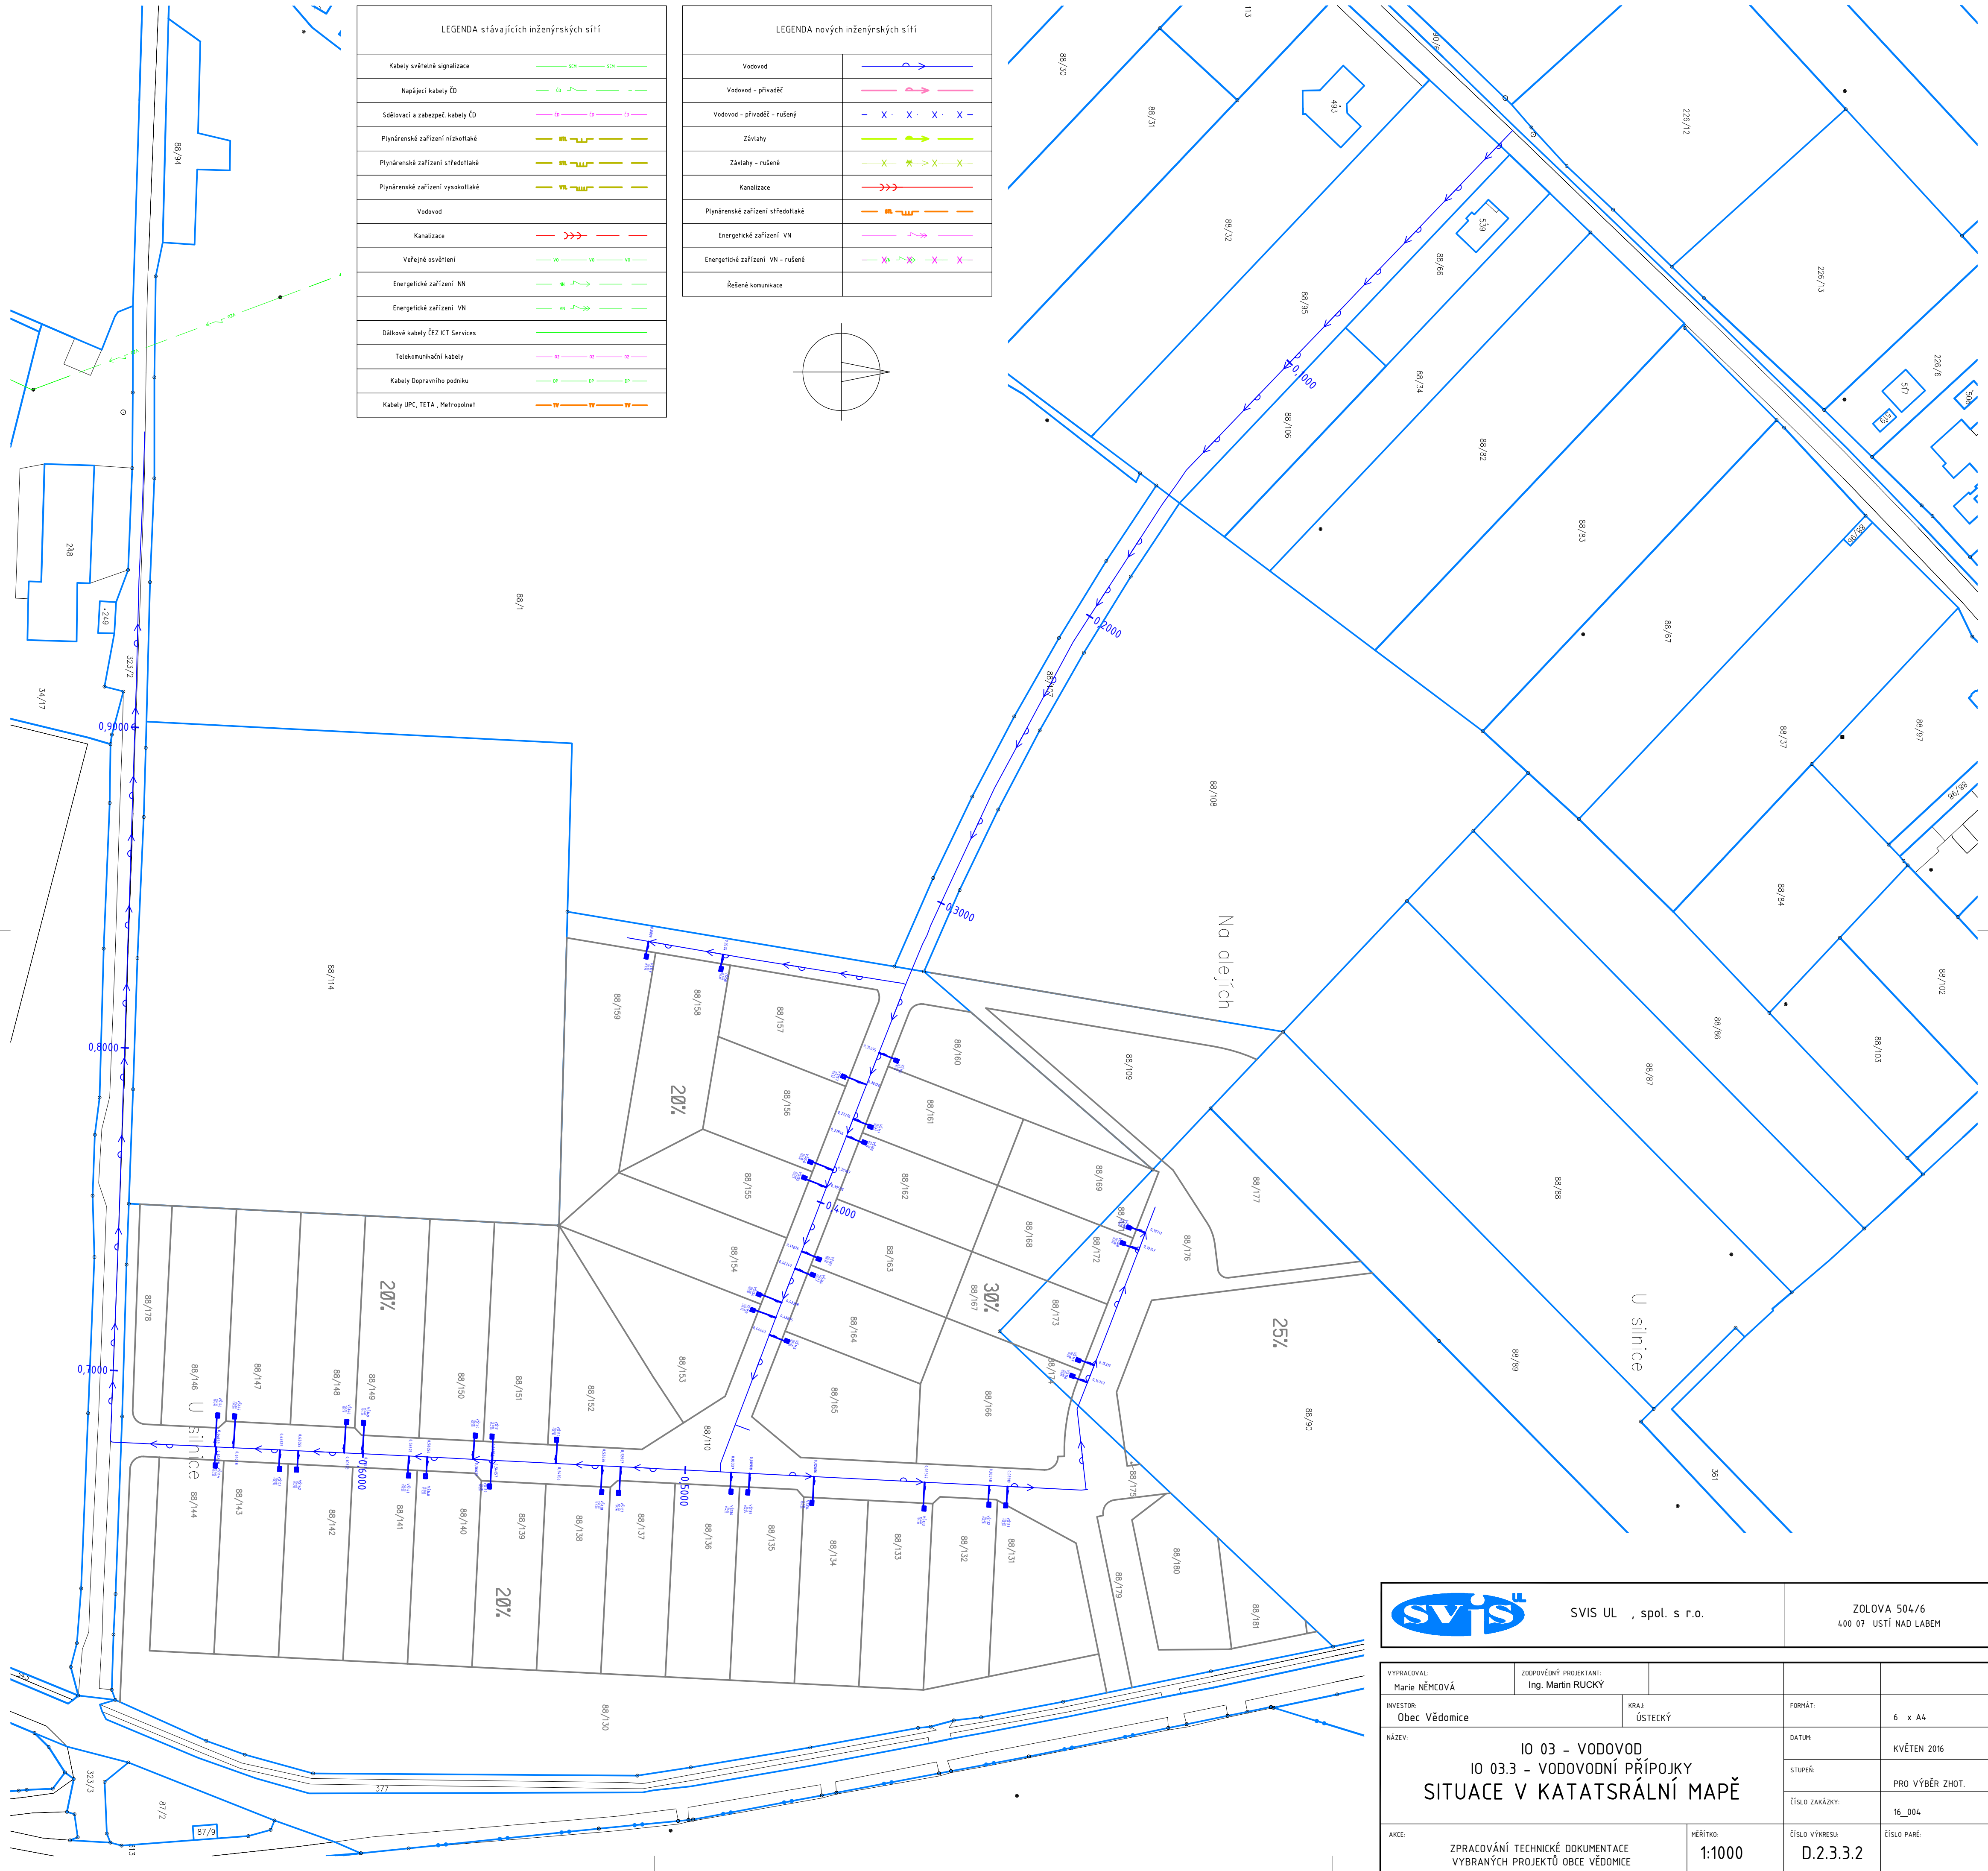


LEGENDA stávajících inženýrských sítí	
Kabely světelné signalizace	SK
Napájecí kabely ČD	CD
Sdělovací a zabezpeč. kabely ČD	CD
Plynárenské zařízení nízkotlaké	PN
Plynárenské zařízení středotlaké	PN
Plynárenské zařízení vysokotlaké	PN
Vodovod	
Kanalizace	KK
Veřejné osvětlení	VO
Energetické zařízení NN	NN
Energetické zařízení VN	VN
Dálkové kabely ČEZ ICT Services	CS
Telekomunikační kabely	CT
Kabely Dopravního podniku	DP
Kabely UPC, TETRA, Metropolinet	UP

LEGENDA nových inženýrských sítí	
Vodovod	
Vodovod - přívaděč	
Vodovod - přívaděč - rušený	
Závlahy	
Závlahy - rušené	
Kanalizace	
Plynárenské zařízení středotlaké	
Energetické zařízení VN	
Energetické zařízení VN - rušené	
Řešené komunikace	

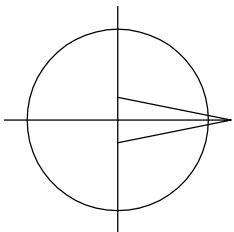

		SVIS UL , spol. s r.o.		ZOLOVA 504/6 400 07 USTÍ NAD LABEM	
VYPRACOVAL: Marie NĚMCOVÁ		ZODPOVĚDNÝ PROJEKTANT: Ing. Martin RUCKÝ			
INVESTOR: Obec Vědomice		KRAJ: ÚSTECKÝ		FORMÁT:	6 x A4
NÁZEV: IO 03 - VODOVOD IO 03.3 - VODOVODNÍ PŘÍPOJKY SITUACE V KATATSRÁLNÍ MAPĚ				DATUM	KVĚTEN 2016
				STUPEŇ	PRO VÝBĚR ZHOT.
				ČÍSLO ZAKÁZKY:	16_004
				ČÍSLO VÝKRESU: D.2.3.3.2	ČÍSLO PARÉ:
AKCE: ZPRACOVÁNÍ TECHNICKÉ DOKUMENTACE VYBRANÝCH PROJEKTŮ OBCE VĚDOMICE		MĚŘÍTKO: 1:1000			