


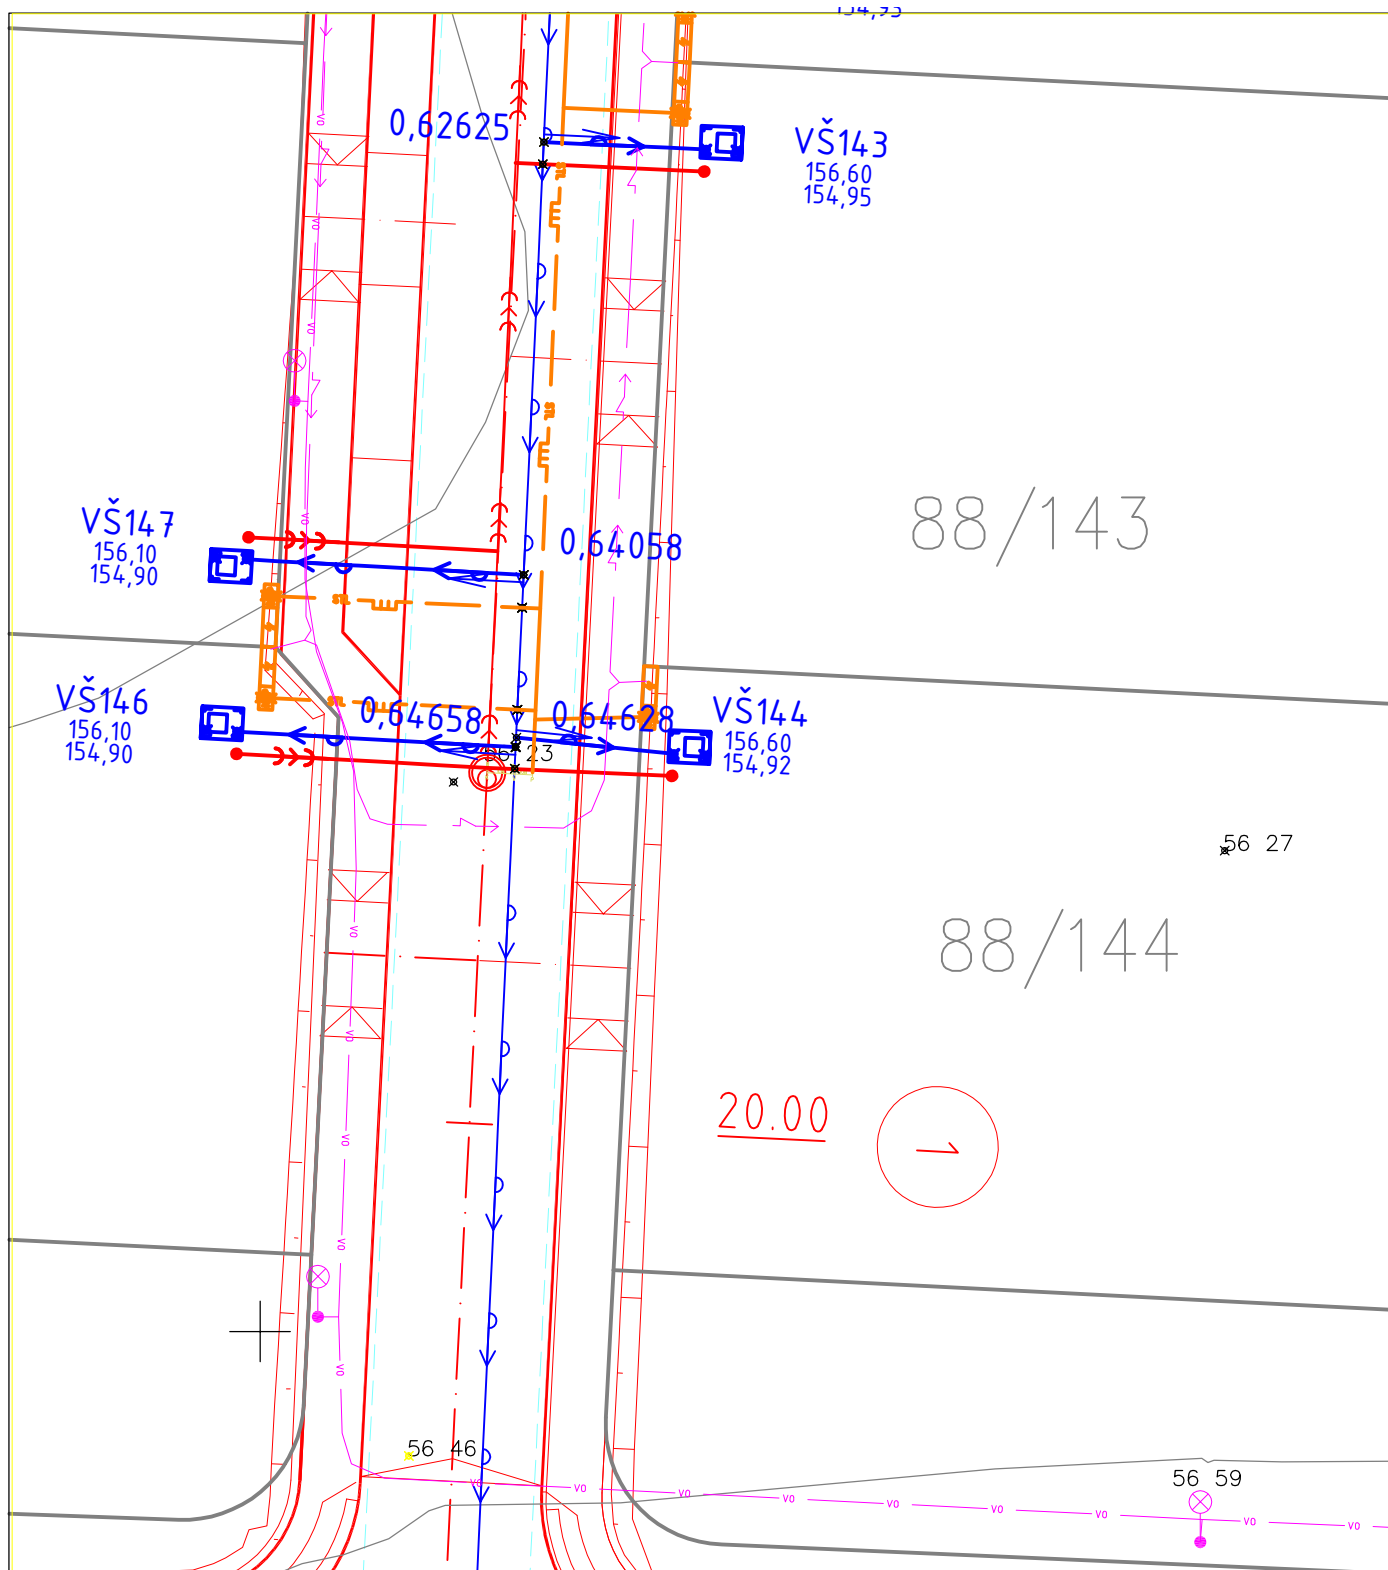

Projektant:	Marie NĚMCOVÁ	Číslo zakázky:	16_004	SVIS UL, spol. s r.o. Zolova 6, 400 07 Ústí nad Labem	
Název akce:	ZPRACOVÁNÍ TECHNICKÉ DOKUMENTACE VYBRANÝCH PROJEKTŮ OBCE VĚDOMICE			Investor: Obec Vědomice Na Průhonu 270, 413 01 Roudnice n.L.	
Název hlavní stavby:	Vodovodní přípojka p.p.č. 88/144			Datum: květen 2016	Měřítko: 1:250
Obsah:	SITUACE			Č.přílohy :	Kótováno: m
					Vyhotovení:
					D.2.3.3.31