


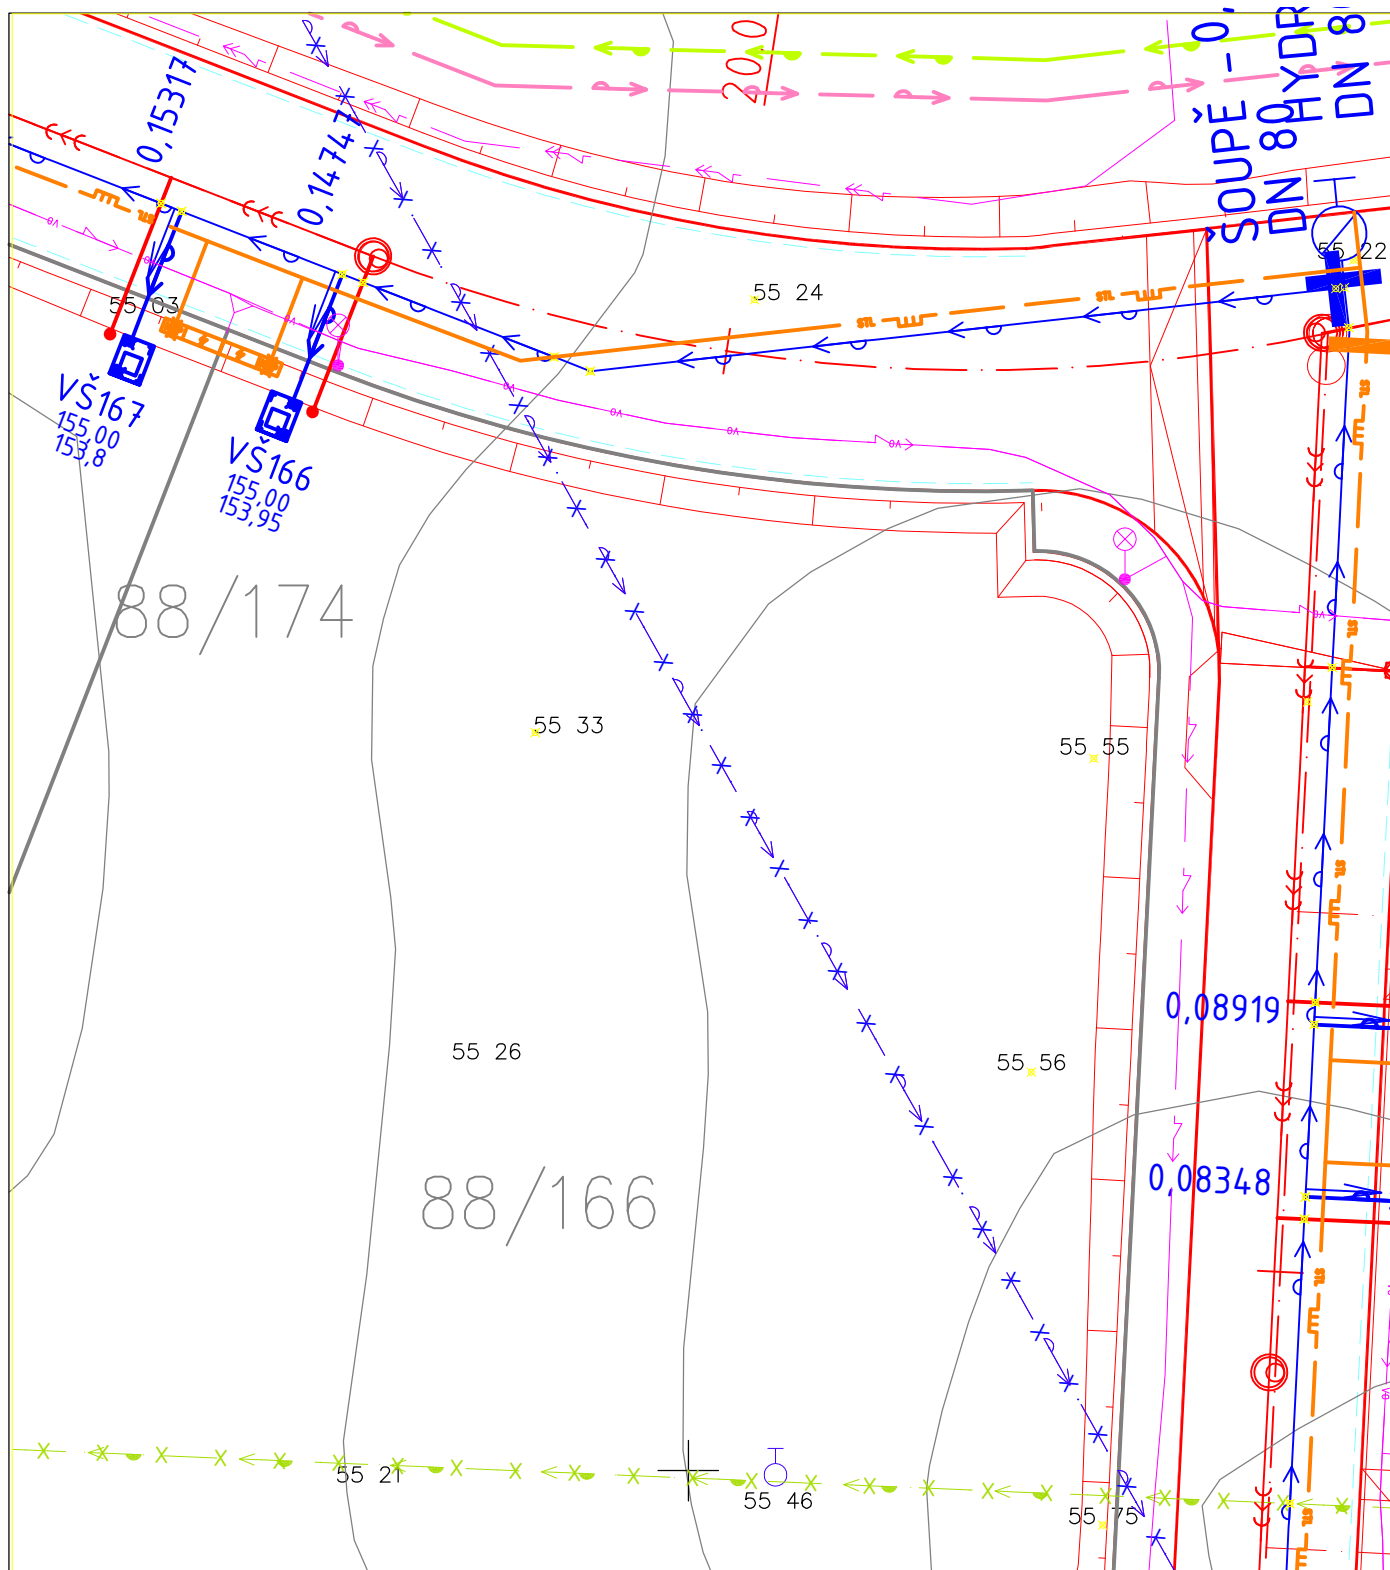

Projektant: Marie NĚMCOVÁ	Číslo zakázky: 16__004	SVIS UL, spol. s r.o. Zolova 6, 400 07 Ústí nad Labem			
Název akce: ZPRACOVÁNÍ TECHNICKÉ DOKUMENTACE VYBRANÝCH PROJEKTŮ OBCE VĚDOMICE		Investor: Obec Vědomice Na Průhonu 270, 413 01 Roudnice n.L.			
Název hlavní stavby: Vodovodní přípojka p.p.č. 88/166 a 88/174		Datum: květen 2016	Měřítko: 1:250	Kótováno: m	
Obsah: SITUACE			Č.přílohy : D.2.3.3.73	Vyhotovení:	