


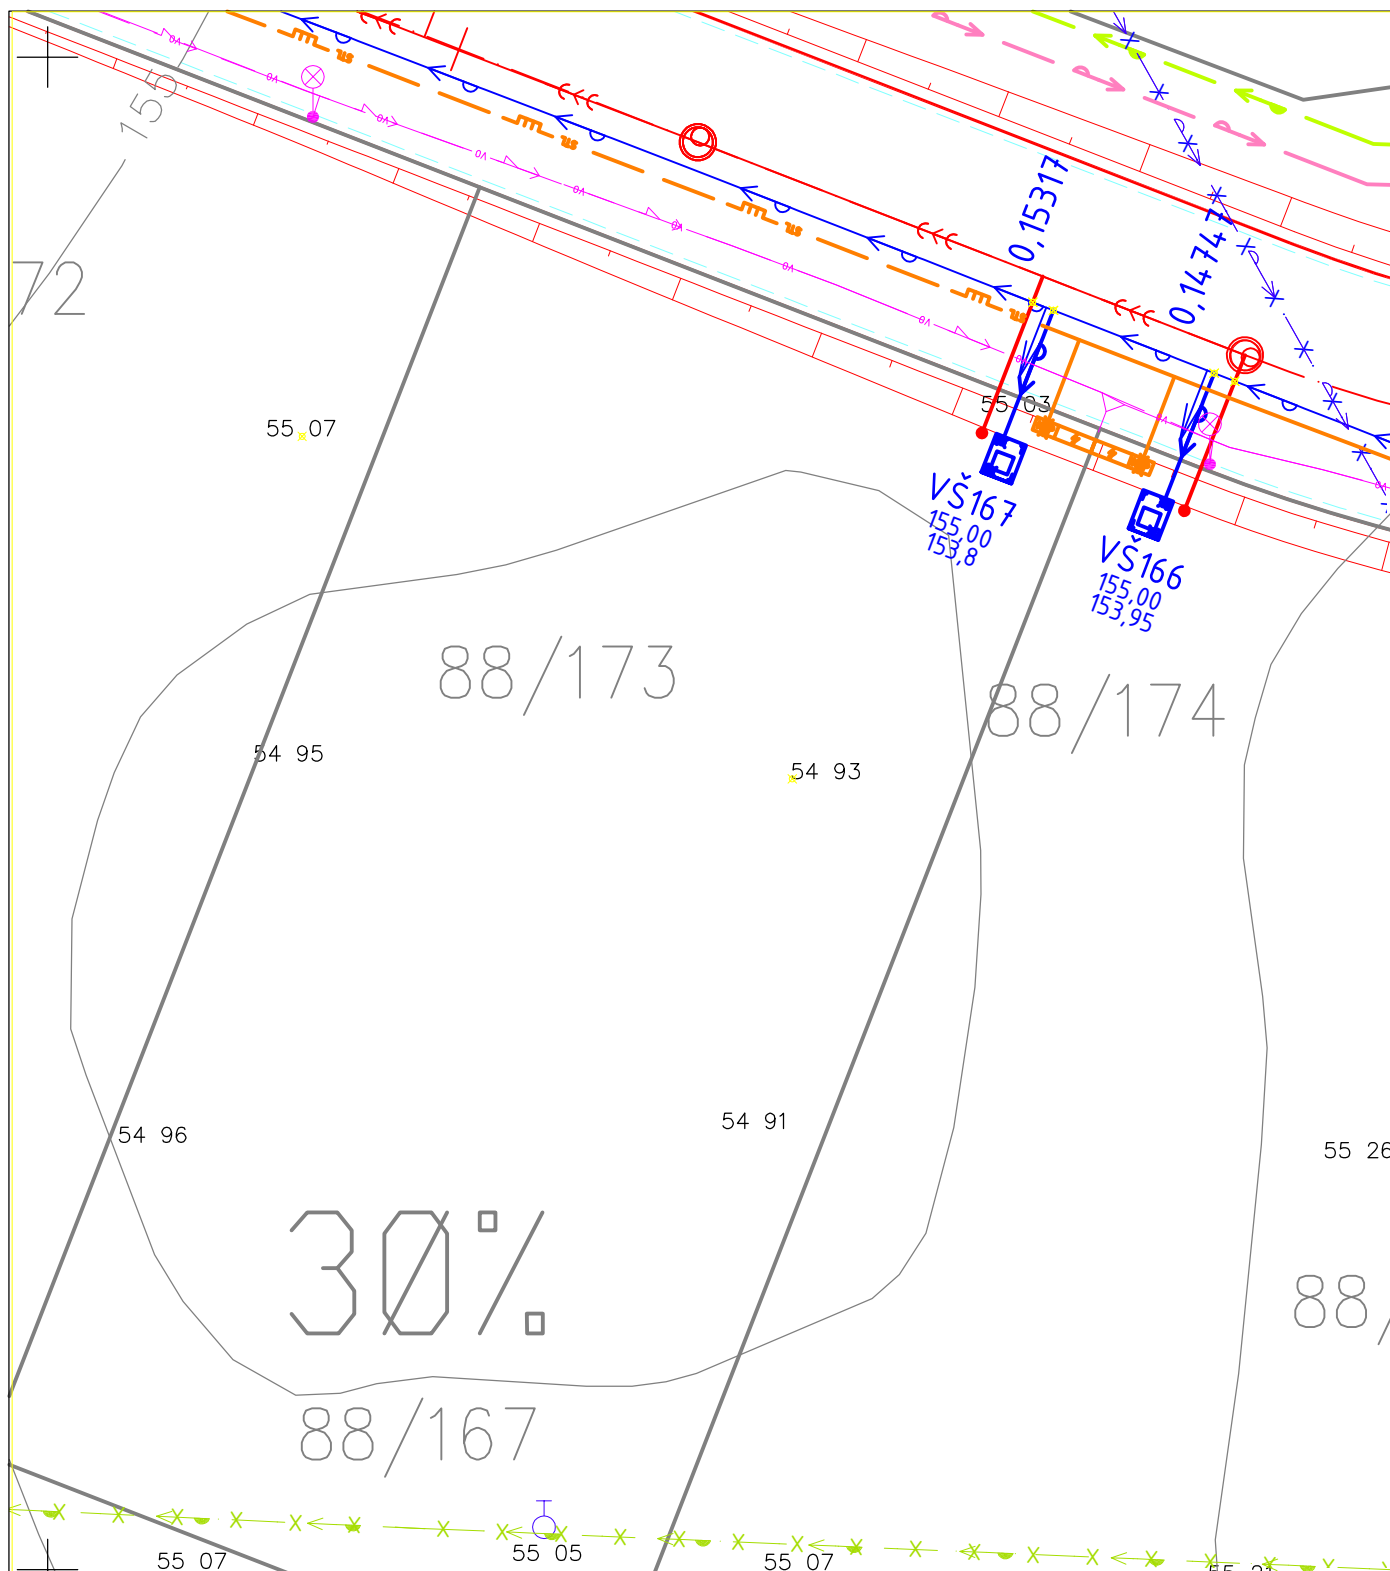

Projektant: Marie NĚMCOVÁ		Číslo zakázky: 16_004		SVIS UL, spol. s r.o. Zolova 6, 400 07 Ústí nad Labem				
Název akce: ZPRACOVÁNÍ TECHNICKÉ DOKUMENTACE VYBRANÝCH PROJEKTŮ OBCE VĚDOMICE				Investor: Obec Vědomice Na Průhonu 270, 413 01 Roudnice n.L.				
Název hlavní stavby: Vodovodní přípojka p.p.č. 88/167 a 88/173				Datum: květen 2016		Měřítko: 1:250		Kótováno: m
Obsah: SITUACE						Č.přílohy : D.2.3.3.75		Vyhotovení: