


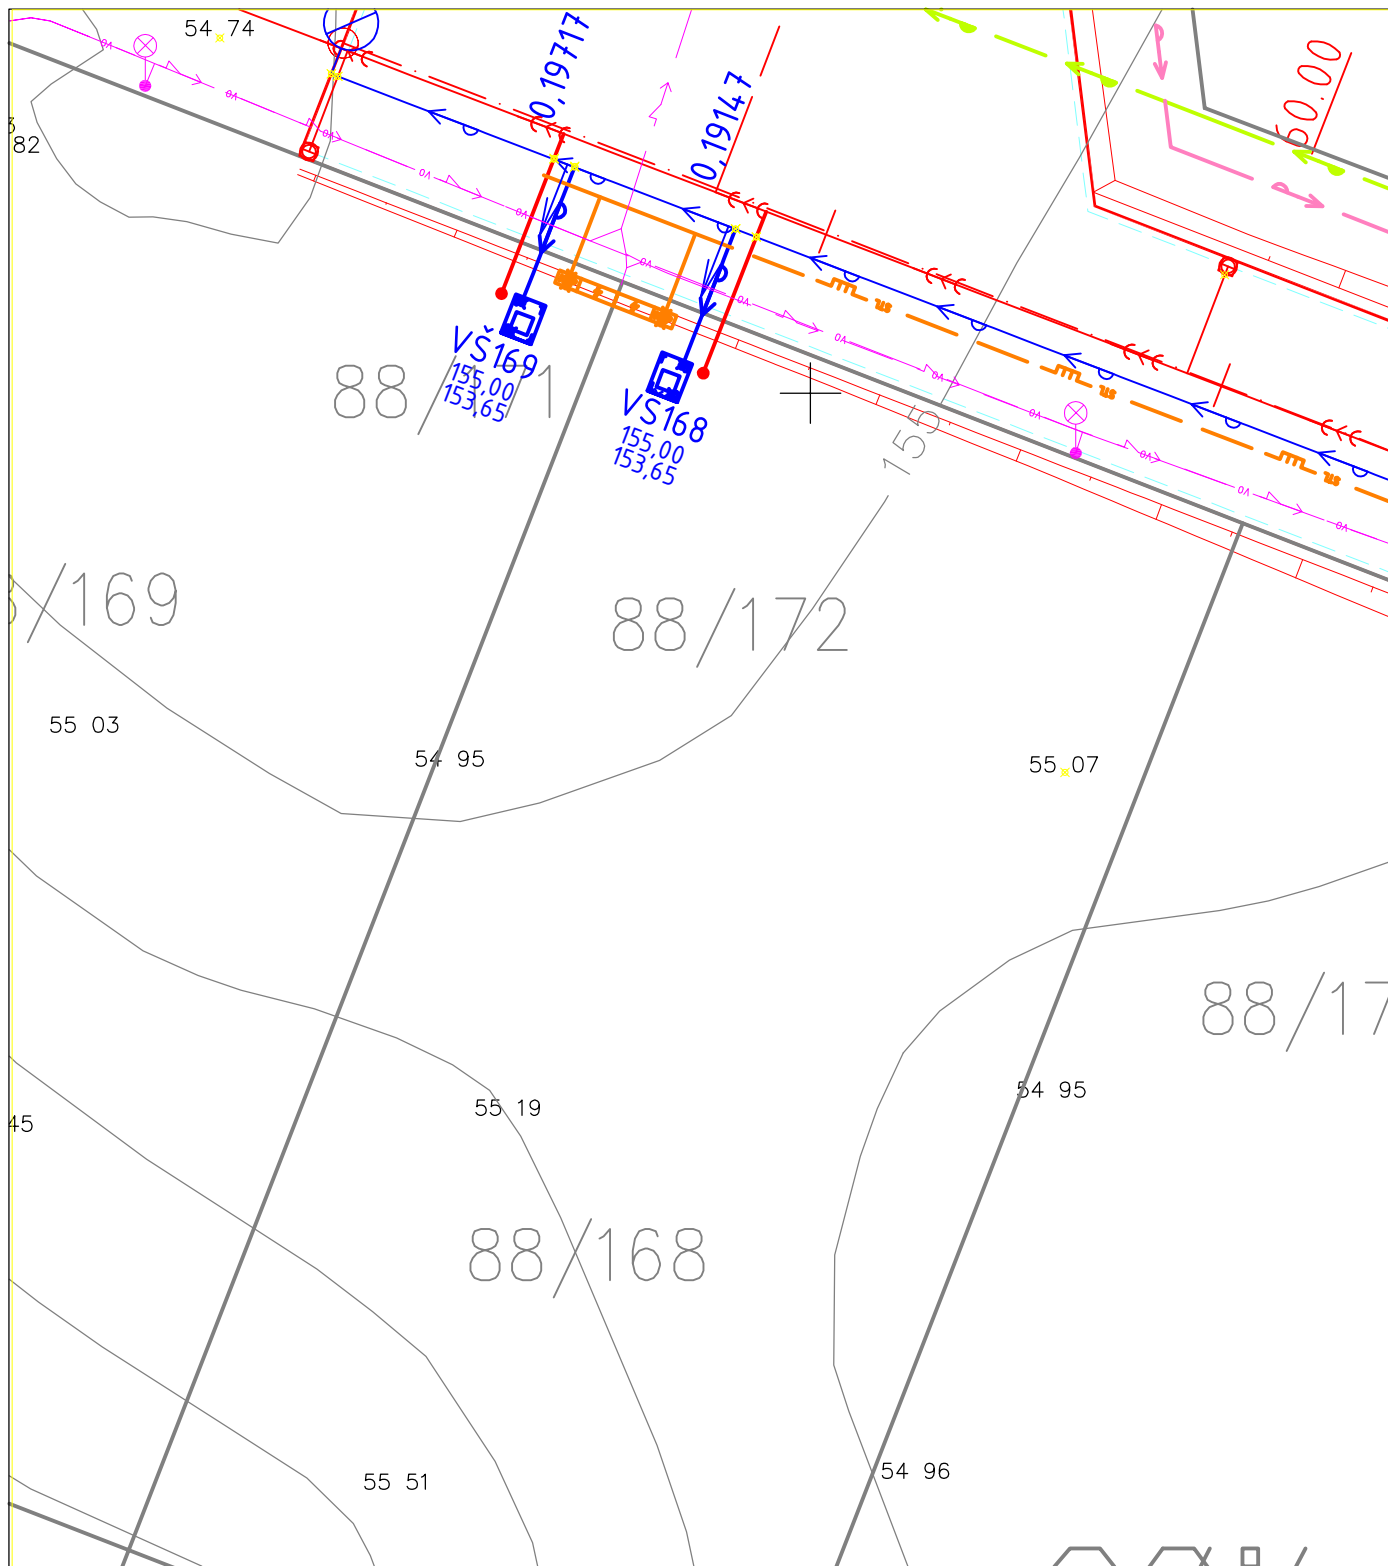

Projektant: Marie NĚMCOVÁ		Číslo zakázky: 16_004		SVIS UL, spol. s r.o. Zolova 6, 400 07 Ústí nad Labem			
Název akce: ZPRACOVÁNÍ TECHNICKÉ DOKUMENTACE VYBRANÝCH PROJEKTŮ OBCE VĚDOMICE				Investor: Obec Vědomice Na Průhonu 270, 413 01 Roudnice n.L.			
Název hlavní stavby: Vodovodní přípojka p.p.č. 88/168 a 88/172				Datum: květen 2016		Měřítko: 1:250	Kótováno: m
Obsah: SITUACE						Č.přílohy : D.2.3.3.77	Vyhotovení: