


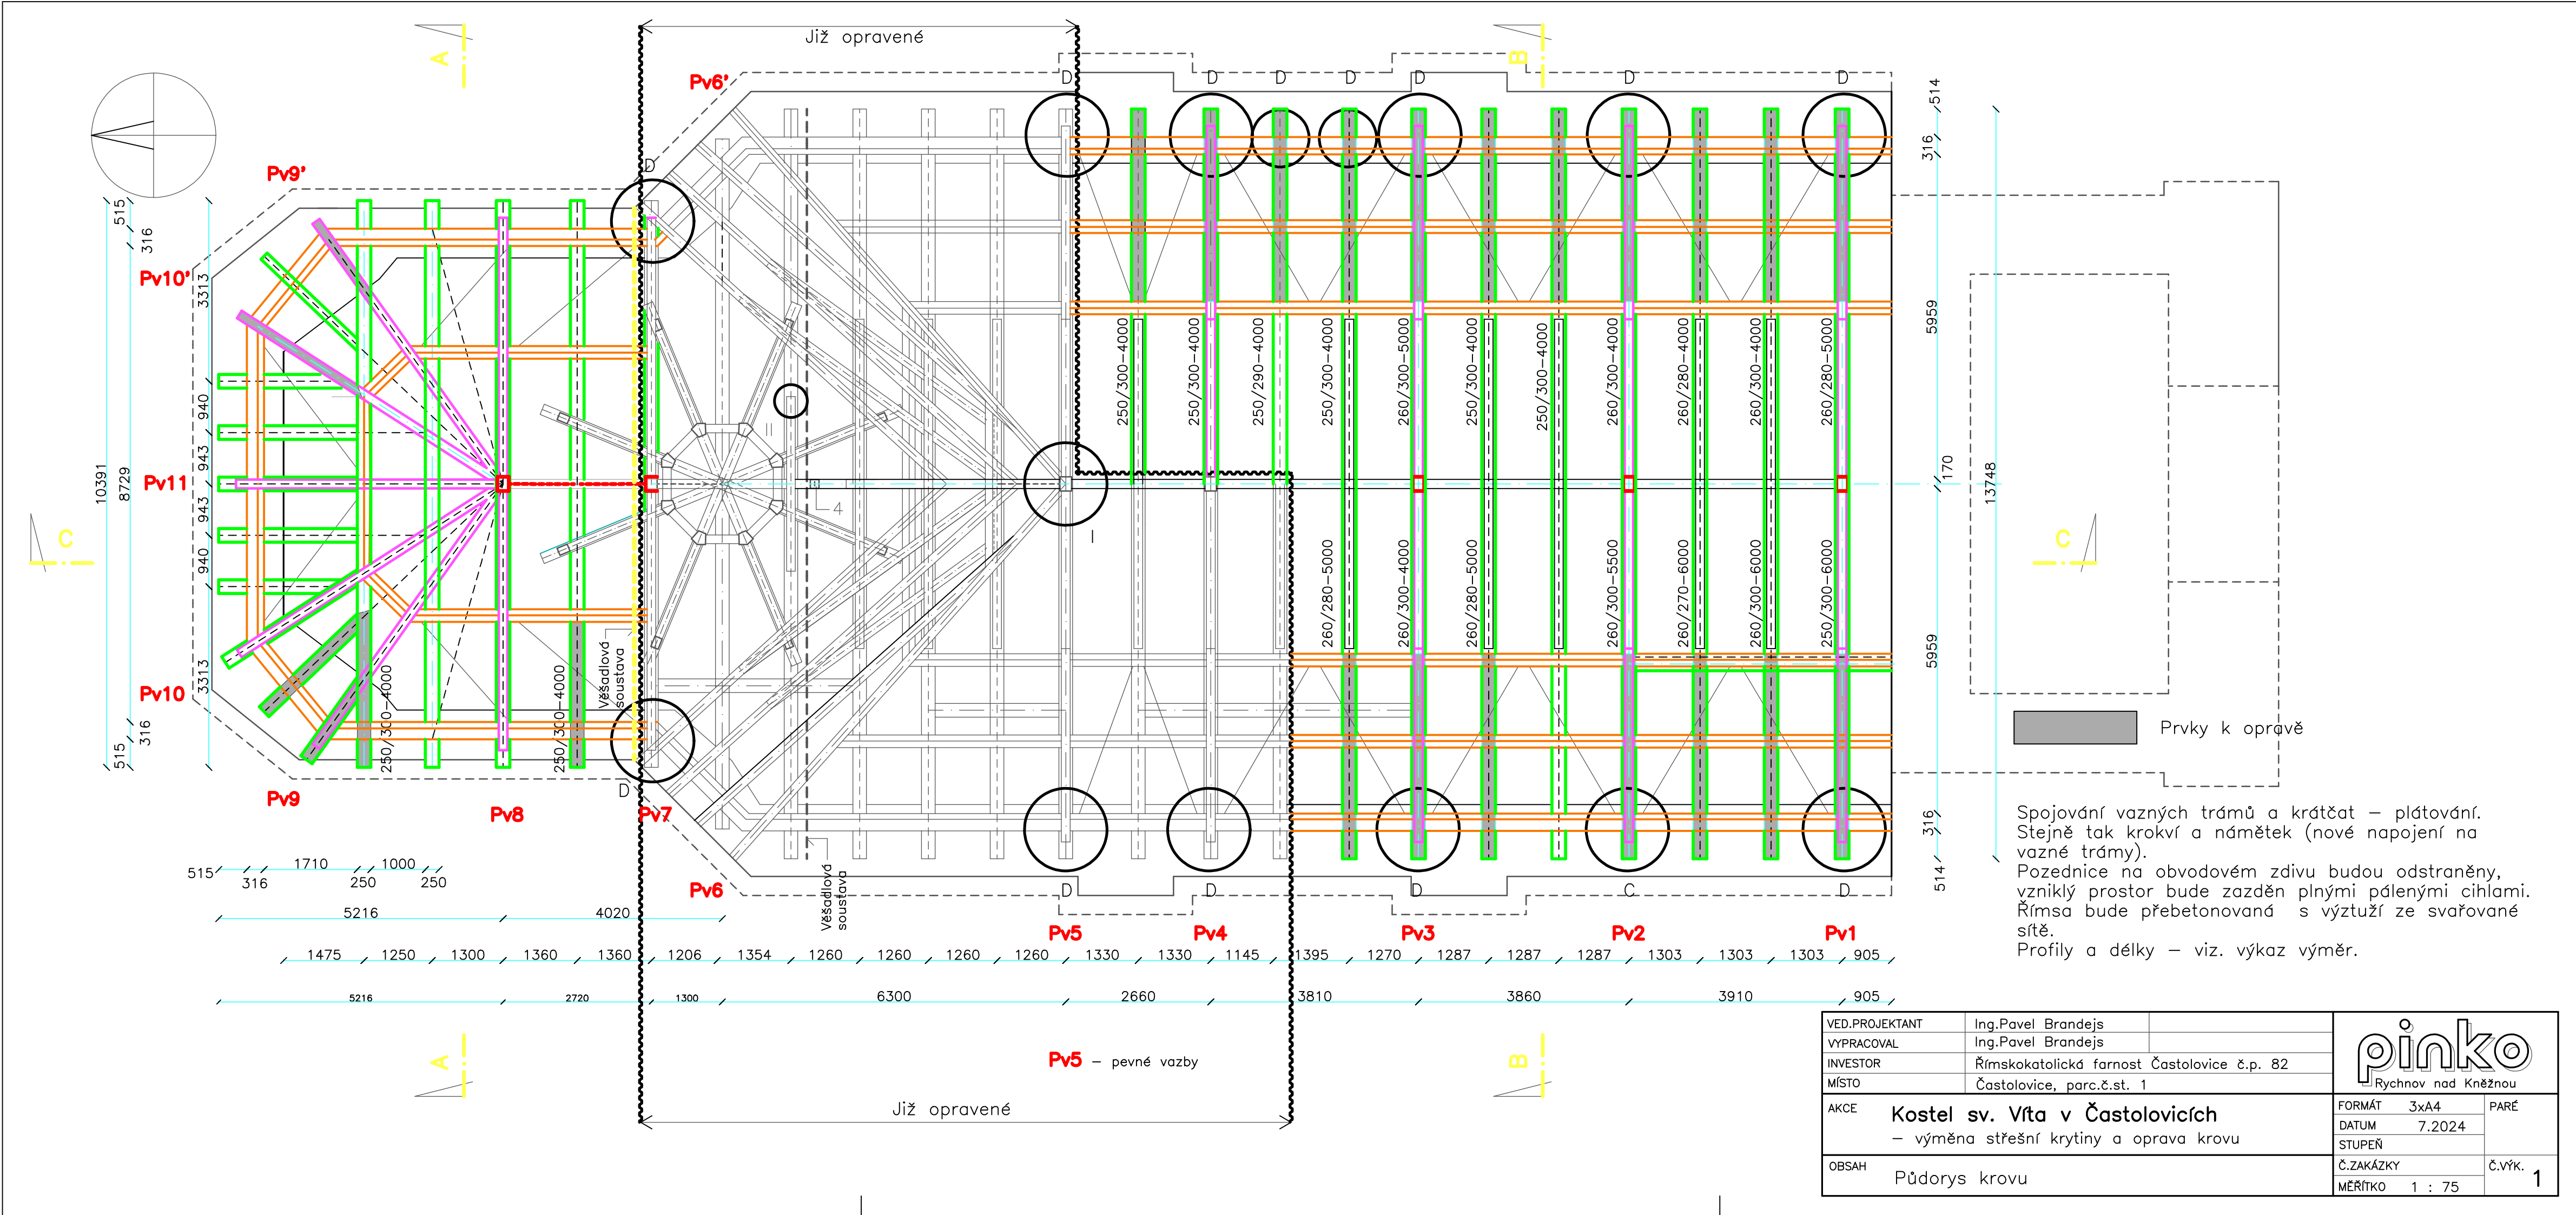

VED.PROJEKTANT	Ing.Pavel Brandejs	pinko Rychnov nad Kněžnou	
VYPRACOVAL	Ing.Pavel Brandejs		
INVESTOR	Římskokatolická farnost Častolovice č.p. 82		
MÍSTO	Častolovice, parc.č.st. 1		
AKCE	Kostel sv. Váta v Častolovicích - výměna střešní krytiny a oprava krovu		FORMÁT 3xA4
OBSAH	Půdorys krovu		DATUM 7.2024
			STUPEŇ
			Č.ZAKÁZKY
		MĚŘÍTKO 1 : 75	PARÉ
			Č.VÝK. 1