
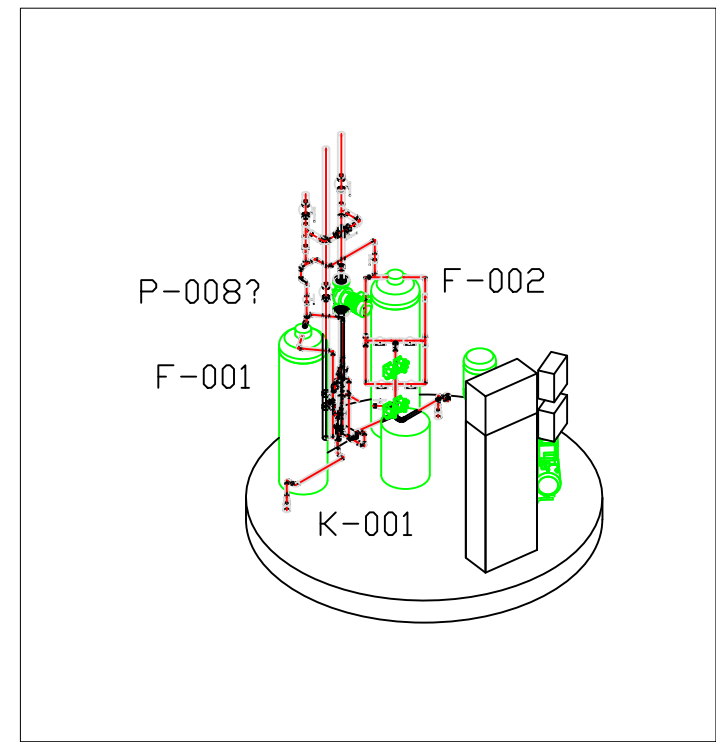


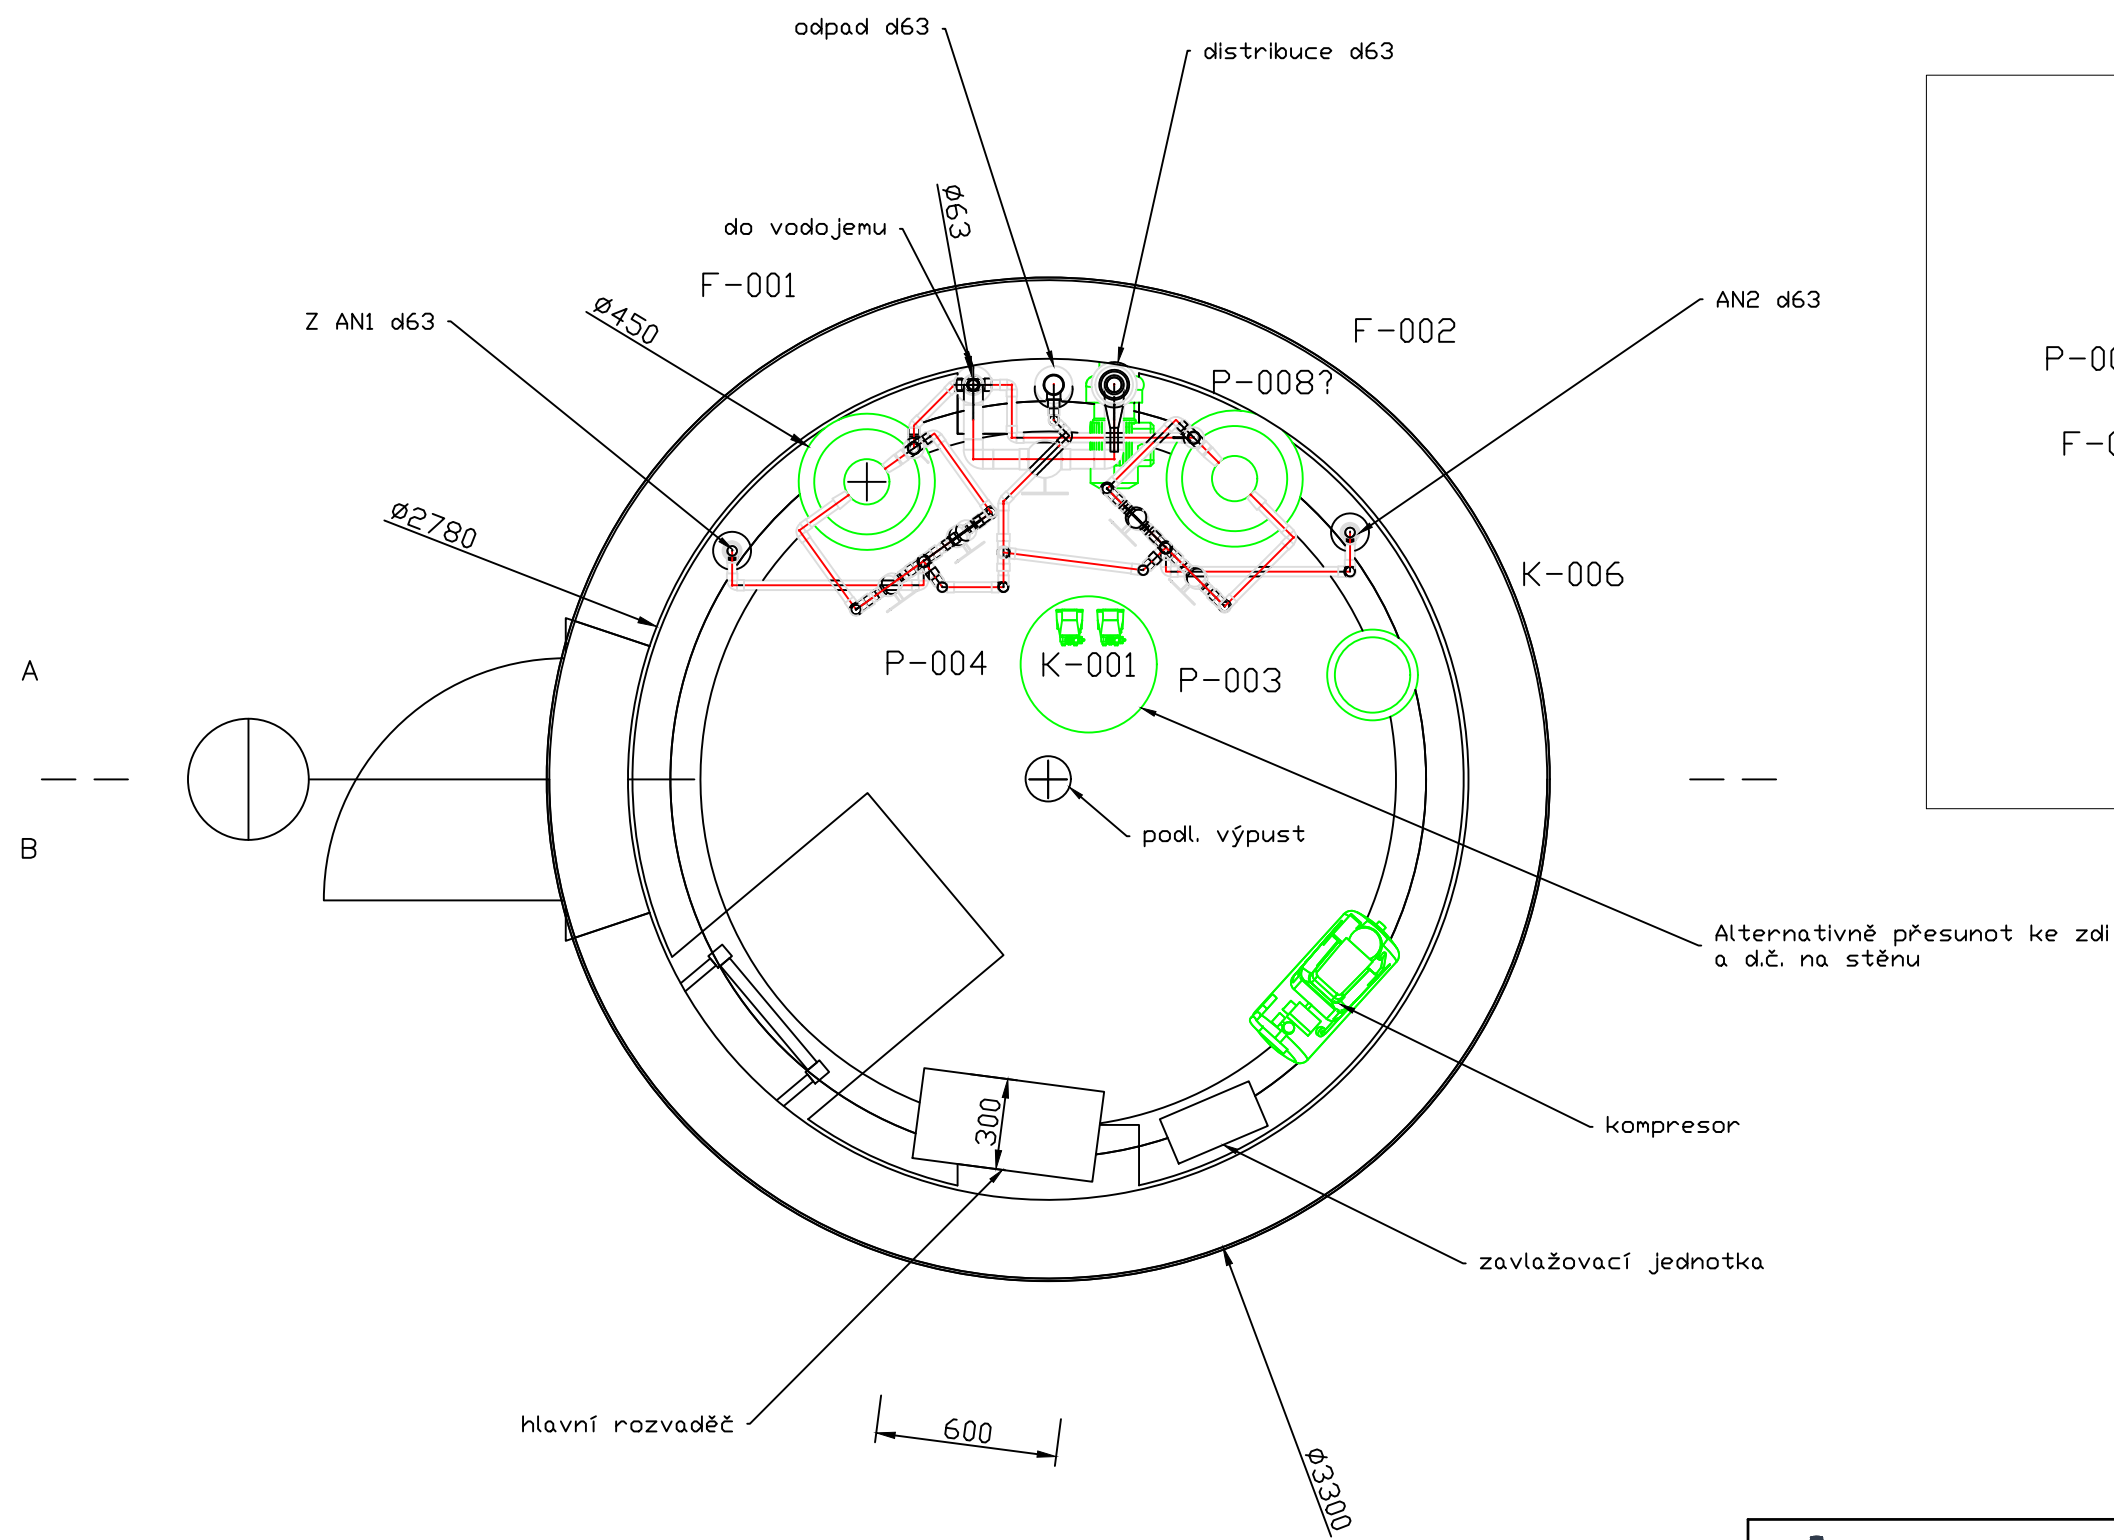

 IPR Aqua, s.r.o., Volutová 2523/14 Praha 13 info@ipraqa.cz		Vypracoval: JAN OTTIS	
		Odpovědný projektant: J. KRŠŇÁK	
		Odpovědný řešitel: JAN OTTIS	
		Zákazník: Jami Projekt	
Č. zakázky: 325001	Paré:	Místo: Jiráskova, Mor. Třebová	
Datum: 20.01.2025		Projekt: ÚV MTŘEBOVÁ	
Verze: 1	Revize: 10		
Způsob promítání: ISO E			
Formát: ISO A3 (297.00 X 420.00 MM)	Část stavby: SD 03		
Měřítko: 1:25	Stupeň dok.: DPS	Příloha: D.3.3.1.3 PŮDORYS	