


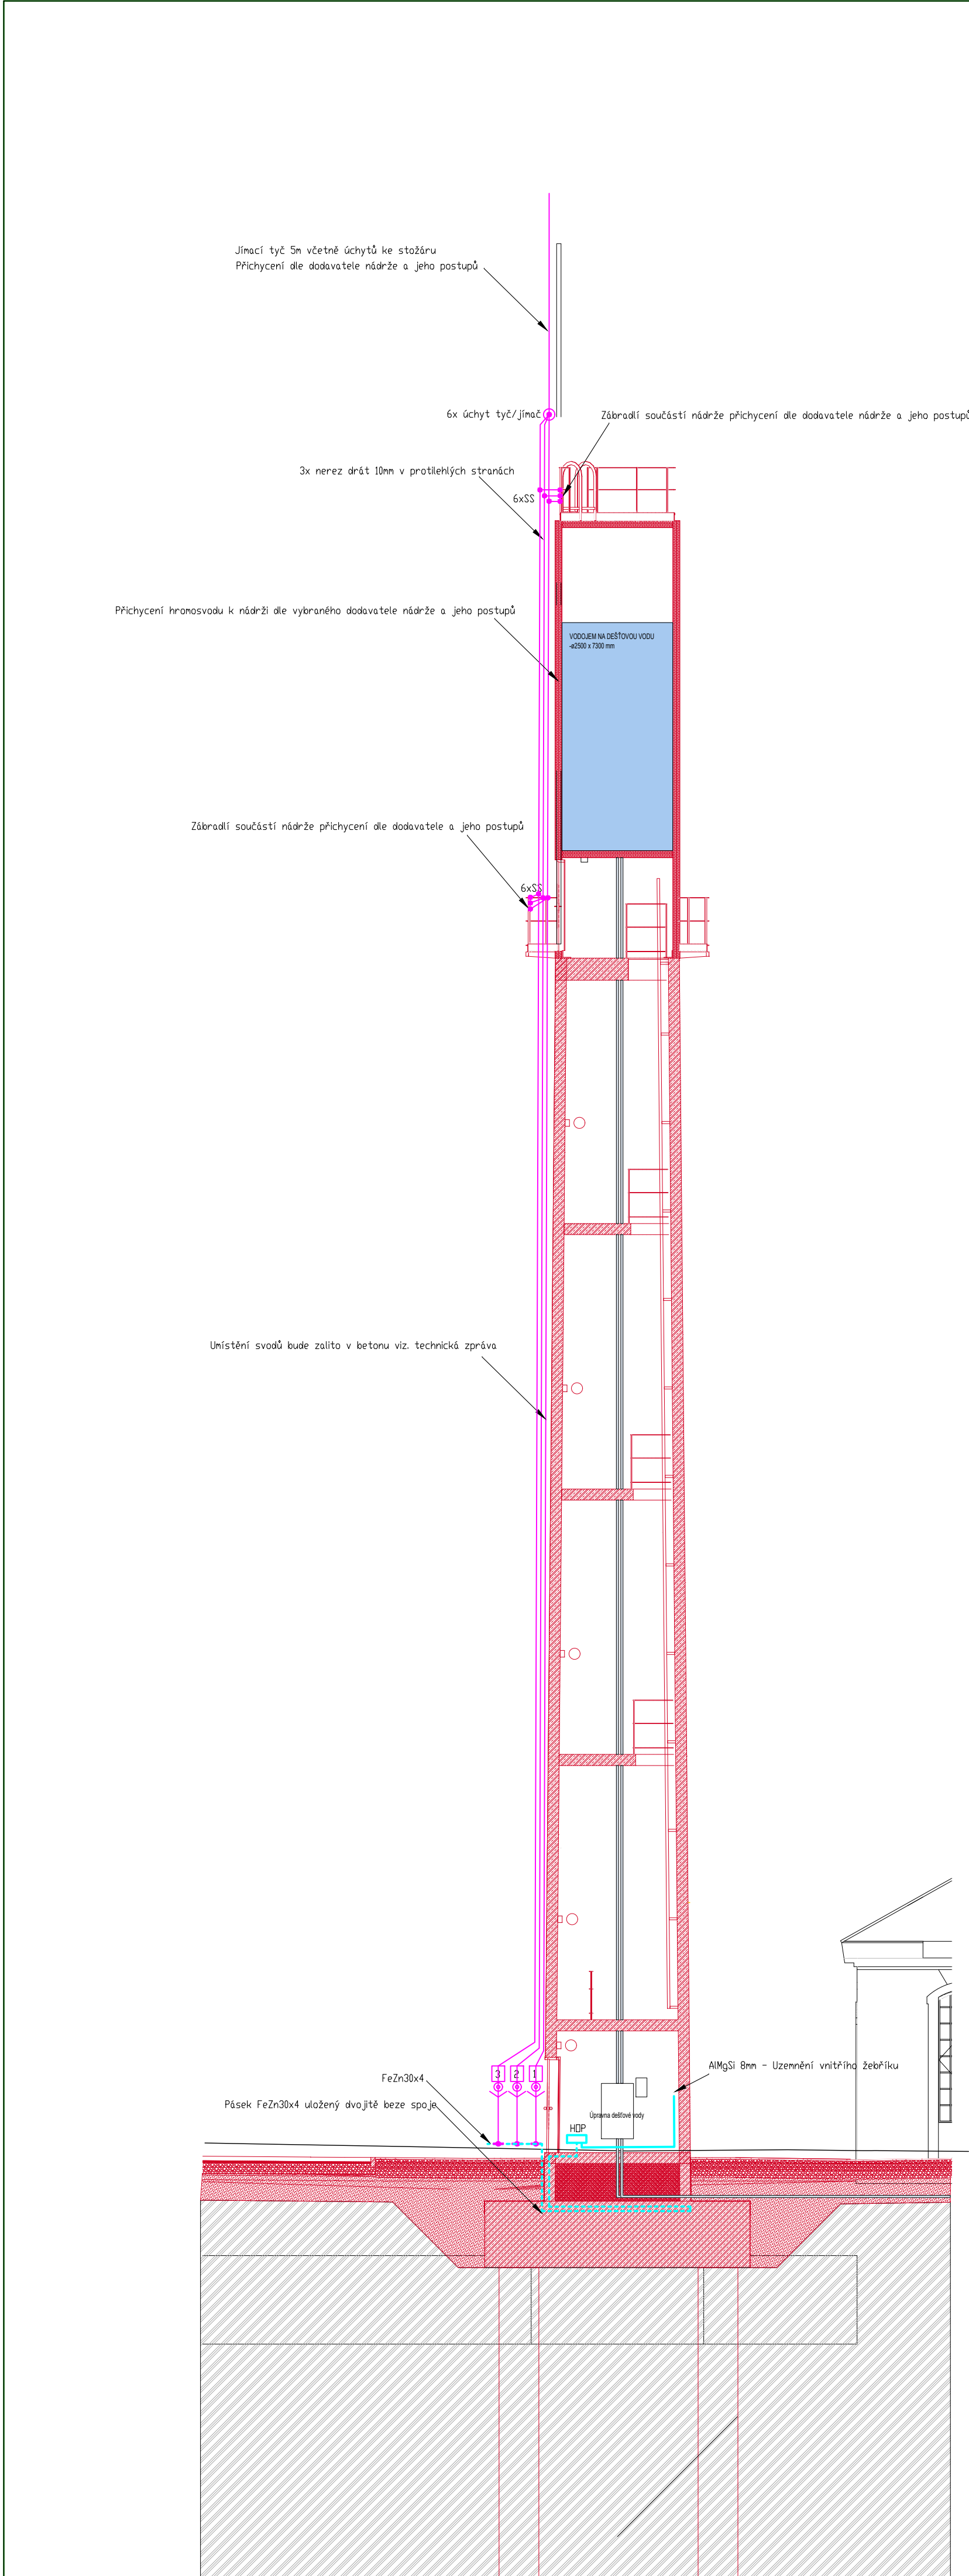

LEGENDA

- JT Jímací tyč
- SS Svorka spojovací
SK Svorka křížová
SO Svorka okapová
SP Svorka připojovací
- Svorka pásek / drát
- Svorka zkušební
- Ochranný uhlíčník včetně držáku
- Označení svodu
- Vývod uzemnění
- Drát zemnicí včetně podpěr
- Uzemnění
- Vývod uzemnění

4					
3					
2					
1					
0	01/2025	Dokumentace pro provádění stavby	Urbánek	Urbánek	–
Rev.	Datum	Popis změny	Vypracoval	Ověřil	Schválil
 Kolínská 173 280 02 Veltruby			Měřítko 1:100	Formát A2	
Název výkresu: Půdorys elektroinsalece Hromosvod a uzemnění			Projekt: ÚV Moravská Třebová		
Číslo výkresu: D.3.3.2.6			Číslo zakázky: 2250004	List/Listů: 1/1	
			Datum: 01/2025		

Tento dokument obsahuje chráněná data firmy EIMMur s.r.o. Kopírování a použití těchto dat nebo i jejich částí je možné jen s písemným svolením této firmy.